



LEGGENDA DEI PRINCIPALI SIMBOLI ELETTRICI ADOPERATI - PARTE C	
	RIVELATORE OTTICO DI FUMO AUTONDIRIZZATO MODELLO NOTIFIER COD. SDX 751 WE COMPLETO DI BASE MODELLO NOTIFIER COD. B501
	RIVELATORE OTTICO DI FUMO AUTONDIRIZZATO MODELLO NOTIFIER COD. SDX 751 ME COMPLETO DI BASE MODELLO NOTIFIER COD. B501
	RIPETITORE OTTICO DI ALLARME PER RIVELATORI DI INCENDIO, MOD. NOTIFIER COD. INDICATOR
	PANNELLO OTTICO ACUSTICO ALLARME INCENDIO MOD. NOTIFIER COD. PAN-TEN NON AUTOMANTENUTO.
	ELETTROMAGNETE PER BLOCCO PORTE TAGLIAFUOCO, DOTATO DI PULSANTE MANUALE DI SBLOCCO PER SOGG EFFETTIVI MODELLO NOTIFIER COD. EM05
	POSTAZIONE INTERNA CITOFONICA CON CABLAGGIO 2 FILI MODELLO BITONICO TIPO LINEA 2000 MONOFAMILIARE COD. 365511 DOTATA DI VIDEOCITOFONO SPRINT COD. 344342.
	POSTAZIONE ESTERNA CITOFONICA CON CABLAGGIO 2 FILI MODELLO BITONICO TIPO LINEA 2000 COD. 365511 DOTATA DI PULSANTE LINEA 2000 MONOFAMILIARE VIDEO COLORE ALLUMINIO COD. 342951.
	PULSANTE MANUALE A ROTTURAZIONE DI VETRO AUTONDIRIZZATO MODELLO NOTIFIER COD. M700K*H.1
	CASSETTA DI DERIVAZIONE "PT4" IP40 DA INCASSO DOTATA DI COPERCHIO COLORE BIANCO DIMENSIONI 196x152x70mm. (LxHxP), MOD. GEWISS SERIE 48PT COD. GW48006.
	CENTRALINO DA PARETE IP40, 210x200x103, 8 MODULI MODELLO BOCCHOTTI DSG08W COD.04083 EQUIPAGGIATO CON N°1 INTERRUITTORE MAGNETOTERMICO DIFFERENZIALE AUTOMANTENUTO MODELLO BITONICO COD. 365511. A PROTEZIONE DELL'ALIMENTATORE CITOFONICO MODELLO BITONICO TERRAZZO LINEA 2000.
	MODULO DOTATO DI UN CONTATTO DI USCITA (RELE) CON CONTATTI LIBERI DA POTENZIALE MOD. NOTIFIER COD. 0M11 DEDICATO AL COMANDO DEI PANNELLI OTTICI ACUSTICI PER LO SGANCIO DEGLI ELETTROMAGNETI IN CASO DI ALLARME INSTALLATO ALL'INTERNO DI CASSETTA DI DERIVAZ. NELLE IMMEDIATE VICINANZE DEI DISPOSITIVI DA COMANDARE.
	EQUIPAGGIATO CON UN ALIMENTATORE, MODELLO LINEA 2000 COD. 346000, PIU' N°1 COD. GW48006.
	COLONNA MONTANTE PASSANTE
	COLONNA MONTANTE ASCENDENTE
	COLONNA MONTANTE DISCENDENTE

NB: - LA SCHEMATICA DEI RIFERIMENTI FUMI NON E' DI NOSTRA FORNITURA (PERTANTO LA PROGRAMMAZIONE DEI COMPONENTI DI NUOVA FORNITURA RISULTA A CARICO DEL COMMITTENTE)

RIFERIMENTO	QUADRO DI ALIMENTAZIONE	DESCRIZIONE PARTENZA	CAVI
NOTA 1	DA QUADRO D'ARRIVO	ALIMENTAZIONE "0,0"	3X1x0,5(1x0,5) RTM1
NOTA 2	DA QUADRO GENERALE	ALIMENTAZIONE TRM0 ESISTENTE	3X1x0,5(1x0,5)(1x0,5)(1x0,5) RTM1
NOTA 3	DA QUADRO "0,0" GENERALE	ALIMENTAZ. CENTRALE TERZIARIA	10x10(10x10) RTM1
NOTA 4	DA QUADRO GENERALE	QUADRO PIANO TERRENO	10x10(10x10) RTM1
NOTA 5	DA QUADRO "0,0" GENERALE	QUADRO PIANO PRIMO	10x10(10x10) RTM1

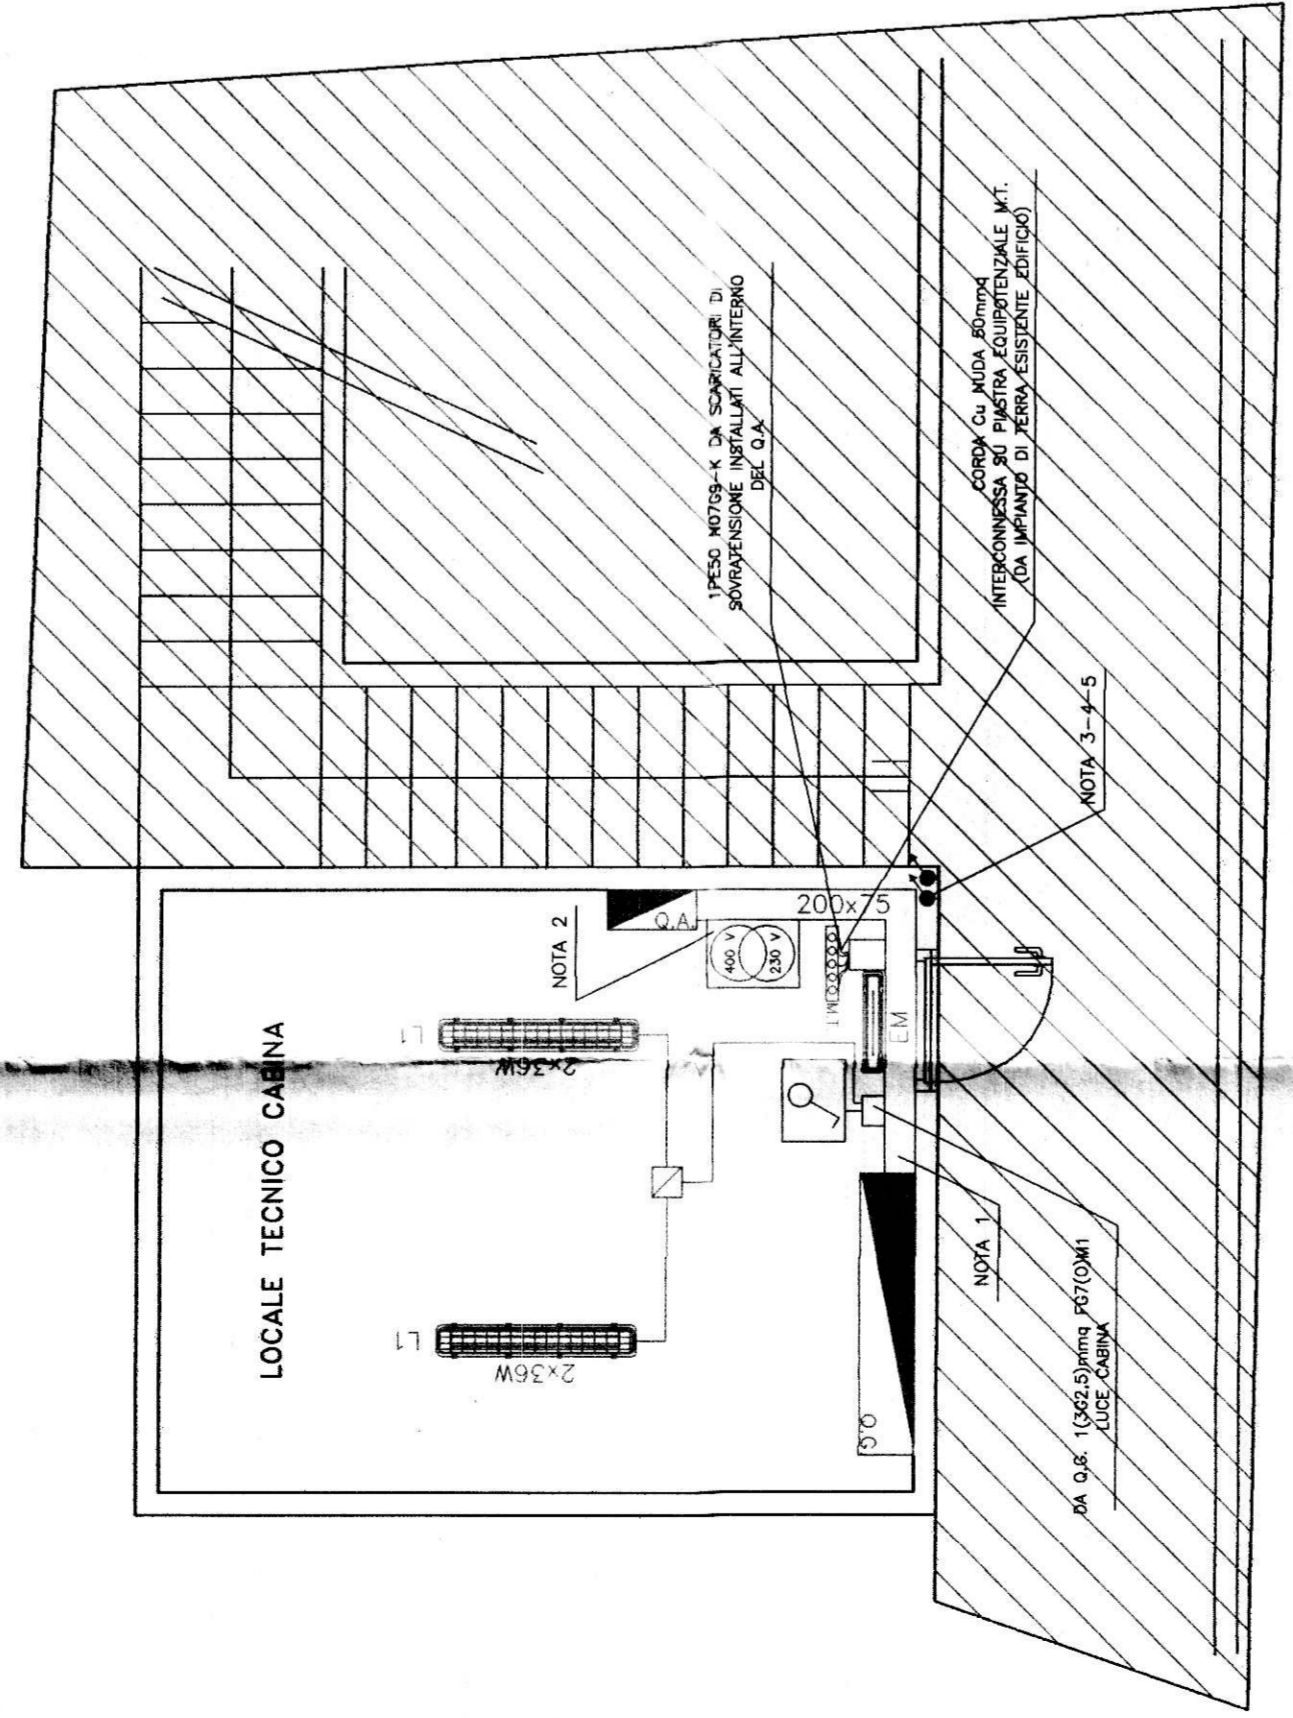

LEGGENDA DEI PRINCIPALI SIMBOLI ELETTRICI ADOPERATI - PARTE B	
	SCATOLA DA INCASSO 3 POSTI MOD. BITONICO COD. 503E CON COPERCHIO PROIETTO IP55 MODELLO BITONICO SERIE IRDIBOX COD. 25603 EQUIPAGGIATA CON N°1 INTERRUITTORE IP MOD. BITONICO SERIE MATX COD. AM5007, PIU' N°1 PRESA 2P+TT 10/16A 250V MOD. BITONICO SERIE MATX COD. AM5105
	SCATOLA DA INCASSO 3 POSTI MOD. BITONICO COD. 503E EQUIPAGGIATA CON N°1 INTERRUITTORE IP MOD. BITONICO SERIE MATX COD. 20CE 1603 EL PIU' N°1 FALSI POLO MOD. BITONICO SERIE MATX COD. AM5000
	SCATOLA DA INCASSO 3 POSTI MOD. BITONICO COD. 503E EQUIPAGGIATA CON N°1 INTERRUITTORE IP MOD. BITONICO SERIE MATX COD. 20CE 1603 EL PIU' N°1 FALSI POLO MOD. BITONICO SERIE MATX COD. AM5000 E N°1 PRESA 2P+TT 10/16A 250V MOD. BITONICO SERIE MATX COD. AM5105
	SCATOLA DA INCASSO 3 POSTI MOD. BITONICO COD. 503E EQUIPAGGIATA CON N°1 INTERRUITTORE IP MOD. BITONICO SERIE MATX COD. 20CE 1603 EL PIU' N°1 FALSI POLO MOD. BITONICO SERIE MATX COD. AM5000 E N°1 PRESA 2P+TT 10/16A 250V MOD. BITONICO SERIE MATX COD. AM5105 E N°1 PLACCA IN TECNOPOLIMERO COLORE GRIGIO ARDESIA MOD. ABB COD. 20CE 0305 SFP.
	SCATOLA DA INCASSO 3 POSTI MOD. BITONICO COD. 503E EQUIPAGGIATA CON N°1 INTERRUITTORE IP MOD. BITONICO SERIE MATX COD. 20CE 1603 EL PIU' N°1 FALSI POLO MOD. BITONICO SERIE MATX COD. AM5000 E N°1 PRESA 2P+TT 10/16A 250V MOD. BITONICO SERIE MATX COD. AM5105 E N°1 PLACCA IN TECNOPOLIMERO COLORE GRIGIO ARDESIA MOD. ABB COD. 20CE 0305 SFP. CENTRALINO PER SGANCIO DI EMERGENZA DOTATO DI PULSANTE LUMINOSO SOTTO VETRO FRANGIBULLE DIM. 120x120x50 IP55 MOD. GEWISS COD. GW42201
	QUADRO ELETTRICO ARRIWO (O.A.) N°MATR. PSP P6019_043 (VEDASI SCHEMA ELETTRICO UNIFILARE ALLEGATO)
	QUADRO ELETTRICO PIANO PRIMO (O.P.1.) N°MATR. PSP P6019_046 (VEDASI SCHEMA ELETTRICO UNIFILARE ALLEGATO)
	QUADRO ELETTRICO PIANO RIALZATO (O.P.R.) N°MATR. PSP P6019_045 (VEDASI SCHEMA ELETTRICO UNIFILARE ALLEGATO)
	SCATOLA DI DERIVAZIONE IN PVC IP55 DIM. 100x100x50 MODELLO BOCCHOTTI COD. 04843
	CASSETTA DI DERIVAZIONE "PT4" IP40 DA INCASSO DOTATA DI COPERCHIO COLORE BIANCO DIMENSIONI 152x98x70mm. (LxHxP), MOD. GEWISS SERIE 48PT COD. GW48004.
	CASSETTA DI DERIVAZIONE "PT4" IP40 DA INCASSO DOTATA DI COPERCHIO COLORE BIANCO DIMENSIONI 196x152x70mm. (LxHxP), MOD. GEWISS SERIE 48PT COD. GW48006.
	VENTOLA DI ASPIRAZIONE CON MOTORE A POLI SCHEMATI, DIAM. ASPIRAZ. 120mm DIAM. SCARICO 90mm, CLASSE II, IPX4, Vrt. 230V~50Hz, POT. ASS. PARI A 15W PART. A 30m/s, DIM. 159x160x160mm (ØxØxH) MOD. VORTICE M100/F/41 COD. 11211
	PIASTRA EQUIPOTENZIALE MT
	TRASFORMATORE ESISTENTE 400/230V AC (NON DI NOSTRA FORNITURA)
	COLONNA MONTANTE ASCENDENTE

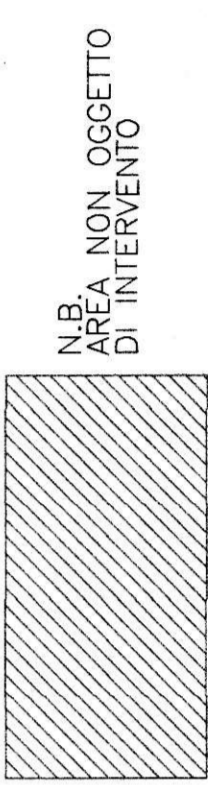

LEGGENDA DEI PRINCIPALI SIMBOLI ELETTRICI ADOPERATI - PARTE A	
	TUBAZIONE RIGIDA IN PVC Ø25-Ø30-Ø32 A SECONDA DEI CASI
	APPARECCHIO DI ILLUMINAZIONE DA INCASSO CON COPERCHIO PROIETTO IP55 MODELLO BITONICO SERIE IRDIBOX COD. 25603 EQUIPAGGIATA CON N°1 INTERRUITTORE IP MOD. BITONICO SERIE MATX COD. AM5007, PIU' N°1 PRESA 2P+TT 10/16A 250V MOD. BITONICO SERIE MATX COD. AM5105, DOTATA DI TUBI FLUORESCENTI 2x55W 20T1, MODELLO IDEALLUX ILLUMINAZIONE CONTROLLO FLAT COD. 76.2/25/B5/CAE
	APPARECCHIO DI ILLUMINAZIONE DA INCASSO CON CORPO IN LAMIERA DI ACCIAIO VENGHIATO ALLE POLVERI DI COLORE BIANCO RAL 9003, DOTATA DI LASTERA PIANA IN FLUORESCENTI 4x18W, MOD. BEGHELLI ILLUMINA ES 30-064 TB 36 COD. 18044
	APPARECCHIO DI ILLUMINAZIONE DA INCASSO CON CORPO IN LAMIERA DI ACCIAIO ZINCATO PREERVESTITA DI COLORE GRIGIO, APPARECCHIO BILAMPADA A LUCE DIRETTA E INDIRETTA, TESTATE IN POLICARBONATO AUTOSTINGENTE V2 DI COLORE COORDINATO ENTRAMBI I CORPI DI EMSSIONE SONO EQUIPAGGIATI CON SCHEMATI IN POLICARBONATO AUTOSTINGENTE V2 TRASPARENTI E RIGATI, SOSPENSIONE REALIZZATA CON FILI DI ED1211UR, LUNG. 1100, A1001, A1008.
	PIAFFONIERA IN POLICARBONATO AUTOSTINGENTE IP65 1280x170x95 230V 50Hz DOTATA DI LAMPADA FLUORESCENTE T8 2x36W CABLATA CON REATTORE ELETTRONICO MODELLO BEGHELLI IPO ILLUMINA BS 100 COD. 36109P
	PIAFFONIERA PER ILLUMINAZIONE DI SICUREZZA IP65 720x178x91, 230V 50Hz DI TIPO NON PERMANENTE (SE) CENTRAL TEST AUTONOMA 1h CON BATTERIE AL NiCd 6V 4Ah MODELLO BEGHELLI OFFICE DGL66GCT-18SEIN COD. 2393S
	PIAFFONIERA PER ILLUMINAZIONE DI SICUREZZA IP65 480x148x89 230V 50Hz DI TIPO NON PERMANENTE (SE) AUTONOMA 1h CON BATTERIE AL NiCd 6V 4Ah MODELLO BEGHELLI EUROINORMA STAGNA 919-BATSEIN/PM COD. 2264
	APPARECCHIO DI ILLUMINAZIONE CON BASE ED ANELLO IN TECNOPOLIMERO, DIFFUSORE RETTORNO ELASTICO, 230V 50Hz DOTATA DI LAMPADA E27 1x60W INC. MOD. LOMBARDO ILLUMINAZIONE AIRY PLUS OVALE 300 COD. LB41121
	SCATOLA DA INCASSO 3 POSTI MOD. BITONICO COD. 503E CON COPERCHIO PROIETTO IP55 MODELLO BITONICO SERIE IRDIBOX COD. 25603 EQUIPAGGIATA CON N°1 INTERRUITTORE IP MOD. BITONICO SERIE MATX COD. AM5000, PIU' N°2 FALSI POLO MOD. BITONICO SERIE MATX COD. AM5000
	SCATOLA DA INCASSO 3 POSTI MOD. BITONICO COD. 503E CON COPERCHIO PROIETTO IP55 MODELLO BITONICO SERIE IRDIBOX COD. 25603 EQUIPAGGIATA CON N°1 INTERRUITTORE A CHIAVE 2P+TT MOD. BITONICO SERIE MATX COD. AM5007, PIU' N°2 FALSI POLO MOD. BITONICO SERIE MATX COD. AM5000
	SCATOLA DA INCASSO 3 POSTI MOD. BITONICO COD. 503E CON COPERCHIO PROIETTO IP55 MODELLO BITONICO SERIE IRDIBOX COD. 25603 EQUIPAGGIATA CON N°1 INTERRUITTORE IP MOD. BITONICO SERIE MATX COD. AM5000, PIU' N°2 FALSI POLO MOD. BITONICO SERIE MATX COD. AM5000
	SCATOLA DA INCASSO 3 POSTI MOD. BITONICO COD. 503E CON COPERCHIO PROIETTO IP55 MODELLO BITONICO SERIE IRDIBOX COD. 25603 EQUIPAGGIATA CON N°1 INTERRUITTORE IP MOD. BITONICO SERIE MATX COD. AM5000, PIU' N°2 FALSI POLO MOD. BITONICO SERIE MATX COD. AM5000 E N°1 PLACCA IN TECNOPOLIMERO COLORE GRIGIO ARDESIA MOD. ABB COD. 20CE 0305 SFP.
	SCATOLA DA INCASSO 3 POSTI MOD. BITONICO COD. 503E CON COPERCHIO PROIETTO IP55 MODELLO BITONICO SERIE IRDIBOX COD. 25603 EQUIPAGGIATA CON N°1 INTERRUITTORE IP MOD. BITONICO SERIE MATX COD. AM5000, PIU' N°2 FALSI POLO MOD. BITONICO SERIE MATX COD. AM5000 E N°1 PLACCA IN TECNOPOLIMERO COLORE GRIGIO ARDESIA MOD. ABB COD. 20CE 0305 SFP. CENTRALINO PER SGANCIO DI EMERGENZA DOTATO DI PULSANTE LUMINOSO SOTTO VETRO FRANGIBULLE DIM. 120x120x50 IP55 MOD. GEWISS COD. GW42201

Lavoro:

ASTA PUBBLICA N.27/2006
COMUNE DI TORINO
OPERE DI ADEGUAMENTO NORMATIVO FUNZIONALE
E TECNICO DEGLI IMPIANTI ELETTRICI E SPECIALI
DORMITORIO
-Via Ghedini, 6-
TORINO

Il Committente: **IRIDE SERVIZI S.p.A.**
 C.so Svizzera, 95
 10145 - Torino (TO)

Responsabile del procedimento: **ALTARE Per. Ind. Giuseppe**
 POLLANO Per. Ind. Roberto

Progettazione costruttiva e realizzazione impianti elettrici e speciali:

P.S.P. S.r.l.
 P.S.P. S.r.l. - Cap Ulpiano Sovetica, 612 MT, 15/8 - 10135 TORINO - Tel. 011/2470111 fax. 011/5285643

N° Commessa: **P6019** Titolo: **E03**

Revisione: **AS-BUILT**

Data: **20/05/2009** Scala: **1:50**

Aggiornamenti:

Rev.	Data:	Descrizione:

Disegnato: **CARDASCO Per. Ind. Michele** Respons. di commessa: **GRANATA Vincenzo**

Validato: **Det. SCASDA Ing. Domenico** Respons. Tecnico: **LATELLA Per. Ind. Paolo**