

PROGETTA I.S.B.I.L.
 ROBERTO DAL DEGAN
 ARCHITETTO
 VIA MARENCO, 36 - 10128 TORINO - TEL. 011-535300

COMITANTE
 Organizing Committee for the
 XX Olympic Games
 Torino 2006
 Torino Arena
 Via Nizza 50/59 - 10126 Torino

TIPO DI LAVORO:
 Manutenzione straordinaria del fabbricato sito in Torino, C.so Novara n.96

TAVOLA:
 RETE CANALINE SICUREZZA


TAV. 280-04
 SCALA: 1:100
 DATA: 28/04/2003
 ADOSSAMENTO: AS BUL/31-12-03

PROGETTA E EDIL. IMPIANTO/MECCANICI
simtec Simtec S.p.A. - Via S. Pietro 10 - 10121 Torino
 C.A. MOSSA/1 - TEL. 011-2390000 - FAX 011-2390001
 C.A. MOSSA/2 - TEL. 011-2390000 - FAX 011-2390001
 C.A. MOSSA/3 - TEL. 011-2390000 - FAX 011-2390001


PROGETTA E EDIL. IMPIANTO ELETTRICI
TEKIND Tekind s.r.l. - Via S. Pietro 10 - 10121 Torino
 10044 Strada - TORO - Via Caviglioglio, 48 bis
 C.A. MOSSA/1 - TEL. 011-2390000 - FAX 011-2390001
 C.A. MOSSA/2 - TEL. 011-2390000 - FAX 011-2390001
 C.A. MOSSA/3 - TEL. 011-2390000 - FAX 011-2390001

QUESTA TAVOLA E' VALIDA SOLO
 PER L'IMPIANTO ELETTRICO

STRALCIO PIANTA PIANO TERRA

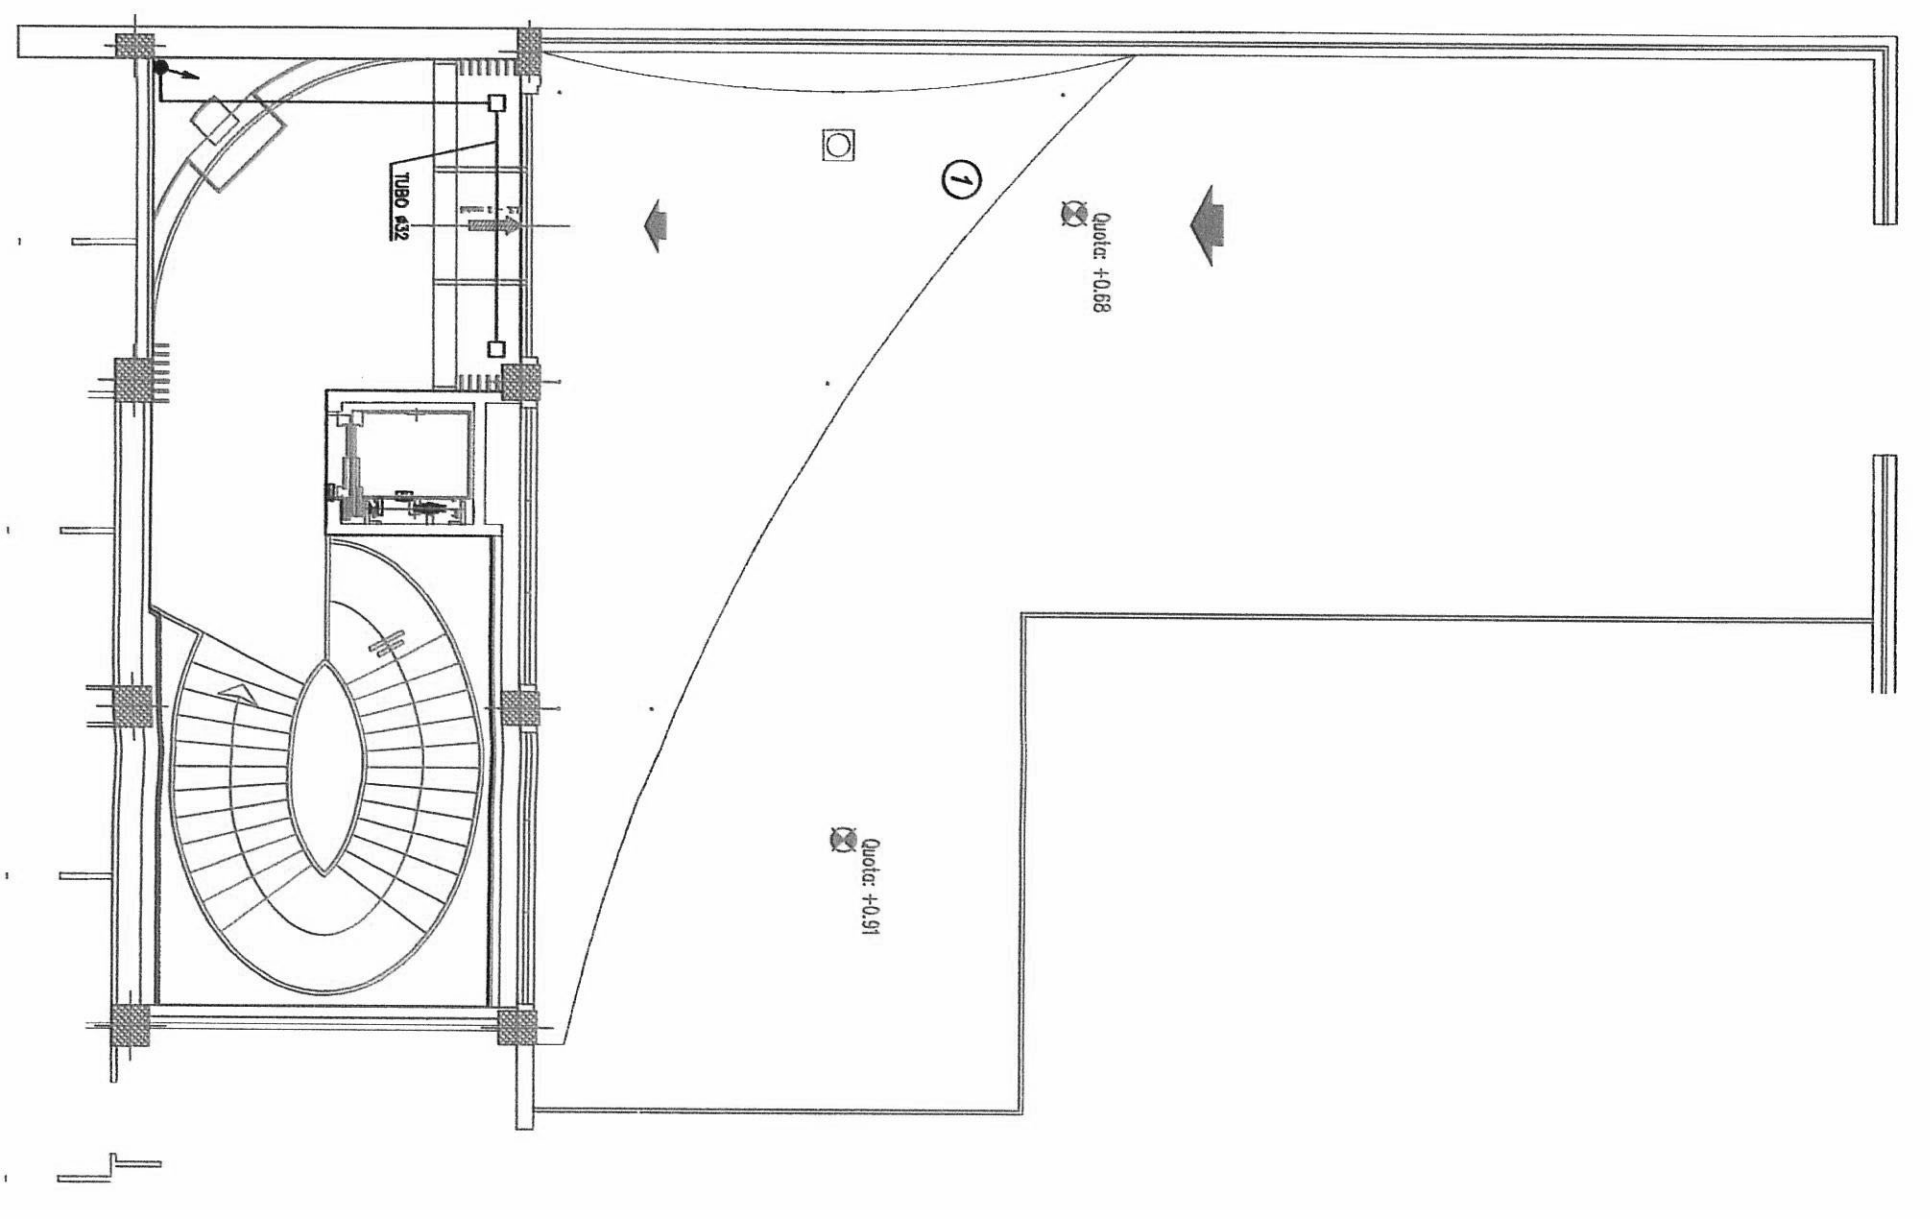

STRALCIO PIANTA PIANO SEMINTERATO P-2

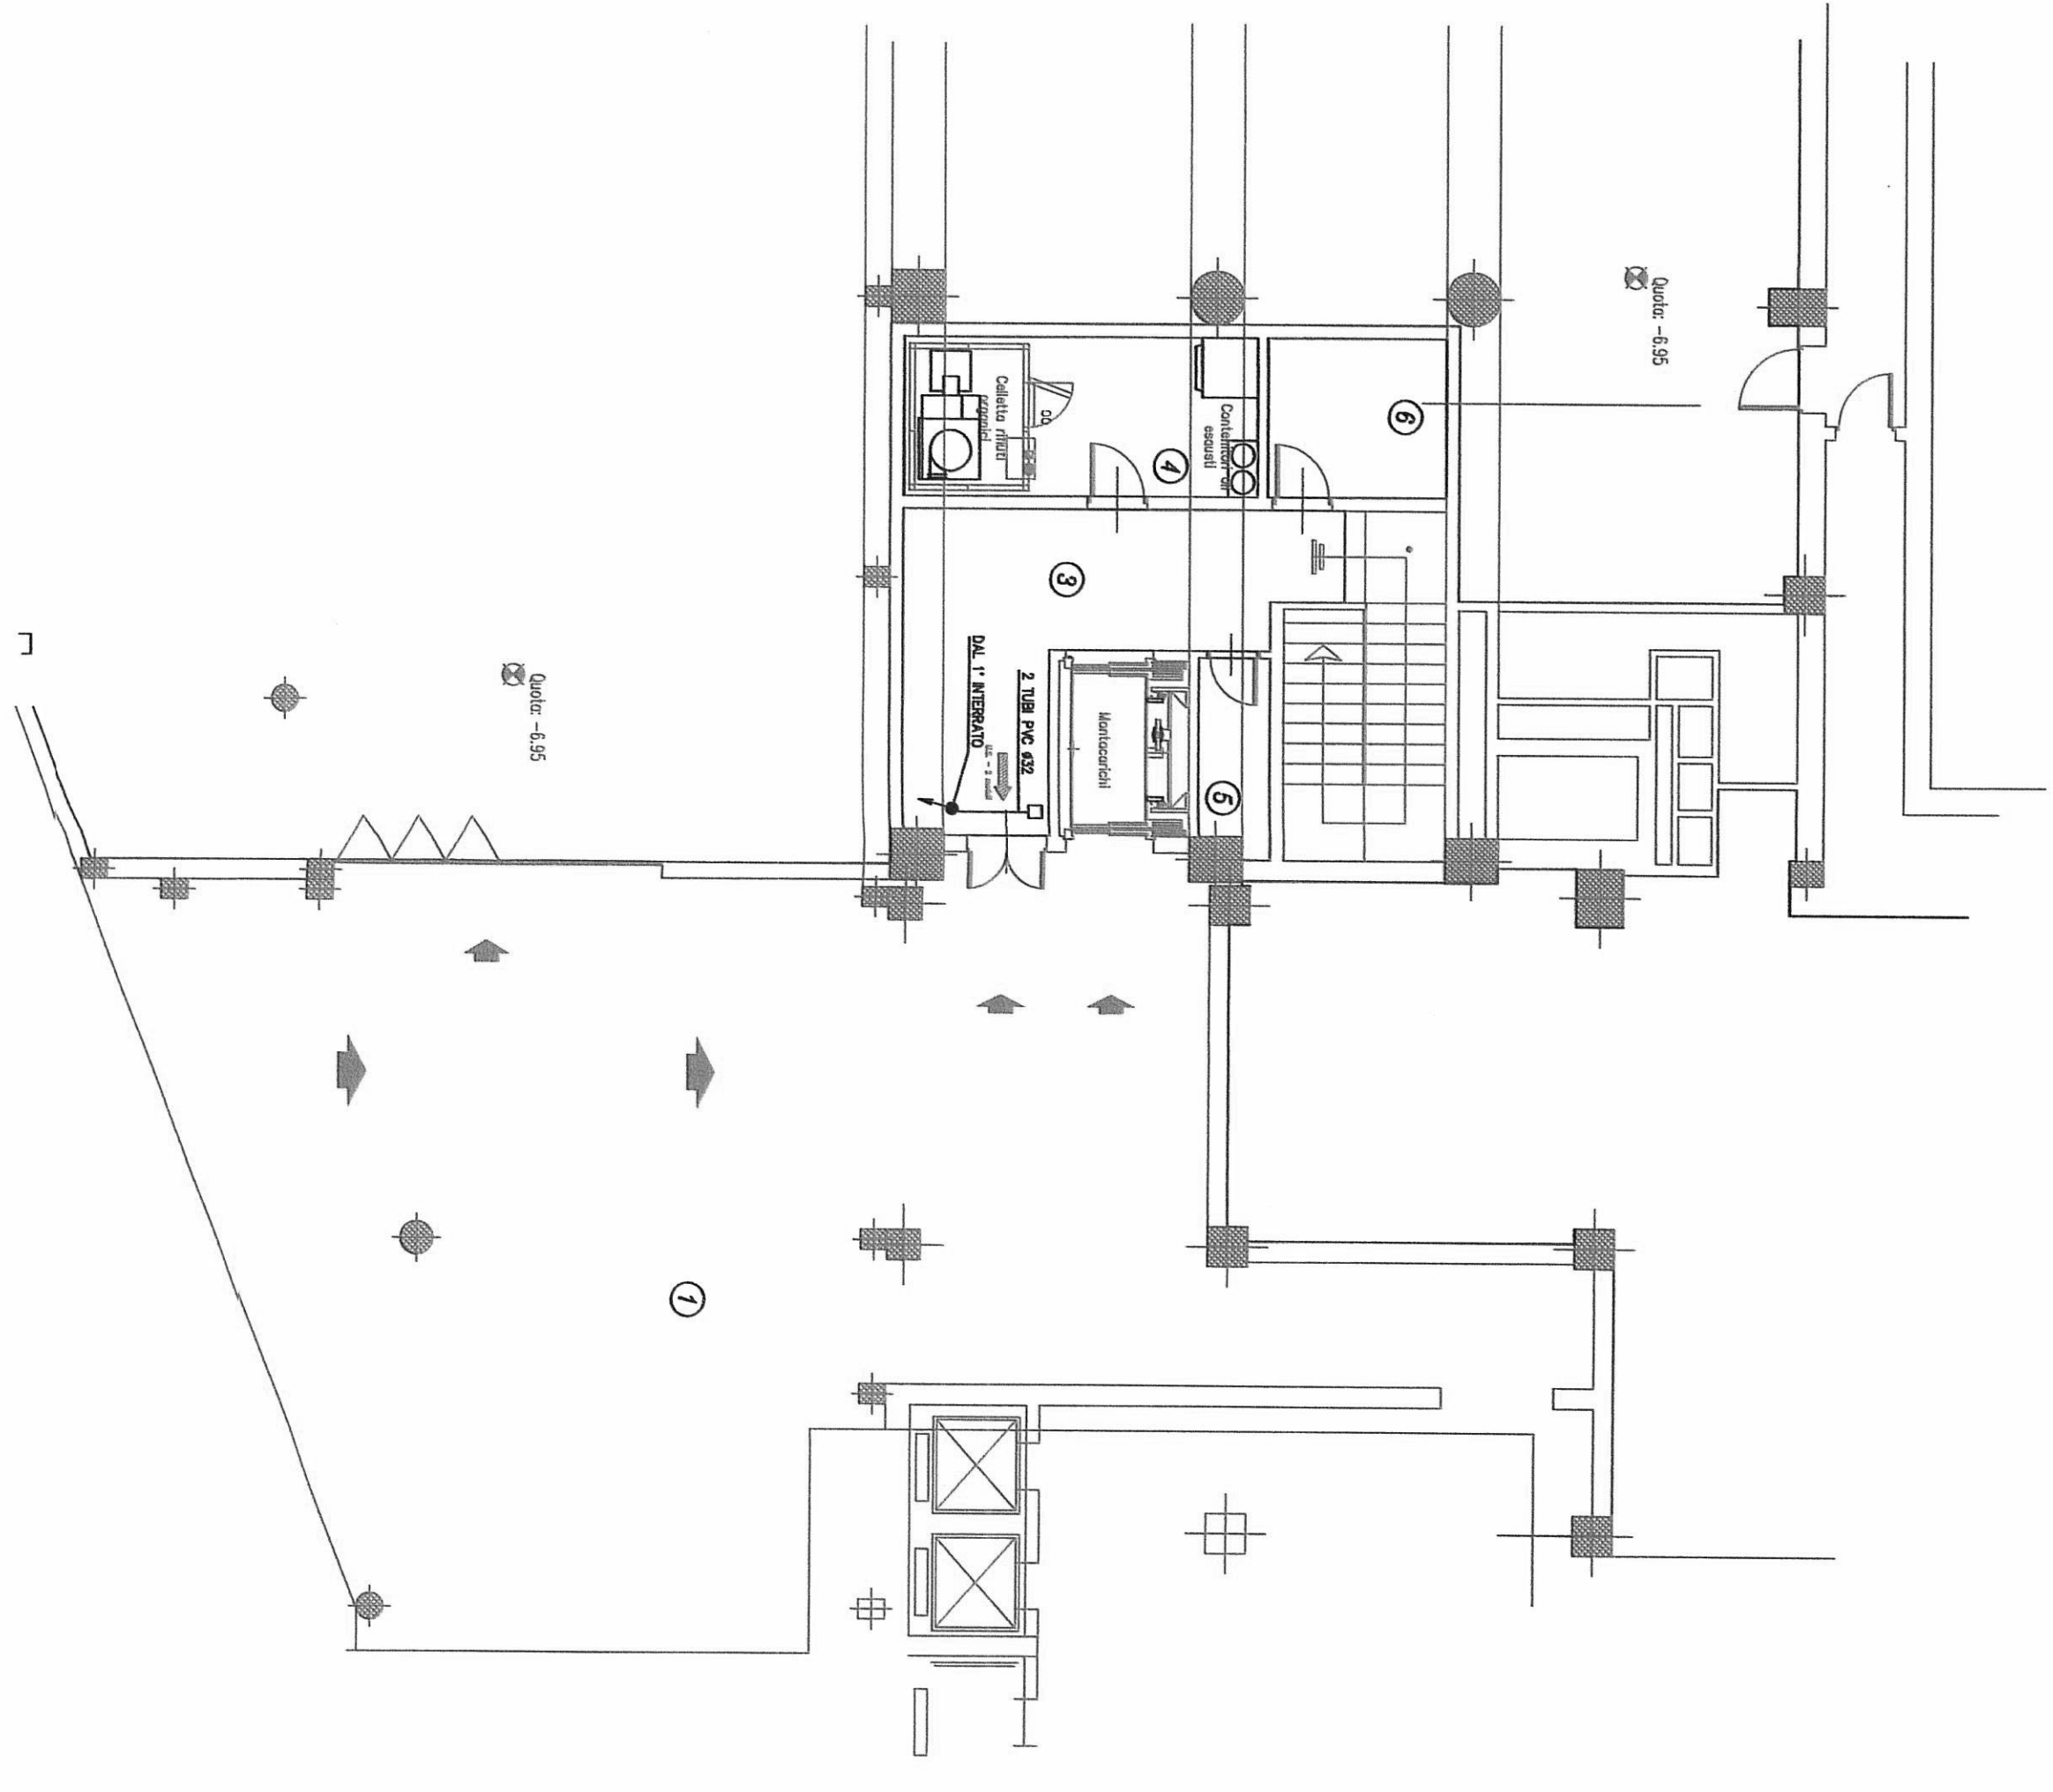

PIANTA PIANO SEMINTERATO P-1

