

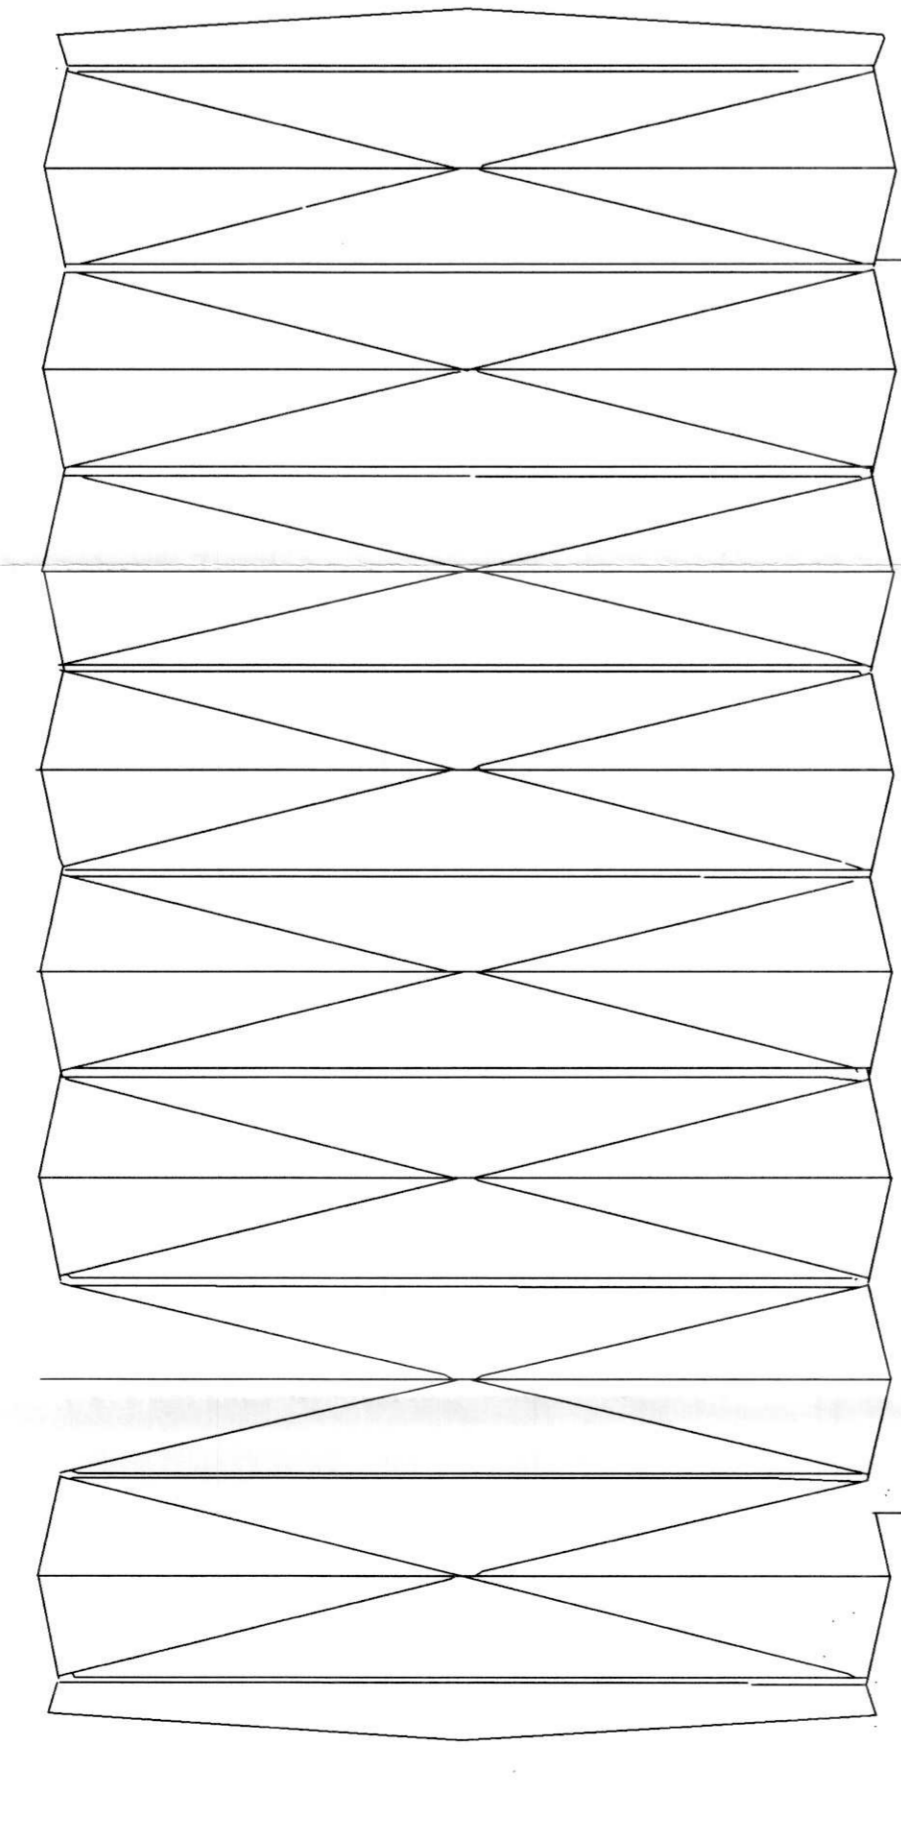


LEGENDA

- Radiatore
- ⊕ Colonna montante
- Mandata aule Buonarroti
- Ritorno aule Buonarroti
- Mandata aule Vico
- Ritorno aule Vico
- Mandata custode-uffici Vico
- Ritorno custode-uffici Vico
- Mandata corridoi Vico
- Ritorno corridoi Vico
- Mandata cust-uff Buonarroti
- Ritorno cust-uff Buonarroti
- Mandata Palestra Buonarroti
- Ritorno Palestra Buonarroti
- Mandata Palestra Vico
- Ritorno Palestra Vico
- Valvola a sfera
- Collettore

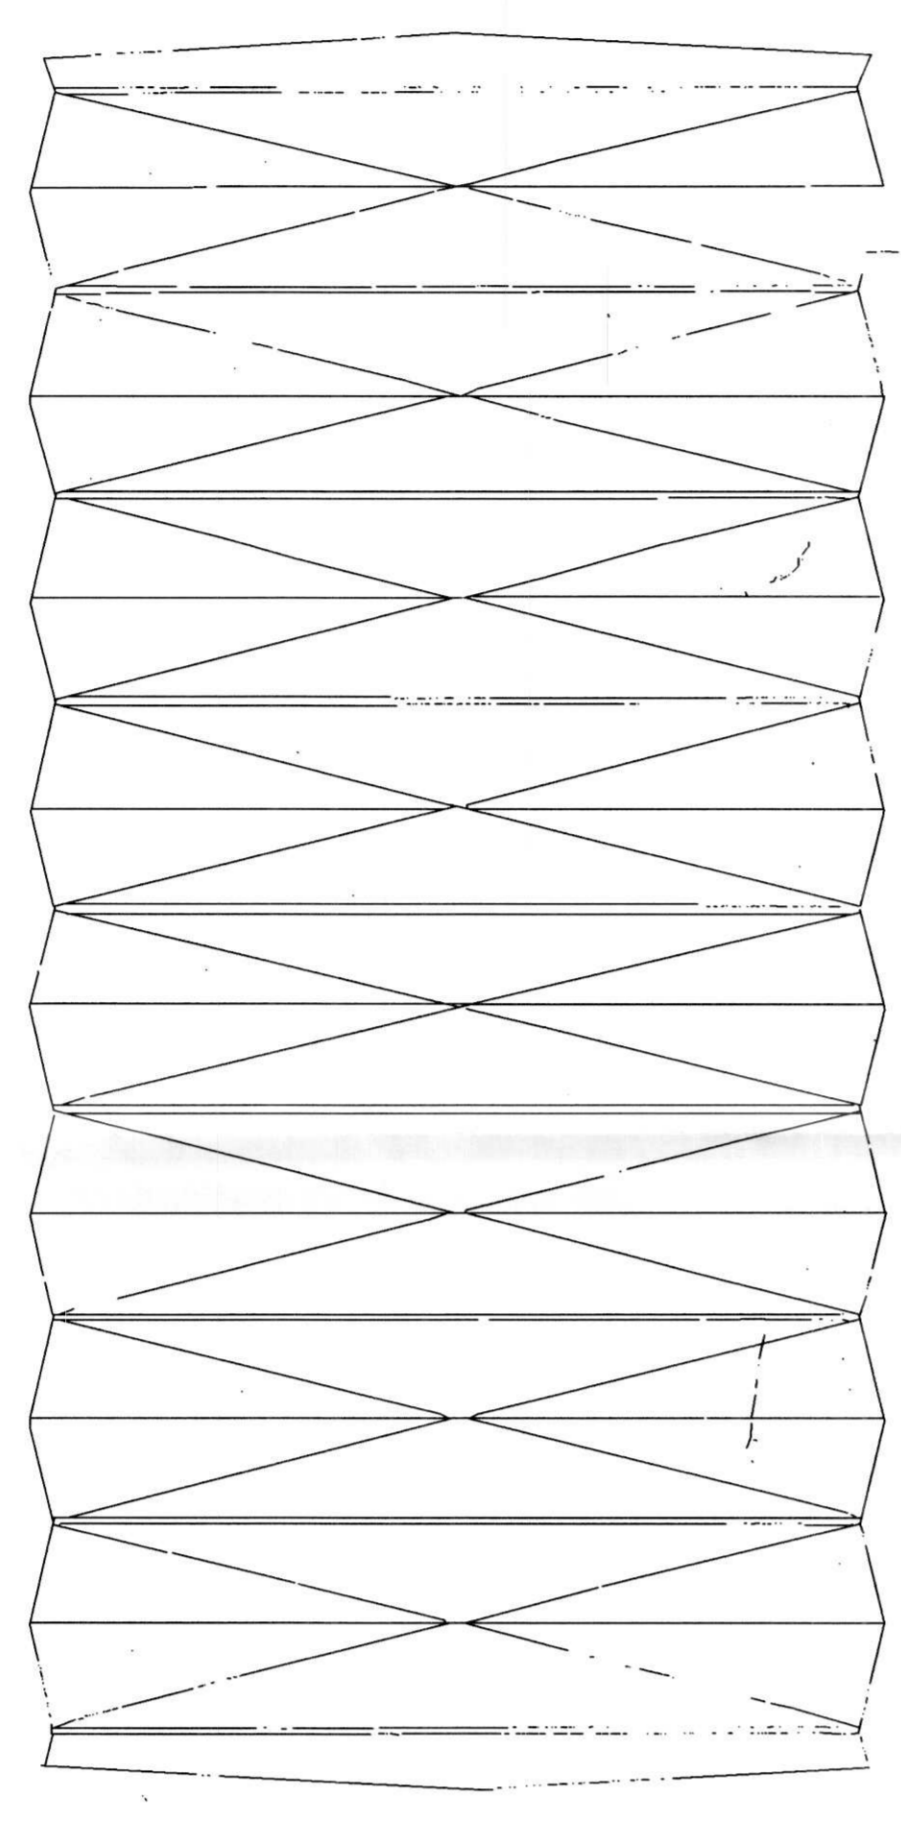

PIANO SECONDO

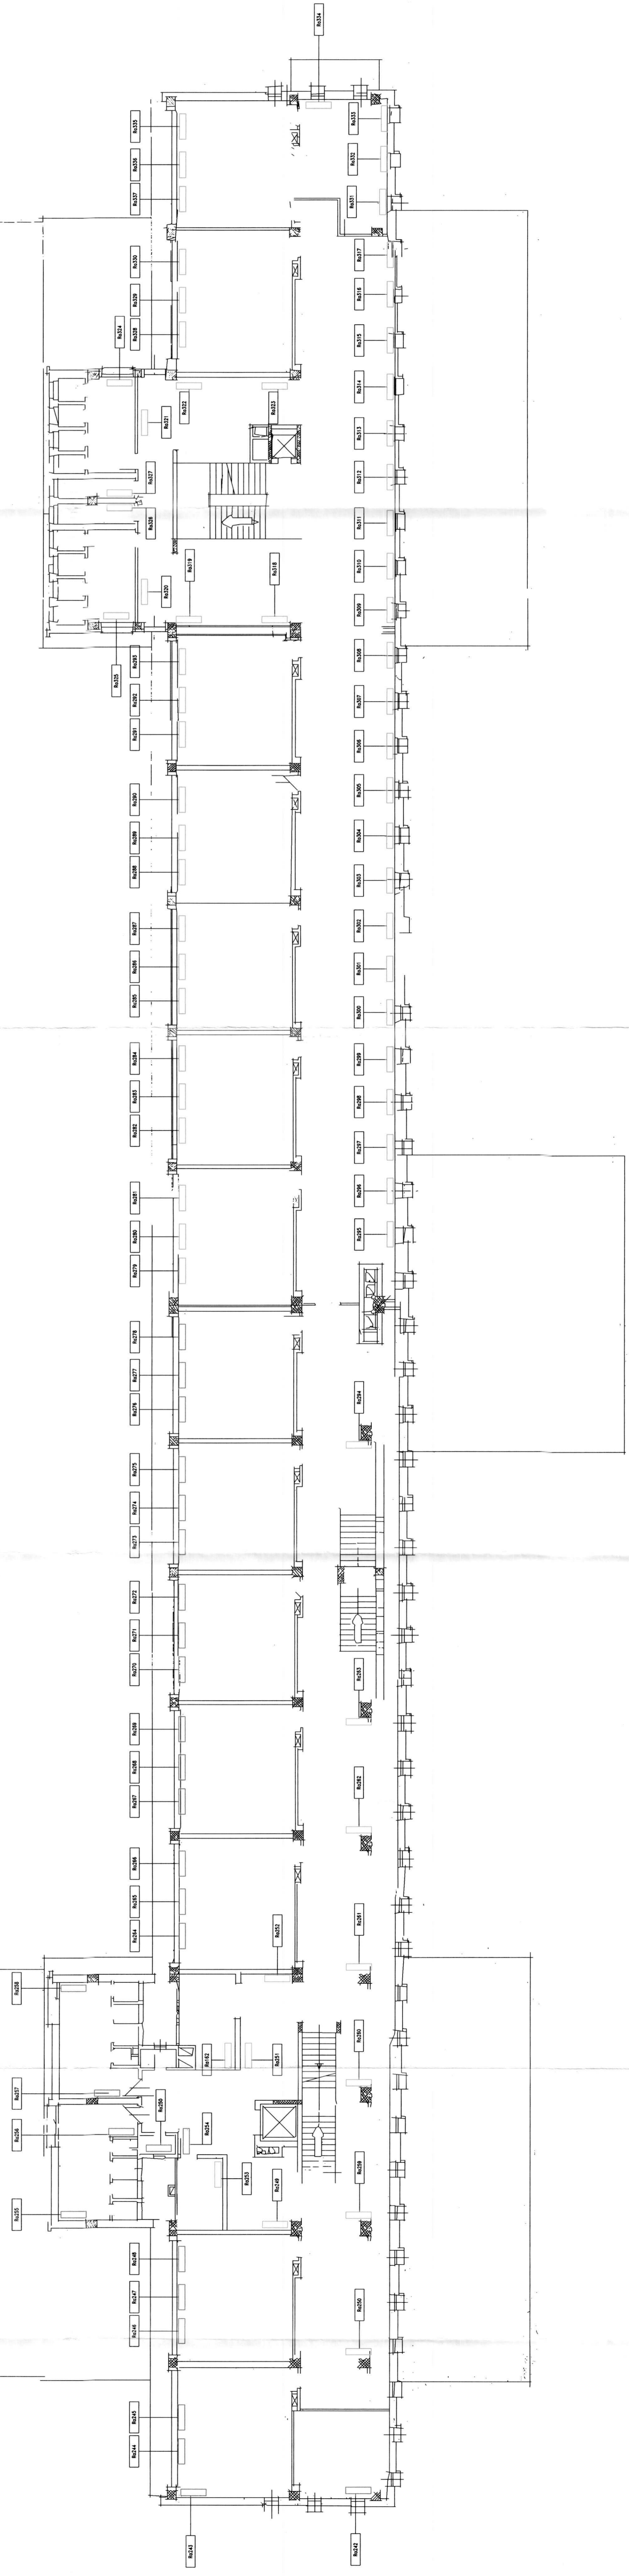

CITTA' DI TORINO
**IMPIANTI TERMICI E DI CONDIZIONAMENTO
 DEL COMUNE DI TORINO E DELLA
 AZIENDA ENERGETICA METROPOLITANA**


"GRAMSCI - LOMBROSO"
 TORINO - Via P.Paoli 15

RACCOLTA E INFORMATIZZAZIONE DATI
 NELL'AMBITO DELL'APPALTO DEI SERVIZI
 GESTIONALI E MANUTENTIVI E DEGLI INTERVENTI
 PER LA RIDUZIONE DEI CONSUMI ENERGETICI



TAMOIL PETROLI S.p.A.

Commissario: ITO26	Oggetto: ELABORATI GRAFICI	Verificato: DA
Code Imp. A.E.M.: 09.10.191.II	Code Imp. S.T.I.: COM2-35	Data: 26.01.99
Doc.: EG2-35	Scale: 4/6	Validato: DA
	Titolo: PIANTA PIANO SECONDO	Data: 26.01.99
	Scale: 1:100	Agg.:

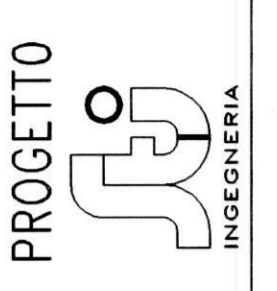

PROGETTO
 Titolare dell'Attività:
AEM
 AZIENDA ENERGETICA METROPOLITANA TORINO S.p.A.
 INDIRIZZO CORSO DONIZUOVI 4/111 DEL 100494