


LEGENDA SIMBOLI

-  Quadro elettrico (simbolo generale)
-  Centralina di rivelazione fughe gas
-  Pulsante portanome
-  Pulsante manuale allarme incendio
-  Rivelatore ottico di fumo
-  Orologio ricevitore a lancette
-  Postazione videofononica interna
-  Rivelatore di gas
-  Postazione interfonica
-  Pulsante a tirante per impianto chiamata servizi disabili
-  Presa antenna TV per posa in vista
-  Pannello di segnalazione ottico-acustico per impianto chiamato servizi disabili
-  Canale in acciaio zincato a tre scomparti 300x100mm
-  Canale in PVC autoestinguente 150x60mm a tre scomparti (energia, telefonia e trasmissione dati)
-  Percorso cavi costituito da:
 - N°1 canalina in PVC autoestinguente 100x40mm a tre scomparti installata a filo soffitto
 - N°1 canalina in PVC autoestinguente 100x40mm a due scomparti installata ad H=1,10m p.p.f.
-  Traslazione verticale delle condutture
-  Percorso cavi costituito da:
 - N°1 canalina in PVC autoestinguente 100x40mm a tre scomparti installata a filo soffitto
-  Canalina in acciaio verniciata bianca dim. 51x20 mm
-  Tubazione in PVC autoestinguente rigido pesante per posa in vista
-  Scatola in PVC autoestinguente IP44 per posa su canale in PVC
-  Scatola in PVC autoestinguente IP44 per posa in vista
-  Badenia 220V
-  Punto di alimentazione generico
-  Pulsante di emergenza generale con vetro a rompere
-  Pannello di segnalazione ottico-acustico per impianto allarme incendio
-  Presa telefonica
-  Presa antifurto
-  Sensore ottico-volumetrico

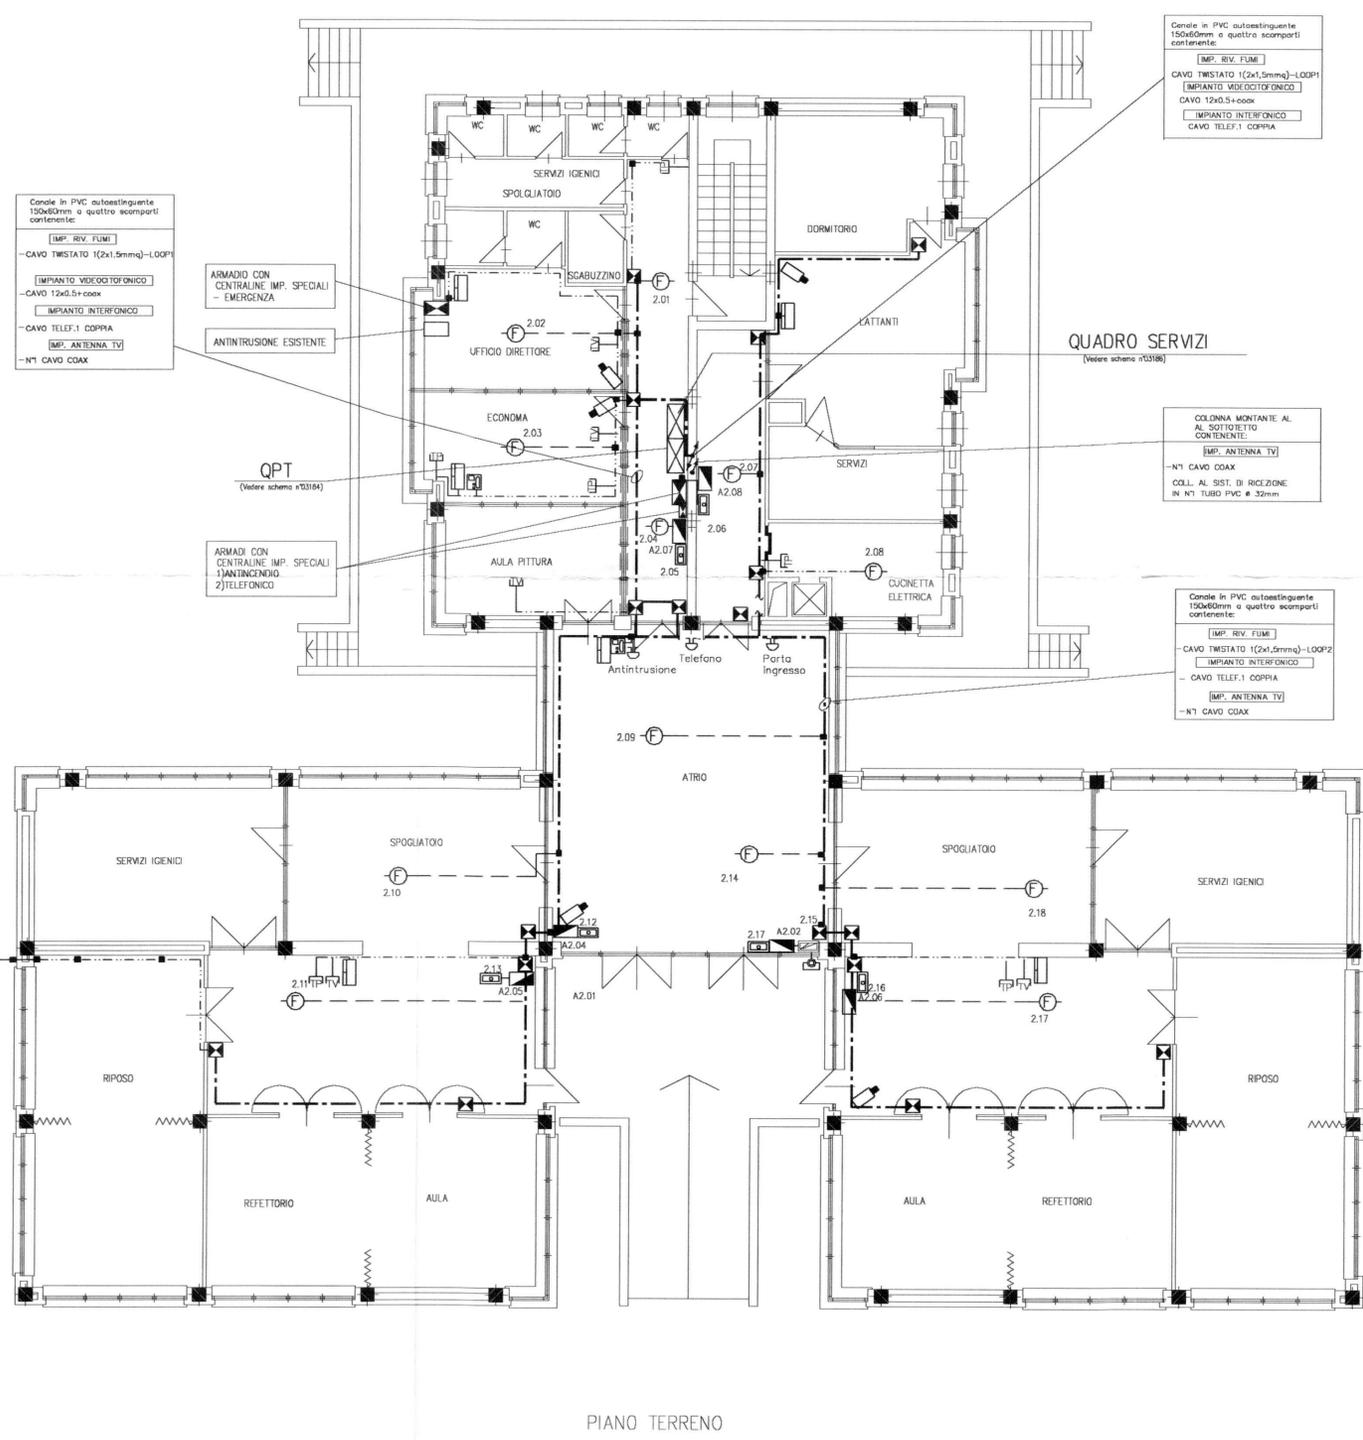

N.B. LA CERTIFICAZIONE DA PARTE DI LIBERO PROFESSIONISTA E' INERENTE ALLE MODIFICHE ESEGUITE SULLE PARTI DELL'IMPIANTO CHE DIFFERISCONO DAL PROGETTO ESECUTIVO INIZIALE



CITTA' DI TORINO

ASILO NIDO
 "LE COCCINELLE"
 Corso Sicilia, 28 - TORINO
 OPERE DI ADEGUAMENTO NORMATIVO
 FUNZIONALE E TECNICO
 DEGLI IMPIANTI ELETTRICI

Titolare dell'Attività:

AEM TORINO
 AZIENDA ENERGETICA METROPOLITANA TORINO S.p.A.
 DIREZIONE SERVIZI - SETTORE IMPIANTI ELETTRICI

Il progettista:

teksystem
 STUDIO ASSOCIATO DI PROGETTAZIONE E CONSULENZA DEL PROF. R. POMEI
 SEDE OPERATIVA: 10129 TORINO - CORSO GENERALE GIOVINE, 18 - TEL. (011)552387-590001
 DIREZIONE ELETTRICITÀ
 Via F.lli Kennedy, 6 - Inverigo (MI)

La ditta esecutrice:

CIET S.r.l.
 ORDINE INGEGNERI Piemonte
 Via Cavour, 10 - 10121 TORINO
 Tel. 011/5232222 - Fax 011/5232270
 E-mail: info@cietsrl.it

PROGETTO AS-BUILT PROGETTO CIET N°03P28

OGGETTO	PIANTA PIANO TERRENO IMPIANTI DI SEGNALE		NOME FILE S02045-E04	SCALA PLOT 1=1
			RIFERIMENTO	SCALA 1:100
REV	MODIFICHE	DATA	DISEGNATORE	
0	EMISSIONE	MAR. 2002		
01	AS-BUILT	FEB. 2004	CIET	
			ELABORATO	
			E04	

A TERMINI DI LEGGE QUESTO DISEGNO E' DI NS. PROPRIETA' E NON POTRA' ESSERE COMUNICATO A TERZI O RIPRODOTTO SENZA NS. ESPLICITA AUTORIZZAZIONE