

PROGETTISTA E.D.O.L.
ROBERTO DAL DEGAN
 ARCHITETTO
 VIA MASCIONI, 36 - 10128 TORINO - TEL. 011/262800

COMITANTE
 Organizing Committee for the
XX Olympic Games
 Torino 2006
 Ufficio sede
 VIA VIZIA 28/29/30 - 10128 TORINO

TITO DI LAVORO:
 Manutenzione straordinaria del fabbricato sito in Torino, C.so Novara n.96

TAVOLA:
RETE CANALINE CONTROLLO ACCESSI


TAV. **280-05**
 SCALA: **1:100**
 DATA: **28/04/2003**
 APPROVAMENTO: **AS BUILT 31-12-03**

PROGETTISTA E.D.O.L. L'IMPANTIBRACONCINI
simtec Progettazione, Costruzione, Manutenzione
 Canali, Armature, Tubi, Conducenti, Accessori
 Via Mascheroni, 10 - 10128 TORINO - TEL. 011/262800
 Fax: 011/262800


PROGETTISTA E.D.O.L. PER LA STRUTTURAZIONE
STP STUDIO TECNICO PERITALE
 DOTT. SANDRO PERITALE ARCHITETTO
 VIA MASCIONI, 36 - 10128 TORINO - TEL. 011/262800
 Fax: 011/262800

ESECUZIONI IMPANTIBRACONCINI
TEKIND
 Tecnologie e s.p.a. - Tecnologie Industriali
 Via Pinerolo, 170 - Via Cavour, 41 bis
 10128 TORINO - TEL. 011/262800
 Fax: 011/262800

STRALCIO PIANTA PIANO TERRA

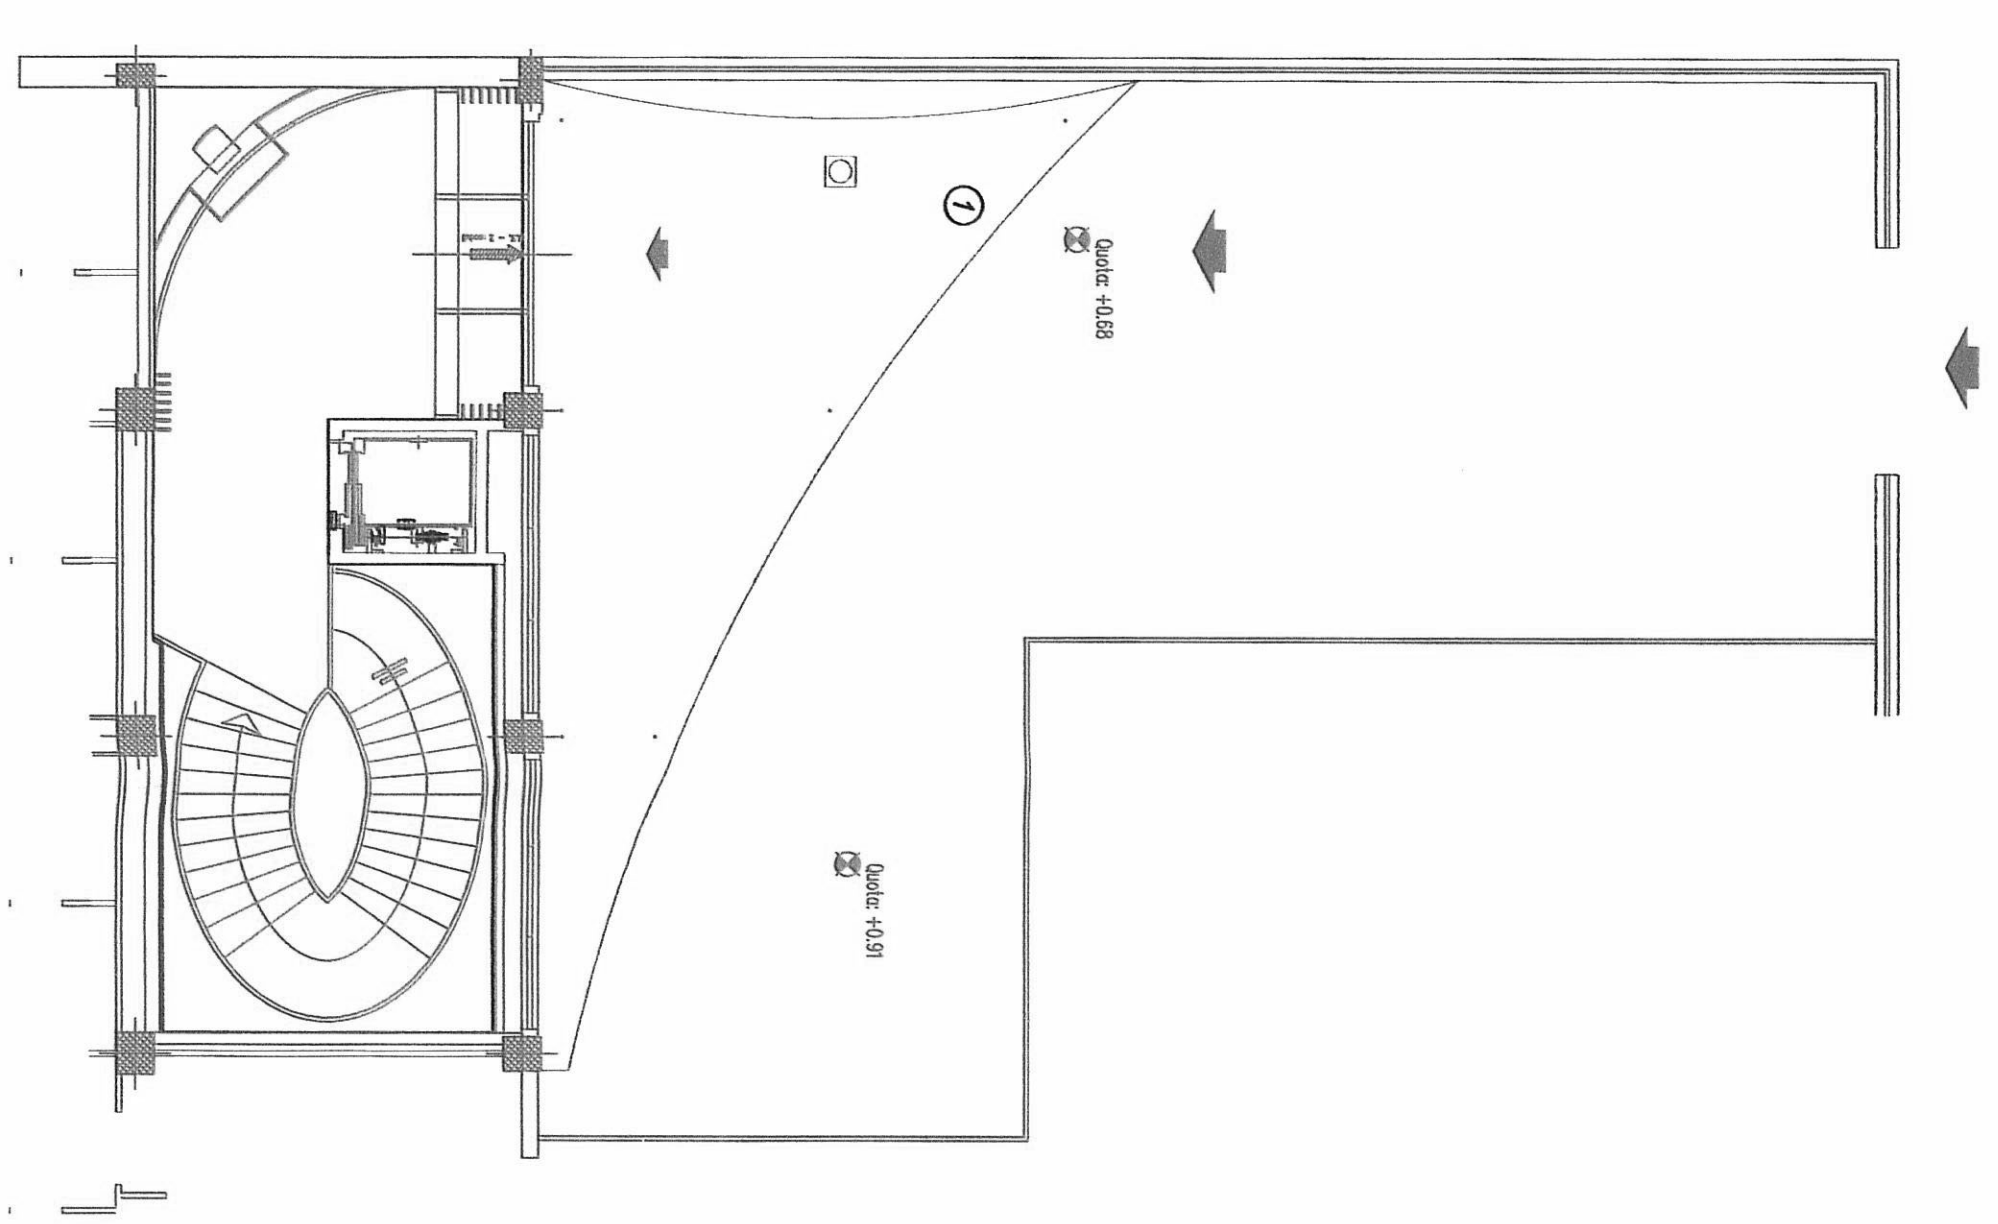

STRALCIO PIANTA PIANO SEMINTERRATO P-2

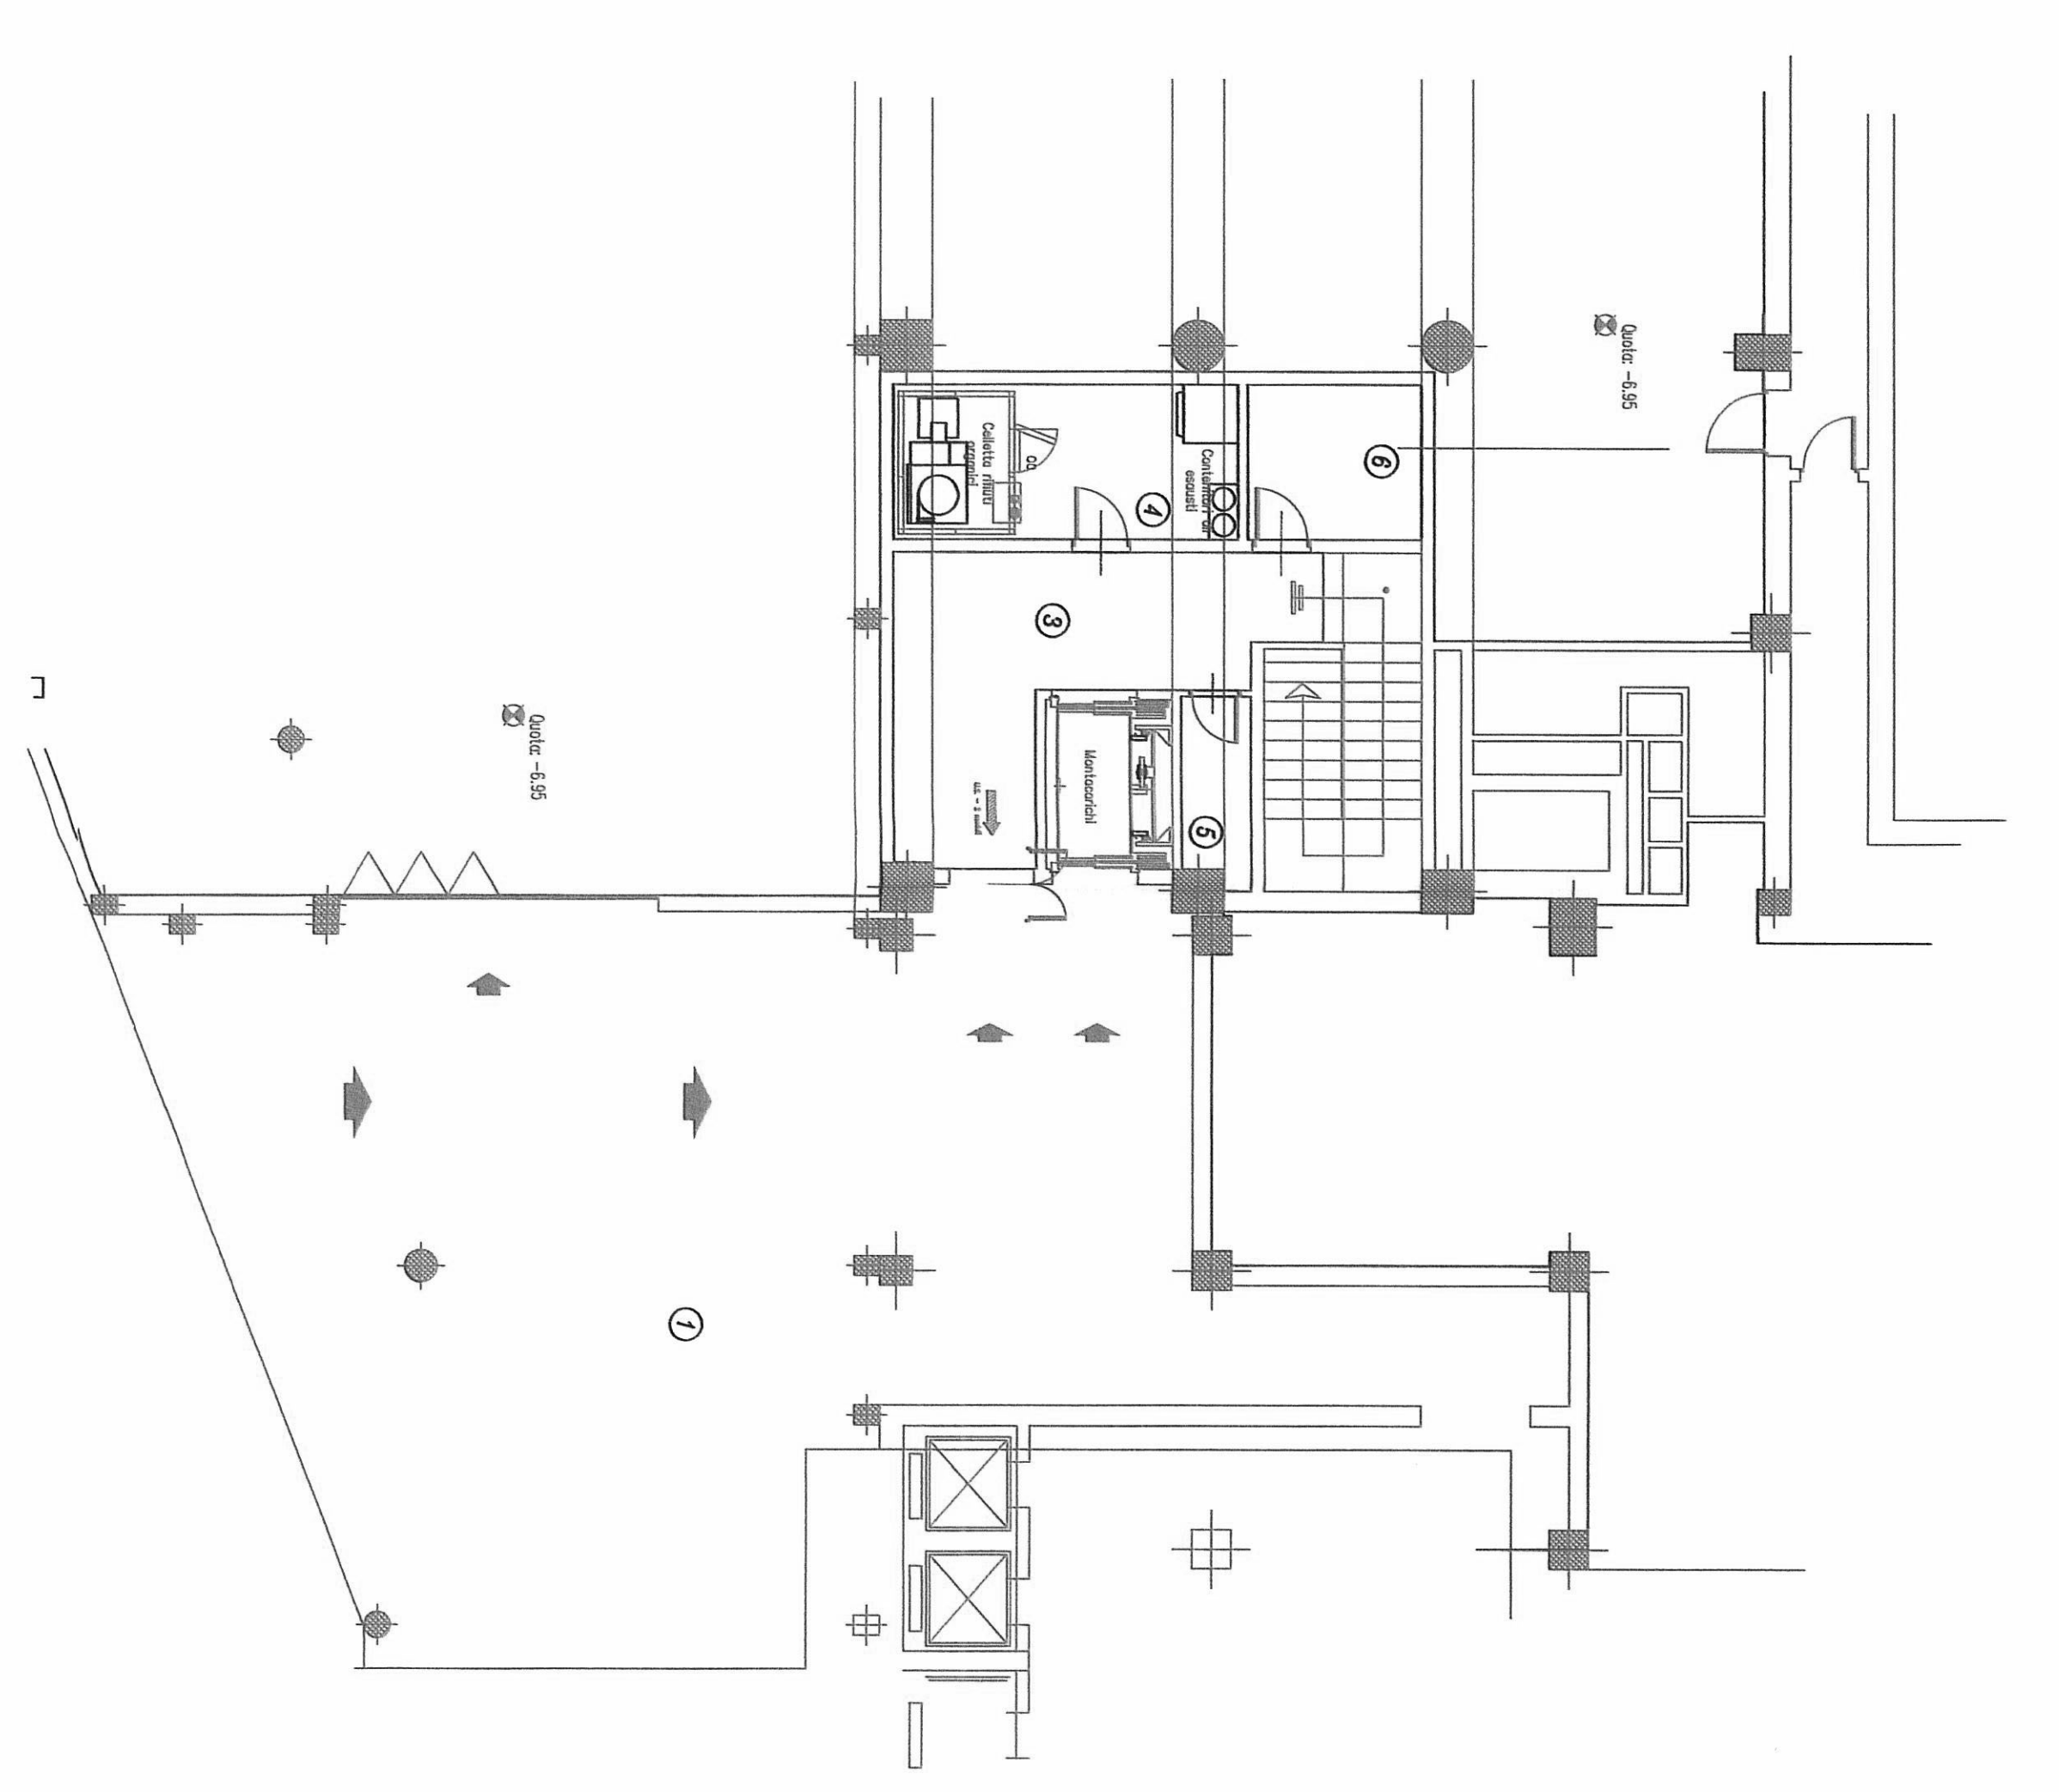

QUESTA TAVOLA E' VALIDA SOLO
 PER L'IMPIANTO ELETTRICO

PIANTA PIANO SEMINTERRATO P-1

