

# Comune di Torino

PROGETTO

Ristrutturazione per allestimento ad uso uffici del fabbricato sito in via Bologna n°74

PROPRIETA' / COMMITTENTE



Organizing Committee for the  
XX Olympic Winter Games  
Torino 2006  
C.so Novara 96 - 10152 Torino

PROGETTISTA

ROBERTO DAL DEGAN ARCHITETTO  
Via Santa Teresa 15 - 10121 Torino  
tel. 011.538.500/fax 011.537.150



TAVOLA

DATA

30/10/2005

E-mail: studio@archidaldegan.it  
DISEGNO

## Sf.01

SCALA

1:200

STATO FINALE  
COME COSTRUITO

PRATICA

AGG.

200 - 3

PIANTA PIANO INTERRATO


<b>SIEMENS</b> Building Technologies Via Alberto Pirelli 10 MILANO	AGGIORNAMENTO: AS BUILT 30.10.2005
<b>MISTRAL IMPIANTI S.A.S.</b> Via Mantovetta n°6 CHERASCO (CUNEO)	AGGIORNAMENTO: AS BUILT 30.10.2005

*MISTRAL IMPIANTI sas*

### LEGENDA

	rivelatore ottico via radio		telecamera fissa
	rivelatore ottico ambiente		videoregistratore digitale sirena
	rivelatore ottico a pavimento		Dome
	rivelatore ottico controsoffitto		connessione sirena telecamera
	gateway		
	Alimentatore con centralino		
	modulo di comando/ingresso		
	pannello ottico acustico		
	pulsante manuale allarme incendio		
	magnete ritenuta porte		
	sirena		
	circuito indirizzamento n. ___		
	rivelatore volumetrico		
	contatto magnetico		
	rivelatore tenda		
	barriera 50/100 mt		

LA PRESENTE TAVOLA E' DA CONSIDERARSI VALIDA ESCLUSIVAMENTE PER GLI IMPIANTI DI SICUREZZA

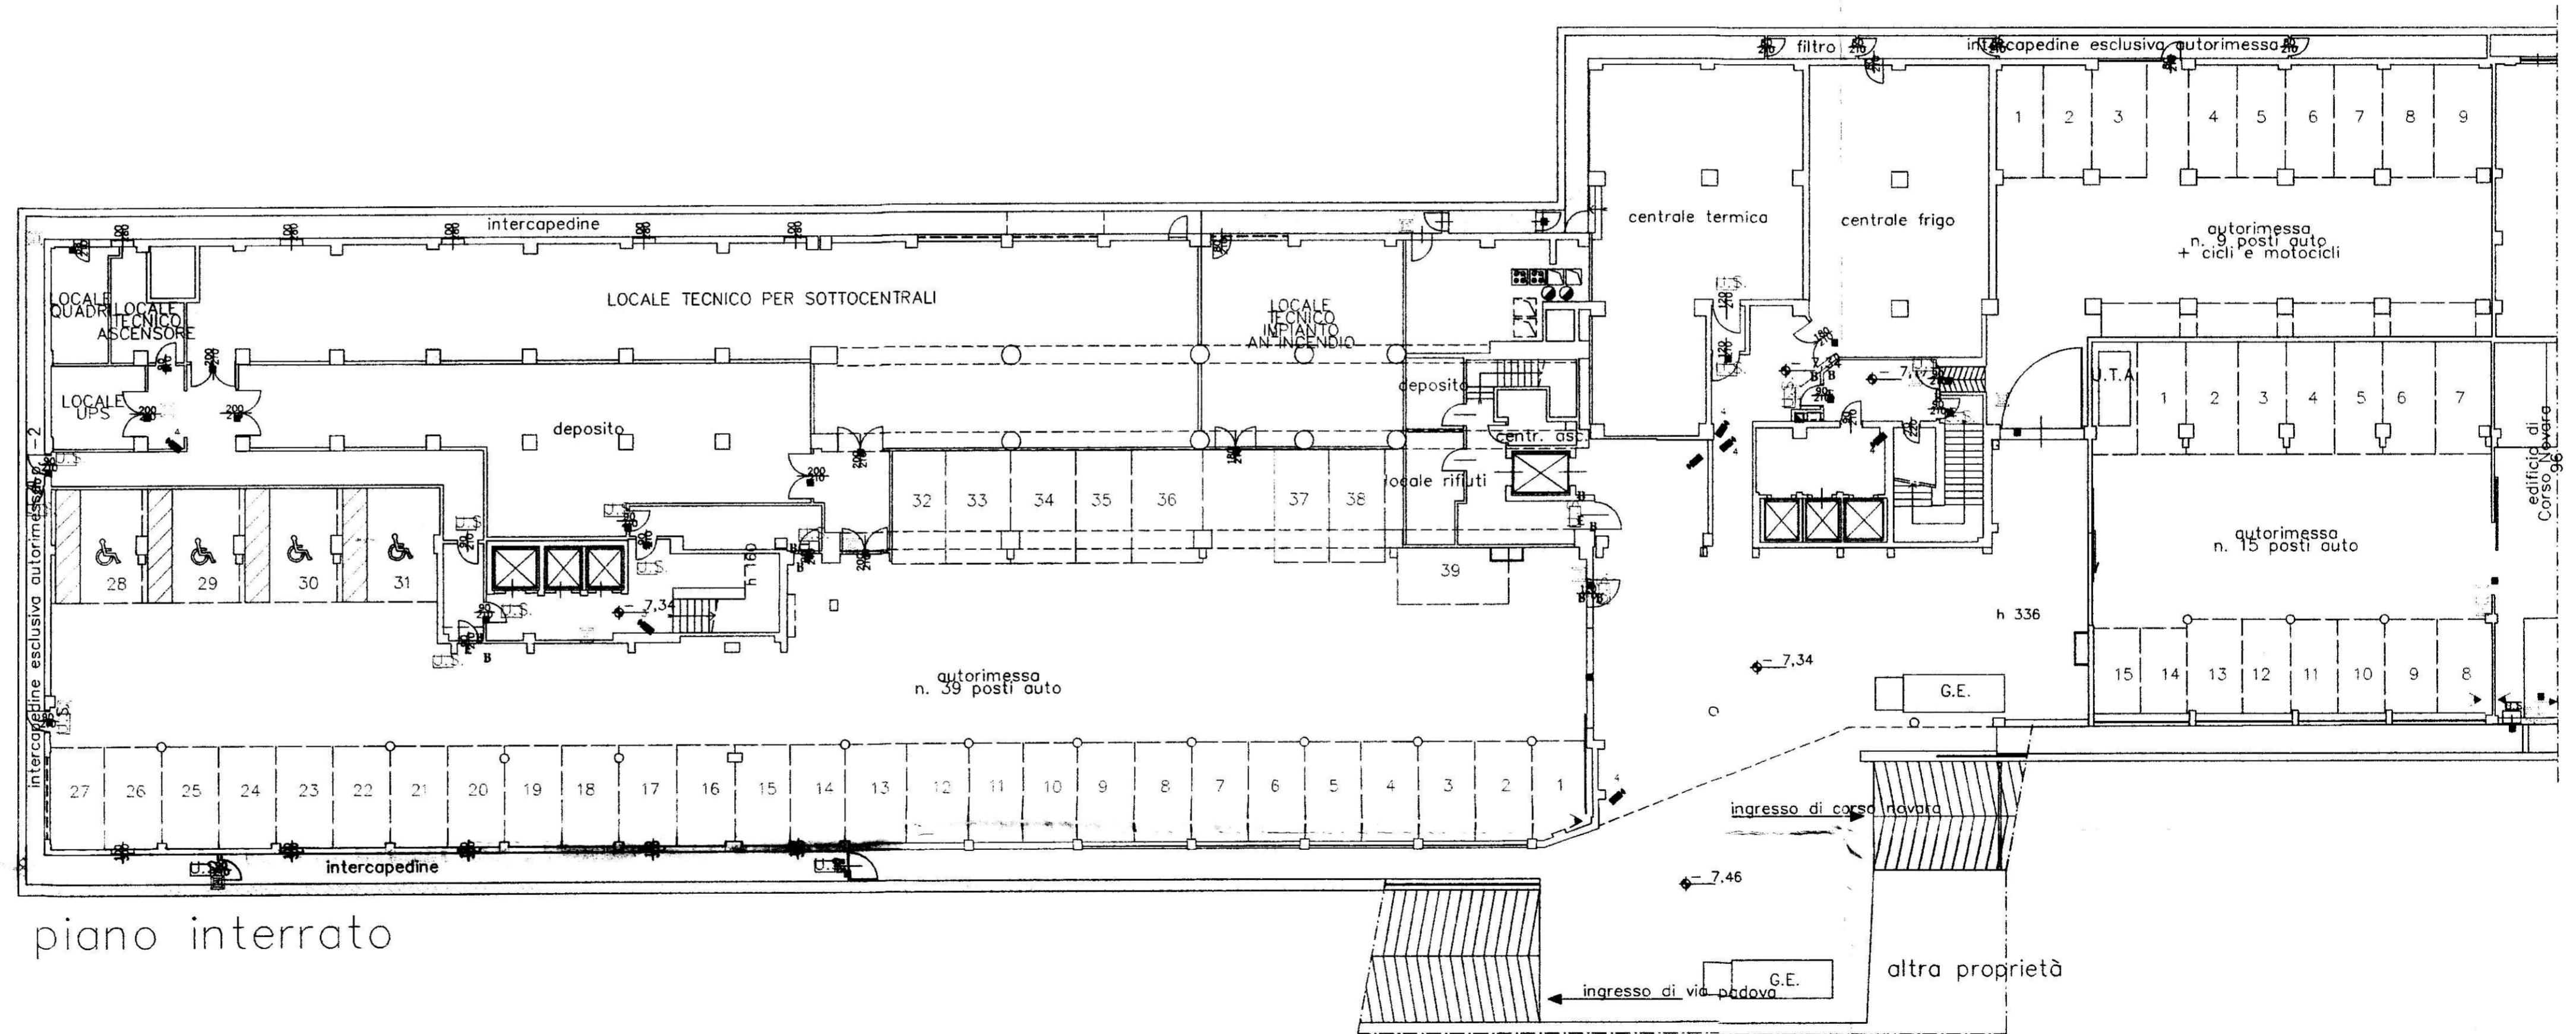

piano interrato