



LEGENDA	SIMBOLI
	CANALE METALLICO DAIROTONDI 150x85 mm
	CANALE METALLICO DAIROTONDI 200x85 mm
	CANALE METALLICO DAIROTONDI 400x85 mm
	USO PVC Ø800 x 3,2 mm
	SCATTOLO DI SEPARAZIONE PR3
	LAMPADINA A LED
	LAMPADINA CON COPPIA E SCHEMATO IN POLIARMADIO 2X2W - PR5
	LAMPADINA CON COPPIA E SCHEMATO IN POLIARMADIO PER CANALINI Ø
	AUTORELAZIONE A BATTENTE IN IMPRESA AUTOMATICA SUPPLEMENTARE Ø2 In.
	PULSANTE UNIPOLARE IN CASSETTA IP53
	INTERRUTTORE UNIPOLARE IN CASSETTA IP53
	SEMPREACCESO UNIPOLARE IN CASSETTA IP53
	PIRELLA PER INTERRUZIONE CON FUSIBILE 2P+T
	PIRELLA PER INTERRUZIONE CON FUSIBILE 3P+T
	PULSANTE BIPOLARE CON SEGNALINO ATO A SEGNALINO UNIVERSALE 04L CIRCUITO
	PIRELLONE Ø 25x3
	SPERIN CON LAMPADARE PER IP5 ALUMINIO

STRALCIO PIANTA PIANO SEMINTERRATO P-2 SCALA 1:100

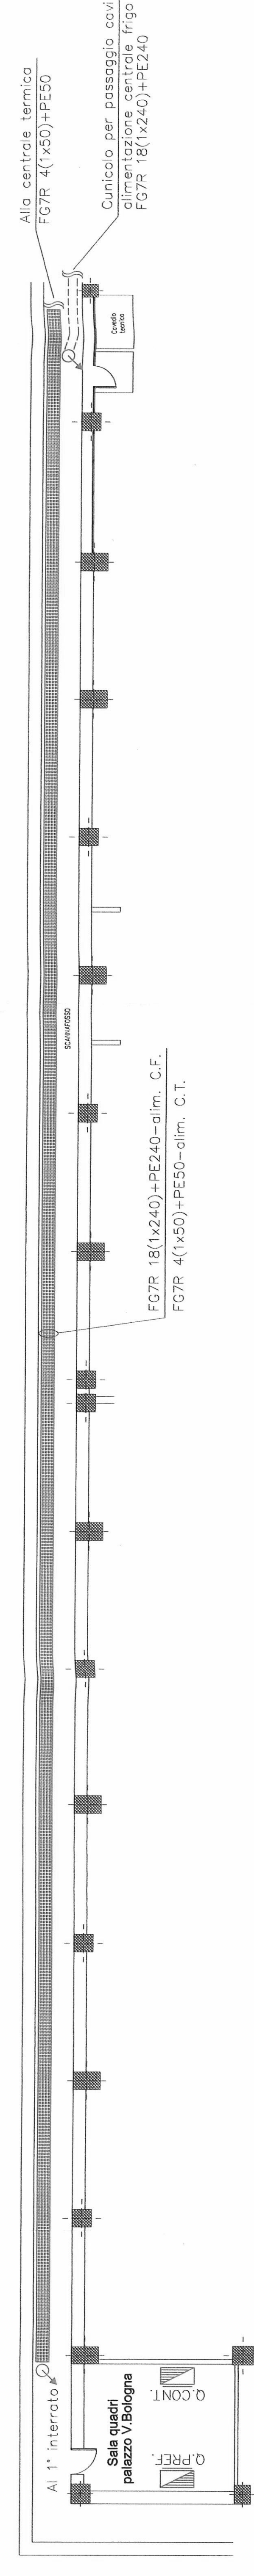

STRALCIOPIANTA PIANO SEMINTERRATO P-2 SCALA 1:50  
(CENTRALE TERMICA E FRIGORIGENA)

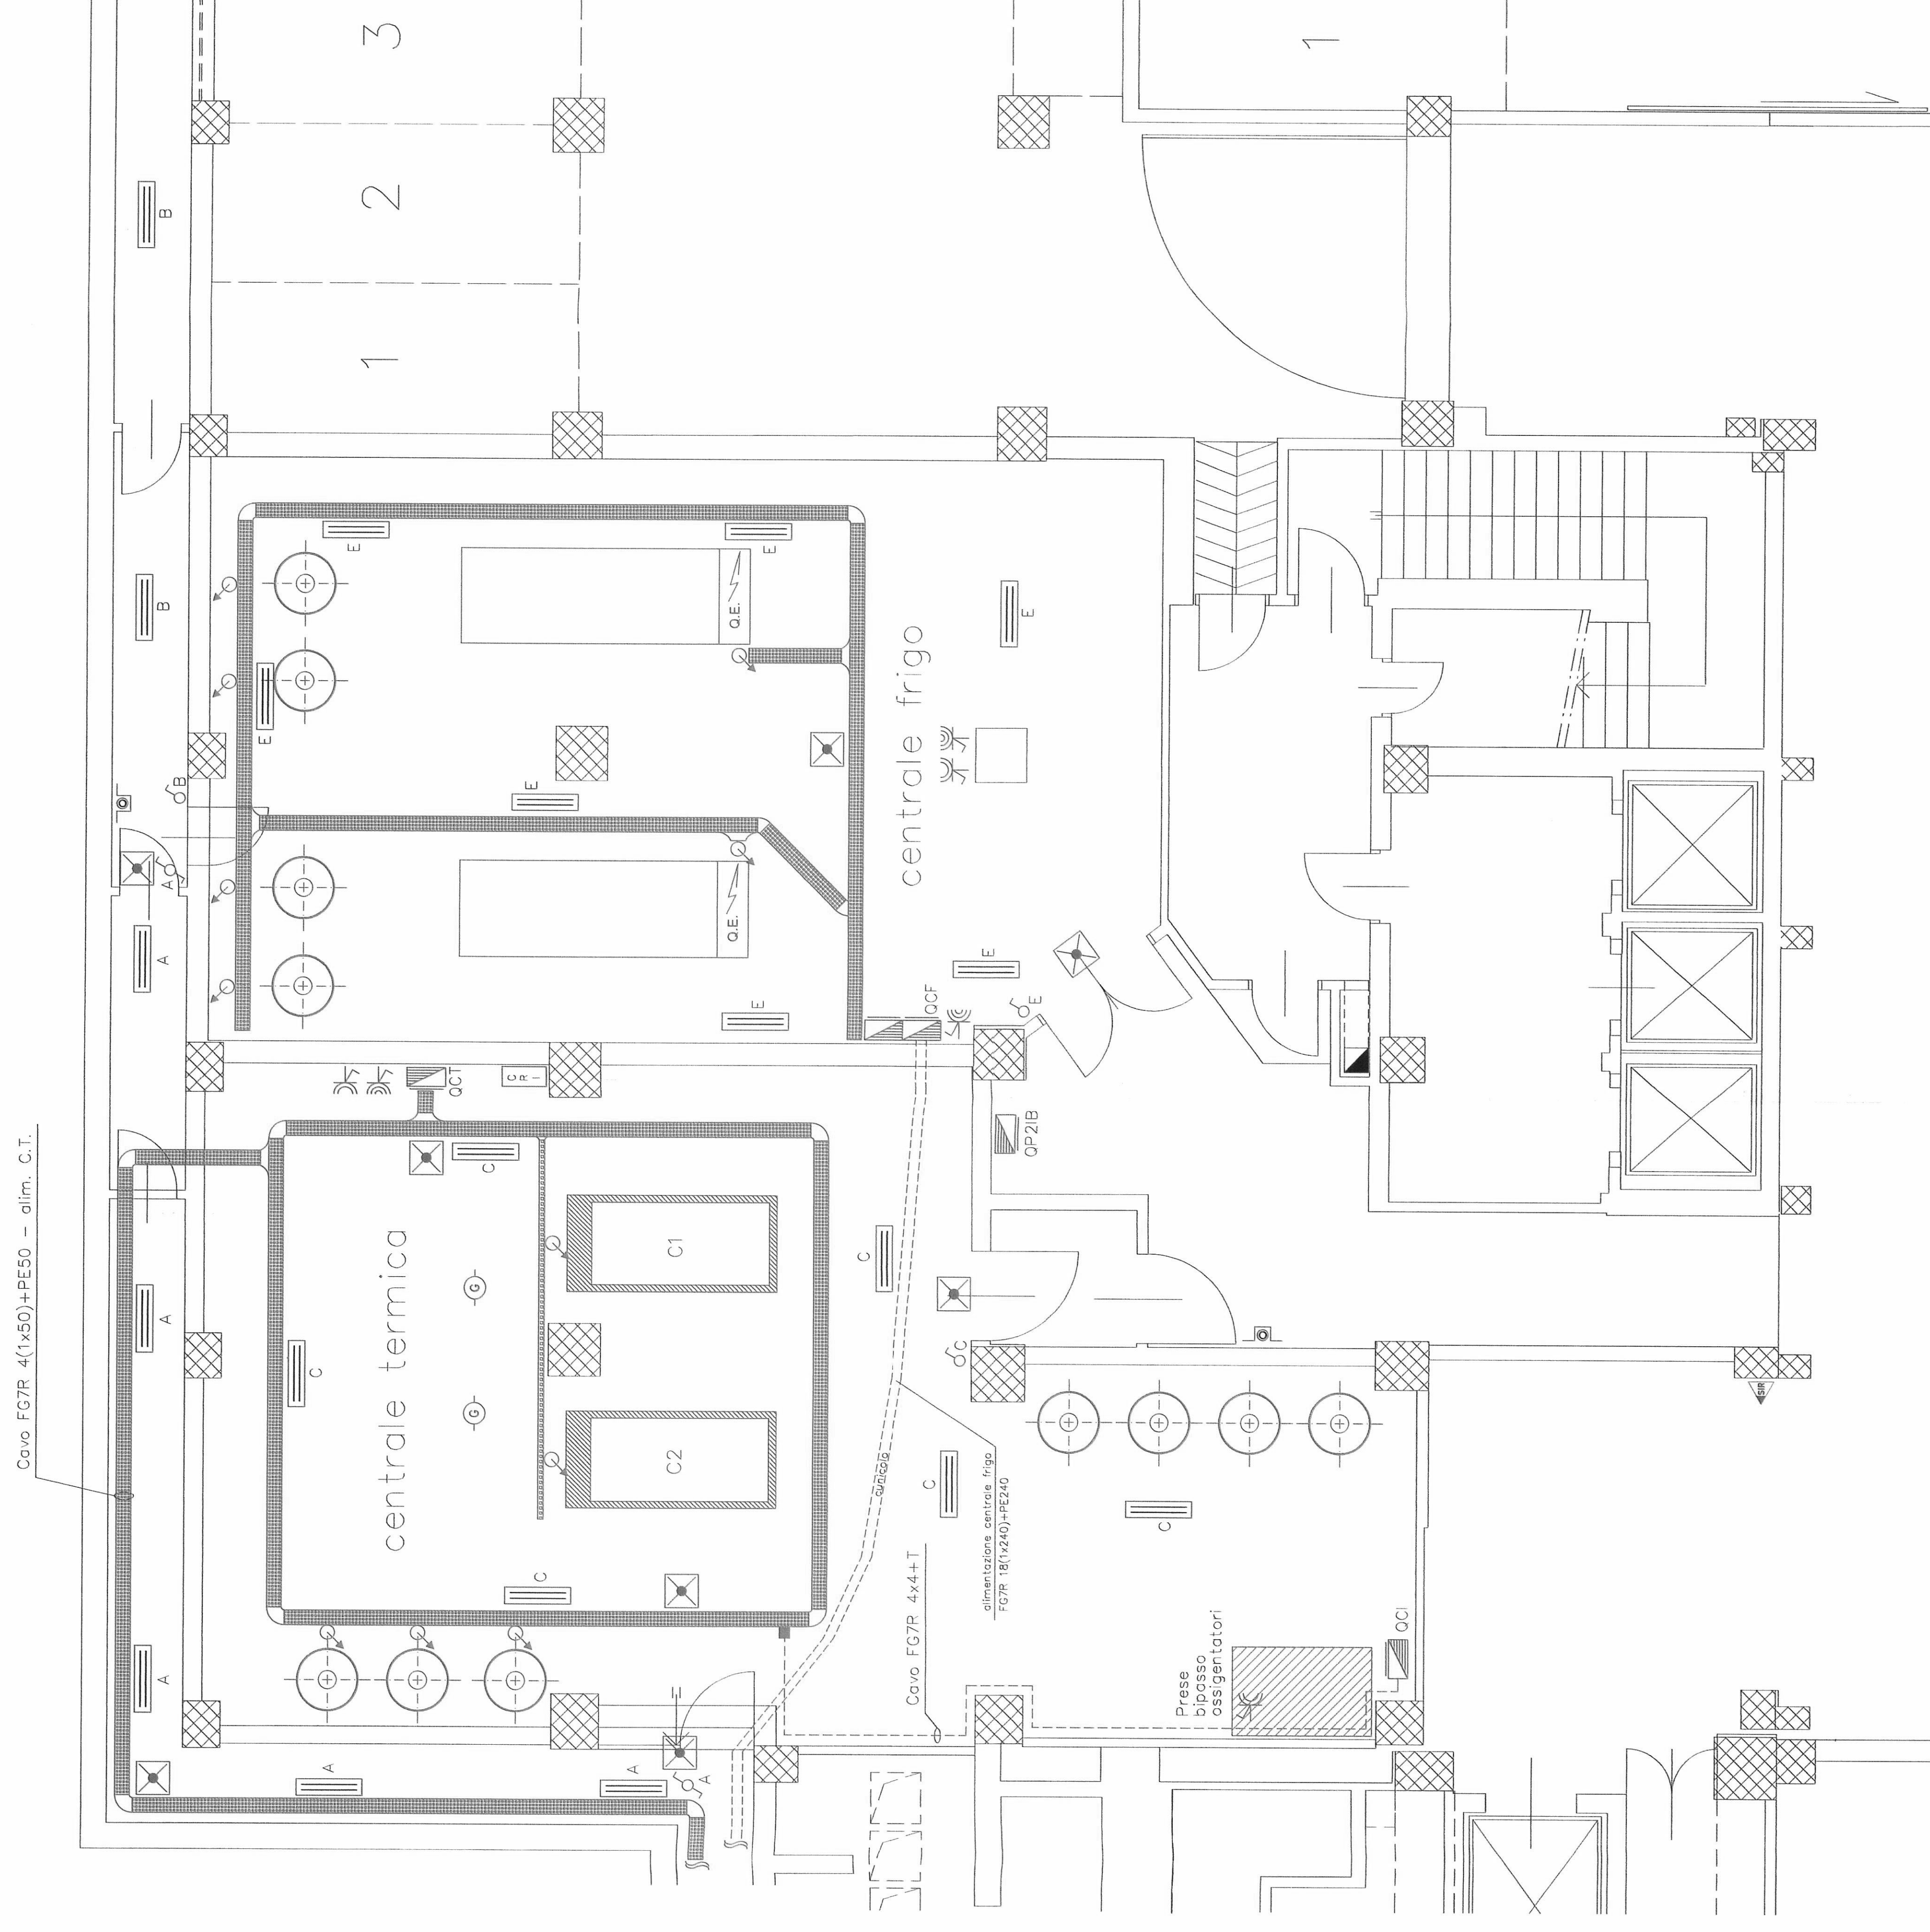

PROGETTISTA E.D.I.L.L.

ROBERTO DAL DEGAN

ARCHITETTO

VIA MENTANA, 36 - 10128 TORINO - Tel. 011-526566

COMMITTENTE:

Organizing Committee for the XX Olympic Games  
Torino 2006  
torino2006.com

TIPO DI LAVORO:

Manutenzione straordinaria del fabbricato sito in Torino, Via Bologna n° 79

TAVOLA:

IMPIANTO FM E ILLUMINAZIONE CENTRALE FRIGO

SCALA: 1:100/1:50

DATA: 20/09/2003

TAV.

290-03

PROGETTISTA E.D.I.L.L. IMPIANTI ELETTRICI

**simtec**

Progettazioni, Consulenze, Direzione Lavori  
P. P. A. S. - P. S. - P. S. - P. S. - P. S. - P. S.  
Via M. V. - P. S. - P. S. - P. S. - P. S. - P. S.  
Tel. 011-526566 - Fax 011-526570 - Email: info@simtec.it

PROGETTISTA E.D.I.L.L. IMPIANTI ELETTRICI

**TEKIND**

Telefonia, Impianti, Automazione Industriale  
10044 Moncalzo - (TO) - Via Collegno, 45 Bis  
Tel. 011-4211111 - Fax 011-4211111