



LE TUBAZIONI DELL'IMPIANTO SANNO REALIZZATE IN FERRO NERO PER S.S. MANNESEMAN VERNICATE DI COLORE ROSSO (VETILO ROSSO).

LE TUBAZIONI DELL'IMPIANTO SANNO REALIZZATE IN FERRO NERO PER S.S. MANNESEMAN VERNICATE DI COLORE ROSSO N.S. TUTTE LE TUBAZIONI SANNO INSTALLATE A SPORITO.

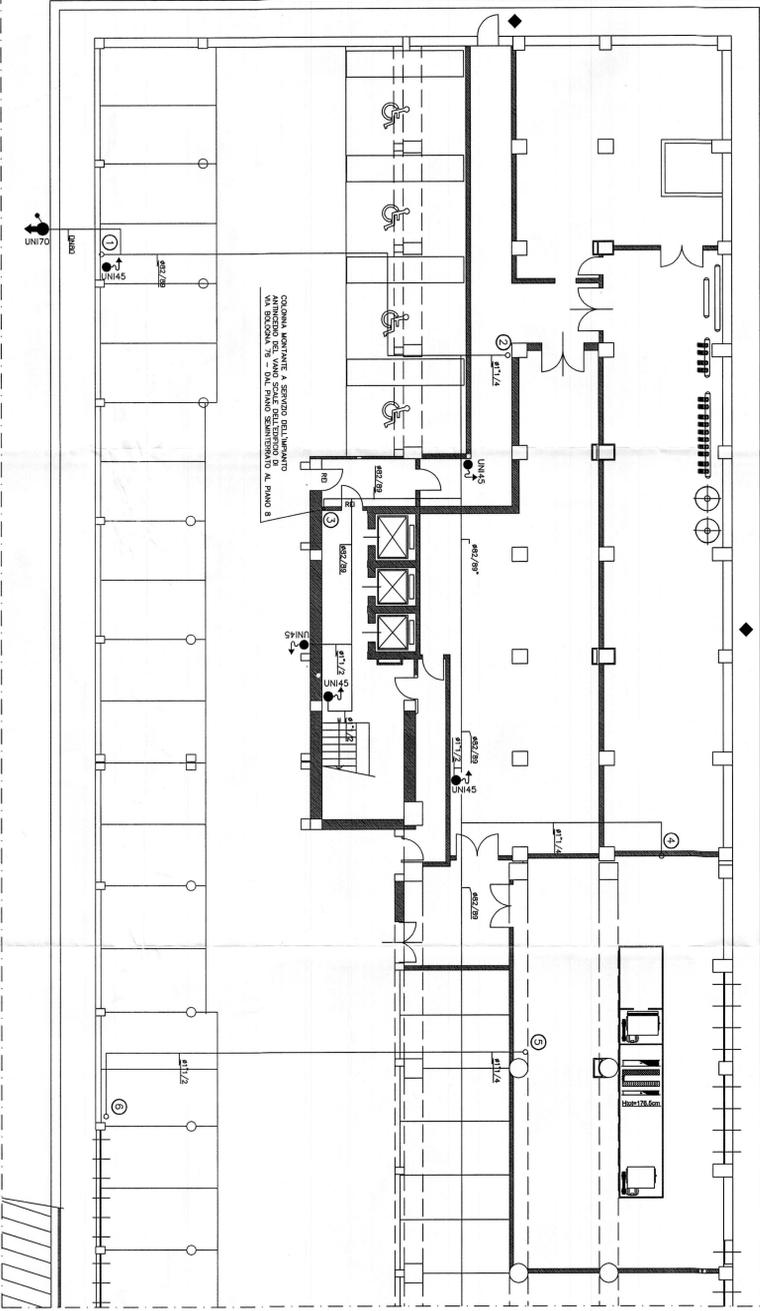

LE TUBAZIONI DELL'IMPIANTO SANNO REALIZZATE IN FERRO NERO PER S.S. MANNESEMAN VERNICATE DI COLORE ROSSO (VETILO ROSSO).

LE TUBAZIONI DELL'IMPIANTO SANNO REALIZZATE IN FERRO NERO PER S.S. MANNESEMAN VERNICATE DI COLORE ROSSO N.S. TUTTE LE TUBAZIONI SANNO INSTALLATE A SPORITO.

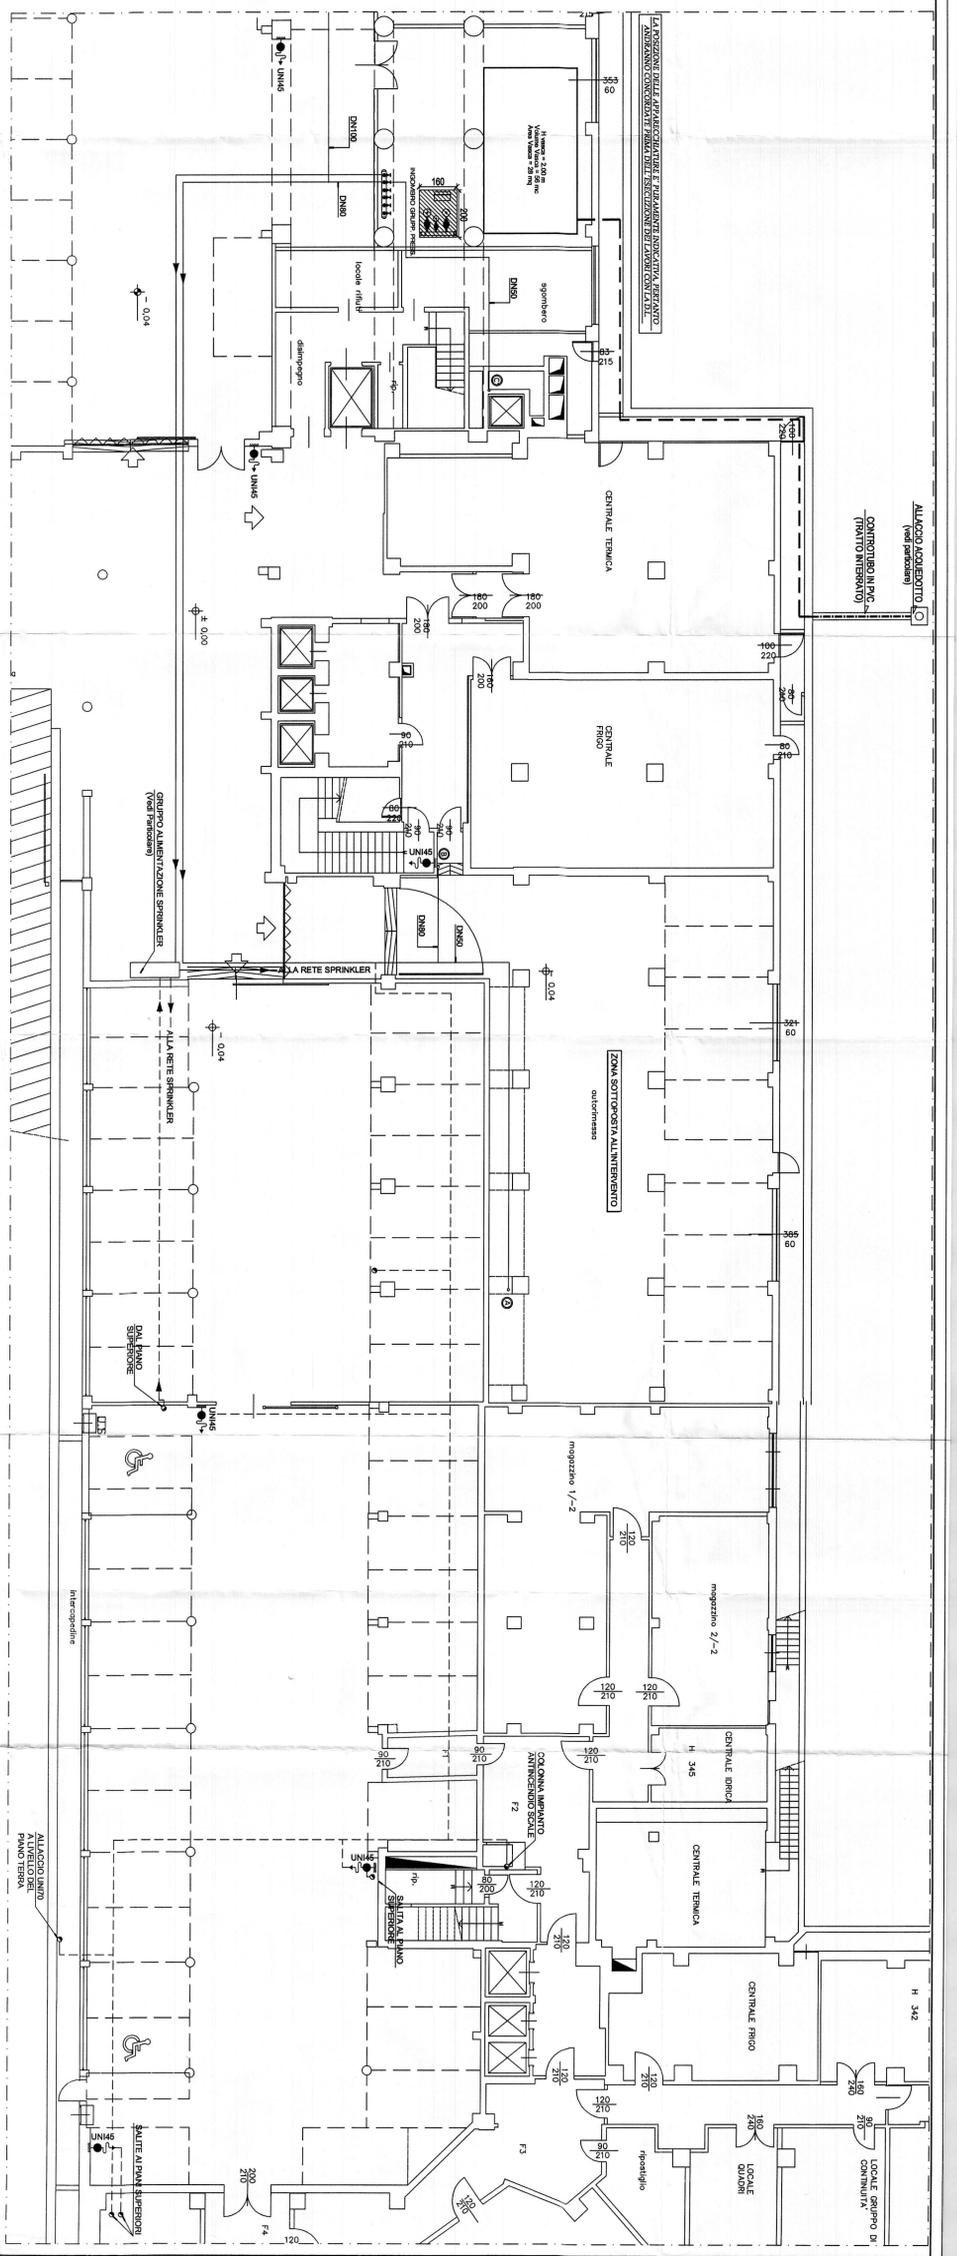

**LEGENDA IMP. ANTINCENDIO**

--- RETE ADIZIONE ACQUA IMP. ANTINCENDIO REALIZZATA IN FERRO NERO TIPO MANNESEMAN S.S. PASSANTE SOTTO PAVIMENTO

--- RETE ADIZIONE ACQUA IMP. ANTINCENDIO REALIZZATA IN FERRO NERO TIPO MANNESEMAN S.S. VERNICATA DI COLORE ROSSO PASSANTE NEL CONTROSPORITO (AEREA)

○ COLONNA MONTATE A SERVIZIO DELL'IMPIANTO ANTINCENDIO

○ IDENTIFICAZIONE COLONNA

○ Sonda di rilevazione fumo (Centrali a Innesco Color Rosso)

○ Sonda di rilevazione fumo (Centrali a Innesco Color Rosso) (Manuale di riferimento: 7204 - Vedere il relativo manuale di riferimento)

○ Cassella UN45 da innesco completa di : Cassella in lamiera color rosso a sportello in lamiera color rosso

○ UN45

○ Manichetta rigida in 20mm - (Leggio a sfere) (Doppio 0,75mm)

PROGETTISTA E COLLABORATORI: **SITINSA** - Progettazione, Consulenza, Direzione Lavori - Via Mazzini, 10 - 20122 Milano - Tel. 02/58383838 - Fax 02/58383838 - C.F. 01545640152

PROGETTISTA E COLLABORATORI: **ROBERTO DAL DEGAN** - ARCHITETTO - Via Madonna, 36 - 40128 Torino - Tel. 011/54383838

COMITENTE: **Qualifiche Comptech for the XXI Olimpiadi Invernali** - Torino 2005 - Via Nizza 26/25/25 - 10128 Torino

TITOLO LAVORO: **Ristrutturazione per allestimento uffici del fabbricato sito in Torino, Via Bologna n.74**

TAVOLA: **PIANTA PIANO 2° INTERRATO**  
Impianto Antincendio

TM: **AS-BUILT P-01**  
Palazzo

SCALA: 1:100

DATA: 10.2005

ACCOMPAGNAMENTI:

PROTEZIONE E COLLABORAZIONE: **SITINSA** - Progettazione, Consulenza, Direzione Lavori - Via Mazzini, 10 - 20122 Milano - Tel. 02/58383838 - Fax 02/58383838 - C.F. 01545640152

Parte "A"

Parte "B"