


PROVINCIA DI TORINO

# Comune di Torino

PROGETTO

Ristrutturazione per allestimento ad uso uffici del fabbricato sito in via Bologna n°74

PROPRIETA'/COMMITTENTE

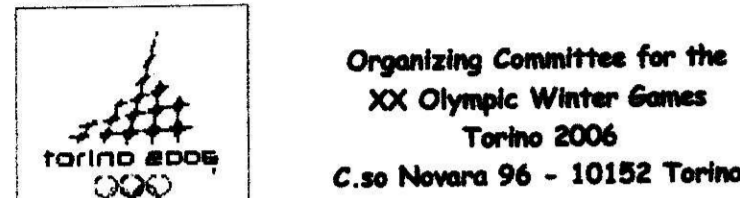

Organizing Committee for the XX Olympic Winter Games Torino 2006  
C.so Novara 96 - 10152 Torino

PROGETTISTA



ROBERTO DAL DEGAN ARCHITETTO  
Arch. Roberto DAL DEGAN  
Via Santa Teresa 15 - 10121 Torino  
tel. 011.538.500/fax 011.537.150  
E-mail: studio@archidaldegan.it

TAVOLA

DATA 30/10/2005

Sf.02

SCALA 1:200

PRATICA

AGG.

200 - 3

STATO FINALE  
COME COSTRUITO

PIANTA PIANO SEMINTERRATO

SIEMENS Building Technologies  
Via Alberto Pirelli 10 MILANO

AS BUILT 30.10.2005

MISTRAL IMPIANTI S.A.S.  
Via Mantovato n°6 CHERASCO (CUNEO)

AS BUILT 30.10.2005

*MISTRAL IMPIANTI*

## LEGENDA

	rivelatore ottico via radio		telecamera fissa
	rivelatore ottico ambiente		videoregistratore digitale sirena
	rivelatore ottico a pavimento		Dome
	rivelatore ottico controsoffitto		connessione sirena telecamera
	gateway		
	Alimentatore con centralino		
	modulo di comando/ingresso		
	pannello ottico acustico		
	pulsante manuale allarme incendio		
	magnete ritenuta porte		
	sirena		
	circuito indirizzamento n. ____		
	rivelatore volumetrico		
	contatto magnetico		
	rivelatore tenda		
	barriera 50/100 mt		

LA PRESENTE TAVOLA E' DA CONSIDERARSI VALIDA ESCLUSIVAMENTE PER L'IMPIANTO ANTINCENDIO

