

LEGENDA SIMBOLI

SIMBOLO	DESCRIZIONE
☑	QUINDO ELETTRICO (SIMBOLO ORDINARIO)
---	CARO SVUOT. - GIALLI/VERDI
---	MARCHELLA IN BIANCO SOTTO PAVIMENTO

PROGETTISTA E SOLO
ROBERTO DAL DIGNA ARCHITETTO
Via Sana Teresa 15 - 10121 Torino
tel. 011.538.500 fax 011.537.536
Email: roberto.daldigna@unige.it

COMITENTE:
Organizing Committee for the
XX Olympic Winter Games
Torino 2006
Cao Novalesa 96 - 10132 Torino

TIPO DI LAVORO:
Ristrutturazione per allestimento uffici del fabbricato in Torino, Via Bologna n.74

TAVOLA:
Pianta piano settimo
Impianto di terra

292-69

SCALA: 1:100
DATA: 07.06.2004


ASSIGNAMENTI:
AS-BUILT
LATO "A": 07.09.2004
LATO "B": 07.09.2004

PROGETTISTA E SOLO IMPIANTI ELETTRICI
simtec
Progettazione, Consulenza, Direzione Lavori
C.so ROSSINI 11, 10121 TORINO, TEL. 011.538.500
E-mail: info@simtec.it

PROGETTISTA E SOLO IMPIANTI ELETTRICI
TEKIND
Esecuzione Impianti Elettrici
Via S. Maria 10, 10121 TORINO, TEL. 011.538.500
10044 Pinerolo - (TO) - Via Colombo, 45 B
E-mail: info@tekind.it

QUESTA TAVOLA E' VALIDA SOLO
PER L'IMPIANTO ELETTRICO

via Bologna

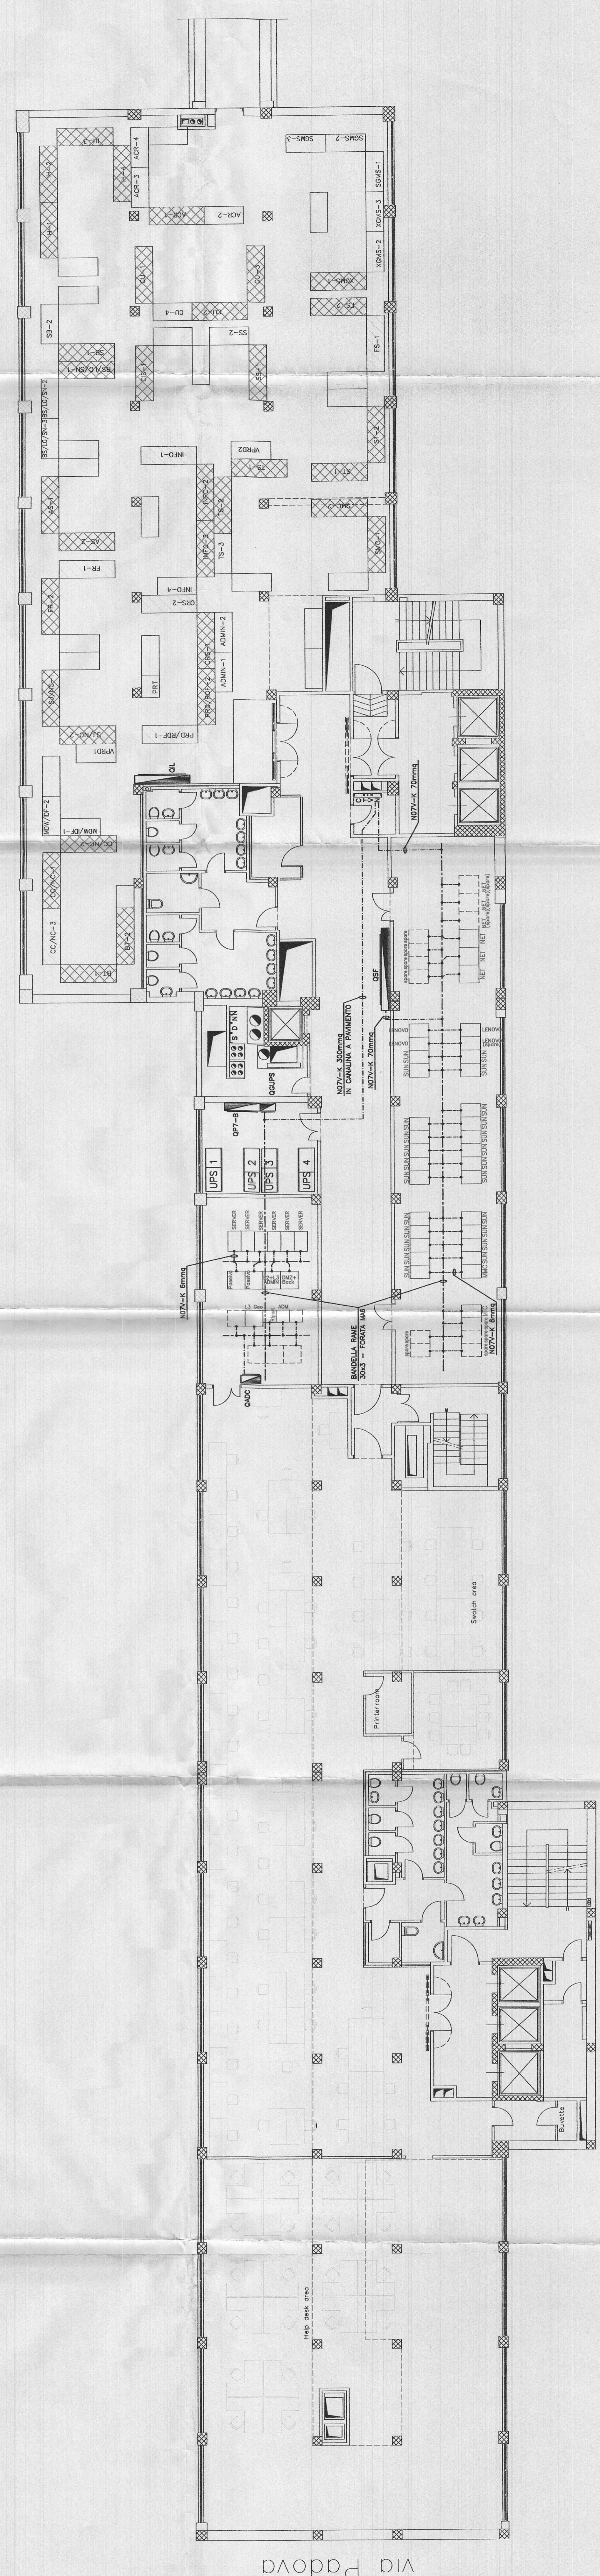

cor.te

Via Padova