

PROGETTISTA E DD.LL.

**ROBERTO DAL DEGAN ARCHITETTO**

Via Santa Teresa 15 - 10121 Torino  
 tel. 011.538.500/fax 011.537.150  
 Email: studio@archidaldegan.it

COMMITTENTE:



Organizing Committee for the  
 XX Olympic Winter Games  
 Torino 2006  
 C.so Novara 96 - 10152 Torino

TIPO di LAVORO:

Ristrutturazione per allestimento uffici del fabbricato in Torino, Via Bologna n.74

TAVOLA:

Passerella di collegamento  
 Impianto illuminazione normale/emergenza

TAV.

292-70

SCALA : 1:100

AGGIORNAMENTI :

AS-BUILT

16.05.2005

DATA: 12.02.2004

PROGETTISTA E DD.LL. IMPIANTI TERMO-NECCANICI

**simtec** Progettazione, Consulenze, Direzione Lavori  
 Impianti Tecnologici Civili ed Industriali  
 C.so ROSSELLI n°66 - 10129 TORINO - TEL. 011/58.059.77  
 Fax 011/56.90.730 info@simtec.it

PROGETTISTA E DD.LL. IMPIANTI ELETTRICI

**STUDIO TECNICO ELETTRICO**  
 PROFESSIONALE DI CATERINA  
 VIA MAPPANO, 81 - 10070 MAPPANO (TO)  
 TEL. 011/2629051 - P. N° 0628560010  
 C. C. I. A. A. N.° 9818/13  
 e-mail: stp.52@fastwebnet.it

ESECUZIONE IMPIANTI ELETTRICI

**TEKIND s.r.l.**


Tekind s.r.l. Tecnologie Industriali  
 10044 Pianezza - (TO) - Via Collegno, 45 bis  
 Tel. ++39 011 9661027 (r.a.) - Fax ++39 011 9664021  
 E-mail info@tekindsrl.it

QUESTA TAVOLA VALE PER LE  
 PASSERELLE DEI SEGUENTI PIANI:  
 1°P, 2°P, 3°P, 4°P, 5°P, 6°P, 7°P

QUESTA TAVOLA E' VALIDA SOLO  
 PER L'IMPIANTO ELETTRICO

LEGENDA SIMBOLI

SIMBOLO	DESCRIZIONE
•	SCATOLA DI DERIVAZIONE - IP65
▭	PLAFONIERA CON CORPO E SCHERMO IN POLICARBONATO 1x18W - IP65
▬▬▬	PLAFONIERA CON CORPO E SCHERMO IN POLICARBONATO 2x36W - IP65
N/E	PLAFONIERA CON CORPO E SCHERMO IN POLICARBONATO 2x36W - IP65 CON TUBO FLUORESCENTE CON GRUPPO DI EMERGENZA AUTONOMO

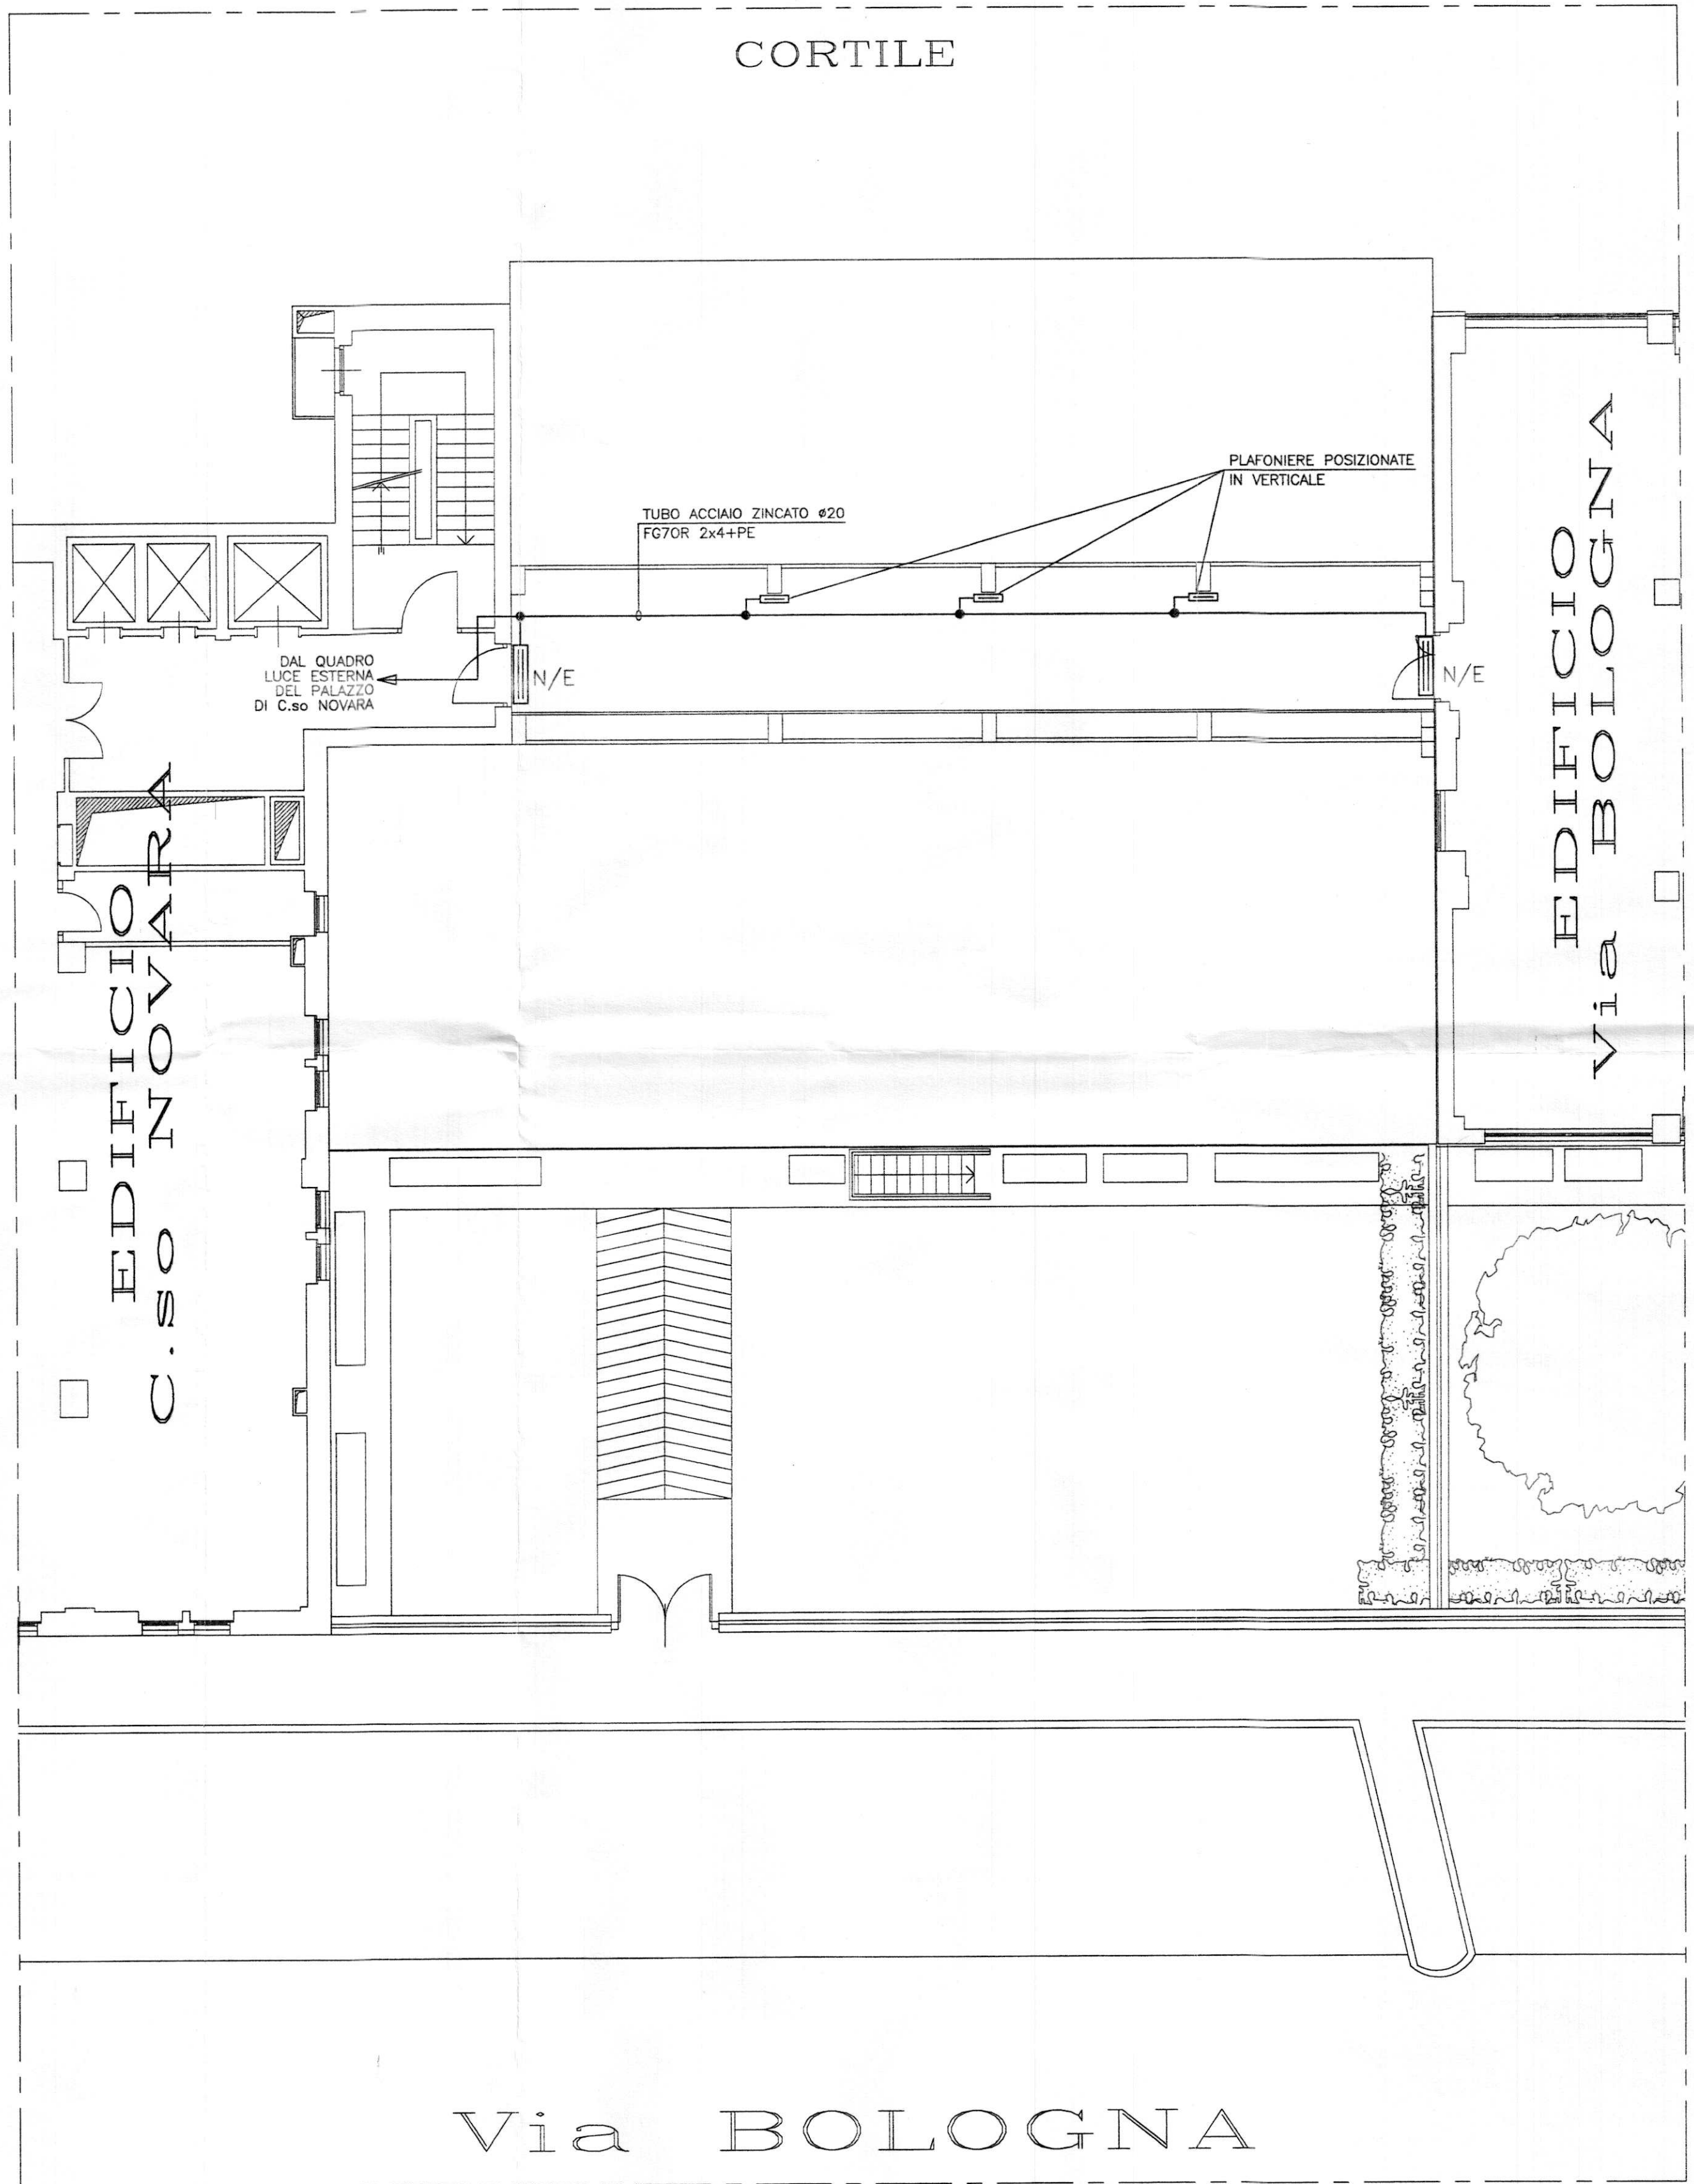

Via BOLOGNA