

PROGETTISTA E IDLL

ROBERTO DAL DEGAN

ARCHITETTO

VIA MACENTIA, 36 - 10128 TORINO - TEL. 011-538.500

COMMITTENTE

Organizing Committee for the XX Olympic Games
Torino 2006
torino2006
VIA NIZZA 262/58 - 10126 TORINO

TIPO DI LAVORO:

Manutenzione straordinaria del fabbricato sito in Torino, Via Bologna n° 78

TAVOLA:

PIANTA PIANO 2° INTERRATO - IMPIANTO DI TERRA

TAV.

290-04

SCALA: 1:100


AGGIORNAMENTI:

22/11/2004 AS-BULTI

DATA: 28/04/2003

PROGETTISTA E IDLL IMPIANTI ELETTRICI


simtec Progettazione, Direzione Lavori
e Direzione Generale di Impianti Elettrici
Via S. Maria 11/A - 10128 TORINO - TEL. 011-538.500
Fax 011-538.520 - E-mail: simtec@simtec.it

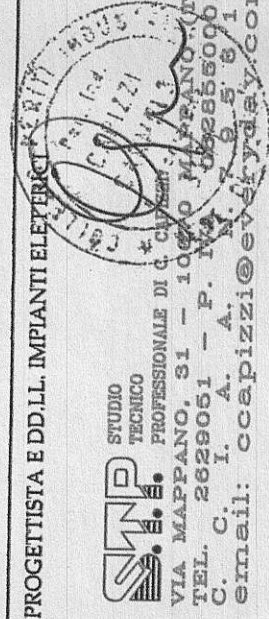

ESECUZIONE IMPIANTI ELETTRICI

TEKIND

Tekind s.r.l. - Tecnologie industriali
Via S. Maria 11/A - 10128 TORINO - TEL. 011-538.500
Fax 011-538.520 - E-mail: tekind@tin.it

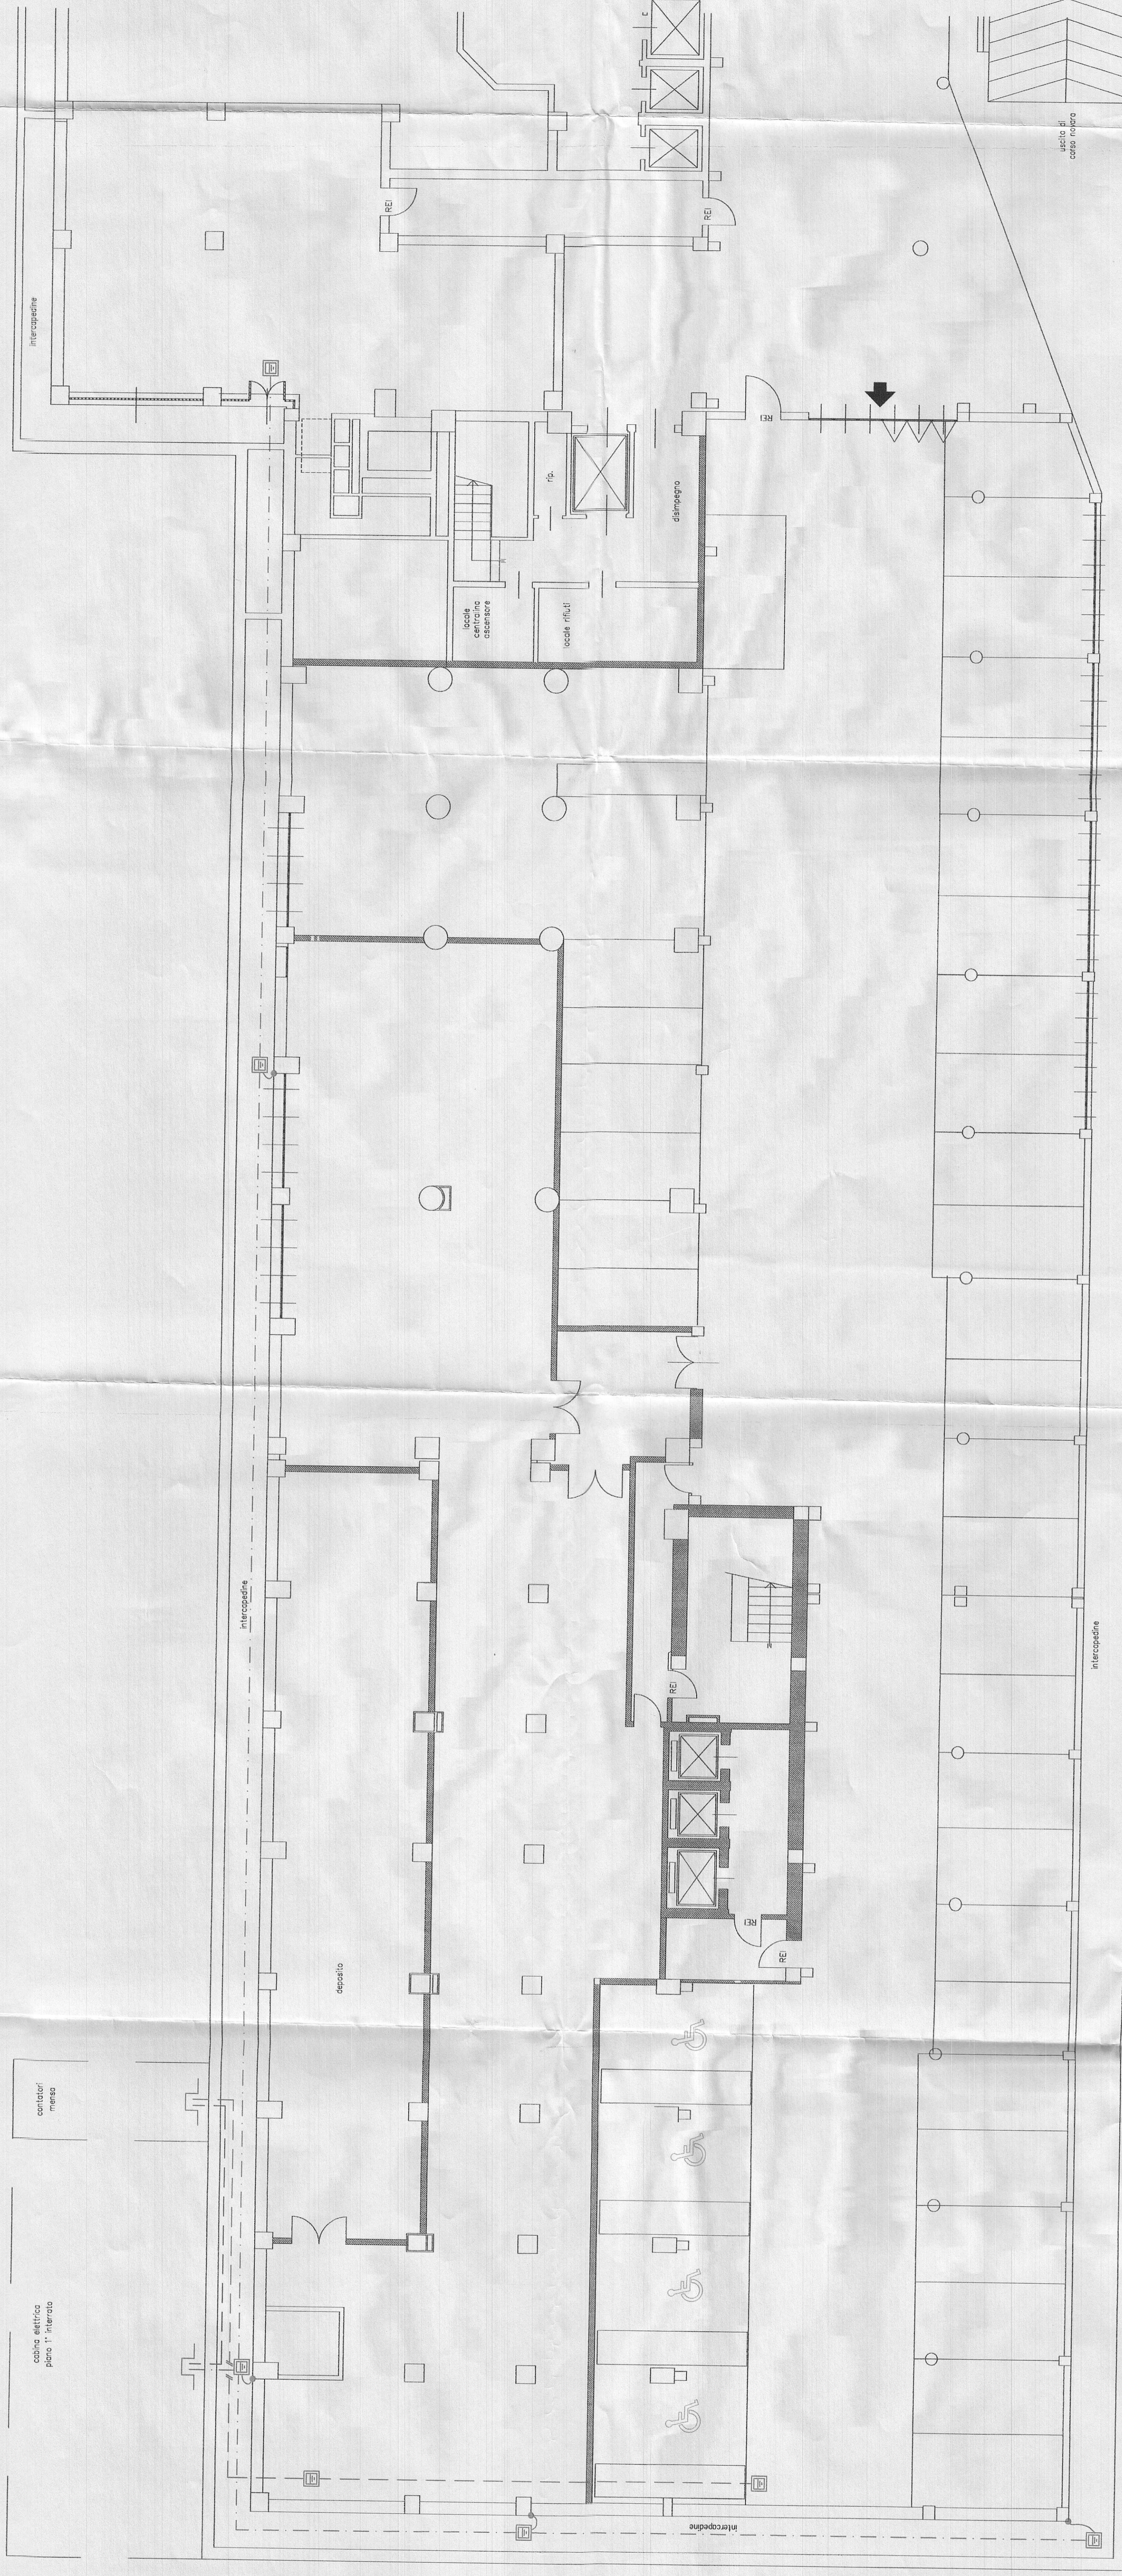

QUESTA TAVOLA E' VALIDA SOLO PER L'IMPIANTO ELETTRICO

LEGENDA SIMBOLI	
SIMBOLO	DESCRIZIONE
---	CORDA GIALLO-VERDE 240 mmq NUOVA POSA
---	CORDA GIALLO-VERDE 95 mmq ESISTENTE
---	CORDA IN RAME NUDA 95mmq INTERRATA ESISTENTE
[E]	FOZZETTO DI TERRA CON DISPERSORE ESISTENTE
[T]	PIASTRA EQUIPOTENZIALE