

LEGENDA SIMBOLI

	Quadro elettrico (simbolo generale)
	Centralina di rivelazione fughe gas
	Pulsante portanome
	Pulsante manuale allarme incendio
	Rivelatore ottico di fumo
	Orologio ricevitore a lancette
	Postazione videocitofonica interna
	Rivelatore di gas
	Postazione interfonica
	Pulsante a tirante per impianto chiamata servizi disabili
	Presca antenna TV per posa in vista
	Pannello di segnalazione ottico-acustico per impianto chiamata servizi disabili
	Canale in acciaio zincato a tre scomparti 300x100mm
	Canale in PVC autoestinguente 150x60mm a tre scomparti (energia, telefonia e trasmissione dati)
	Percorso cavi costituito da: - N°1 canalina in PVC autoestinguente 100x40mm a tre scomparti installata a filo soffitto - N°1 canalina in PVC autoestinguente 100x40mm a due scomparti installata ad H=1,10m p.p.f.
	Traslocazione verticale delle condutture
	Percorso cavi costituito da: - N°1 canalina in PVC autoestinguente 100x40mm a tre scomparti installata a filo soffitto
	Canalina in acciaio verniciato bianco dim. 51x20 mm
	Tubazione in PVC autoestinguente rigido pesante per posa in vista
	Scatola in PVC autoestinguente IP44 per posa su canale in PVC
	Scatola in PVC autoestinguente IP44 per posa in vista
	Badenia 220V
	Punto di alimentazione generico
	Pulsante di emergenza generale con vetro a rompere
	Pannello di segnalazione ottico-acustico per impianto allarme incendio

CHIAVE DI LETTURA APPARECCHIATURE  
IMPIANTO DI RIVELAZIONE INCENDIO


X|Y|Z

X=Loop di appartenenza  
Y= N° progressivo apparecchiature

CHIAVE DI LETTURA APPARECCHIATURE  
IMPIANTO SEGNALE ALLARME INCENDIO

A|X|Y|Z

X=Loop di appartenenza  
Y= N° progressivo apparecchiature

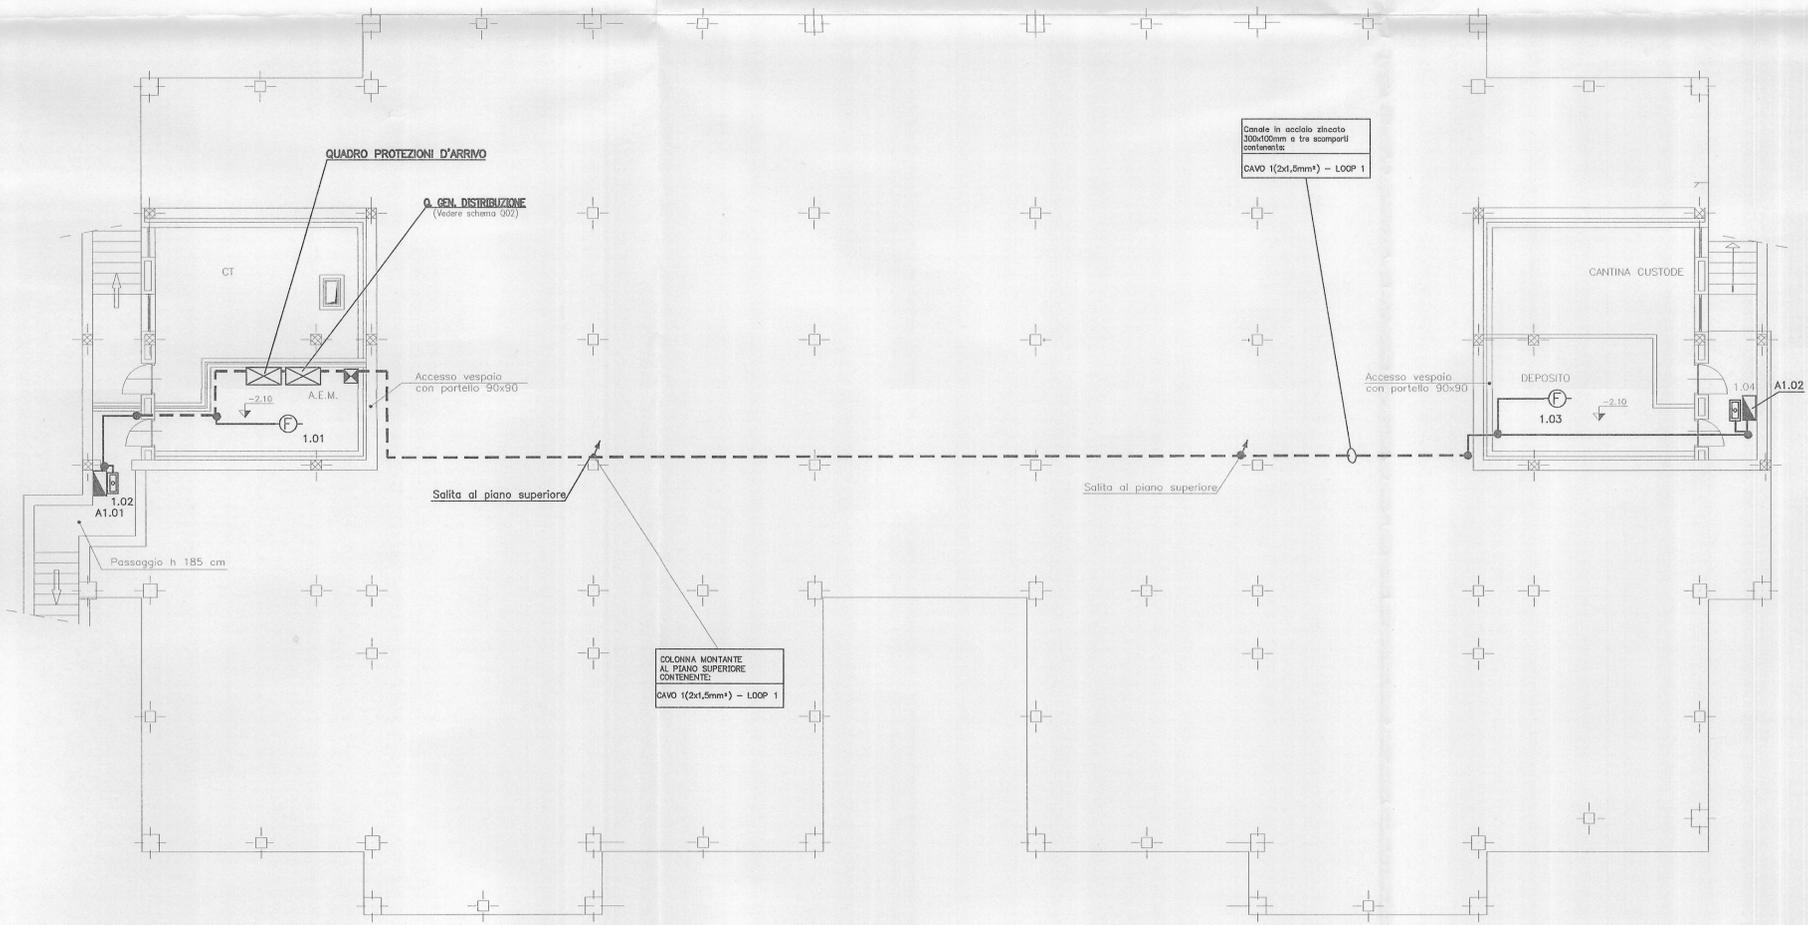

CITTA' DI TORINO

SCUOLA MATERNA  
"BORGARELLO" N°5  
Corso Sicilia, 24 - TORINO

OPERE DI ADEGUAMENTO NORMATIVO  
FUNZIONALE E TECNICO  
DEGLI IMPIANTI ELETTRICI

Titolare dell'Attività :

**AEM TORINO**  
AZIENDA ENERGETICA METROPOLITANA TORINO S.p.A.  
DIREZIONE SERVIZI - SETTORE IMPIANTI ELETTRICI

Il progettista :

**teksystem**  
STUDIO ASSOCIATO DI PROGETTAZIONE E CONSULENZA DEL PROF. R. POMEI  
SEDE OPERATIVA: TORINO - CORSO GENERALE GIOVINE, 15 - TEL. (011)503037-59191

PROGETTO ESECUTIVO			
OGGETTO	PIANTA PIANO SEMINTERRATO IMPIANTI DI SEGNALE		NOME FILE: S02046-ED3 SCALA PLOT: 1=1 RIFERIMENTO: SCALA: 1:100
REV	MODIFICHE	DATA	DISEGNATORE
0	EMISSIONE	MAR. 2002	
			ELABORATO
			<b>E03</b>

A TERMINI DI LEGGE QUESTO DISEGNO E' DI "S.PROPRIETA'" E NON POTRA' ESSERE COMUNICATO A TERZI O RIPRODOTTO SENZA N.S. ESPLICITA AUTORIZZAZIONE.