

PROVINCIA DI TORINO

Comune di Torino

PROGETTO

Ristrutturazione per allestimento ad uso uffici del fabbricato sito in via Bologna n°74

PROPRIETA' / COMMITTENTE



Organizing Committee for the XX Olympic Winter Games Torino 2006
C.so Novara 96 - 10152 Torino

PROGETTISTA

ROBERTO DAL DEGAN ARCHITETTO
Via Santa Teresa 15 - 10121 Torino
tel. 011.538.500/fax 011.537.152/260
E-mail: studio@archidaldegan.it



TAVOLA

DATA

30/10/2005

PROGETTISTA

DISEGNO

Sf.02

SCALA

1:200

STATO FINALE
COME COSTRUITO

PRATICA

AGG.

200 - 3

PIANTA PIANO SEMINTERRATO

SIEMENS Building Technologies
Via Alberto Pirelli 10 MILANO

AGGIORNAMENTI:
AS BUILT
30.10.2005

MISTRAL IMPIANTI S.A.S.
Via Montalto n°6 CHERASCO (CUNEO)


AGGIORNAMENTI:
AS BUILT
30.10.2005

MISTRAL IMPIANTI S.A.S.

LEGENDA

	rivelatore ottico via radio		telecamera fissa
	rivelatore ottico ambiente		videoregistratore digitale sistore
	rivelatore ottico a pavimento		Dome
	rivelatore ottico controsoffitto		connessione sistore telecamera
	gateway		
	Alimentatore con centralino		
	modulo di comando/ingresso		
	pannello ottico acustico		
	pulsante manuale allarme incendio		
	magnete ritenuta porte		
	sirena		
	circuito indirizzamento n. ___		
	rivelatore volumetrico		
	contatto magnetico		
	rivelatore tenda		
	barriera 50/100 mt		

LA PRESENTE TAVOLA E' DA CONSIDERARSI VALIDA ESCLUSIVAMENTE PER GLI IMPIANTI DI SICUREZZA

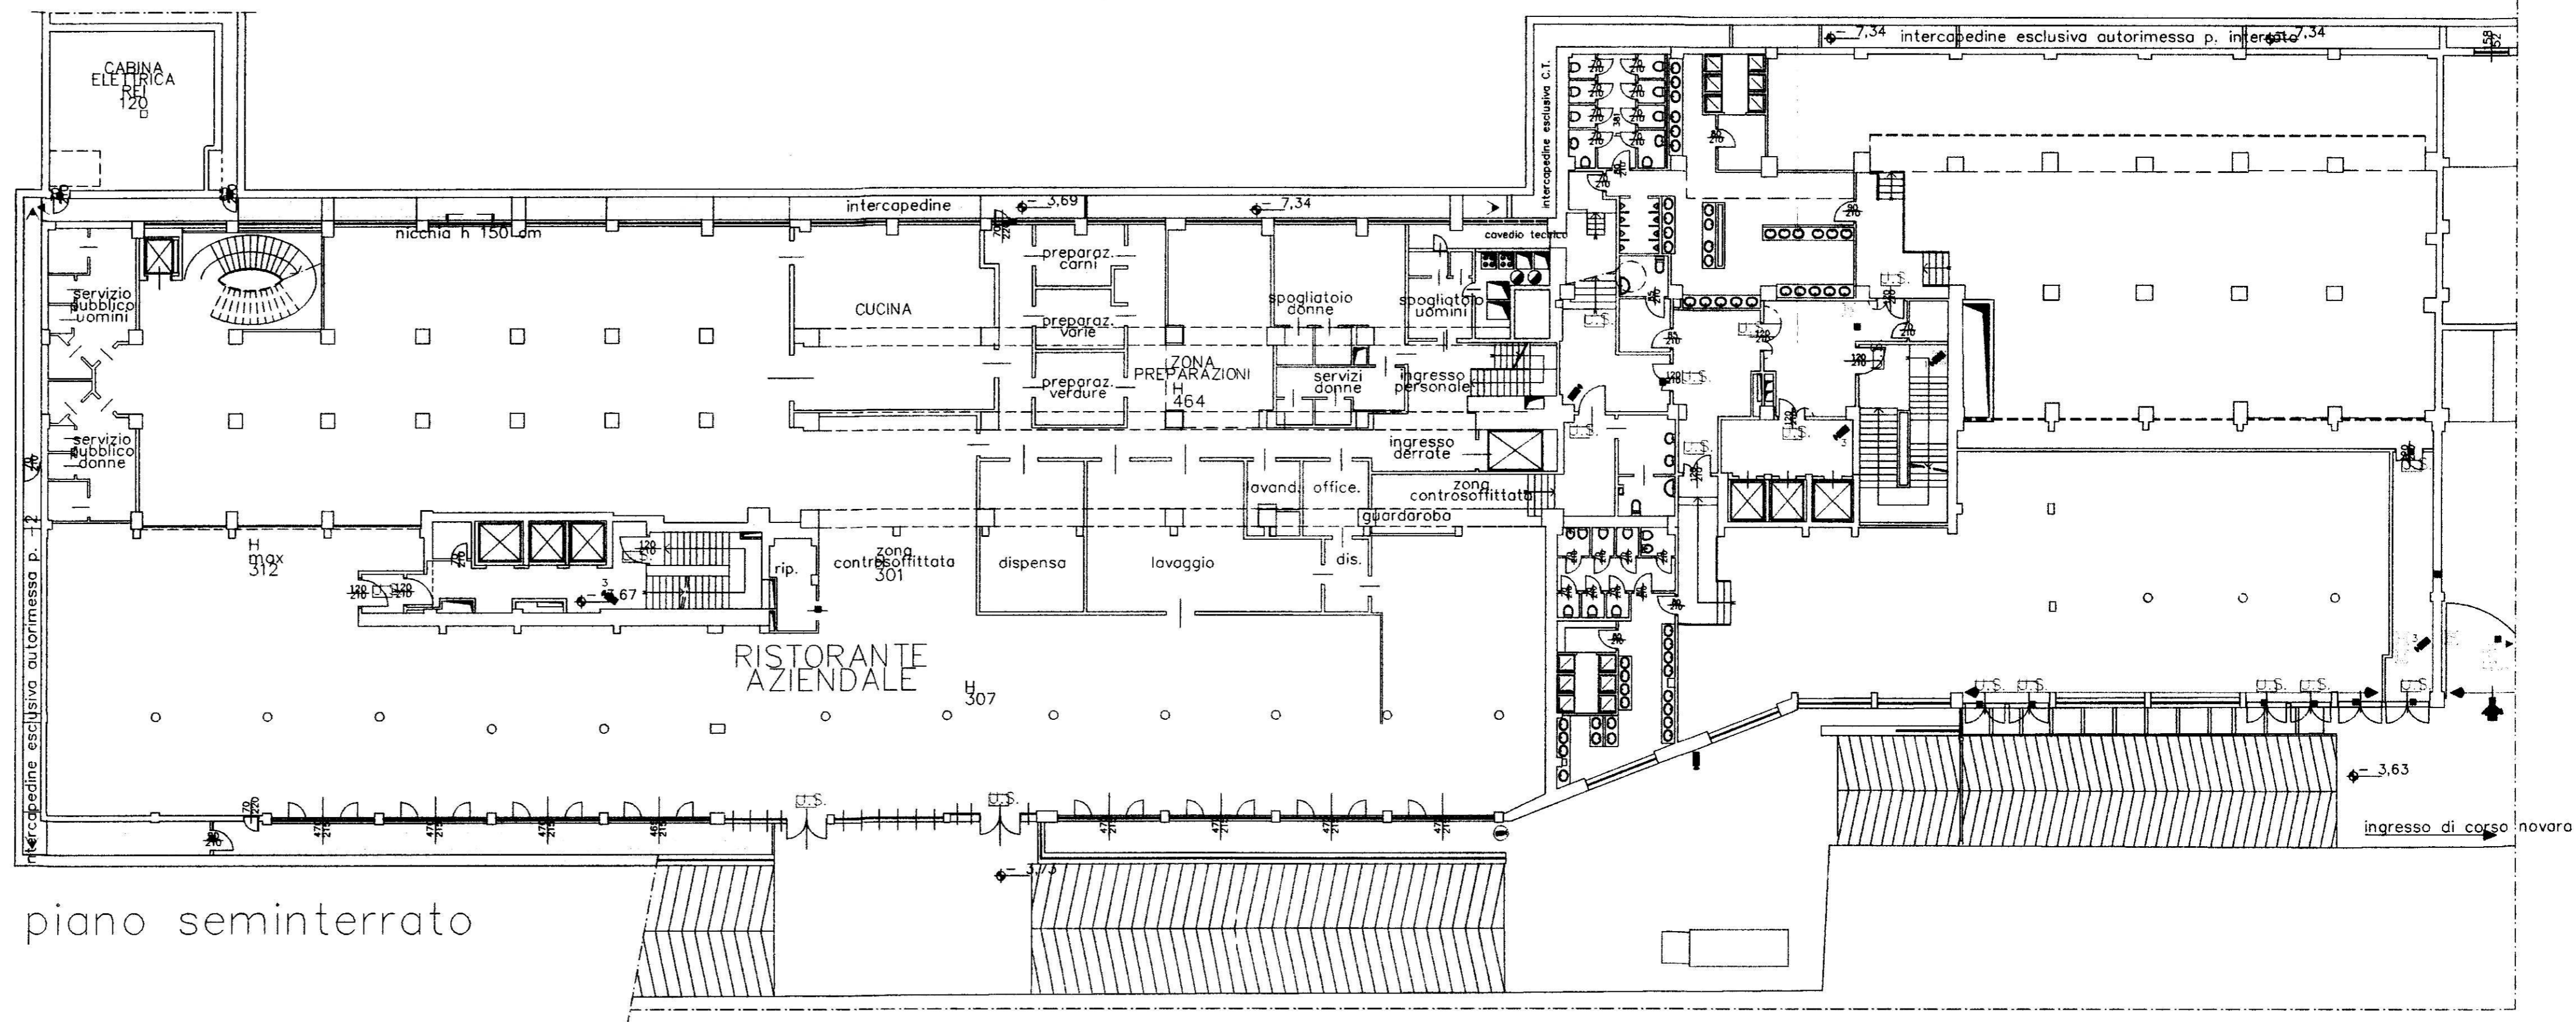

piano seminterrato