

PROVINCIA DI TORINO

**Comune di Torino**

PROGETTO

Ristrutturazione per allestimento ad uso uffici del fabbricato sito in via Bologna n°74

PROPRIETA' / COMMITTENTE



Organizing Committee for the XX Olympic Winter Games Torino 2006  
C.so Novara 96 - 10152 Torino

PROGETTISTA

ROBERTO DAL DEGAN ARCHITETTO

Via Santa Teresa 15 - 10121 Torino  
tel. 011.538.500/fax 011.537.150

E-mail: studio@archidaldegan.it



TAVOLA

DATA

30/10/2005

**Sf.01**

SCALA

1:200

STATO FINALE  
COME COSTRUITO

PRATICA

AGG.

200 - 3

PIANTA PIANO INTERRATO

**SIEMENS**  
Building Technologies  
Via Alberto Pirelli 10  
MILANO

AS BUILT  
30.10.2005

**MISTRAL IMPIANTI S.A.S.**  
Via Mantovato n°6  
CHERASCO (CUNEO)


AS BUILT  
30.10.2005

MISTRAL IMPIANTI S.A.S.

**LEGENDA**

⊕	rivelatore ottico via radio	◀	telecamera fissa
⊙	rivelatore ottico ambiente	⊠	videoregistratore digitale sistema
⊕	rivelatore ottico a pavimento	⊖	Dome
⊕	rivelatore ottico controsoffitto	1...4	connessione sistema telecamera
⊕	gateway		
c	Alimentatore con centralino		
⊠	modulo di comando/ingresso		
⊠	pannello ottico acustico		
⊠	pulsante manuale allarme incendio		
⊠	magnete ritenuta porte		
⊙	sirena		
⊠	ciruito indirizzamento n. ___		
▲	rivelatore volumetrico		
■	contatto magnetico		
←	rivelatore tenda		
—	barriera 50/100 mt		

LA PRESENTE TAVOLA E' DA CONSIDERARSI VALIDA ESCLUSIVAMENTE PER L'IMPIANTO DI ANTINCENDIO

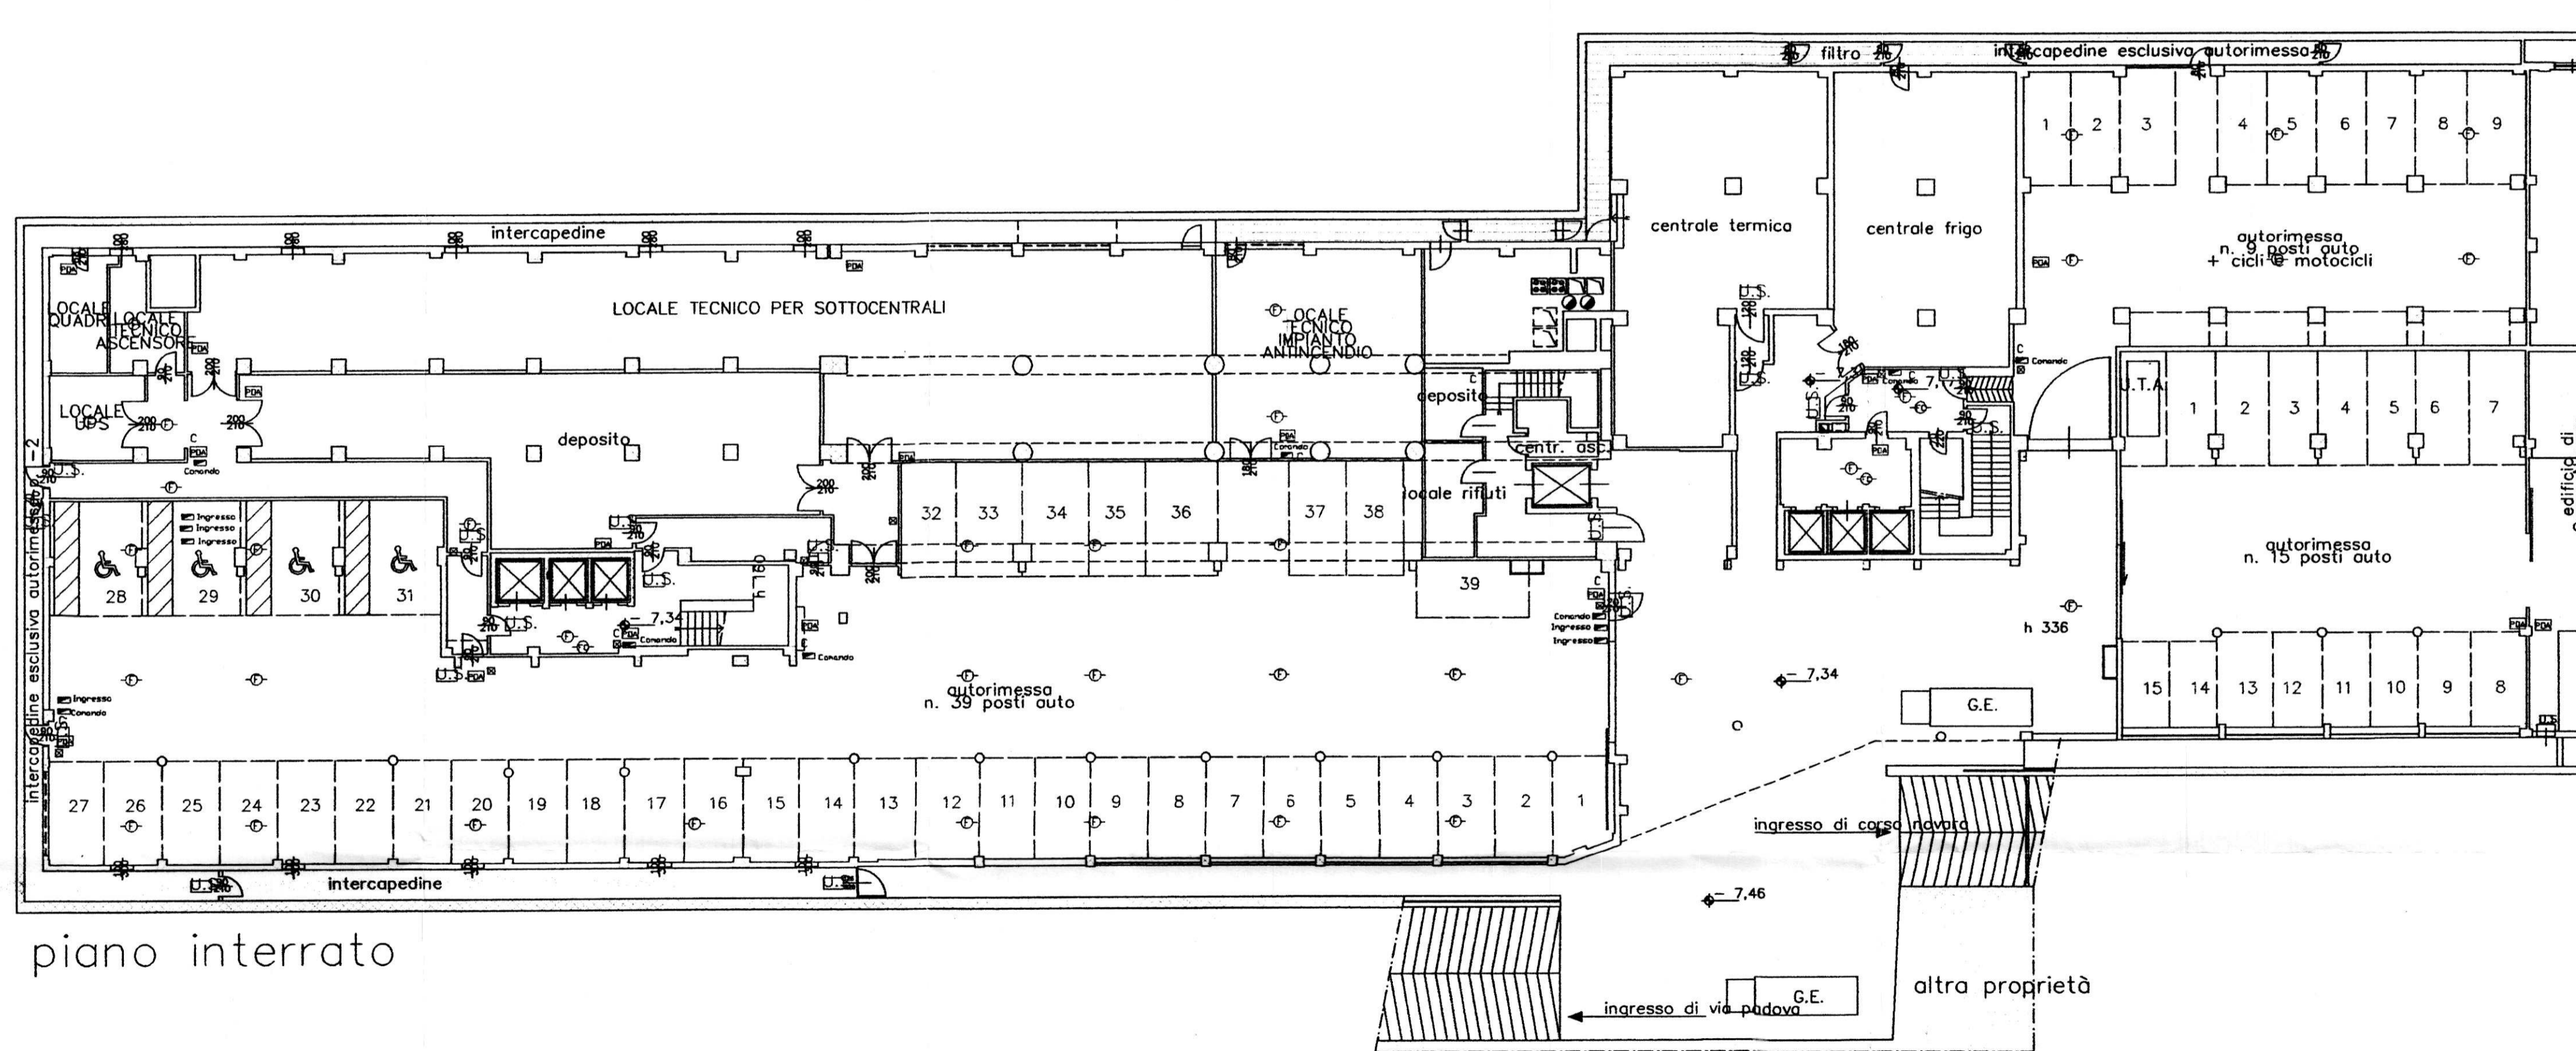

piano interrato