


**LEGENDA SIMBOLI**


	QUADRETTO TIPOICO DI LOCALE
	INTERRUTTORE UNIPOLARE DI SERIE CIVILE COMPONIBILE
	CORPO ILLUMINANTE 2x36W PER TUBI FLUORESCENTI CON CORPO E SCHERMO IN POLICARBONATO AUTODESTINGUENTE E GRADO DI PROTEZIONE IP65
	CORPO ILLUMINANTE 1x18W PER TUBI FLUORESCENTI PER ILLUMINAZIONE DI SICUREZZA DEL TIPO S.E. AUTONOMIA 1h
	PREDISPOSIZIONE CON BASE PER RIVELATORE DI FUMO
	TARGA OTTICO ACUSTICA DI ALLARME INCENDI
	PULSANTE MANUALE DI ALLARME INCENDI

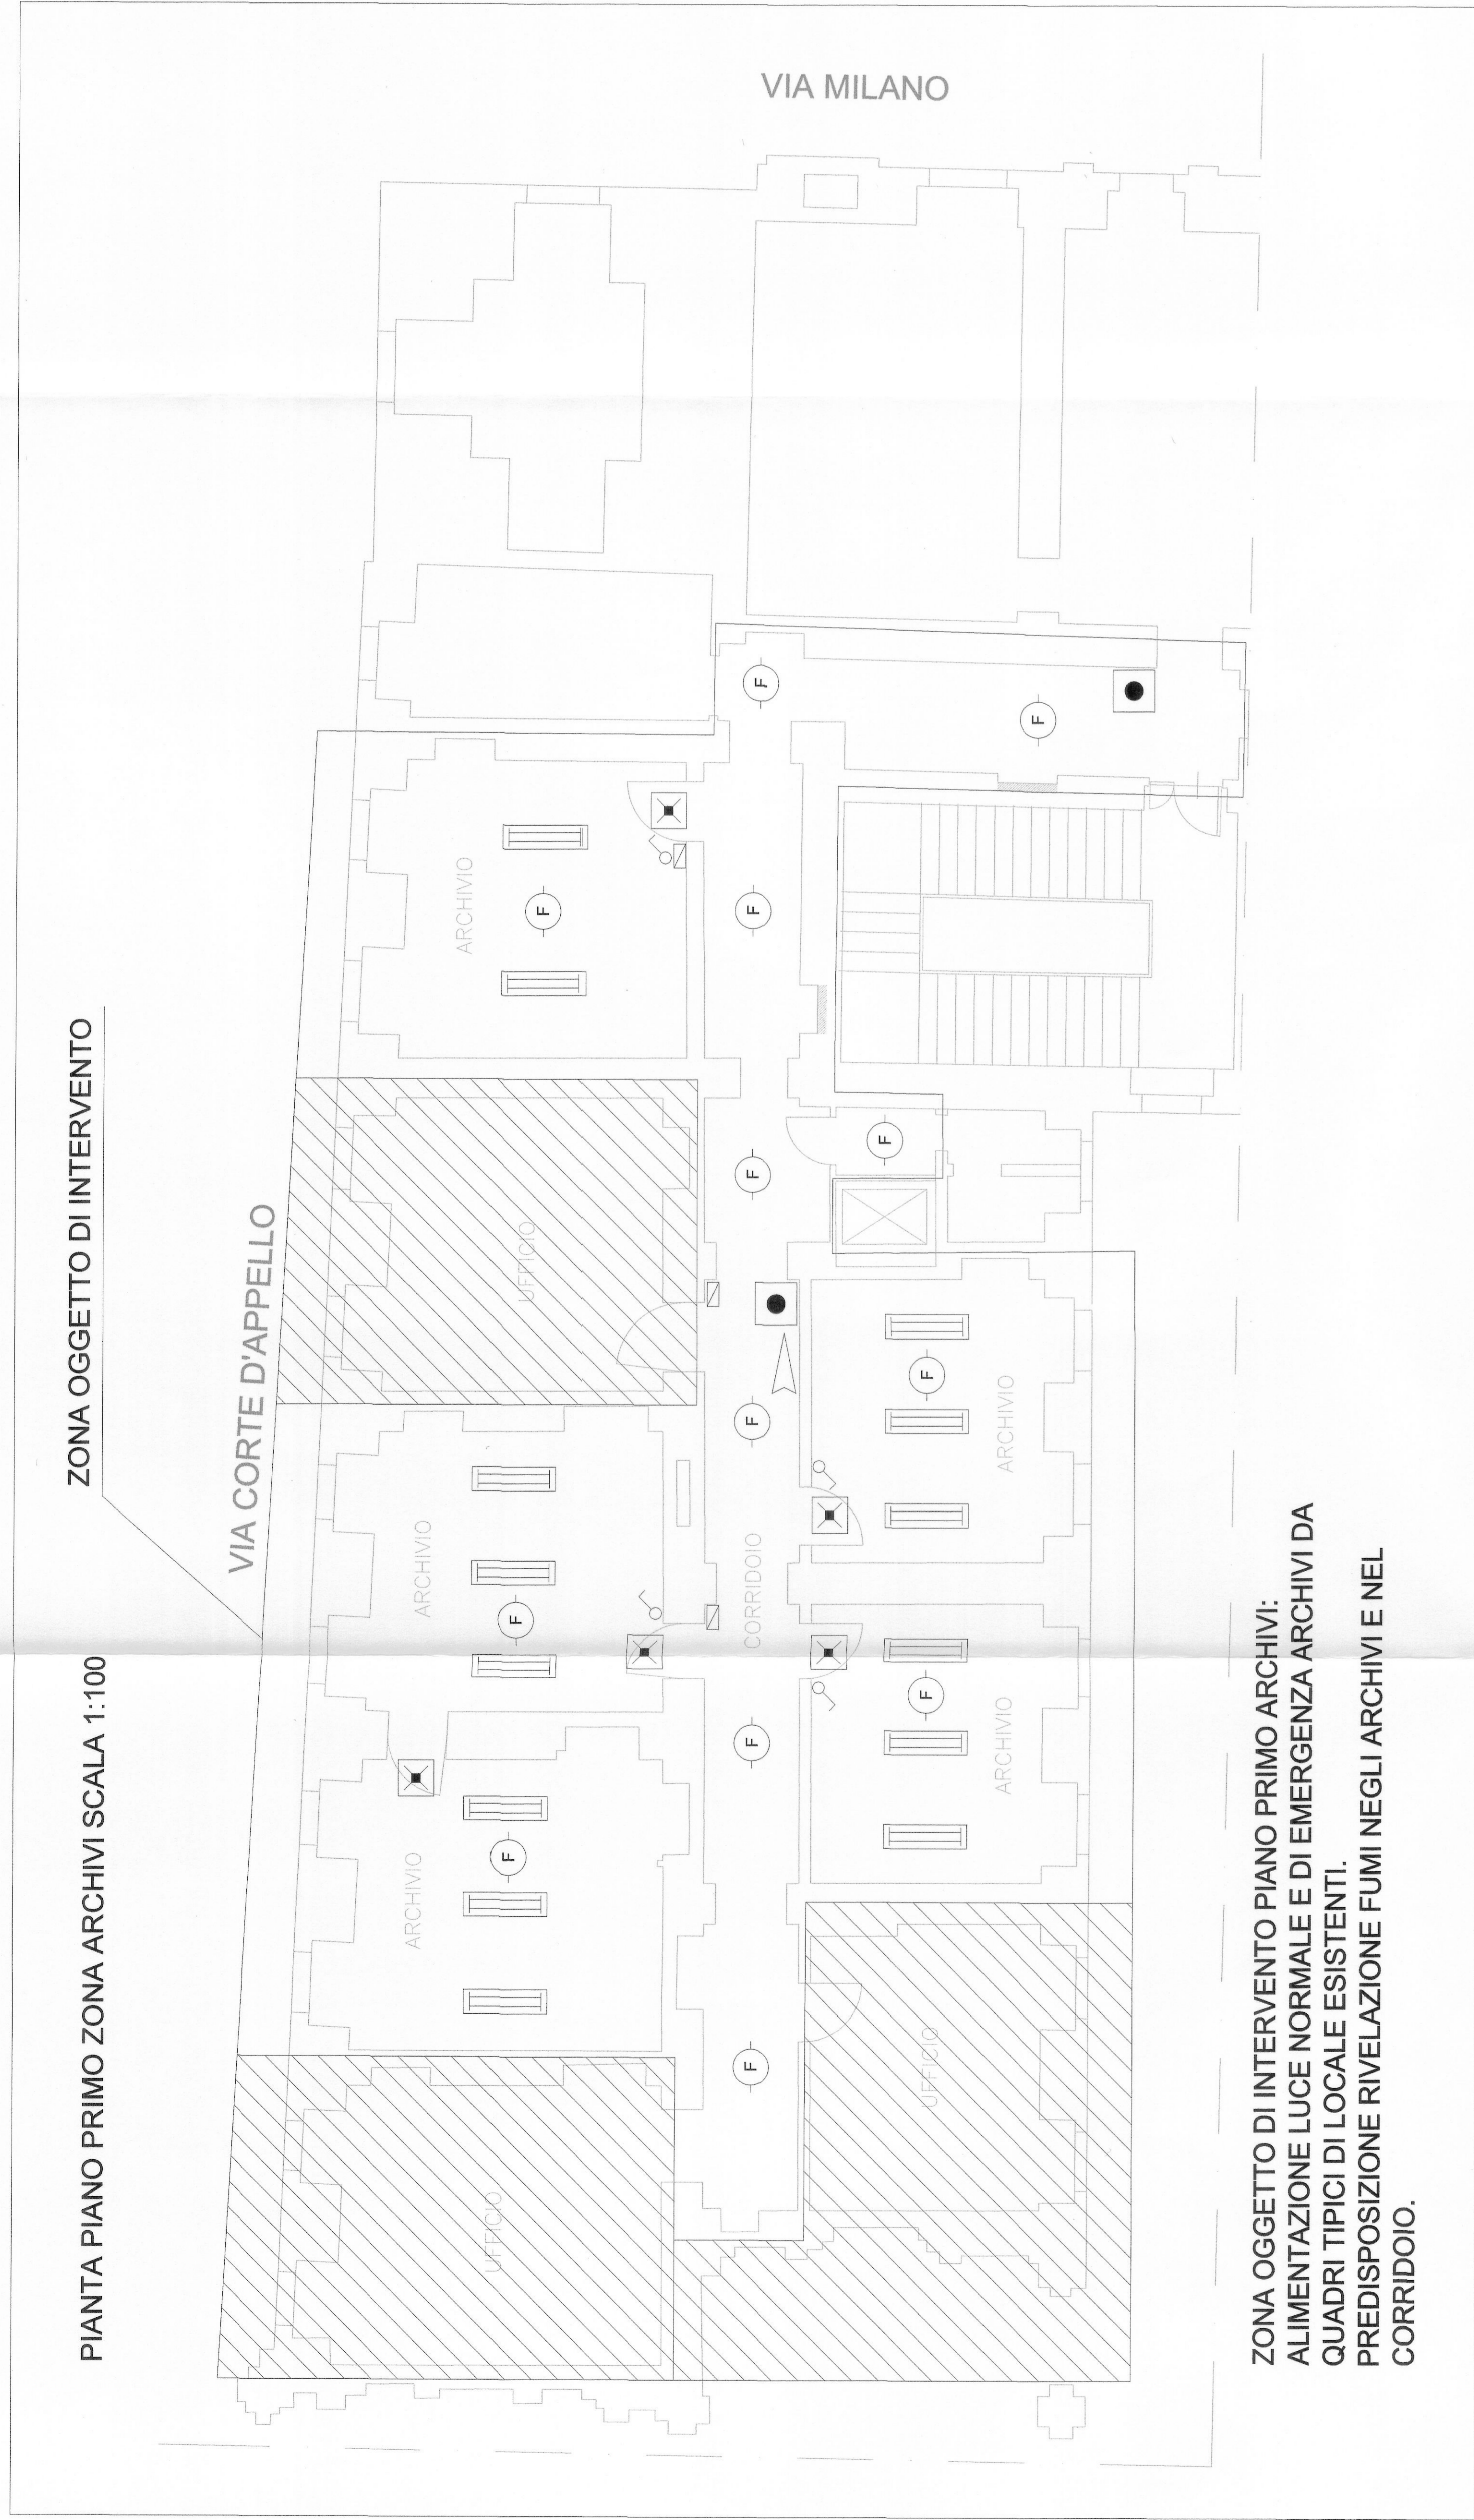

PIANTA PIANO PRIMO ZONA ARCHIVI SCALA 1:100


ZONA OGGETTO DI INTERVENTO

ZONA OGGETTO DI INTERVENTO PIANO PRIMO ARCHIVI:  
 ALIMENTAZIONE LUCE NORMALE E DI EMERGENZA ARCHIVI DA QUADRI TIPICI DI LOCALE ESISTENTI.  
 PREDISPOSIZIONE RIVELAZIONE FUMI NEGLI ARCHIVI E NEL CORRIDOIO.

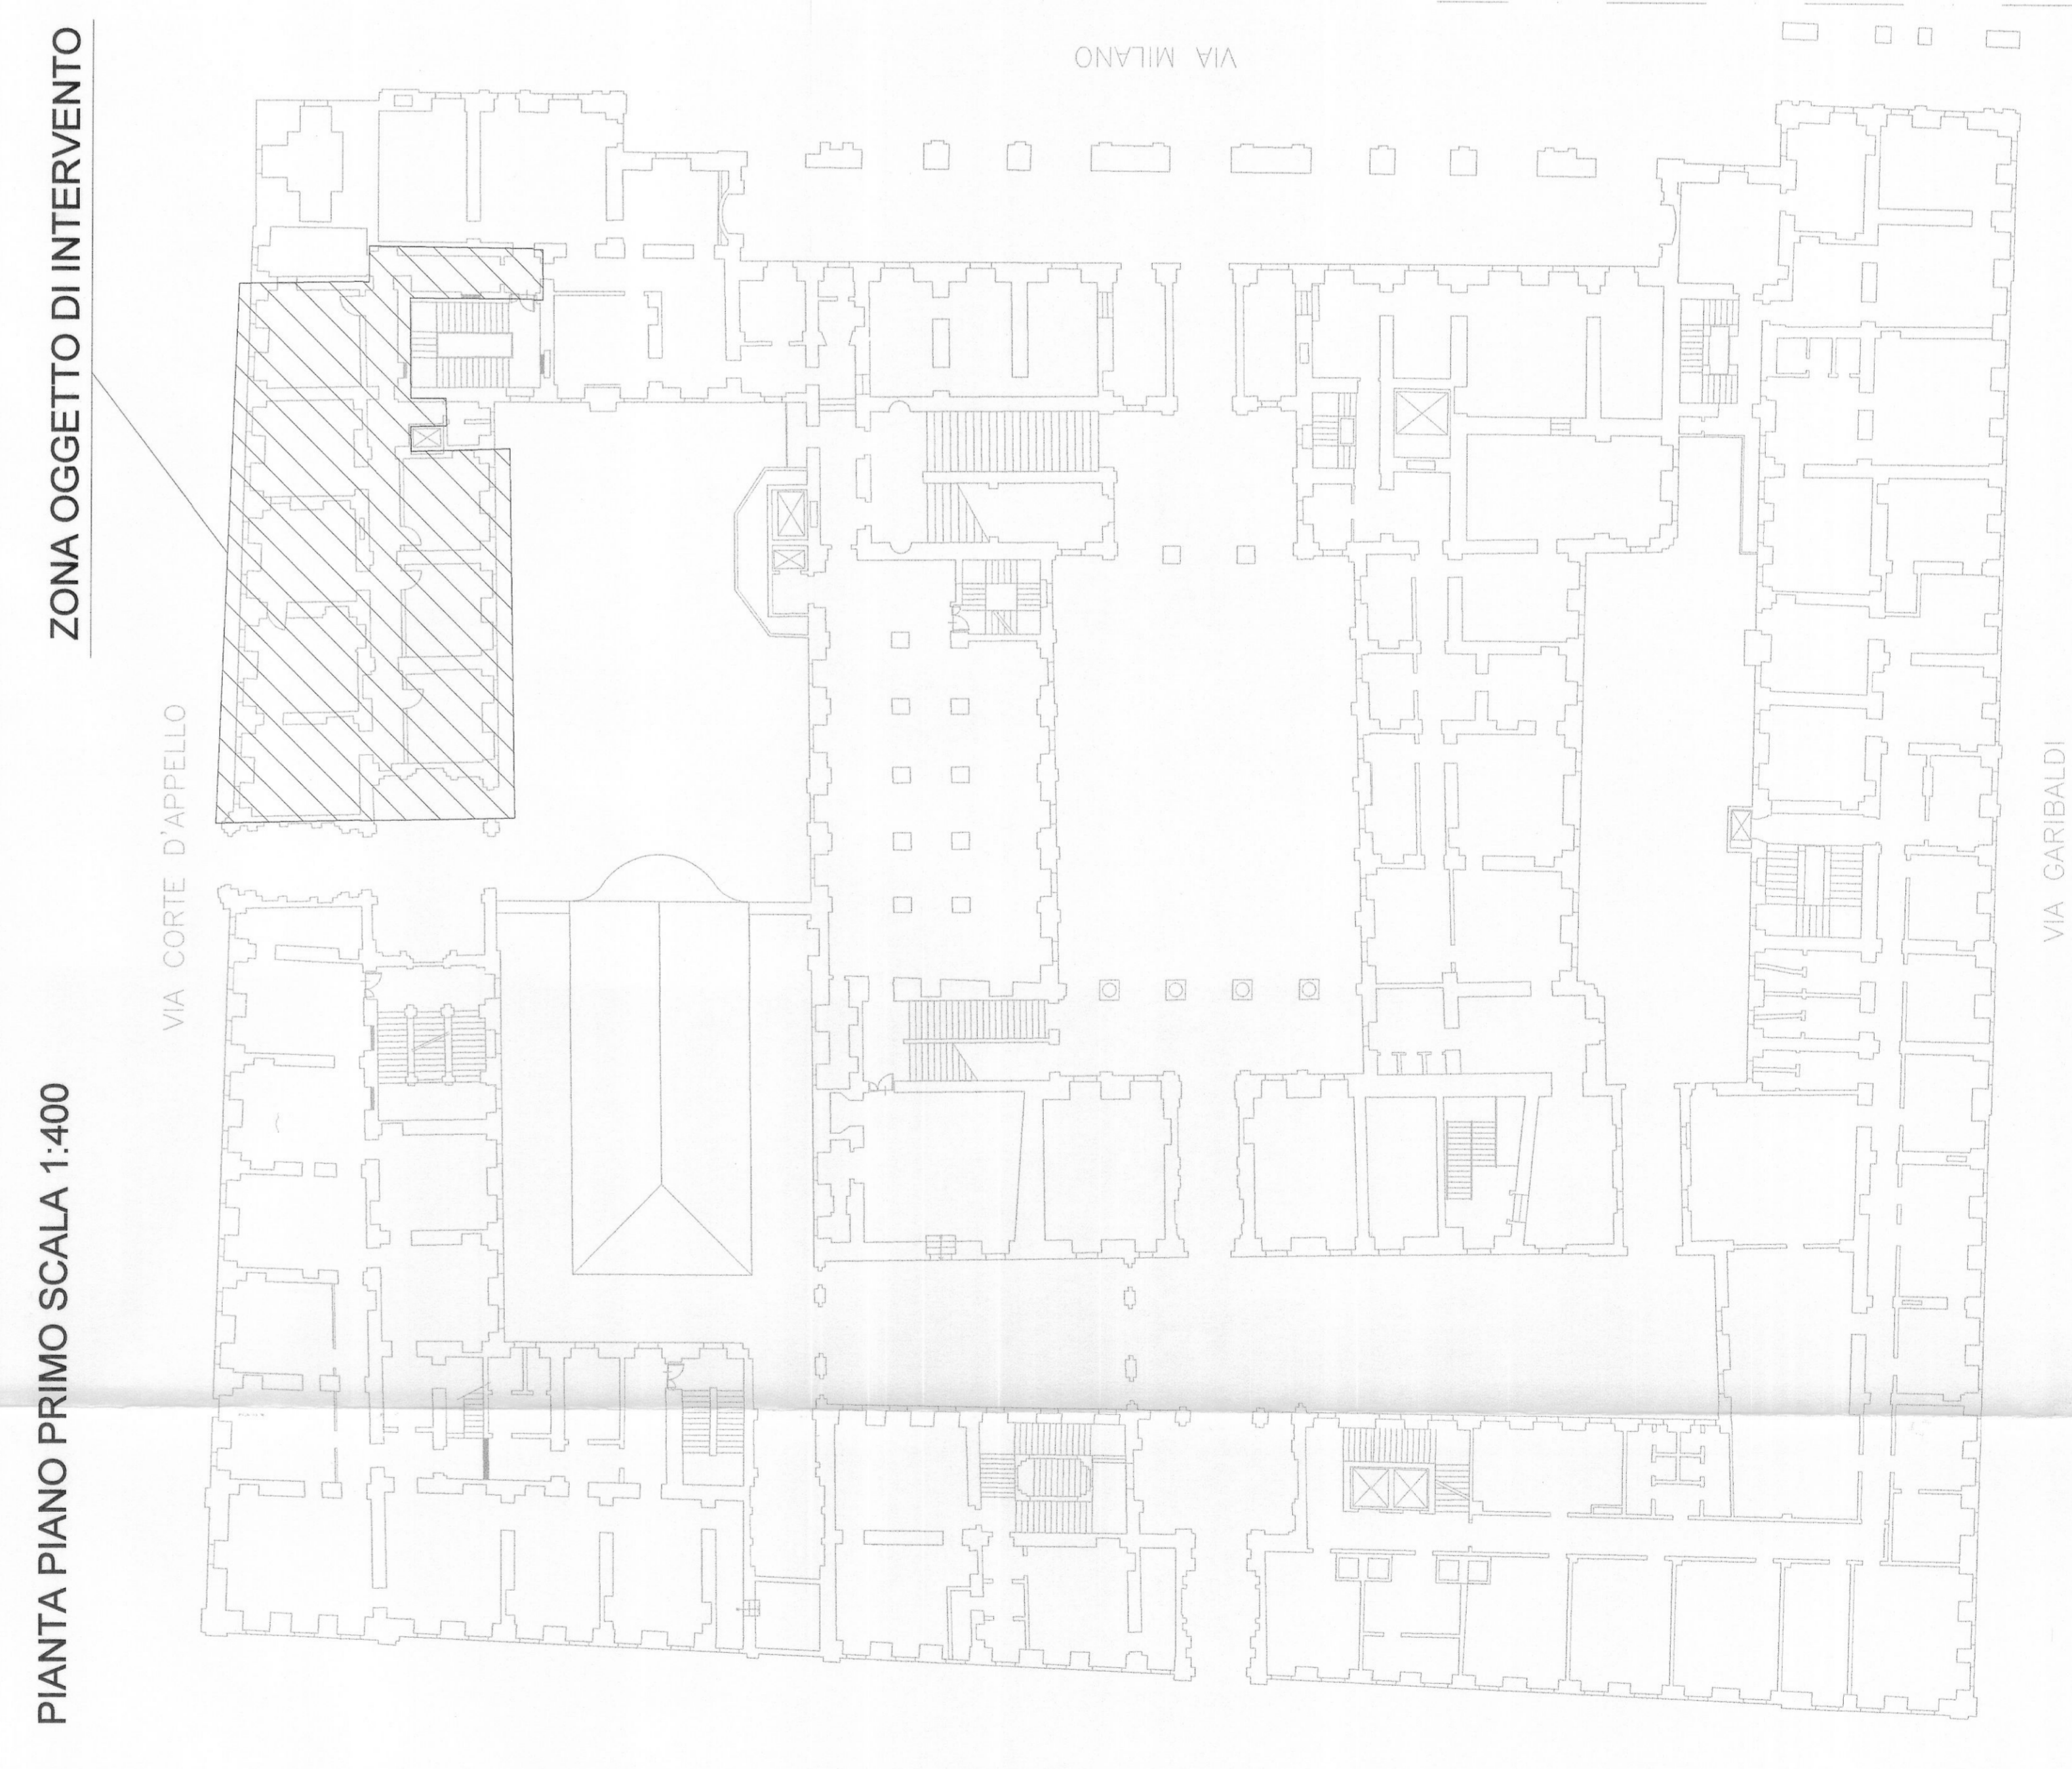

PIANTA PIANO PRIMO SCALA 1:400



ZONA OGGETTO DI INTERVENTO

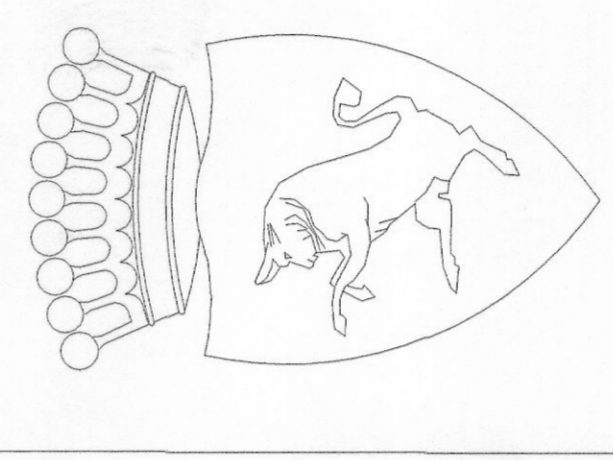

**CITTA' DI TORINO**  
 DIVISIONE SERVIZI  
 SETTORE EDILIZIA

PALAZZO CIVICO  
 Via Milano 1  
 Torino

iiien  
 Aggiornamento  
 documentale  
 N. 3558

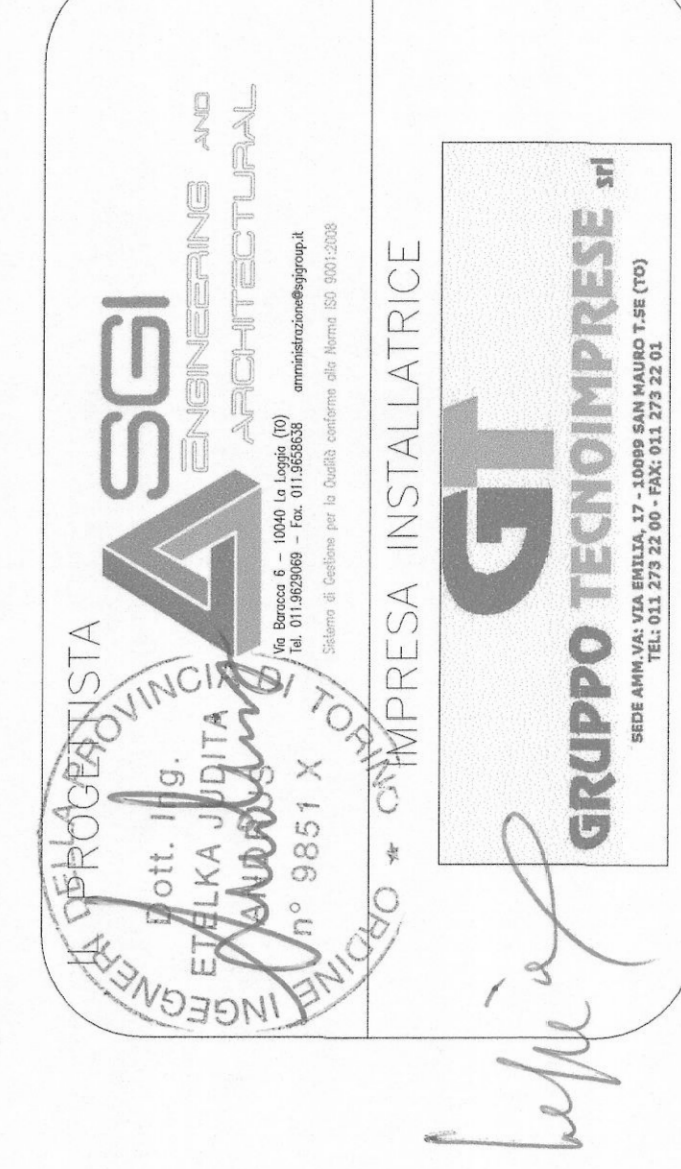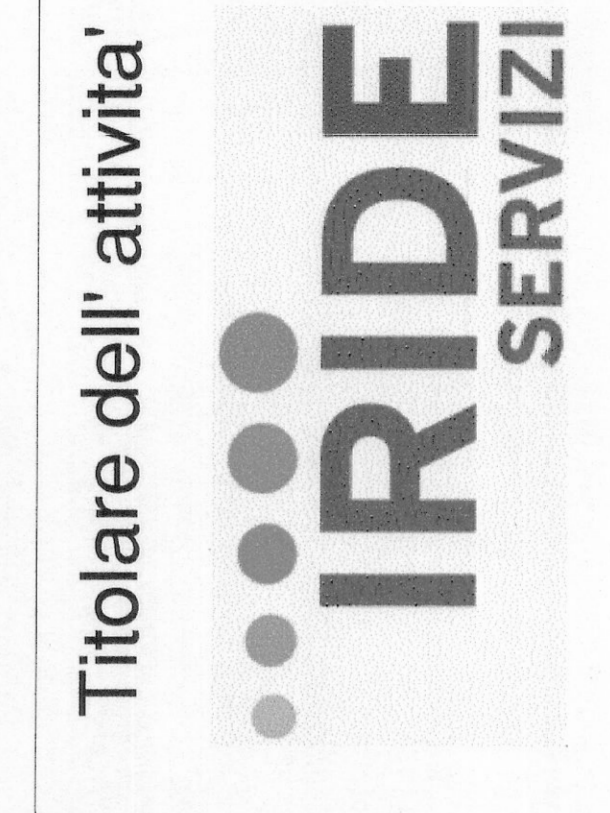

DISEGNO AS-BUILT

Pianta piano primo  
 IMPIANTI ELETTRICI E SPECIALI  
 Locali archivi

NOME-FILE Scab Proj  
 E-CODICE-PROJ T=1  
 RIFERIMENTO  
 140048-01  
 SCALE  
 1:100-1:400

REV	MODIFICHE	DATA	DISEGNATORE
0	emissione AS-BUILT	02/2014	CM
1			
2			
3			
4			
5			

ELABORATO  
 IE-EG-01A