

PROVINCIA DI TORINO

Comune di Torino

PROGETTO

Ristrutturazione per allestimento ad uso uffici del fabbricato sito in via Bologna n°74

PROPRIETA' / COMMITTENTE

Organizing Committee for the XX Olympic Winter Games
Torino 2006
C.so Novara 96 - 10152 Torino

PROGETTISTA

ROBERTO DAL DEGAN ARCHITETTO
Roberto DAL DEGAN
Via Santa Teresa 15 - 10121 Torino
tel. 011.538.500/fax 011.537.150

TAVOLA

DATA

30/10/2005

Sf.02

SCALA

1:200

STATO FINALE
COME COSTRUITO

PRATICA

AGG.

200 - 3

PIANTA PIANO SEMINTERRATO

SIEMENS
Building Technologies

Via Alberto Pirelli 10
MILANO

AS BUILT
30.10.2005

MISTRAL IMPIANTI S.A.S.

Via Mantoletto n°6
CHERASCO (CUNEO)


AS BUILT
30.10.2005

MISTRAL IMPIANTI

LEGENDA

☉	rivelatore ottico via radio	📹	telecamera fissa
☉	rivelatore ottico ambiente	📹	videoregistratore digitale sistema
☉	rivelatore ottico a pavimento	📹	Dome
☉	rivelatore ottico controsoffitto	1...4	connessione sistema telecamera
☉	gateway		
☉	Alimentatore con centralino		
☉	modulo di comando/ingresso		
☉	pannello ottico acustico		
☉	pulsante manuale allarme incendio		
☉	magnete ritenuta porte		
☉	sirena		
☉	circuito indirizzamento n. ___		
☉	rivelatore volumetrico		
☉	contatto magnetico		
☉	rivelatore tenda		
☉	barriera 50/100 mt		

LA PRESENTE TAVOLA E' DA CONSIDERARSI VALIDA ESCLUSIVAMENTE PER GLI IMPIANTI DI SICUREZZA

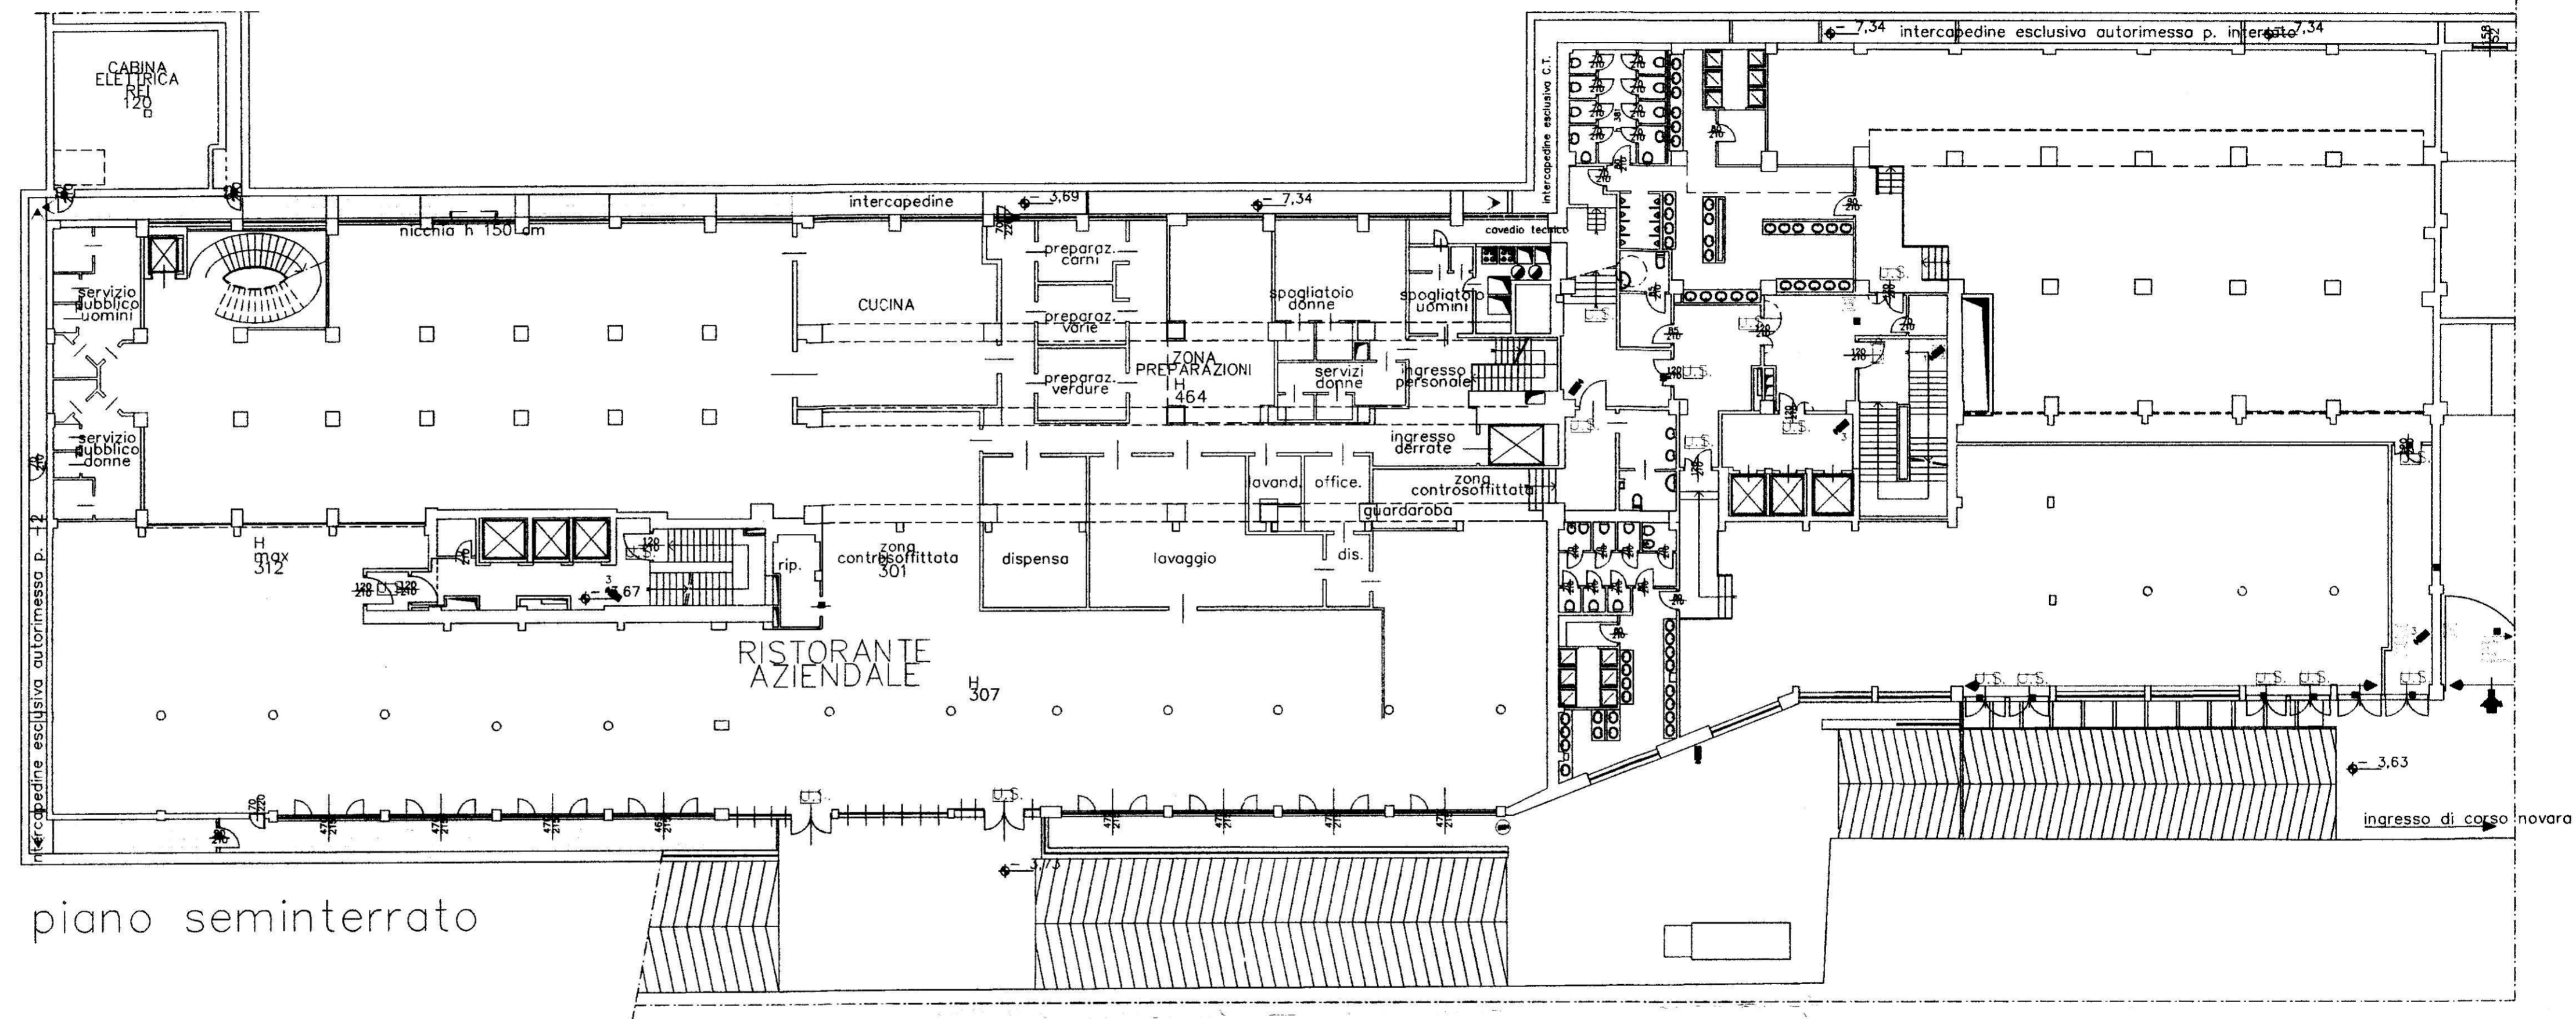

piano seminterrato