

PROGETTISTA EDILIZIA  
**ROBERTO DAL DEGAN**  
 ARCHITETTO  
 VIA MAGENTA, 36 - 10128 TORINO - TEL. 011/263.820

COMITENTE  
 Organizing Committee for the  
 Torino 2006  
 Torino 2006  
 Via Nizza 262/259 - 10128 TORINO


TPO DI LAVORO  
 Ristrutturazione per allestimento uffici del fabbricato sito in Torino, Via Bologna n.74

PIANTA PIANO 2° INTERRATO  
 Impianto Antincendio

SCALA: 1:100  
 DATA: 10.2005

AS-BUILT P.01  
 Palazzo

PRODOTTORE E DALLI IMPIANTI TERMOMECCANICI  
**simtec**  
 Impianti Termomeccanici  
 Via S. Maria della Vittoria, 10 - 10128 TORINO - TEL. 011/263.820  
 FAX 011/263.829  
 COD. FISC. 01489480128

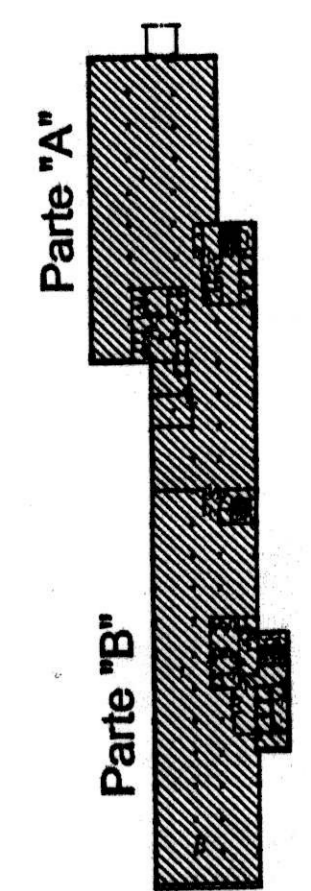

LE TUBAZIONI DELL'IMPIANTO SONNO REALIZZATE IN FERRO NERO TIPO SLS MANNESMANN VERNICIATE IN COCCIO ROSSO. IL BICOZZO ANTINCENDIO INSTALLATO AL PIANO SOTTERRANEO È DEL TIPO MINKA.

- 1- SPARANTE UN 45
- 2- ANNOPI UN 25
- 3- ANNOPI UN 25 (prelevato a 180° dalla combinate di 4)
- 4- ANNOPI UN 25
- 5- ANNOPI UN 25
- 6- ANNOPI UN 25
- 7- ANNOPI UN 25
- 8- ANNOPI UN 25

NE TUTTE LE TUBAZIONI SONNO INSTALLATE A SCOPERTO

LA POSIZIONE DELLA SPARANTE E DEI BICOZZI ANTINCENDIO È INDICATA IN UN'ALTRA VISTA. LE TUBAZIONI SONNO REALIZZATE IN FERRO NERO TIPO SLS MANNESMANN VERNICIATE IN COCCIO ROSSO.

COLONNA MONTANTE A SERVIZIO DELL'IMPIANTO ANTINCENDIO REALIZZATA IN FERRO NERO TIPO MANNESMANN S.S. VERNICIATA IN COCCIO ROSSO. È AL PIANO SOTTERRANEO AL PIANO 0.

**LEGENDA IMP. ANTINCENDIO**

RETE ADDUZIONE ACQUA IMP. ANTINCENDIO REALIZZATA IN FERRO NERO TIPO MANNESMANN S.S. PASSANTE SOTTO PAVIMENTO

RETE ADDUZIONE ACQUA IMP. ANTINCENDIO REALIZZATA IN FERRO NERO TIPO MANNESMANN S.S. VERNICIATA IN COCCIO ROSSO PASSANTE NEL CONTROSPARTITO (AEREA)

COLONNA MONTANTE ADDUZIONE IMPIANTO ANTINCENDIO

IDENTIFICAZIONE COLONNA

Colonna UN45: In acciaio verniciata di Coccio Rosso color rosso. Montata in ferro invecchiato 1-20m, Ligne a 3 celle (foratale Ø12mm)

Colonna UN45: In acciaio verniciata di Coccio Rosso color rosso. Montata in ferro invecchiato 1-20m, Ligne a 3 celle (foratale Ø12mm)

Colonna UN45: In acciaio verniciata di Coccio Rosso color rosso. Montata in ferro invecchiato 1-20m, Ligne a 3 celle (foratale Ø12mm)