


LEGENDA SIMBOLI

	CORPO ILLUMINANTE 1x36W PER TUBI FLUORESCENTI CON CORPO E SCHERMO IN POLICARBONATO AUTOESTINGUENTE E GRADO DI PROTEZIONE IP65
	CORPO ILLUMINANTE 1x18W PER TUBI FLUORESCENTI CON CORPO E SCHERMO IN POLICARBONATO AUTOESTINGUENTE E GRADO DI PROTEZIONE IP65
	CORPO ILLUMINANTE 4x18W PER TUBI FLUORESCENTI CON CORPO IN LAMIERA D'ACCIAIO VERNICIATO STAMPATO E SCHERMO OPALE
	INTERRUTTORE DI SERIE CIVILE COMPONIBILE
	SENSORE VOLUMETRICO PER COMANDO ESTRAZIONE ARIA BAGNI
	ESTRATTORE ELETTRICO ARIA BAGNI

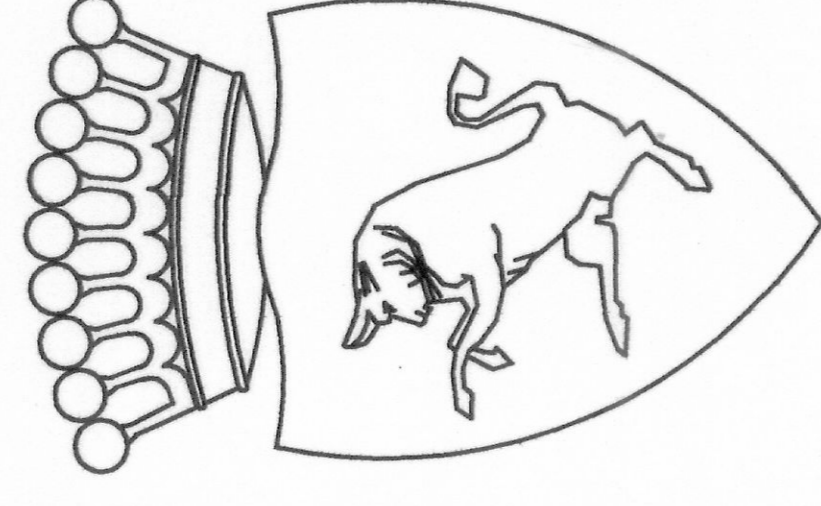

CITTA' DI TORINO
 DIVISIONE SERVIZI
 SETTORE EDILIZIA

Aggiornamento
 documentale
N. 3563

PALAZZO CIVICO
 Via Milano 1
 Torino

Titolare dell' attivita'



PROGETTISTA
 Dott. Ing.
ALEXANDRU DI TORINO
 Via S. Pietro 10 - 10121 TORINO
 Tel. 011/51222222 - 51222222

INGEGNERIA
 S.P.A. - S.P.A.
 n° 9851 X
 Via S. Pietro 10 - 10121 TORINO
 Tel. 011/51222222 - 51222222

GRUPPO TECNOIMPRESE s.p.a.
 Via S. Pietro 10 - 10121 TORINO
 Tel. 011/51222222 - 51222222

IMPRESA INSTALLATRICE

DISEGNO AS-BUILT

Pianta piano quarto
IMPIANTO ELETTRICO
 Servizi igienici


OGGETTO

NOME-FILE | Scala Plot
 IE-EG07-R01 | 1 = 1
 RIFERIMENTO
 14004s-01
 SCALE
 1:100-1:400

REV	MODIFICHE	DATA	DISEGNATORE
0	emissione AS-BUILT	06/2014	CM
1			
2			
3			
4			
5			

ELABORATO
IE-EG-07

PIANTA PIANO QUARTO - SCALA 1:400

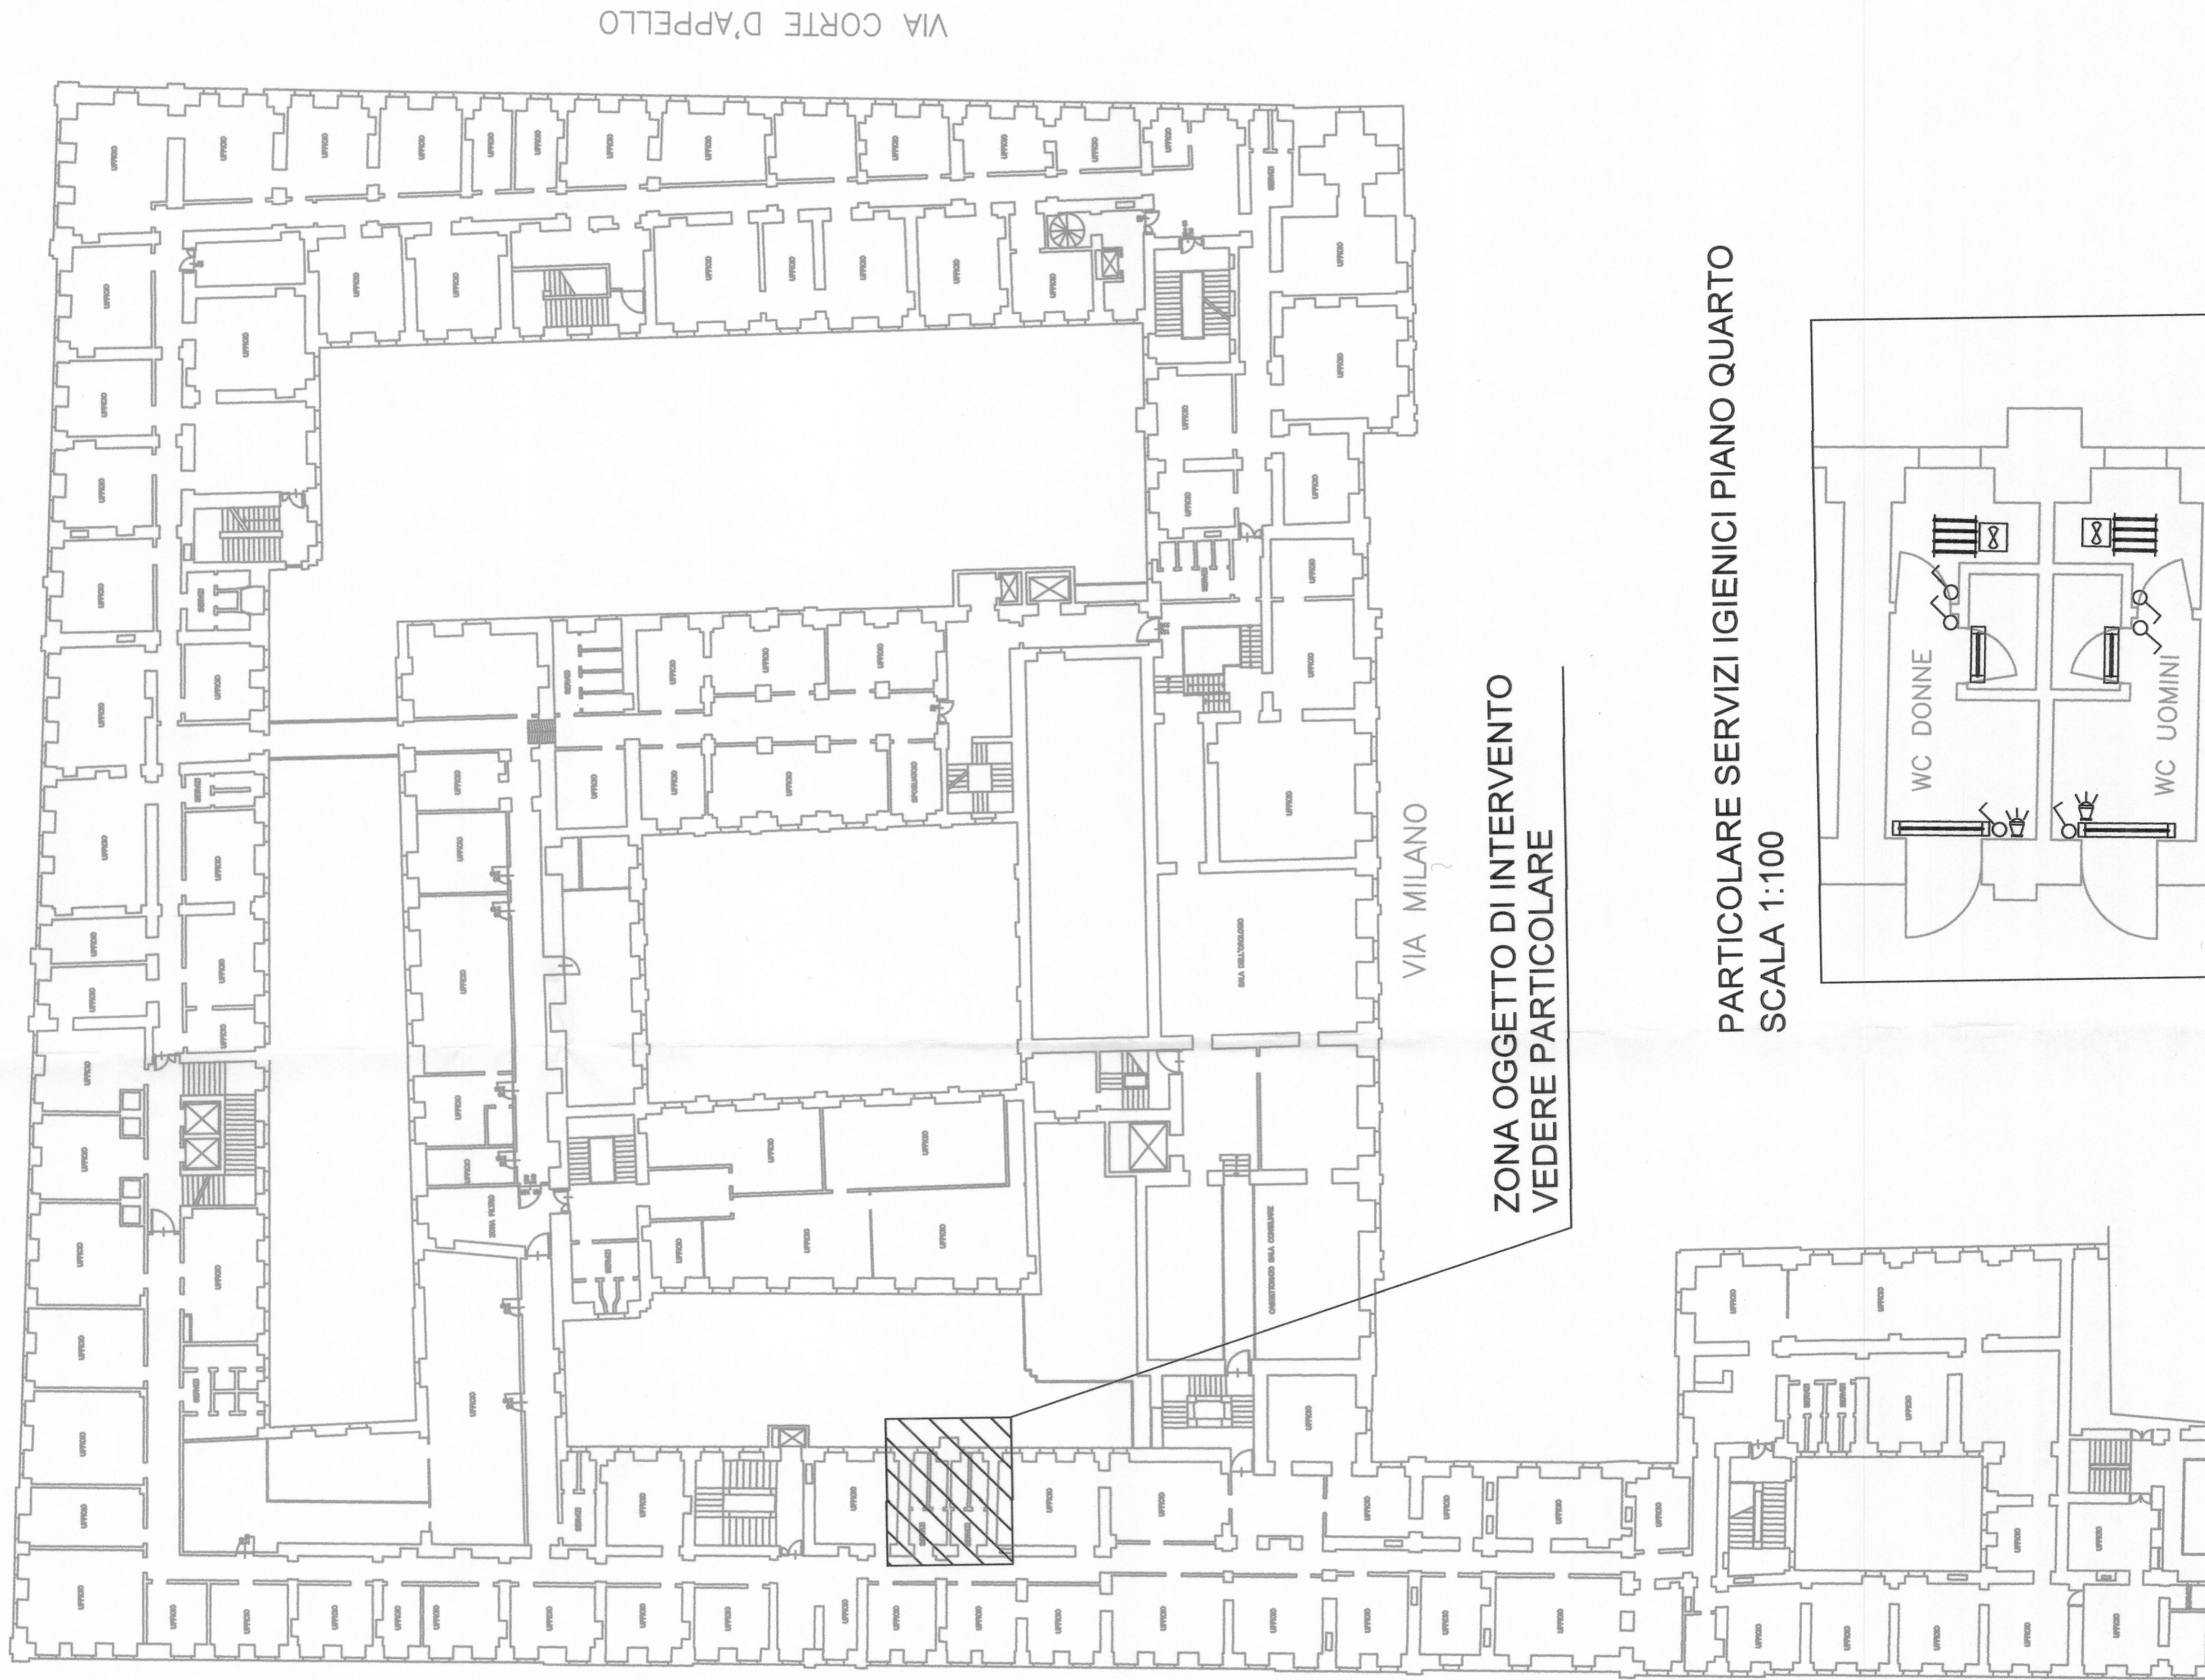

VIA CORTE D'APPELLO

VIA MILANO

VIA GARIBOLDI

ZONA OGGETTO DI INTERVENTO
 VEDERE PARTICOLARE

PARTICOLARE SERVIZI IGIENICI PIANO QUARTO
 SCALA 1:100

