


LEGENDA SIMBOLI

	QUADRO BAR LOCALE BOUVETTE
	DEVIATORE DI SERIE CIVILE COMPONIBILE
	PUNTO LUCE A SOFFITTO
	CORPO ILLUMINANTE 1x8W PER TUBI FLUORESCENTI PER ILLUMINAZIONE DI SICUREZZA DEL TIPO S.E. AUTONOMIA 1h CON PITTGRAMMA
	GRUPPO PRESE COMPOSTO DA N° 2 PRESE TIPO SCHUKO DI E N° 2 PRESE TIPO BIPASSO DI SERIE CIVILE COMPONIBILE
	PRESA DI SERIE CIVILE COMPONIBILE TIPO BIPASSO
	PRESA DI SERIE CIVILE COMPONIBILE TIPO SCHUKO UNIVERSALE
	PUNTO ALIMENTAZIONE MONOFASE
	CONDIZIONATORE
	ESTRATTORE ELETTRICO
	PREDISPOSIZIONE CON BASE PER RIVELATORE DI FUMO
	SCATOLA DI DERIVAZIONE


PIANTA PIANO SECONDO SCALA 1:400

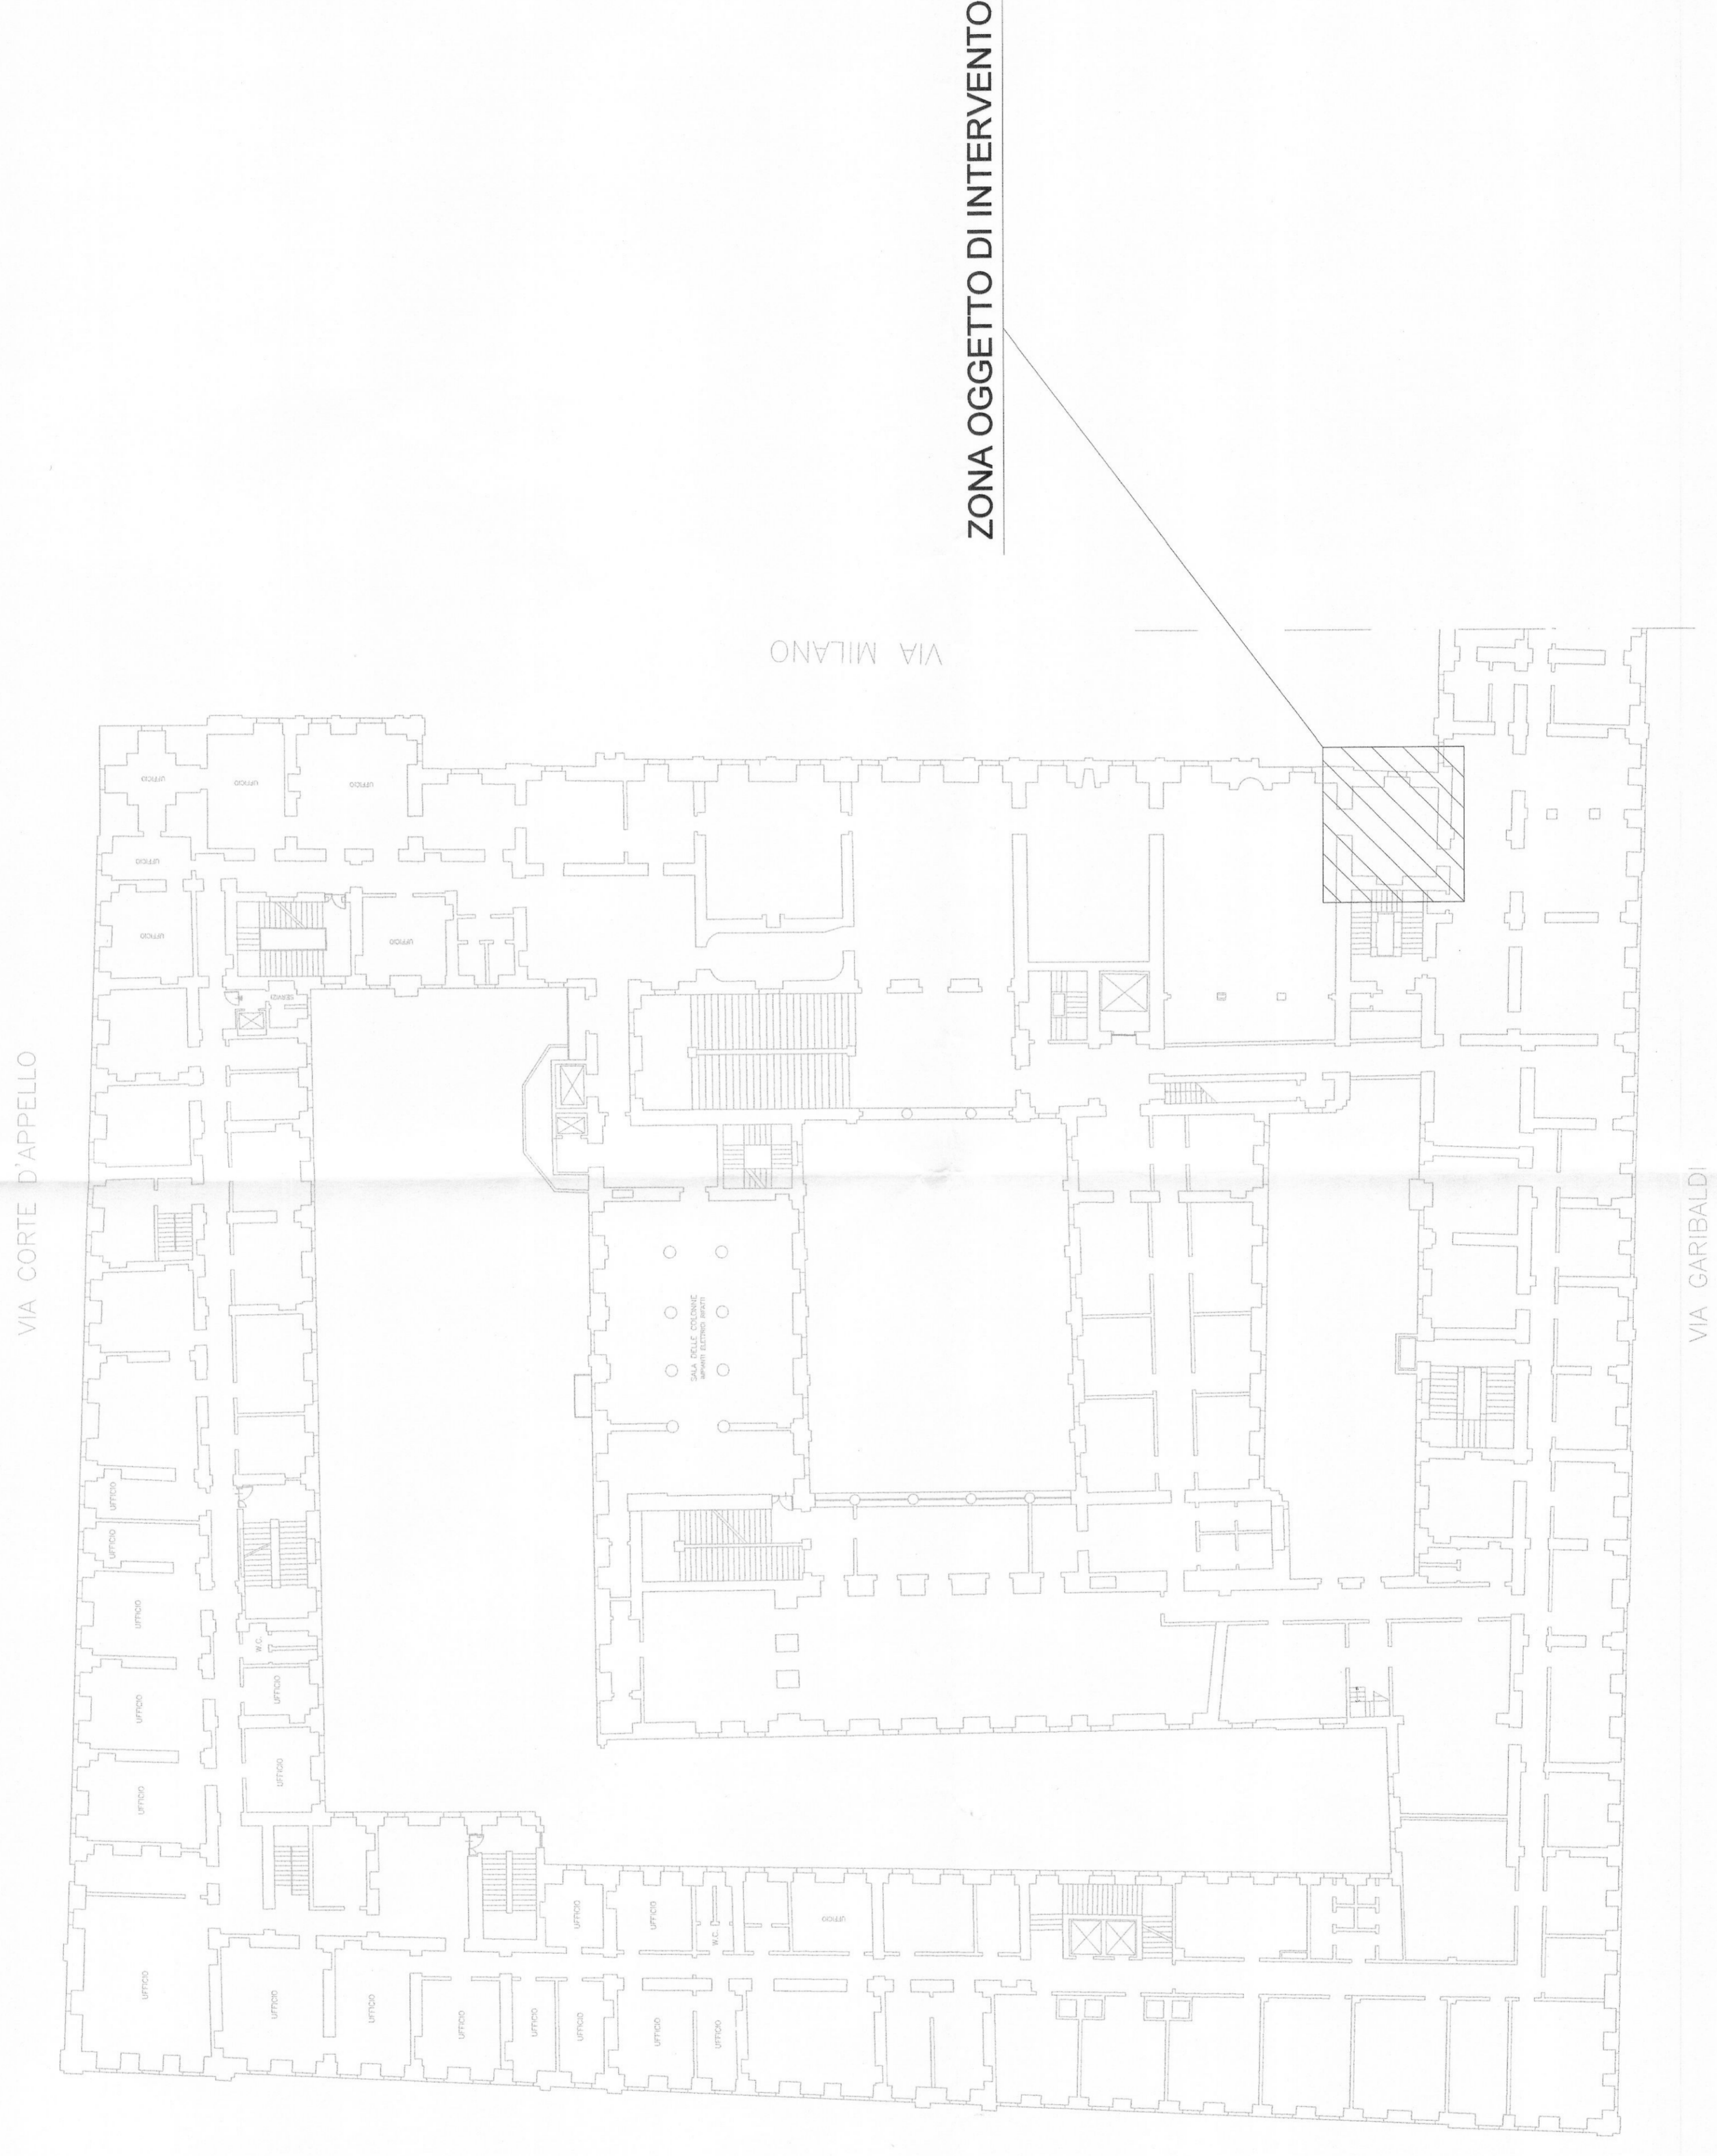

PIANTA PIANO SECONDO - LOCALE BOUVETTE SCALA 1:50



ZONA OGGETTO DI INTERVENTO PIANO SECONDO LOCALE BOUVETTE: RIFACIMENTO QUADRO E IMPIANTO FORZA MOTTRICE.

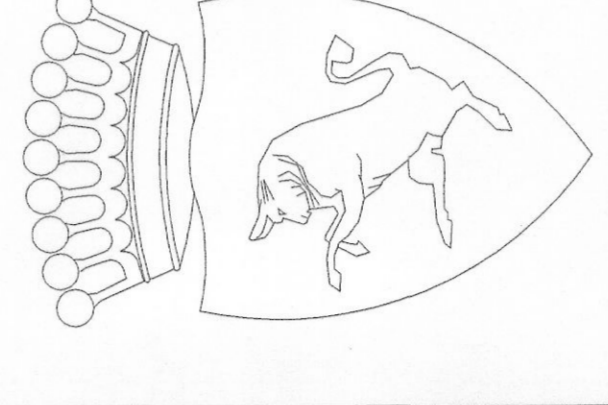

CITTA' DI TORINO
 DIVISIONE SERVIZI
 SETTORE EDILIZIA

N. 3564
 Aggiornamento
 IREN

PALAZZO CIVICO
 Via Milano 1
 Torino



DISEGNO AS-BUILT

Pianta piano secondo
 IMPIANTI ELETTRICI E SPECIALI
 Locale Bouvette

NOME-FILE	Scala Plot
E-CODIB-R01	1 = 1
REFERIMENTO	140048-01
SCALE	1:50 - 1:400

REV	MODIFICHE	DATA	DISEGNATORE
0	emissione AS-BUILT	02/2014	CM
1			
2			
3			
4			
5			

