

PROVINCIA DI TORINO

# Comune di Torino

PROGETTO

Ristrutturazione per allestimento ad uso uffici del fabbricato sito in via Bologna n°74

PROPRIETA'/COMMITTENTE

PROGETTISTA



Organizing Committee for the XX Olympic Winter Games Torino 2006  
C.so Novara 96 - 10152 Torino

ROBERTO DAL DEGAN ARCHITETTO

Via Santa Teresa 15 - 10121 Torino  
tel. 011.538.500/fax 011.537.150

TAVOLA

DATA

E.mail: studio@archidaldegan.it  
DISEGNO

30/10/2005

## Sf.09

SCALA

1:200

STATO FINALE  
COME COSTRUITO

PRATICA

AGG.

200 - 3

PIANTA PIANO SESTO

**SIEMENS**

Building Technologies  
Via Alberto Pirelli 10  
MILANO

AGGIORNAMENTI:

AS BUILT  
30.10.2005


MISTRAL IMPIANTI S.A.S.

Via Mantoletto n°6  
CHERASCO (CUNEO)

AGGIORNAMENTI:

AS BUILT  
30.10.2005

LA PRESENTE TAVOLA E' DA CONSIDERARSI VALIDA ESCLUSIVAMENTE PER L'IMPIANTO ANTINCENDIO

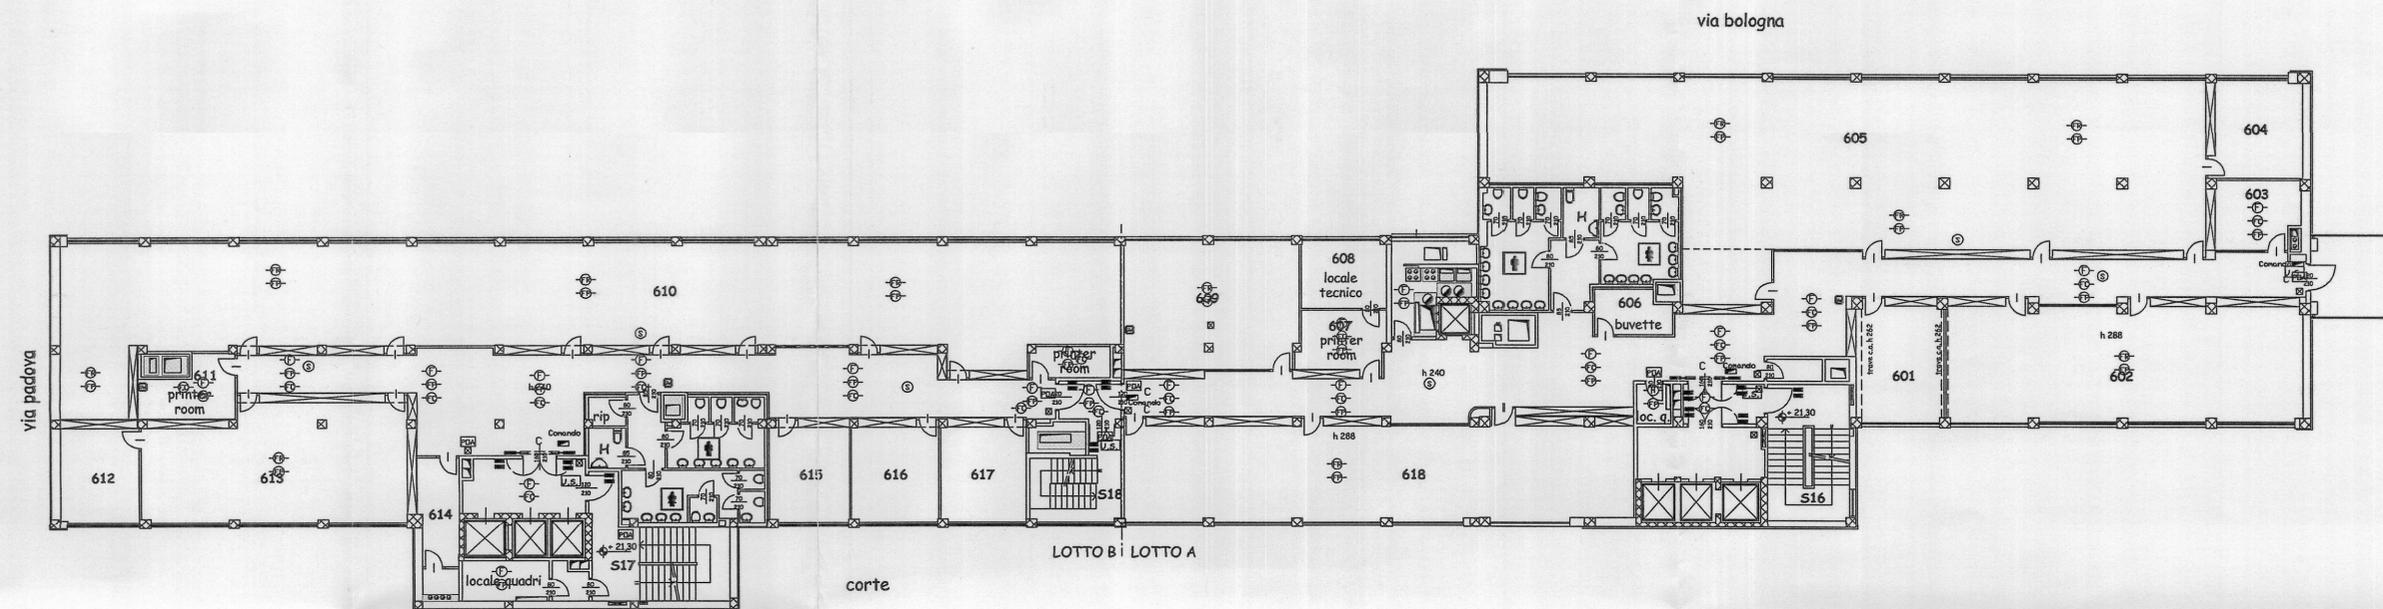

piano sesto

### LEGENDA

FR	rivelatore ottico via radio	←	barriera 50/100 mt IS392 - IS412
F	rivelatore ottico ambiente	■	contatto magnetico
FP	rivelatore ottico a pavimento	⊠	Sirena
FC	rivelatore ottico controsoffitto	⊞	videoregistratore digitale sistema
GW	gateway	1...4	connessione sistema telecamera
C	Alimentatore con centralino	📹	telecamera fissa
MI	modulo di comando/ingresso	⊖	Dome
POA	pannello ottico acustico	<b>B</b>	Lettores T101 - K101
⊠	pulsante manuale allarme incendio	<b>BIO</b>	Lettores Biometrico
■	magnete ritenuta porte	●—●	Controllore varchi
⊙	sirena	<b>E</b>	Elettromagnete 500KG
CS6	Centrale di allarme intrusione CC611	<b>ES</b>	Elettroserratura
CT	Terminale di comando CT6M		
I7	ciruito indirizzamento n. ___		
▲	rivelatore volumetrico IR + US		
←	rivelatore tenda		