


LEGENDA

— RETE GAS STAFFATA A SOFFITTO

- - - RETE GAS A QUOTA H_{terra} = 15cm

⊗ VALVOLA DI INTERCETTAZIONE GAS

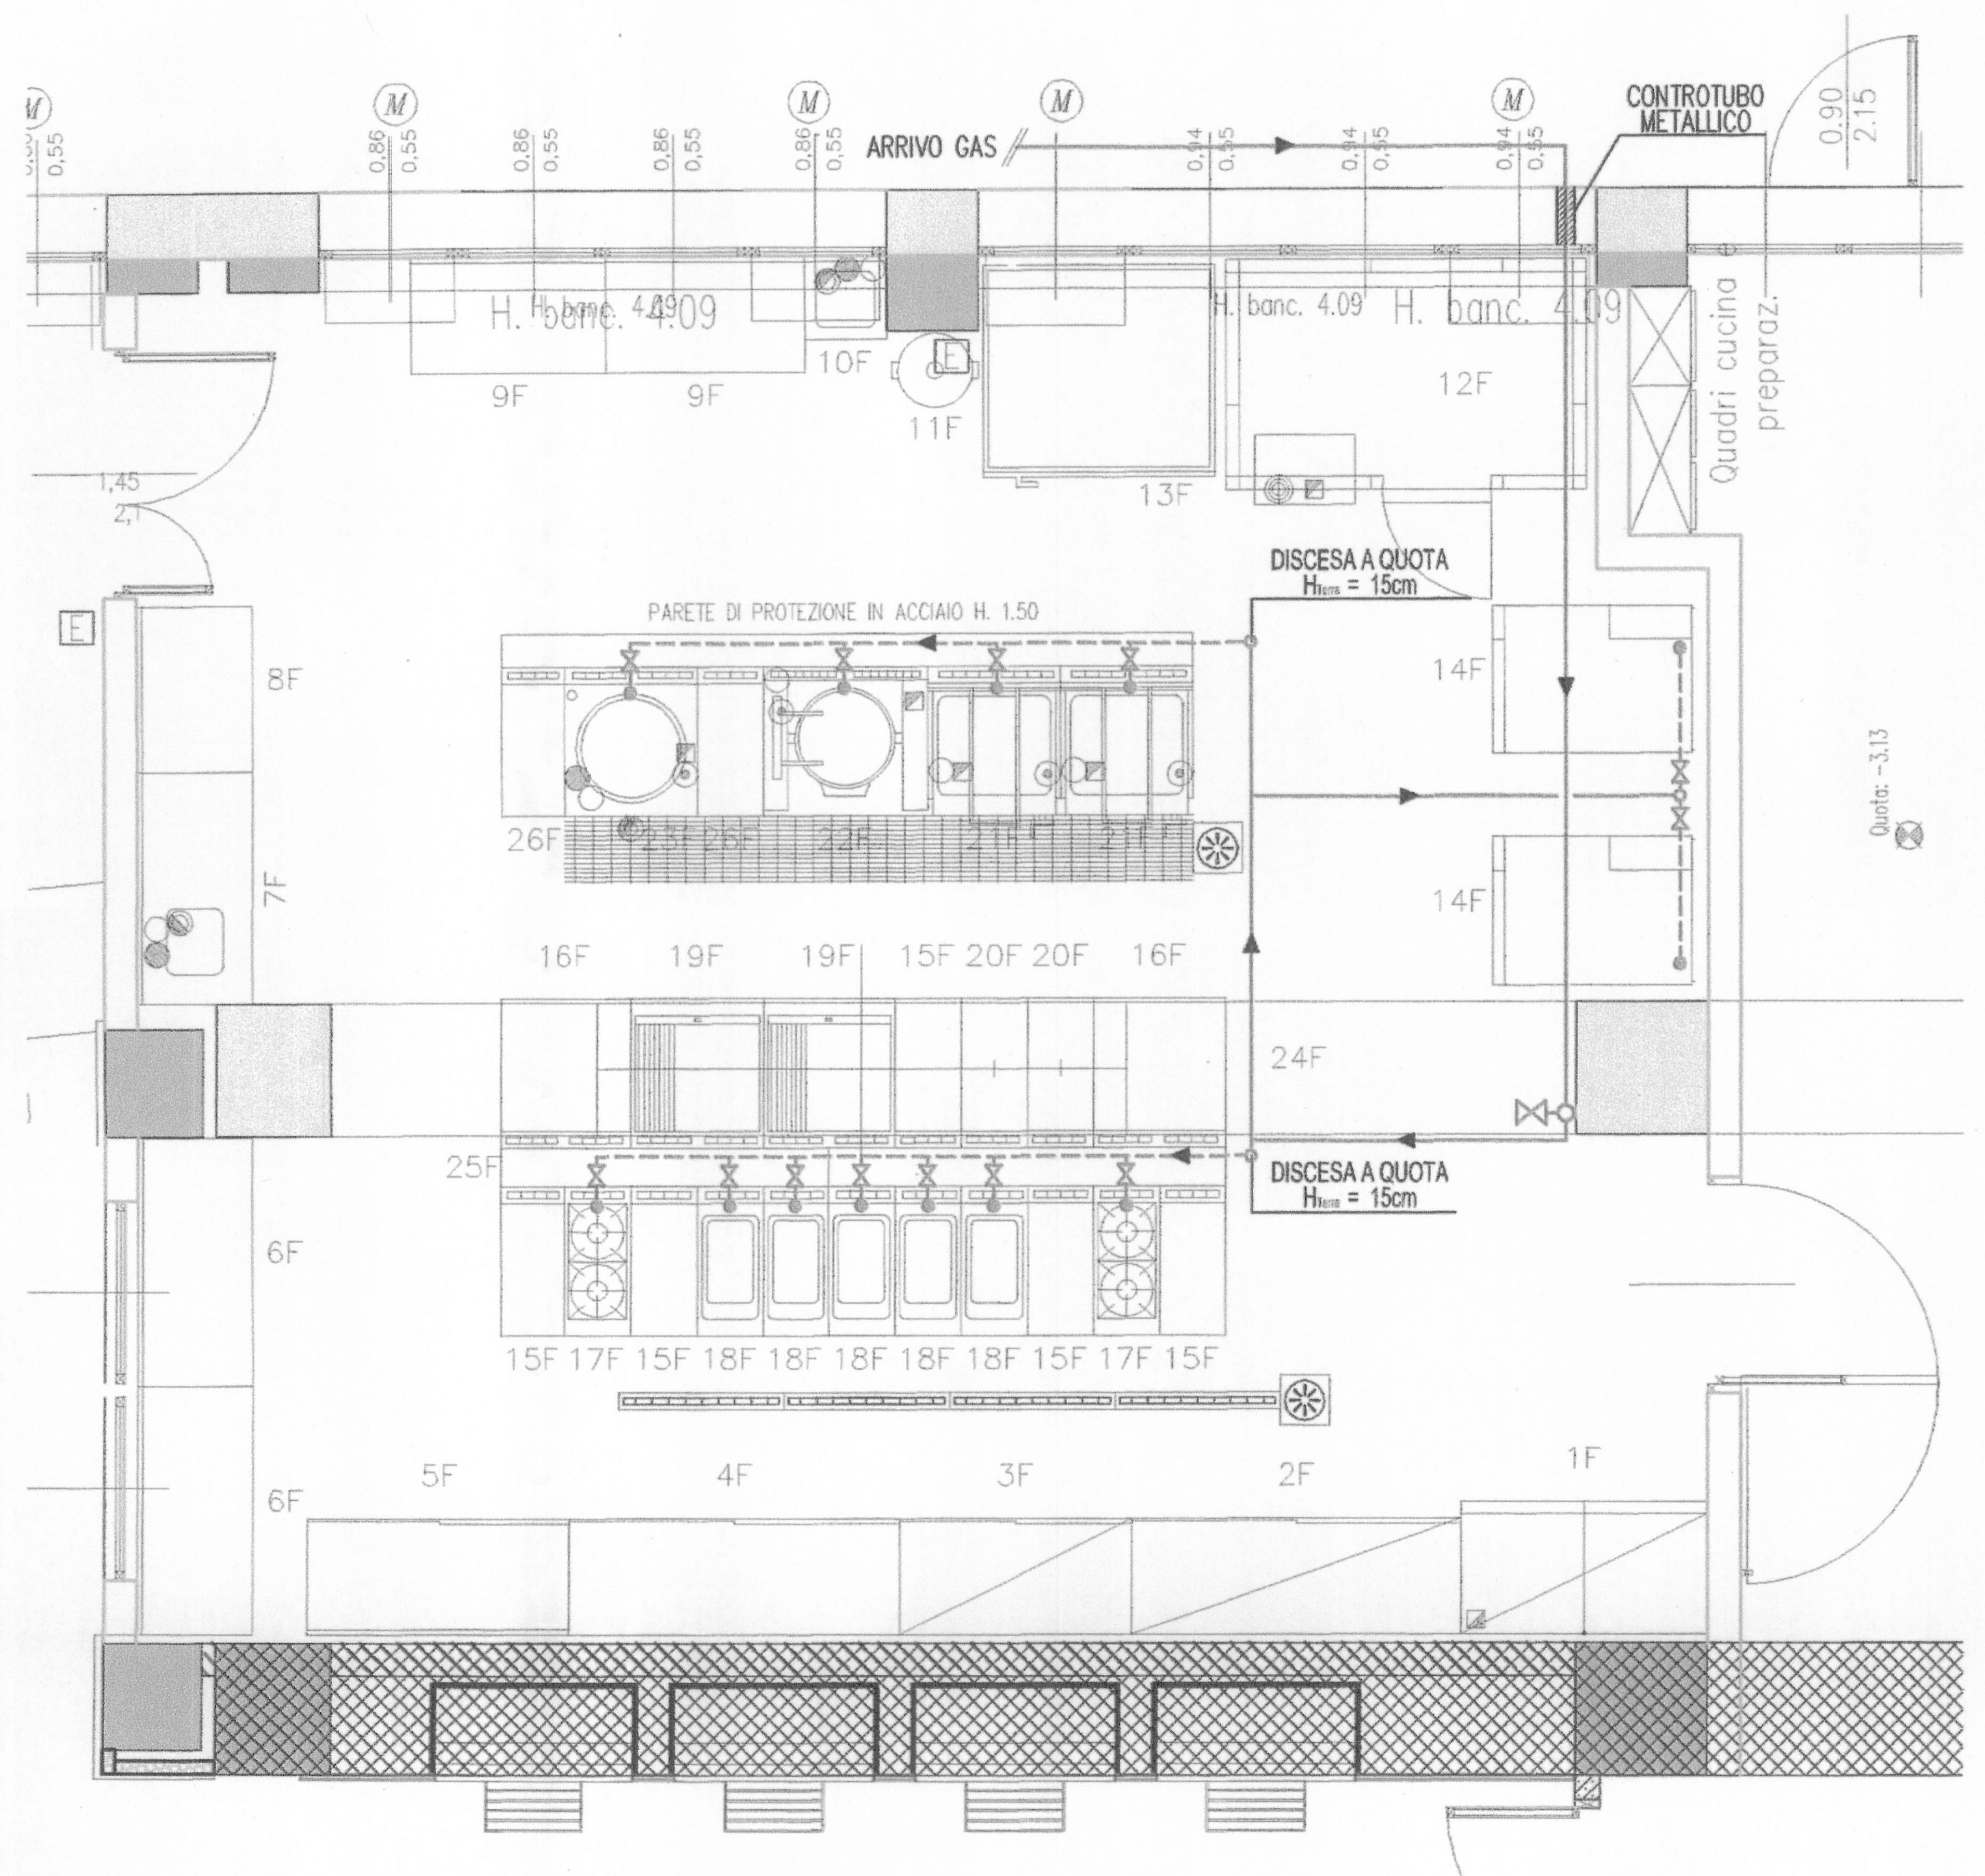

PIANTA PIANO MENSA - LOCALE CUCINA - RETE GAS

PROGETTISTA E DD.LL.

ROBERTO DAL DEGAN

ARCHITETTO

VIA MAGENTA, 36 - 10128 Torino - Tel. 011-538.500

COMMITTENTE:

Organizing Committee for the XX Olympic Games
Torino 2006
via Nizza 262/58 - 10126 Torino

TIPO di LAVORO:

Manutenzione straordinaria del fabbricato sito in Torino, C.so Novara n.96

TAVOLA:

IMPIANTO RETE GAS

Realizzazione ristorante aziendale - Piano Terra

TAV.

AS-BUILT 11

IMP. RETE GAS

SCALA: 1:50

AGGIORNAMENTI:

DATA: 26.11.2003

PROGETTISTA E DD.LL. IMPIANTI TERMO-MECCANICI

simtec Progettazione, Consulenze, Direzione Lavori
Impianti tecnologici civili ed industriali

C.so ROSSELLI n°66 - 10129 TORINO E-Mail: info@simtec.it
Tel. 011 / 58.05.977 - 58.05.981 Fax 011/56.90.730 - P.IVA 07608570011

PROGETTISTA E DD.LL. IMPIANTI ELETTRICI

STP STUDIO TECNICO PROFESSIONALE DI C. CAPIZZI

VIA MAPPANO, 31 - 10070 MAPPANO (TO)
TEL. 2629051 - P. IVA 06285500010
C. C. I. A. A. N. 7 9 5 6 1 3
email: ccapizzi@everyday.com

PROGETTISTA E DD.LL. PER LA RISTORAZIONE

STUDIO ABACUS

DANTE BALETTI ARCHITETTO
40016 SAN GIORGIO DI PIANO (BO) VIA IV NOVEMBRE, 2 TEL. 051-663.0154 FAX 89.72.88
EMAIL: D.BALETTI@STUDIOABACUS.COM C. F. BLT DNT 55C23 H896T - P. IVA 00016411209

IMPRESA ESECUTRICE

LICTIS Lavorazione Impianti Condizionamento Termici Idrici Sanitari

Corso SOMMEILLER, 17 10128 - TORINO TEL. 011/56.83.656 - FAX 011/56.83.542