

RIF.	LEGENDA SIMBOLI
☐	Quadro di Distribuzione (Quadro Generale - Quadro di Piano)
☐	Quadro di Distribuzione di Zona / Locale (Aula - Ufficio - ecc...)
—	Cavallina in PVC a 4 scomparti dim. 150x60 mm per la Distribuzione Primaria (esistente) / PVC a 4 scomparti dim. 280 / 165x60 mm per la Distribuzione Secondaria (di nuova fornitura)
—	Cavallina in PVC a 3 scomparti dim. 100 / 80x40 mm per la Distribuzione Secondaria
—	Cavallina metallica bianca dim. 60x20x40 mm per la Distribuzione Luce (di nuova fornitura)
—	Cavallina metallica bianca dim. 60x20x40 mm per la Distribuzione Luce (esistente)
—	Tubazione in PVC (Simbolo Generale)
⊕	Cassetta di connessione/derivazione stagna da parete
⊕	Stazionatore di emergenza
⊕	Pozzetto d'ispezione interrato
P	Apparecchio illuminante di tipo in policarbonato completo di n. 1 lampada fluorescente da 18W
P	Apparecchio illuminante di tipo in policarbonato completo di n. 2 lampade fluorescenti da 18W
P	Apparecchio illuminante di tipo in policarbonato completo di n. 1 lampada fluorescente da 35W
P	Apparecchio illuminante di tipo in policarbonato completo di n. 2 lampade fluorescenti da 35W
P	Apparecchio illuminante di tipo in policarbonato completo di n. 1 lampada fluorescente da 55W
P	Apparecchio illuminante di tipo in policarbonato completo di n. 2 lampade fluorescenti da 55W
A	Apparecchio illuminante con schermo acrilico completo di n. 4 lampade fluorescenti da 18W
L	Apparecchio illuminante di tipo lamellare completo di n. 1 lampada fluorescente da 40W (lamierino per lamiera) - NORMALE LIVELLO ESTETICO
L	Apparecchio illuminante di tipo lamellare completo di n. 2 lampade fluorescenti da 20W (lamierino per lamiera) - NORMALE LIVELLO ESTETICO
L	Apparecchio illuminante di tipo lamellare completo di n. 1 lampada fluorescente da 35W (Aula - Corridoio) - NORMALE LIVELLO ESTETICO
L	Apparecchio illuminante di tipo lamellare completo di n. 2 lampade fluorescenti da 35W (Aula - Corridoio) - NORMALE LIVELLO ESTETICO
L	Apparecchio illuminante di tipo lamellare completo di n. 1 lampada fluorescente da 54W (Aula - Corridoio) - NORMALE LIVELLO ESTETICO
L	Apparecchio illuminante di tipo lamellare completo di n. 2 lampade fluorescenti da 54W (Aula - Corridoio) - NORMALE LIVELLO ESTETICO
L	Apparecchio illuminante di tipo lamellare dark light completo di n. 1 lampada fluorescente da 35W (Ufficio) - NORMALE LIVELLO ESTETICO
L	Apparecchio illuminante di tipo lamellare dark light completo di n. 2 lampade fluorescenti da 35W (Ufficio) - NORMALE LIVELLO ESTETICO
L	Apparecchio illuminante di tipo lamellare dark light completo di n. 1 lampada fluorescente da 54W (Ufficio) - NORMALE LIVELLO ESTETICO
L	Apparecchio illuminante di tipo lamellare dark light completo di n. 2 lampade fluorescenti da 54W (Ufficio) - NORMALE LIVELLO ESTETICO
X	Punto luce
X	Punto luce a parete
⊕	Apparecchio illuminante completo di lampada fluorescente (luce normale)
⊕	Interruttore unipolare
⊕	Interruttore bipolare
⊕	Deviatore unipolare
⊕	Pulsante
⊕	Pulsante luminoso
⊕	Interruttore unipolare entro contenitore stagno
⊕	Interruttore bipolare entro contenitore stagno
⊕	Deviatore unipolare entro contenitore stagno
⊕	Pulsante entro contenitore stagno
⊕	Pulsante luminoso entro contenitore stagno
⊕	Punto luce da esterno su palo - straccio - proiettore a muro
⊕	Complesso autonomo di illuminazione di sicurezza
⊕	Fotocellula

CITTA' DI TORINO

OPERE DI ADEGUAMENTO NORMATIVO FUNZIONALE E TECNICO
DEGLI IMPIANTI ELETTRICI SPECIALI
ISTITUTO SCOLASTICO "S.E.L. PARATO"
Via Aquilista, 8 - TORINO

FINANZIAMENTO ANNO 2004 - LOTTO A -

Il Progettista:
Ing. Massimiliano GHIONE
collaboratori al progetto:
P. Moro NEGRO FREA
P. Bruno FENOLDI

Titolare dell'attività:
AEM
S.p.A. - Via ...


PROGETTO DEFINITIVO

PIANTA PIANO SEMINTERRATO
IMPIANTO DI ILLUMINAZIONE NORMALE / EMERGENZA

SCALA: 1 : 100

REV.	MODIFICHE	DATA	DESIGNATORE
0	PROGETTO	2004	
1	PROGETTO	2004	
2	AS BUILT	2005	
3			
4			
5			

E-01

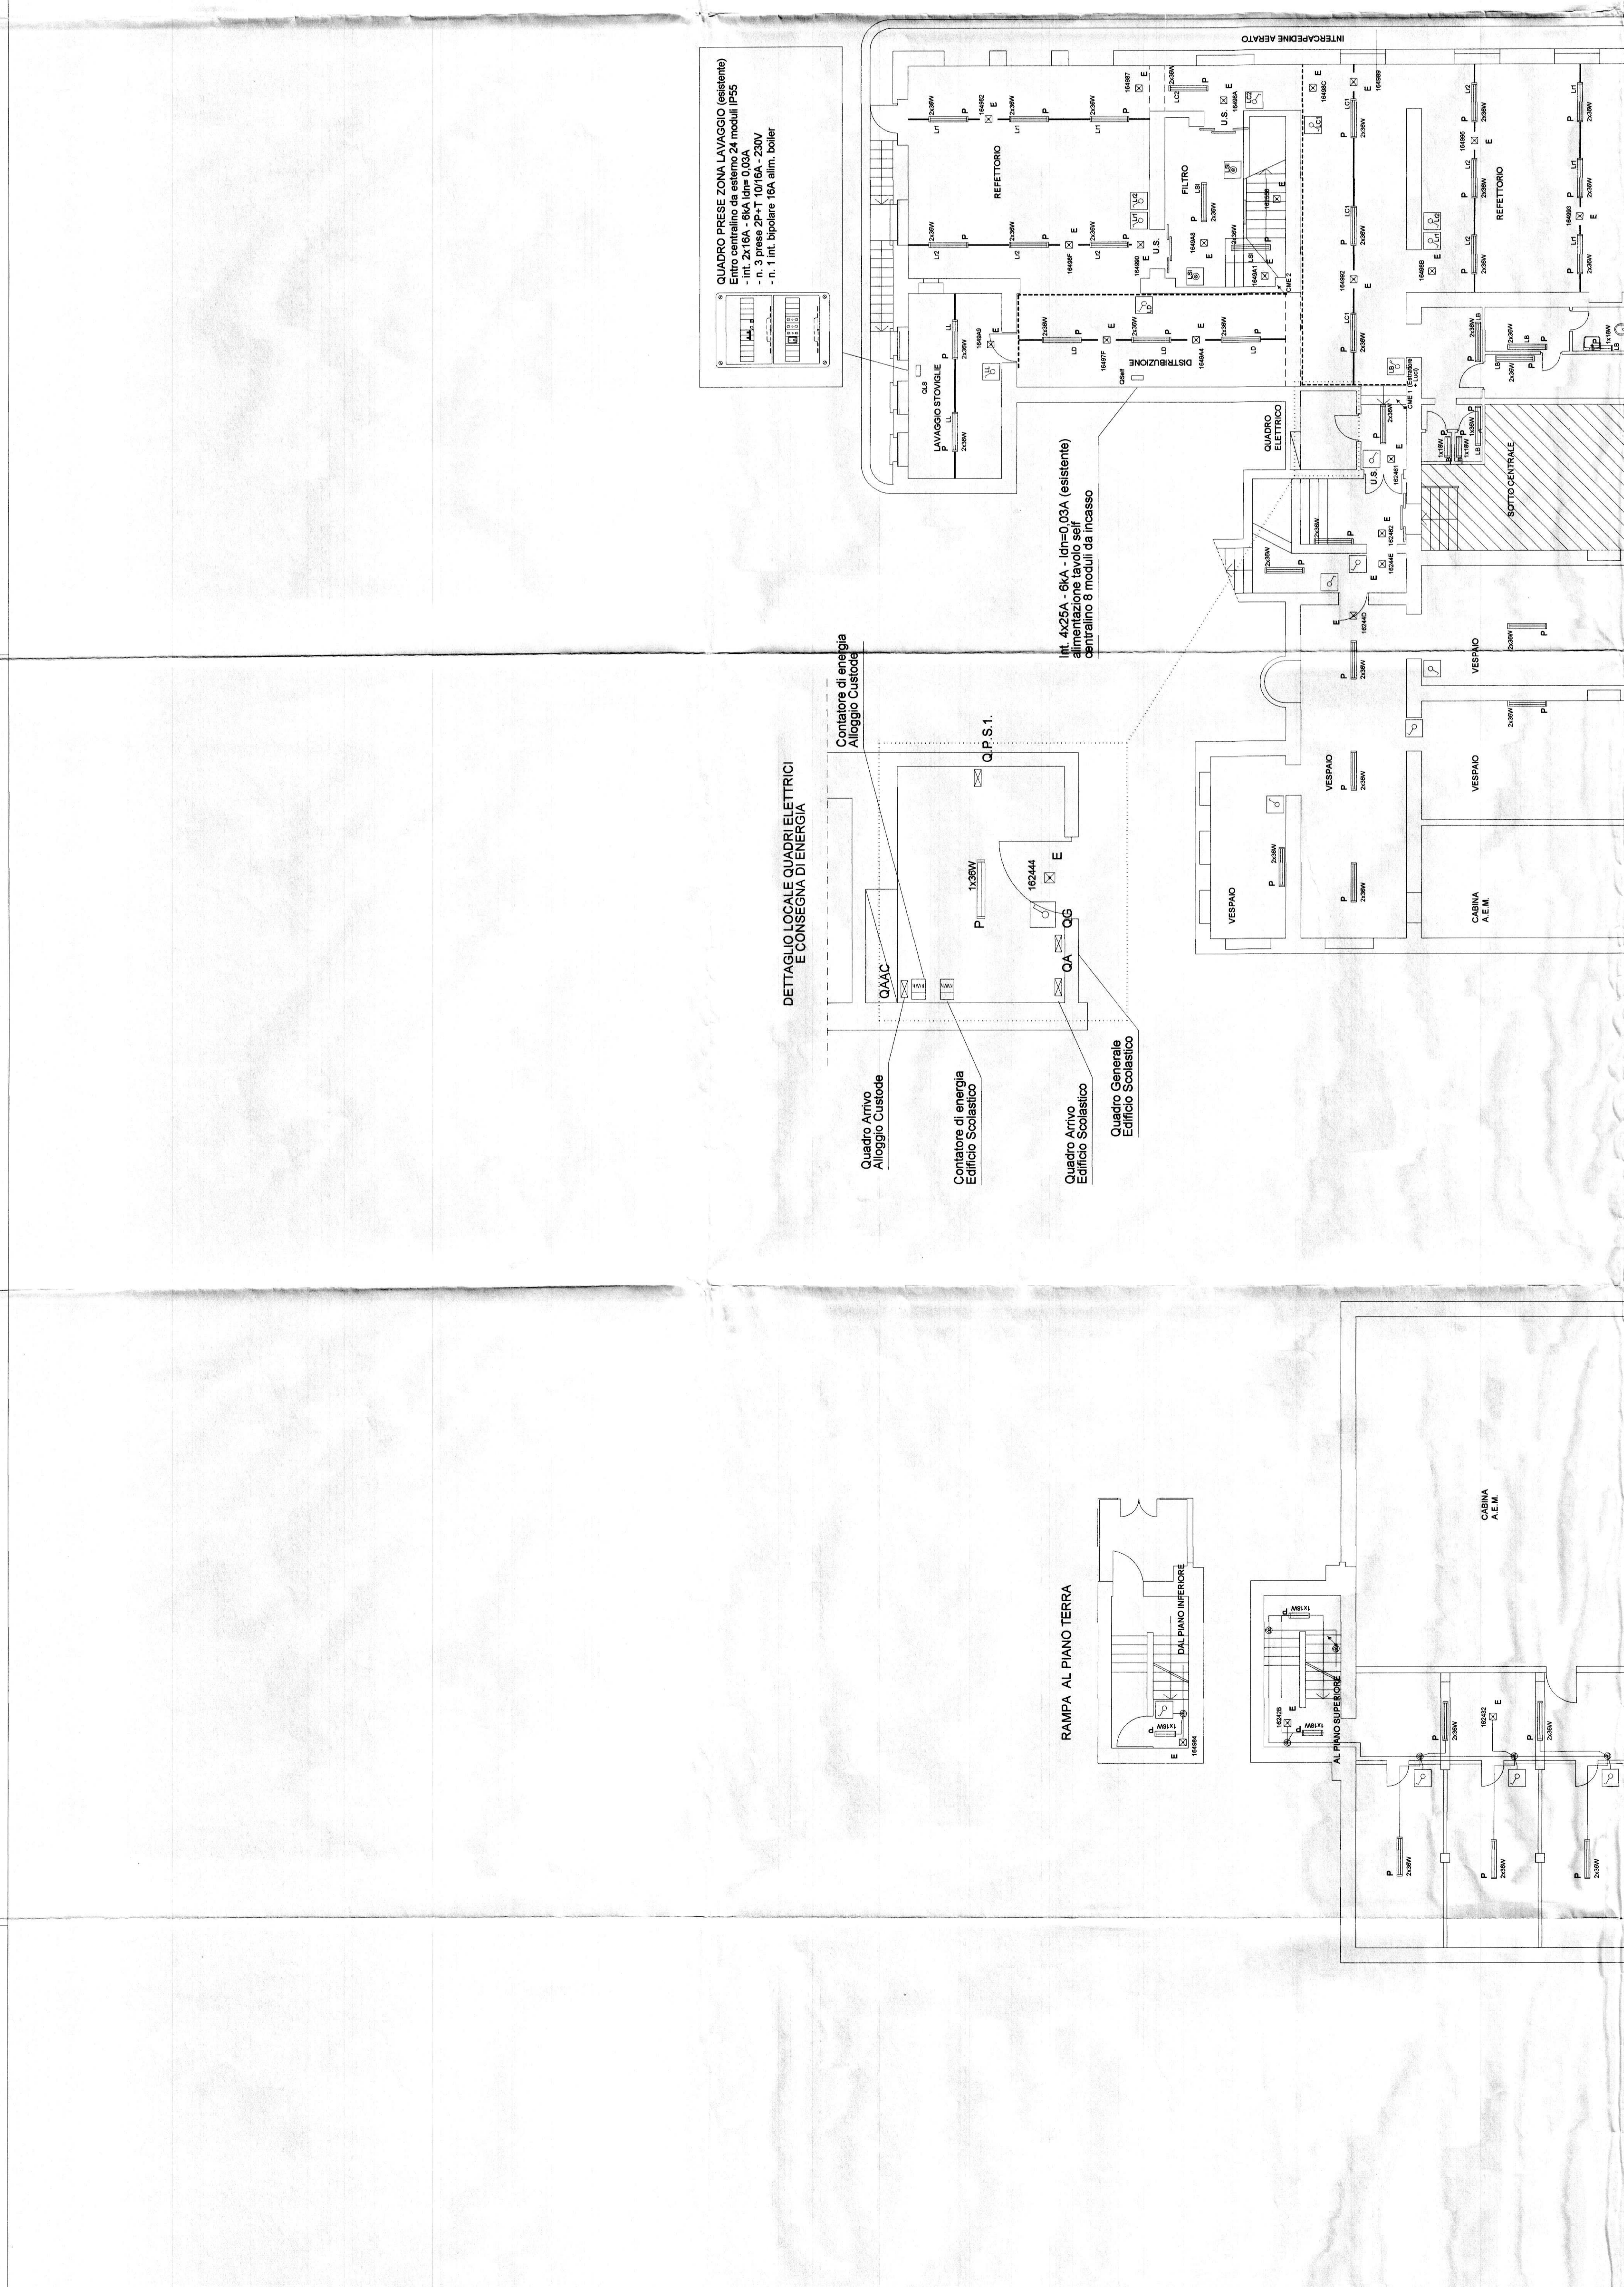

CITTA' DI TORINO

OPERE DI ADEGUAMENTO NORMATIVO FUNZIONALE E TECNICO
DEGLI IMPIANTI ELETTRICI SPECIALI
ISTITUTO SCOLASTICO "S.E.L. PARATO"
Via Aquilista, 8 - TORINO

FINANZIAMENTO ANNO 2004 - LOTTO A -

Il Progettista:
Ing. Massimiliano GHIONE
collaboratori al progetto:
P. Moro NEGRO FREA
P. Bruno FENOLDI

Titolare dell'attività:
AEM
S.p.A. - Via ...

PROGETTO DEFINITIVO

PIANTA PIANO SEMINTERRATO
IMPIANTO DI ILLUMINAZIONE NORMALE / EMERGENZA

SCALA: 1 : 100

REV.	MODIFICHE	DATA	DESIGNATORE
0	PROGETTO	2004	
1	PROGETTO	2004	
2	AS BUILT	2005	
3			
4			
5			

E-01