

PROVINCIA DI TORINO

Comune di Torino

PROGETTO

Ristrutturazione per allestimento ad uso uffici del fabbricato sito in via Bologna n°74

PROPRIETA'/COMMITTENTE

PROGETTISTA



Organizing Committee for the XX Olympic Winter Games Torino 2006
C.so Novara 96 - 10152 Torino

ROBERTO DAL DEGAN ARCHITETTO

Via Santa Teresa 15 - 10121 Torino
tel. 011.538.500/fax 011.537.150

E-mail: studio@archidaldegan.it
DISEGNO

TAVOLA

DATA

30/10/2005

Sf.01

SCALA

1:200

STATO FINALE
COME COSTRUITO

PRATICA

AGG.

200 - 3

PIANTA PIANO INTERRATO

SIEMENS
Building Technologies
Via Alberto Pirelli 10
MILANO

AGGIORNAMENTI:
AS BUILT
30.10.2005


MISTRAL IMPIANTI S.A.S.
Via Mantovello n°6
CHERASCO (CUNEO)

AGGIORNAMENTI:
AS BUILT
30.10.2005

LEGENDA

FR	rivelatore ottico via radio	barriera 50/100 mt IS392 - IS412
F	rivelatore ottico ambiente	contatto magnetico
FP	rivelatore ottico a pavimento	Sirena
FC	rivelatore ottico controsoffitto	videoregistratore digitale sistema
GW	gateway	1...4 connessione sistema telecamera
C	Alimentatore con centralino	telecamera fissa
MI	modulo di comando/ingresso	Dome
POA	pannello ottico acustico	B Lettore TI01 - K101
M	pulsante manuale allarme incendio	BIO Lettore Biometrico
M	magnete ritenuta porte	Controllore varchi
S	sirena	E Elettromagnete 500KG
CS	Centrale di allarme intrusione CC611	ES Elettroserratura
CT	Terminale di comando CT6M	
CI	circuito indirizzamento n. ___	
VR	rivelatore volumetrico IR + US	
VT	rivelatore tenda	

LA PRESENTE TAVOLA E' DA CONSIDERARSI VALIDA ESCLUSIVAMENTE PER L'IMPIANTO DI ANTINCENDIO

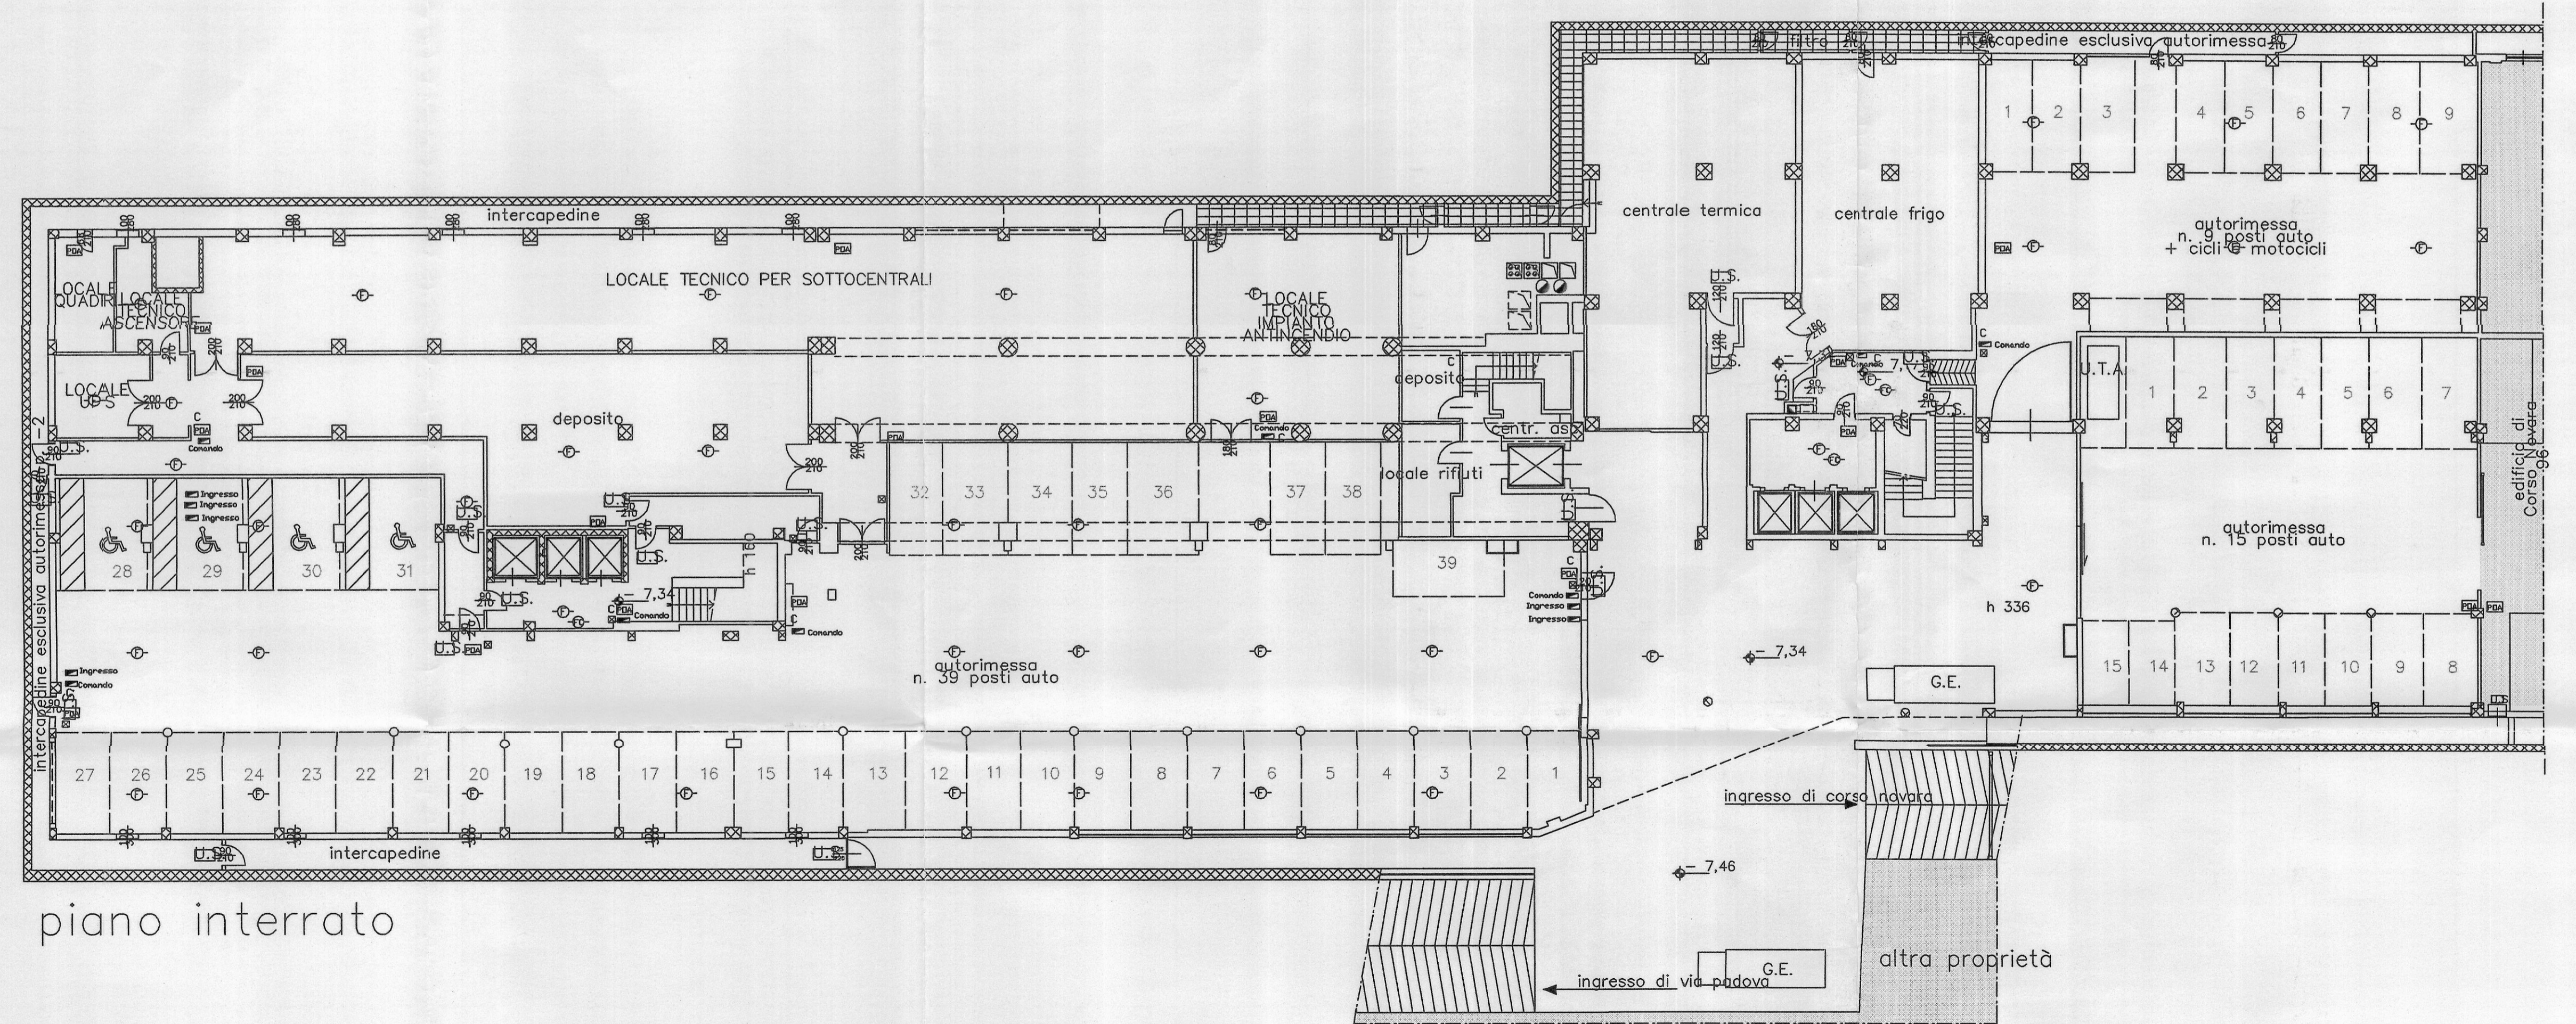

piano interrato