

PROVINCIA DI TORINO

# Comune di Torino

PROGETTO

Ristrutturazione per allestimento ad uso uffici del fabbricato sito in via Bologna n°74

PROPRIETA' / COMMITTENTE

PROGETTISTA



Organizing Committee for the XX Olympic Winter Games Torino 2006  
C.so Novara 96 - 10152 Torino

ROBERTO DAL DEGAN ARCHITETTO

Via Santa Teresa 15 - 10121 Torino  
tel. 011.538.500/fax 011.537.150

E.mail: studio@archidaldegan.it  
DISEGNO

TAVOLA

DATA

30/10/2005

STATO FINALE

COME COSTRUITO

Sf.02

SCALA

1:200

STATO FINALE  
COME COSTRUITO

PRATICA

AGG.

200 - 3

PIANTA PIANO SEMINTERRATO

SIEMENS

Building Technologies  
Via Alberto Pirelli 10  
MILANO

AGGIORNAMENTI:  
AS BUILT  
30.10.2005

MISTRAL IMPIANTI S.A.S.


Via Mantovato n°6  
CHERASCO (CUNEO)

AGGIORNAMENTI:  
AS BUILT  
30.10.2005

## LEGENDA

FR	rivelatore ottico via radio	—	barriera 50/100 mt IS392 - IS412
F	rivelatore ottico ambiente	■	contatto magnetico
FP	rivelatore ottico a pavimento	⊠	Sirena
FC	rivelatore ottico controsoffitto	⊞	videoregistratore digitale sistema
EV	gateway	1...4	connessione sistema telecamera
C	Alimentatore con centralino	📹	telecamera fissa
MI	modulo di comando/ingresso	📡	Dome
POA	pannello ottico acustico	<b>B</b>	Lettoce T101 - K101
⊠	pulsante manuale allarme incendio	<b>BIO</b>	Lettoce Biometrico
■	magnete ritenuta porte	—●—	Controllore varchi
⊞	sirena	<b>E</b>	Elettromagnete 500KG
CS61	Centrale di allarme intrusione CC611	<b>ES</b>	Elettroserratura
CT	Terminale di comando CT6M		
17	ciruito indirizzamento n. ___		
▲	rivelatore volumetrico IR + US		
◀	rivelatore tenda		

LA PRESENTE TAVOLA E' DA CONSIDERARSI VALIDA ESCLUSIVAMENTE PER L'IMPIANTO ANTINCENDIO

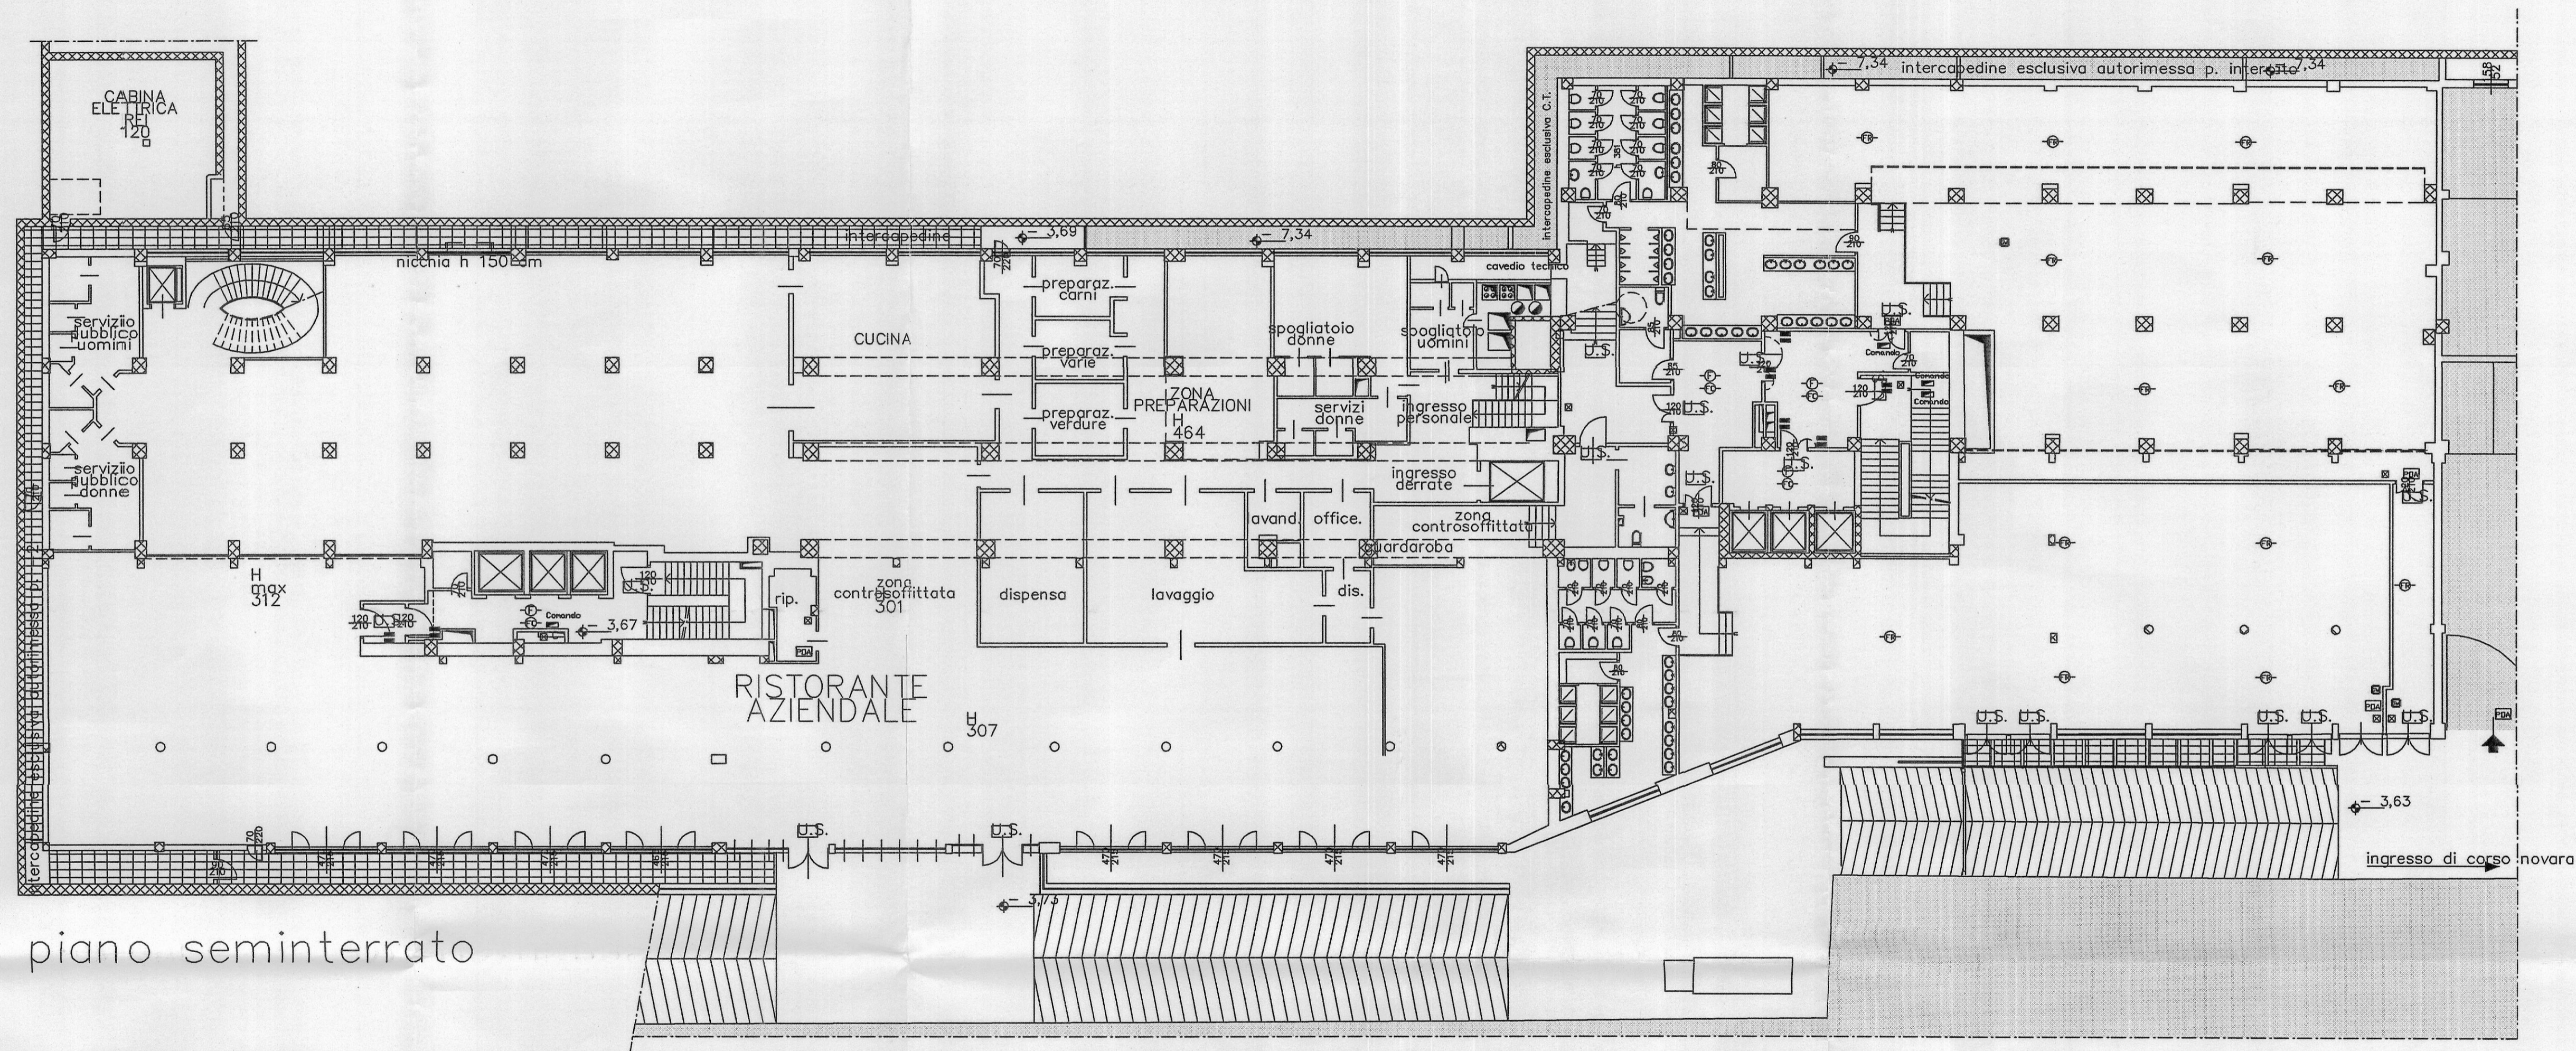

piano seminterrato