


PIANTA PIANO RIALZATO- Scala 1:50

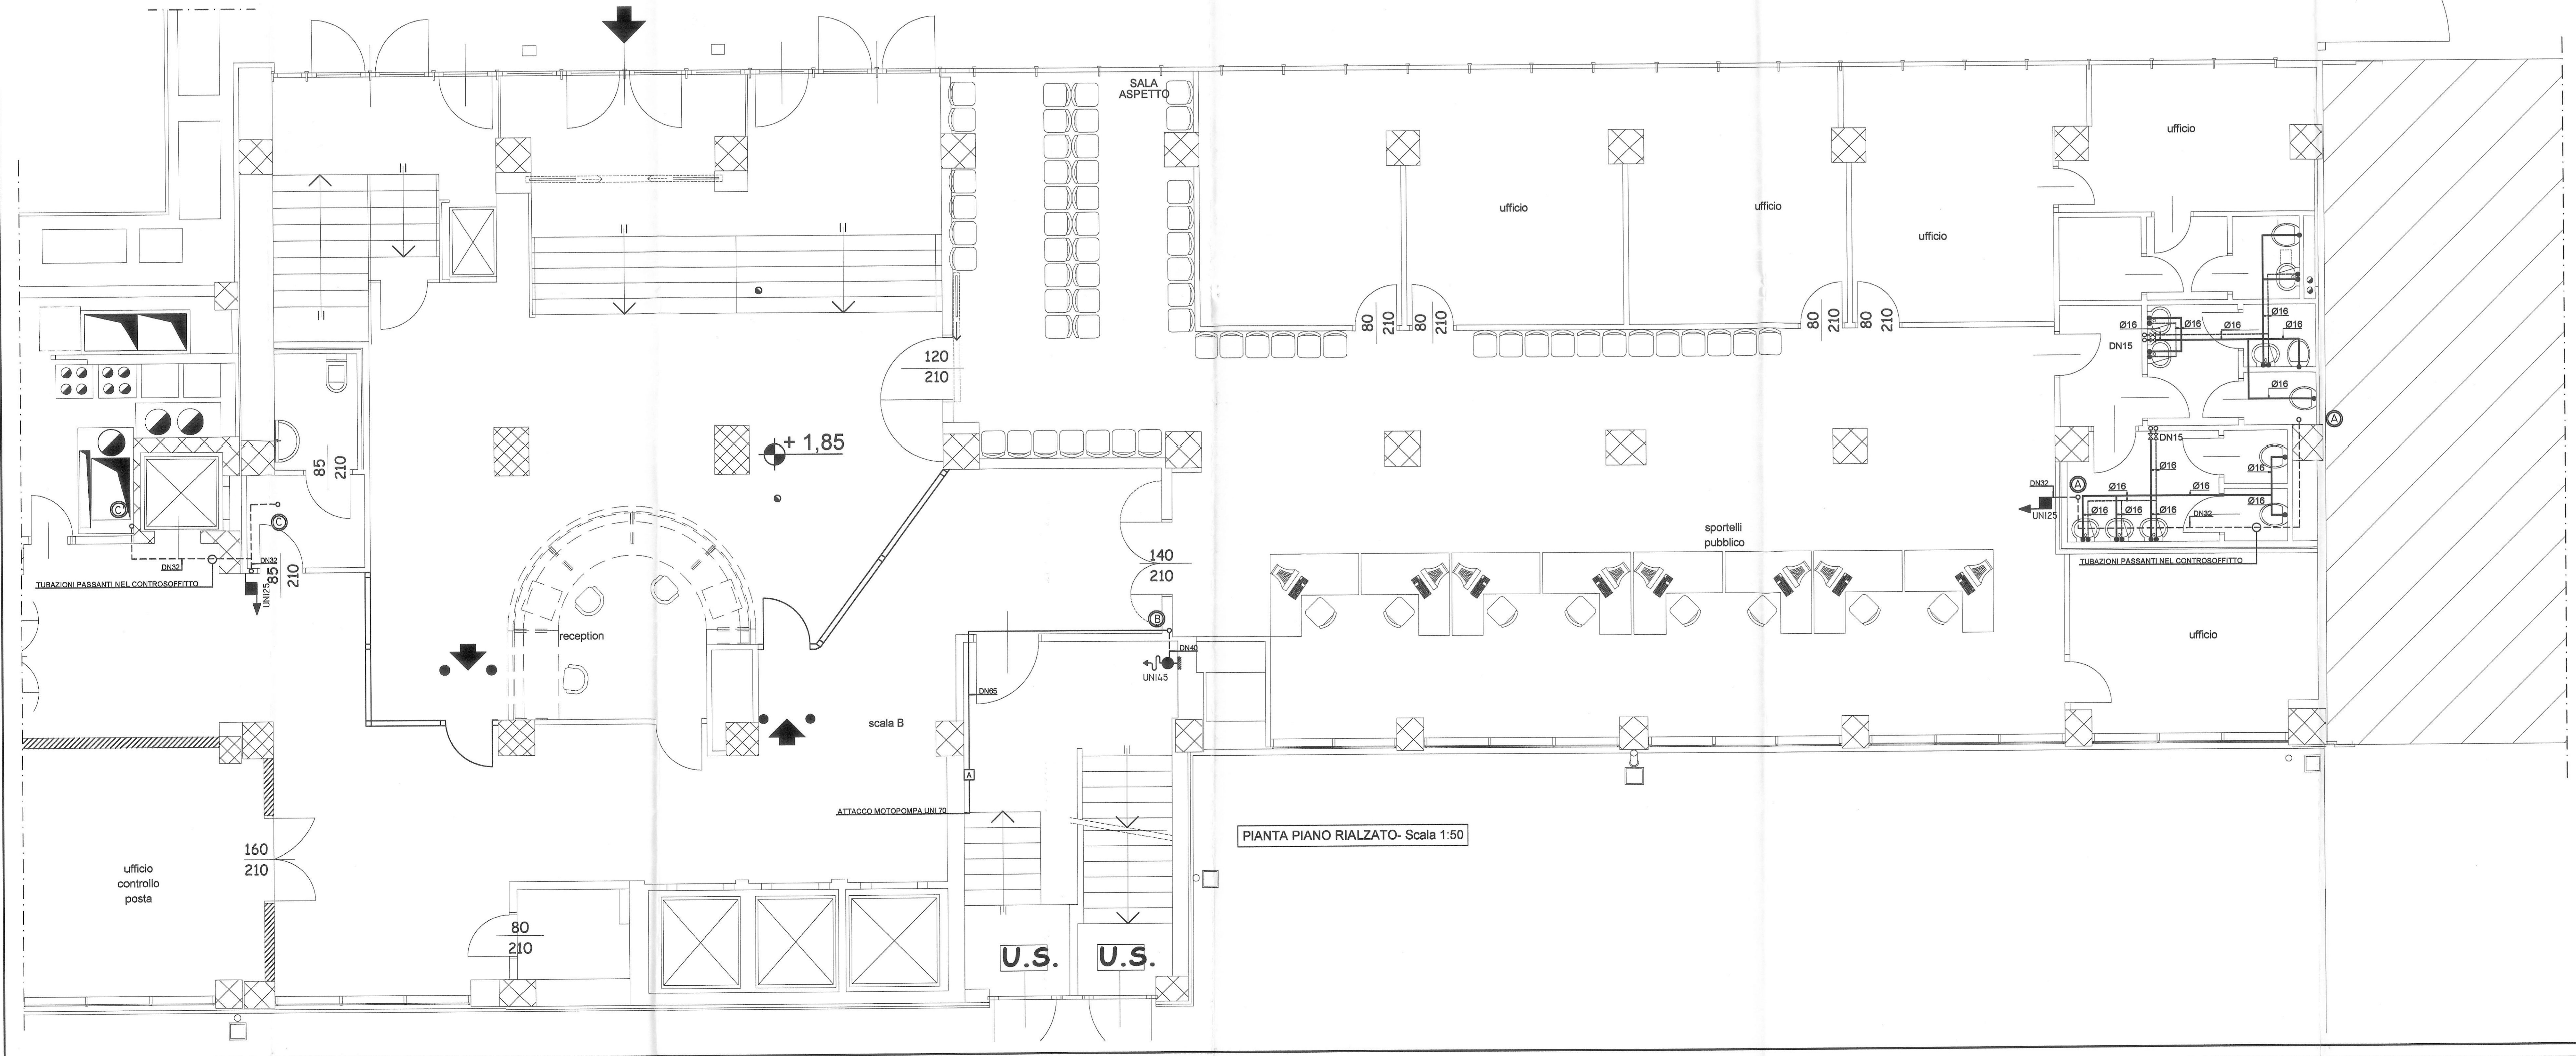

PIANTA PIANO RIALZATO- Scala 1:50

**LEGENDA IMP. ANTINCENDIO**

- RETE ADDUZIONE ACQUA IMP. ANTINCENDIO REALIZZATA IN FERRO NERO TIPO MANNESMANN S.S. PASSANTE SOTTO PAVIMENTO
- - - RETE ADDUZIONE ACQUA IMP. ANTINCENDIO REALIZZATA IN FERRO NERO TIPO MANNESMANN S.S. VERNICIATA DI COLOR ROSSO PASSANTE NEL CONTROSOFFITTO (AEREA)
- o COLONNA MONTANTE ADDUZIONE IMPIANTO ANTINCENDIO
- ⊙ IDENTIFICAZIONE COLONNA

**LEGENDA SIMBOLI**

UN25

Cassetta UN25 da incasso completa di:  
 - Cassetta in lamiera color rosso  
 - Manichetta in nylon flessibile -> 20cm  
 - Ugello a 3 effetti (bochetto Ø12mm)

N.B. GLI STACCHI A SERVIZIO DELLE MANICHETTE BEMIRGIDE UN 25 SONO DA Ø11/14

**LEGENDA SIMBOLI**

UN45

Cassetta UN45 da incasso completa di:  
 - Cassetta in lamiera color rosso  
 - Manichetta in nylon flessibile -> 20cm  
 - Ugello a 3 effetti (bochetto Ø12mm)  
 (Due) Manichette sotto sportello  
 VALVOLA DI INTERCETTAZIONE

LANCIA COMPLETA STUCCO  
 SABBETTA METALLICA

10.00 - QUOTA PAVIMENTO

N.B. GLI STACCHI A SERVIZIO DELLE MANICHETTE UN 45 SONO DA Ø11/12