

PROGETTISTA E SOGL. ROBERTO DAL DICAN ARCHITETTO  
Via Santa Teresa 15 - 10121 Torino  
Tel. 011/538.904/011.537.510  
E-mail: roberto@dal-dican.it

COMPARTIRE  
Qualifying Committee for the  
XXI Obel  
Torino 2008  
Via Novara 96 - 10127 Torino

TAVOLA  
Ristrutturazione per allestimento uffici del fabbricato in Torino, Via Bologna n.74  
Impianto F.M. e trasmissione dati



SCALA: 1:100  
ASSEMBLATO  
L. 02/03/2004  
DATA: 12.02.2004

simtec  
Progettazione, Consulenza, Direzione Lavori  
Via Vercelli 10 - 10121 TORINO - TEL. 011/546.6927  
E-mail: roberto@simtec.it

TEKIND  
Tecnologia Industriale  
Via Po 10 - 10121 TORINO - TEL. 011/546.6927  
E-mail: roberto@simtec.it

QUESTA TAVOLA E' VALIDA SOLO  
PER L'IMPIANTO ELETTRICO

LEGENDA SIMBOLI		LEGENDA SIMBOLI	
SIMBOLO	DESCRIZIONE	SIMBOLO	DESCRIZIONE
	QUADRO ELETTRICO (BANDO GENERALI)		PUNTO DI ALIMENTAZIONE ILLUMINAZIONE
	CANALINA IN PVC A PAVIMENTO - DISTRIBUZIONE F.M.		BOX TELEFONICO
	CANALINA IN PVC A PAVIMENTO - DISTRIBUZIONE DATI		PUNTO DI ALIMENTAZIONE ILLUMINAZIONE PUNTO DI ALIMENTAZIONE DATI
	CANALINA METALLICA SENZA		CANALINA TRAPEZOIDALE IN PVC TRAZZO INCASSATA A PAVIMENTO - - ANCORATA CON PASTIGLIE - - TRASSERIE DATI
	SCALATA DI DISTRIBUZIONE		SCALAZIONE
	CANALIZZAZIONE VERSO L'ALTO/VERSO IL BASSO		SEMPRE A CORONA INCASSATA L'INTERMEDIAZIONE DELLA PASSERELLA DI COLLEGAMENTO TRA L'IMPIANTO DI VIA BOLOGNA E QUELLO DI CORSO SERRA
	PRESA BRANCO 3P+10/16A DA INCASSO 8/10 DA SERVIZIO		
	PRESA CON INTERRUZIONE CON PRESIDI 3P+1-16A - 30kV		
	PRESA CON INTERRUZIONE CON PRESIDI 3P+1-16A - 30kV TOLETTA TRAPEZOIDALE CON CANALINE METALLICHE TRASSERIE DATI PER INTERRUZIONE MANOVRE MANOVRE 3P+1-16A - 30kV PER INTERRUZIONE MANOVRE MANOVRE 3P+1-16A - 30kV PER INTERRUZIONE MANOVRE MANOVRE 3P+1-16A - 30kV		
	BOCCA ELETTRICA		
	INTERRUTTORE SEPARABILE DA INCASSO		
	REGOLATORE OTTICO ACCENTRATO DI RICERCA SOCCORSO MANO DESTRA		
	PULSANTE A TRAZIONE IN RICERCA SOCCORSO MANO DESTRA		
	F.M. - C.A.L.		
	POTERATO MASSIMO DATI		
	VIASERVIZIO		

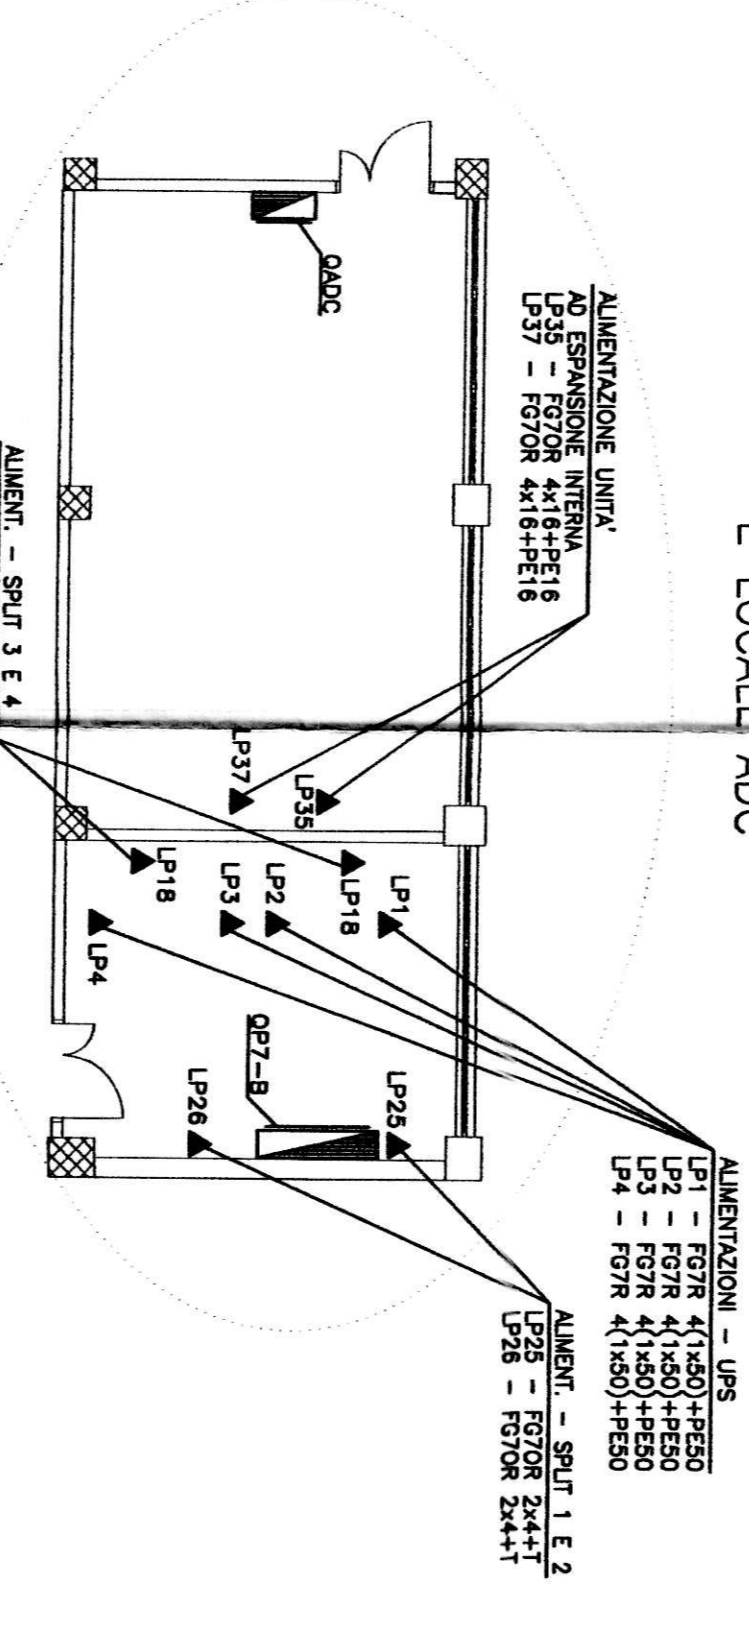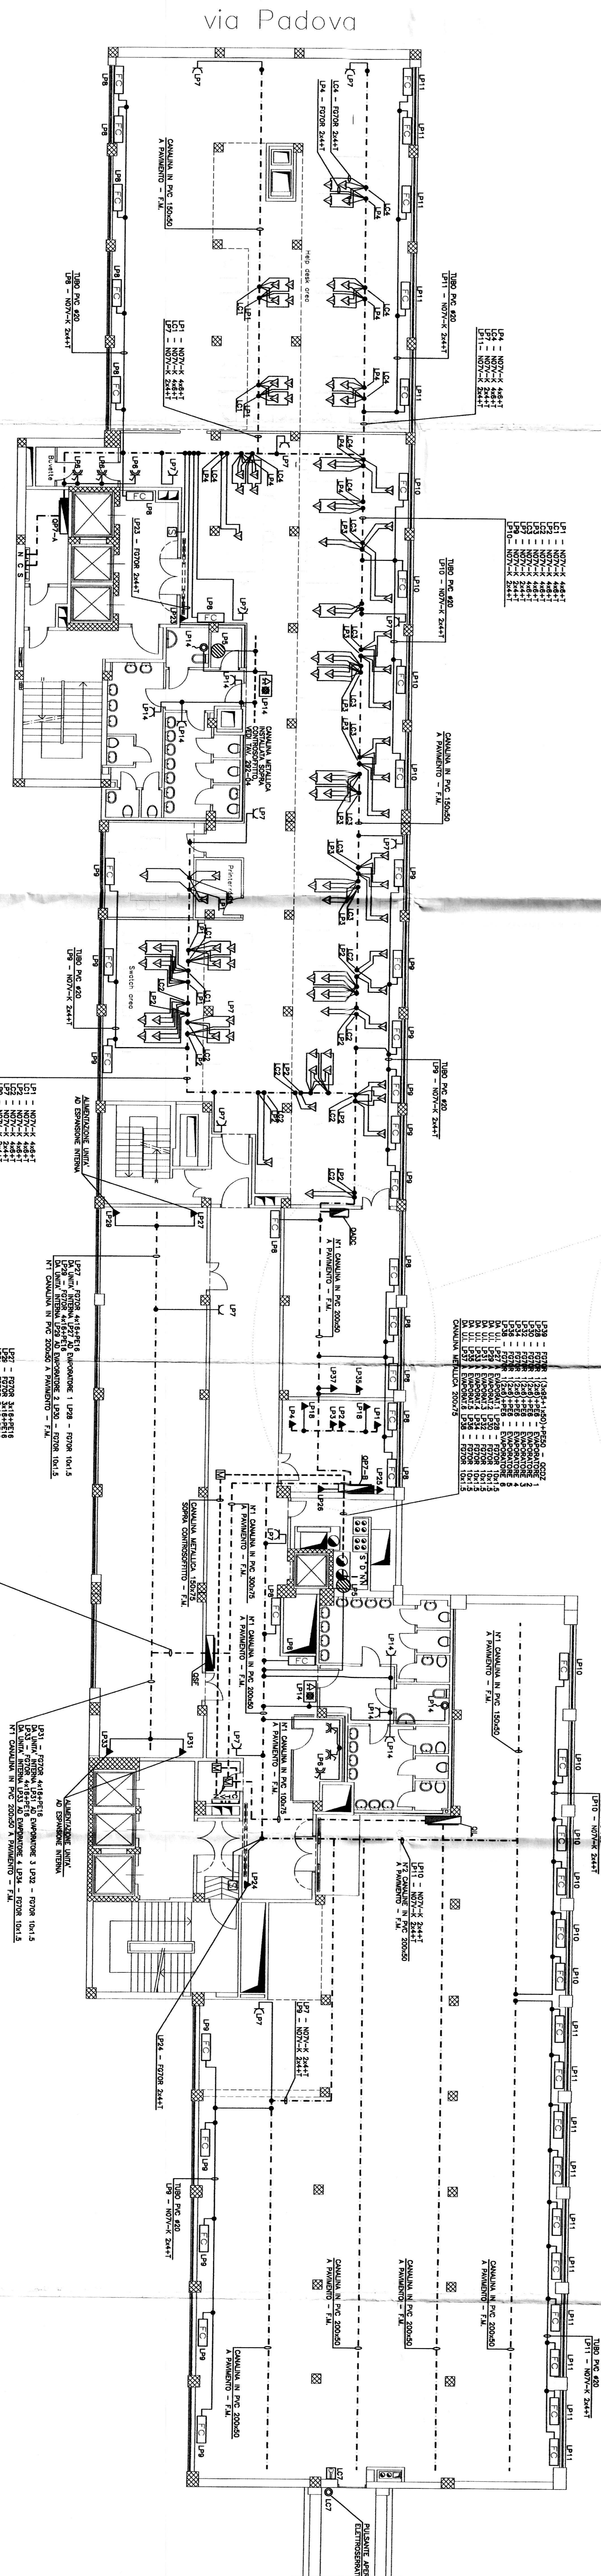

colore