



CITTA' DI TORINO

Divisione Servizi Culturali

Settore Edifici per la Cultura

Via San Francesco da Paola n. 3  
10123 Torino

COPIA CONFORME ALL'ORIGINALE

TORINO, 23/01/2001

PROGETTO ESECUTIVO

Ing. Sergio Basso

PROGETTO DI RISTAURO E RIQUALIFICAZIONE FUNZIONALE  
DI VILLA AMORETTI ED ARANCIERA DEL PARCO RIGNON,  
Via Filadelfia, n. 205, Torino

Gruppo di progettazione:

Progettazione Settore Edifici per la Cultura

Progettazione architettonica: Arch. Renzo Spina, Ing. Paolo Zoratti, Genio Mauro Basso

Coordinamento progetto architettonico: Arch. Romilda Stura

Progettazione Associazione "Temporanee di Professionisti"

Progetto strutturale: Ing. Mauro Bonacchi

Progetto impianti elettrici: Ing. Sergio Basso

Restaurazione piante di sicurezza e coordinamento: Ing. Gianluca Chiesa

Coordinamento Associazione "Temporanee di Professionisti": Arch. Stefano Trucce

Responsabile di Progettazione e  
Direttore del Settore Edifici per la Cultura:  
Ing. Sergio Basso

PROGETTO ESECUTIVO


Oggetto  
Progetto impianti elettrici e speciali  
PERCORSO CANALIZZAZIONI PRINCIPALI  
pianta piano primo interrato

SCALE: 1:100

ELABORATO  
F.C.  
03

REV.	MODIFICHE	DATA	DESCRIZIONE
0	EMISSIONE	09/01/2001	
1			
2			
3			
4			
5			

IL PRESENTE ELABORATO GRAFICO  
E' UN DOCUMENTO PER GLI  
IMPIANTI ELETTRICI ED AIT/IN

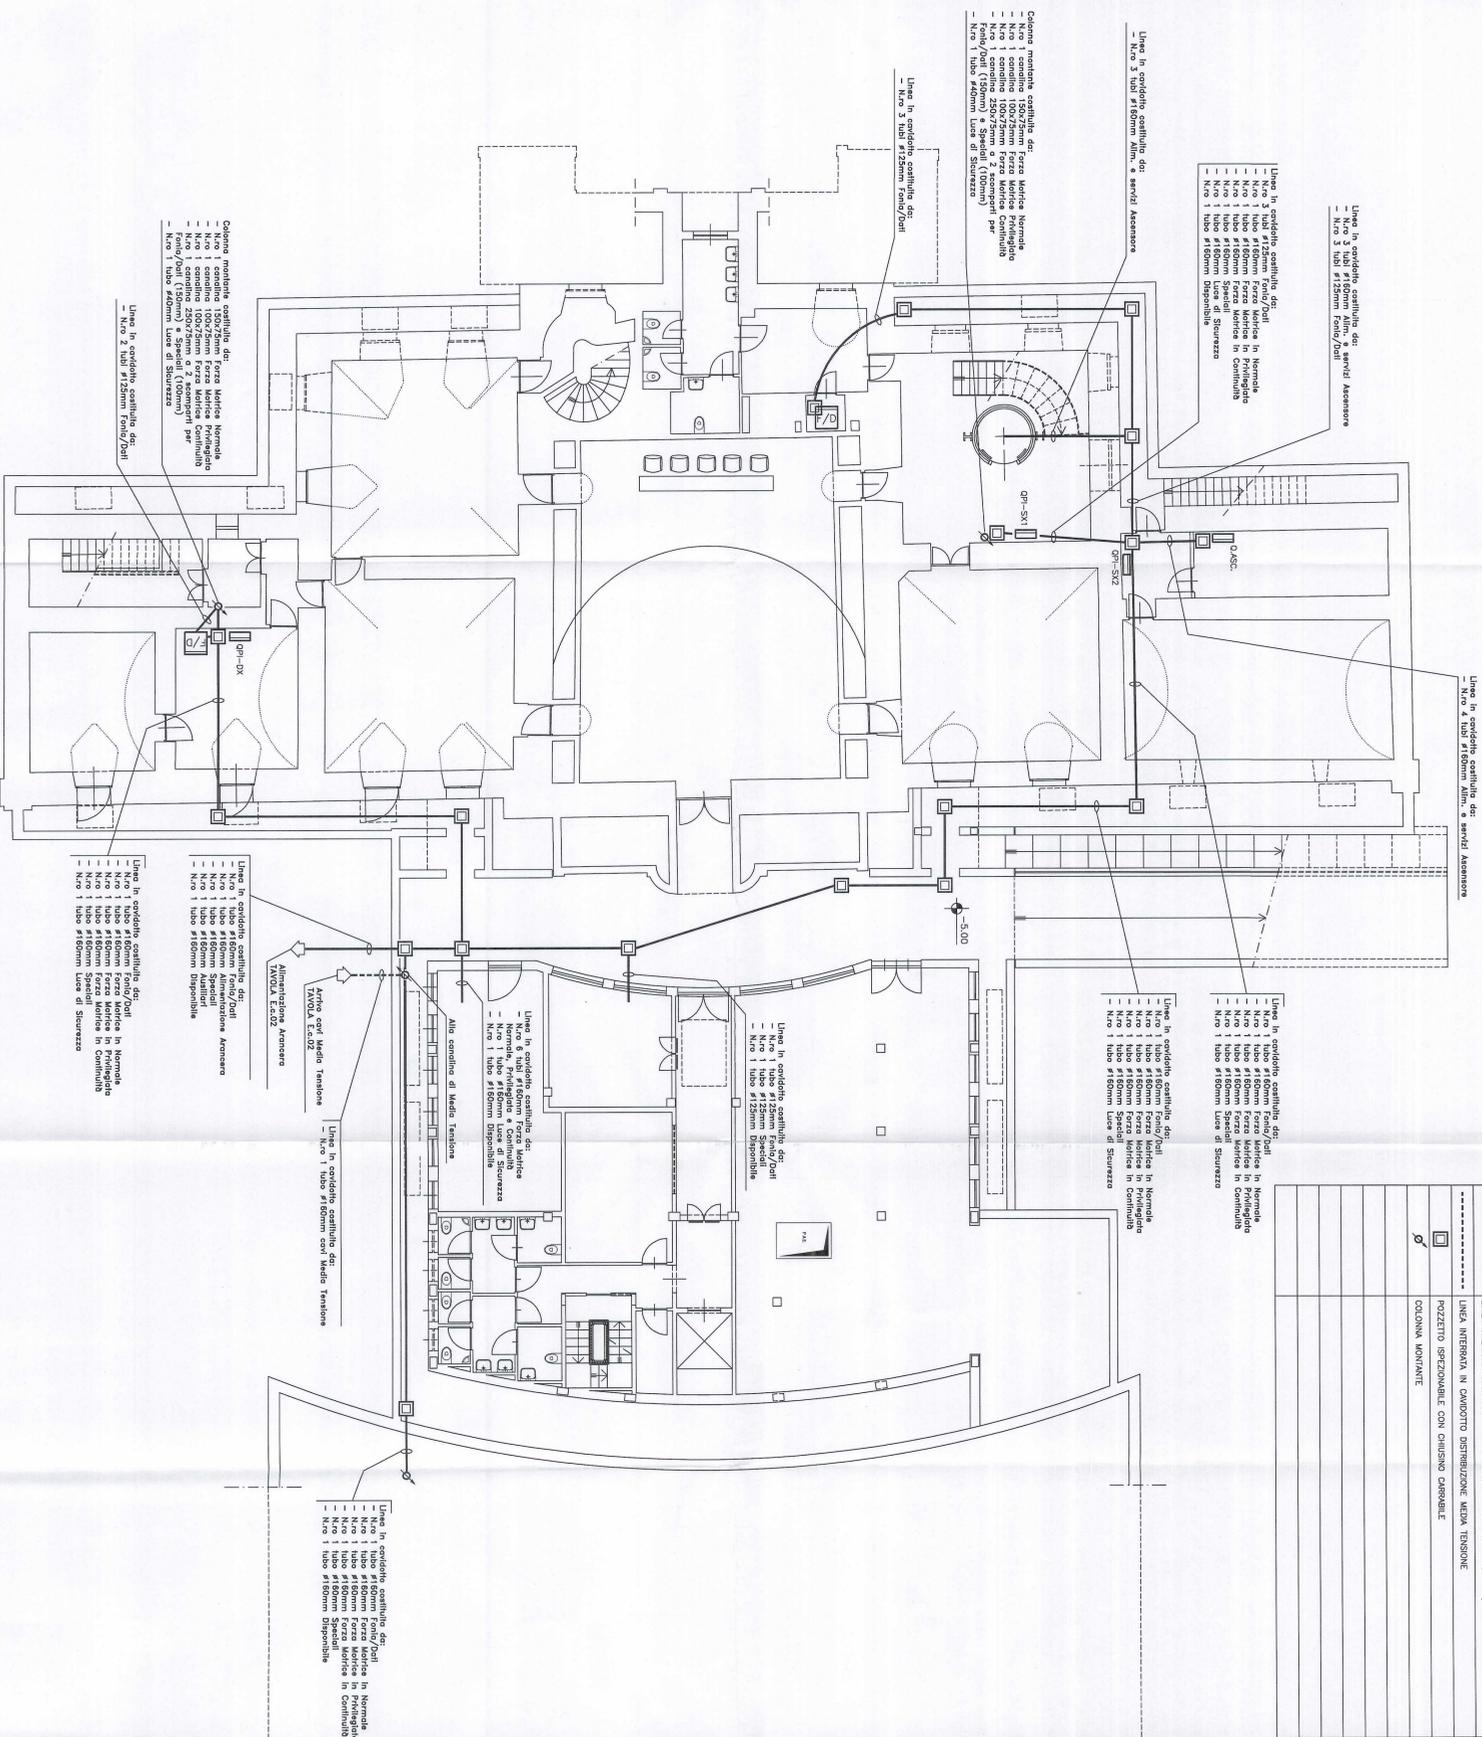

SIMBOLO	DESCRIZIONE
---	LINEA INTERNA IN CAMBIATO DISTRIBUZIONE FORA MURICI, FORI/QUALI E SPECCHI
-----	LINEA INTERNA IN CAMBIATO DISTRIBUZIONE MEDIA TENSIONE
□	POZZETTO ISOLAZIONABILE CON CHIUSO CERCHIABILE
∅	COLONNA MURARIA