



PIANTA AREA ESTERNA  
 QUOTA +0.00 IN  
 STATO IN PROGETTO  
 SCALA 1:100

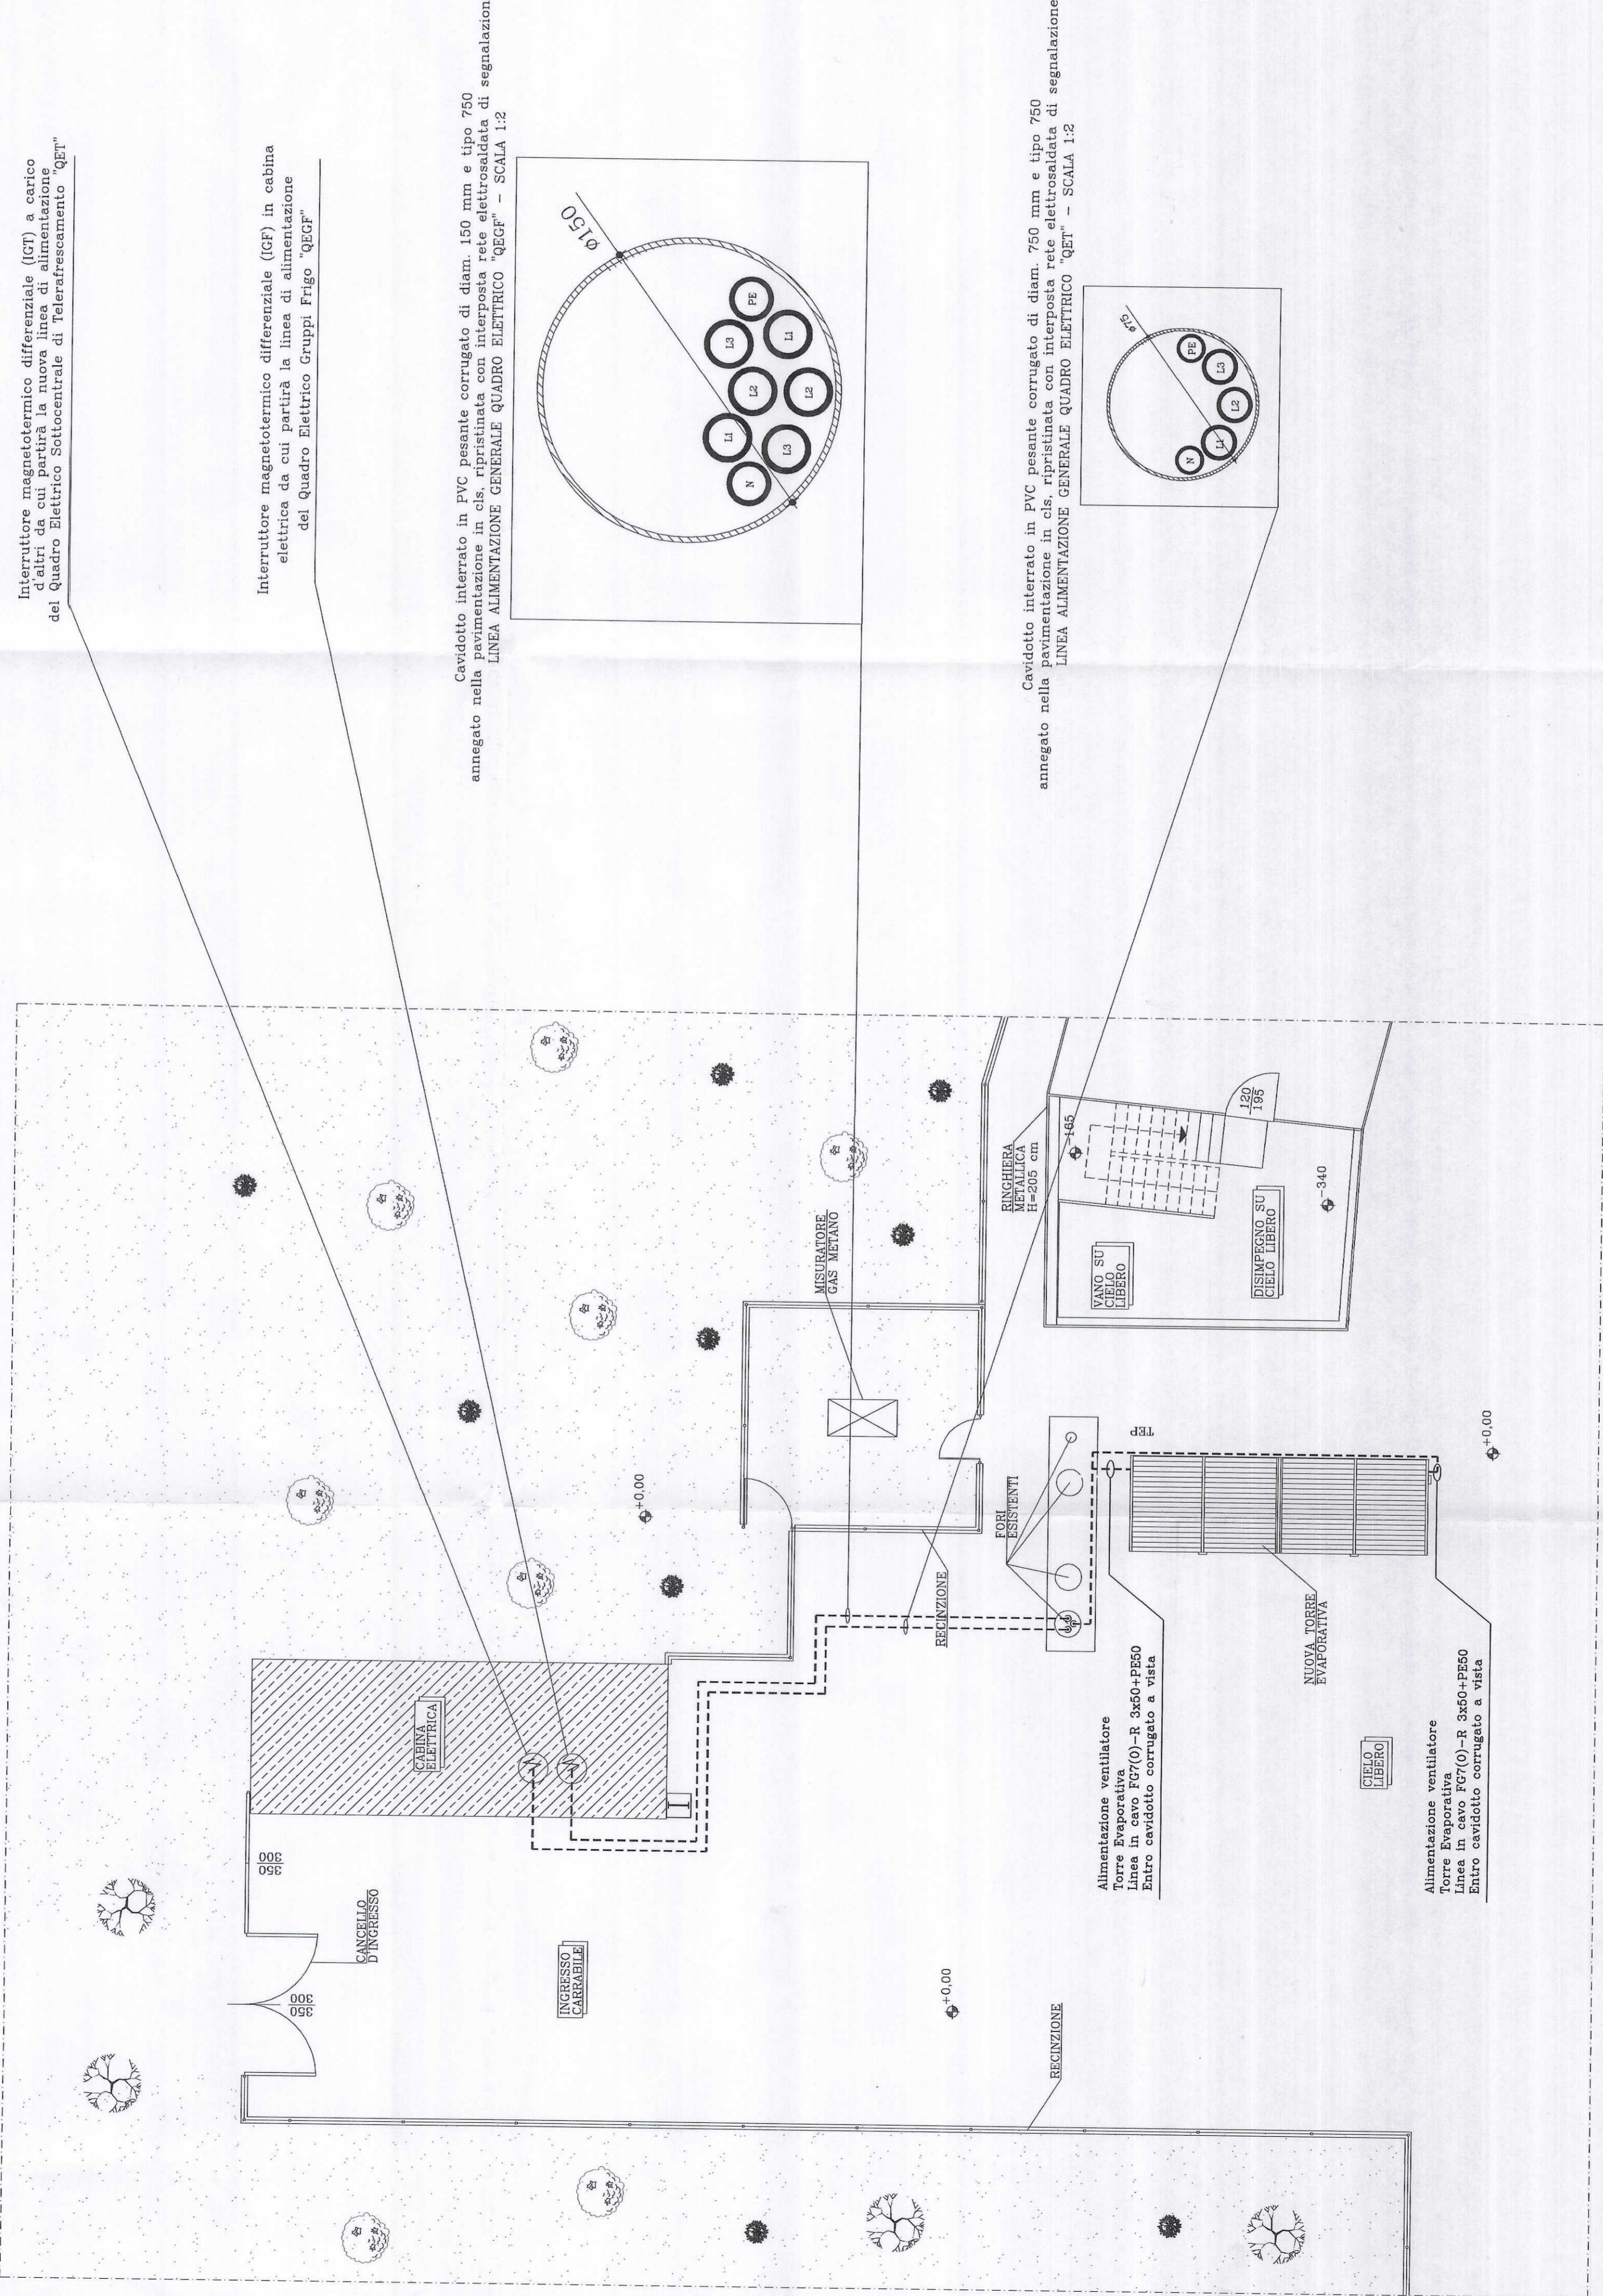


Interruttore magnetotermico differenziale (IDP) a scatto  
 elettrico da cui partirà la linea di alimentazione  
 del Quadro Elettrico Sotocentrale di Teleraffrescamento "QGT"

Interruttore magnetotermico differenziale (IDP) in cabina  
 elettrica da cui partirà la linea di alimentazione  
 del Quadro Elettrico Gruppi Frigo "QGF"

Condotto interrato in PVC pesante corrugato di diam. 150 mm e tipo 750  
 annegato nella pavimentazione in cls. ripristinata con interposta rete elettrosaldata di segnalazione  
 LINEA ALIMENTAZIONE GENERALE QUADRO ELETTRICO "QEG" - SCALA 1:2

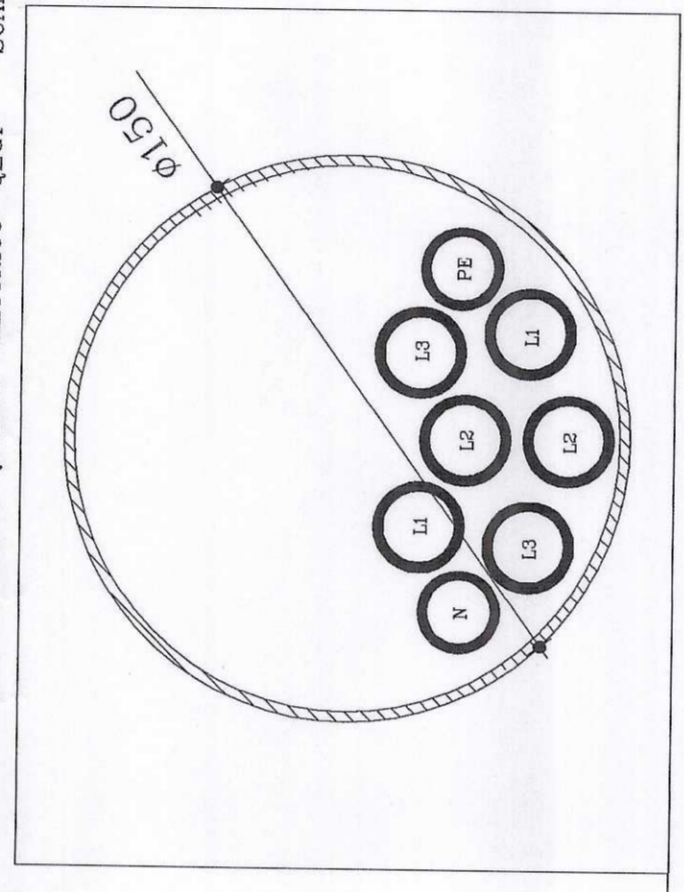

Condotto interrato in PVC pesante corrugato di diam. 750 mm e tipo 750  
 annegato nella pavimentazione in cls. ripristinata con interposta rete elettrosaldata di segnalazione  
 LINEA ALIMENTAZIONE GENERALE QUADRO ELETTRICO "QGT" - SCALA 1:2

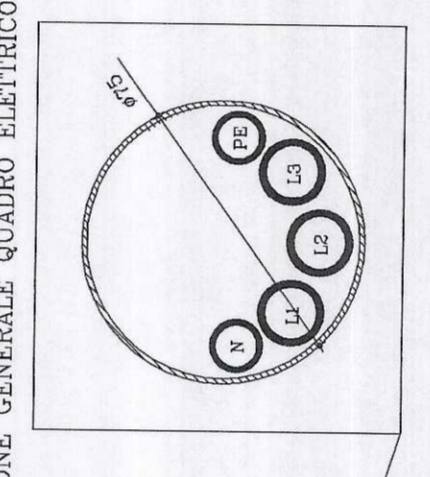

Alimentazione ventilatore  
 Linea in cavo FV700-R 3x50+PE20  
 Entro cavodotto corrugato a vista

Alimentazione ventilatore  
 Linea in cavo FV700-R 3x50+PE20  
 Entro cavodotto corrugato a vista

---	Cavodotto corrugato a doppia parete
[Hatched Box]	Canale in acciaio zincato con setto separatore
[Rectangular Box]	Pulsante di sgancio con collegamento remoto

Le posizioni delle apparecchiature sono indicative. Le posizioni finali dovranno concordare in fase di installazione con la D.L.



COMUNE DI TORINO

### IMPIANTI TERMICI E DI CONDIZIONAMENTO DEL COMUNE DI TORINO E DELLA AZIENDA ENERGETICA METROPOLITANA

## PALAZZO DELLO SPORT "RUFFINI"

Viale Burdin, 10 - TORINO

Impreso esecutrice:		COTTI IMPIANTI s.r.l. via Galvani 8 - 00182 Roma Tel. 06/49209432 info@cottimpianti.it	Validato:	
			Data:	Gennaio 2008
Commessa:	IRS_02_2008	Oggetto:	PROGETTO IMPIANTO ELETTRICO	
Code A.E.M.:	03.13.081.XI	Documento:	-Pianta aerea esterna STATO IN PROGETTO	Aggiornamento: Aprile 2009
Tavola:	1 IE/4	Scala:		Data:

PROGETTO

ASIA s.p.a.  
 E. AMORI - V. LORENTI  
 S. VINCENZO - 00144 ROMA  
 P.01/28/28114

Titolare dell'Attività

**IRIDE**  
SERVIZI