
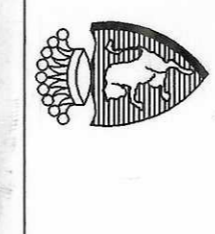



LEGENDA

— Mandata circ. palestra maschile	□ Collettore
— Ritorno circ. palestra maschile	⊕ Colonna montante
— Mandata circ. corridoi destra	⊗ Vasoia a sorchiasca
— Ritorno circ. corridoi destra	□ Radiatore
— Mandata circ. aule destra	
— Ritorno circ. aule destra	
— Mandata circ. aule 1 piano	
— Ritorno circ. aule 1 piano	
— Mandata circ. corridoi sinistra	
— Ritorno circ. corridoi sinistra	
— Mandata circ. aule sinistra	
— Ritorno circ. aule sinistra	
— Mandata circ. palestra femminile	
— Ritorno circ. palestra femminile	
— Mandata circ. uffici	
— Ritorno circ. uffici	
— Mandata circ. radiatori piscina	
— Ritorno circ. radiatori piscina	

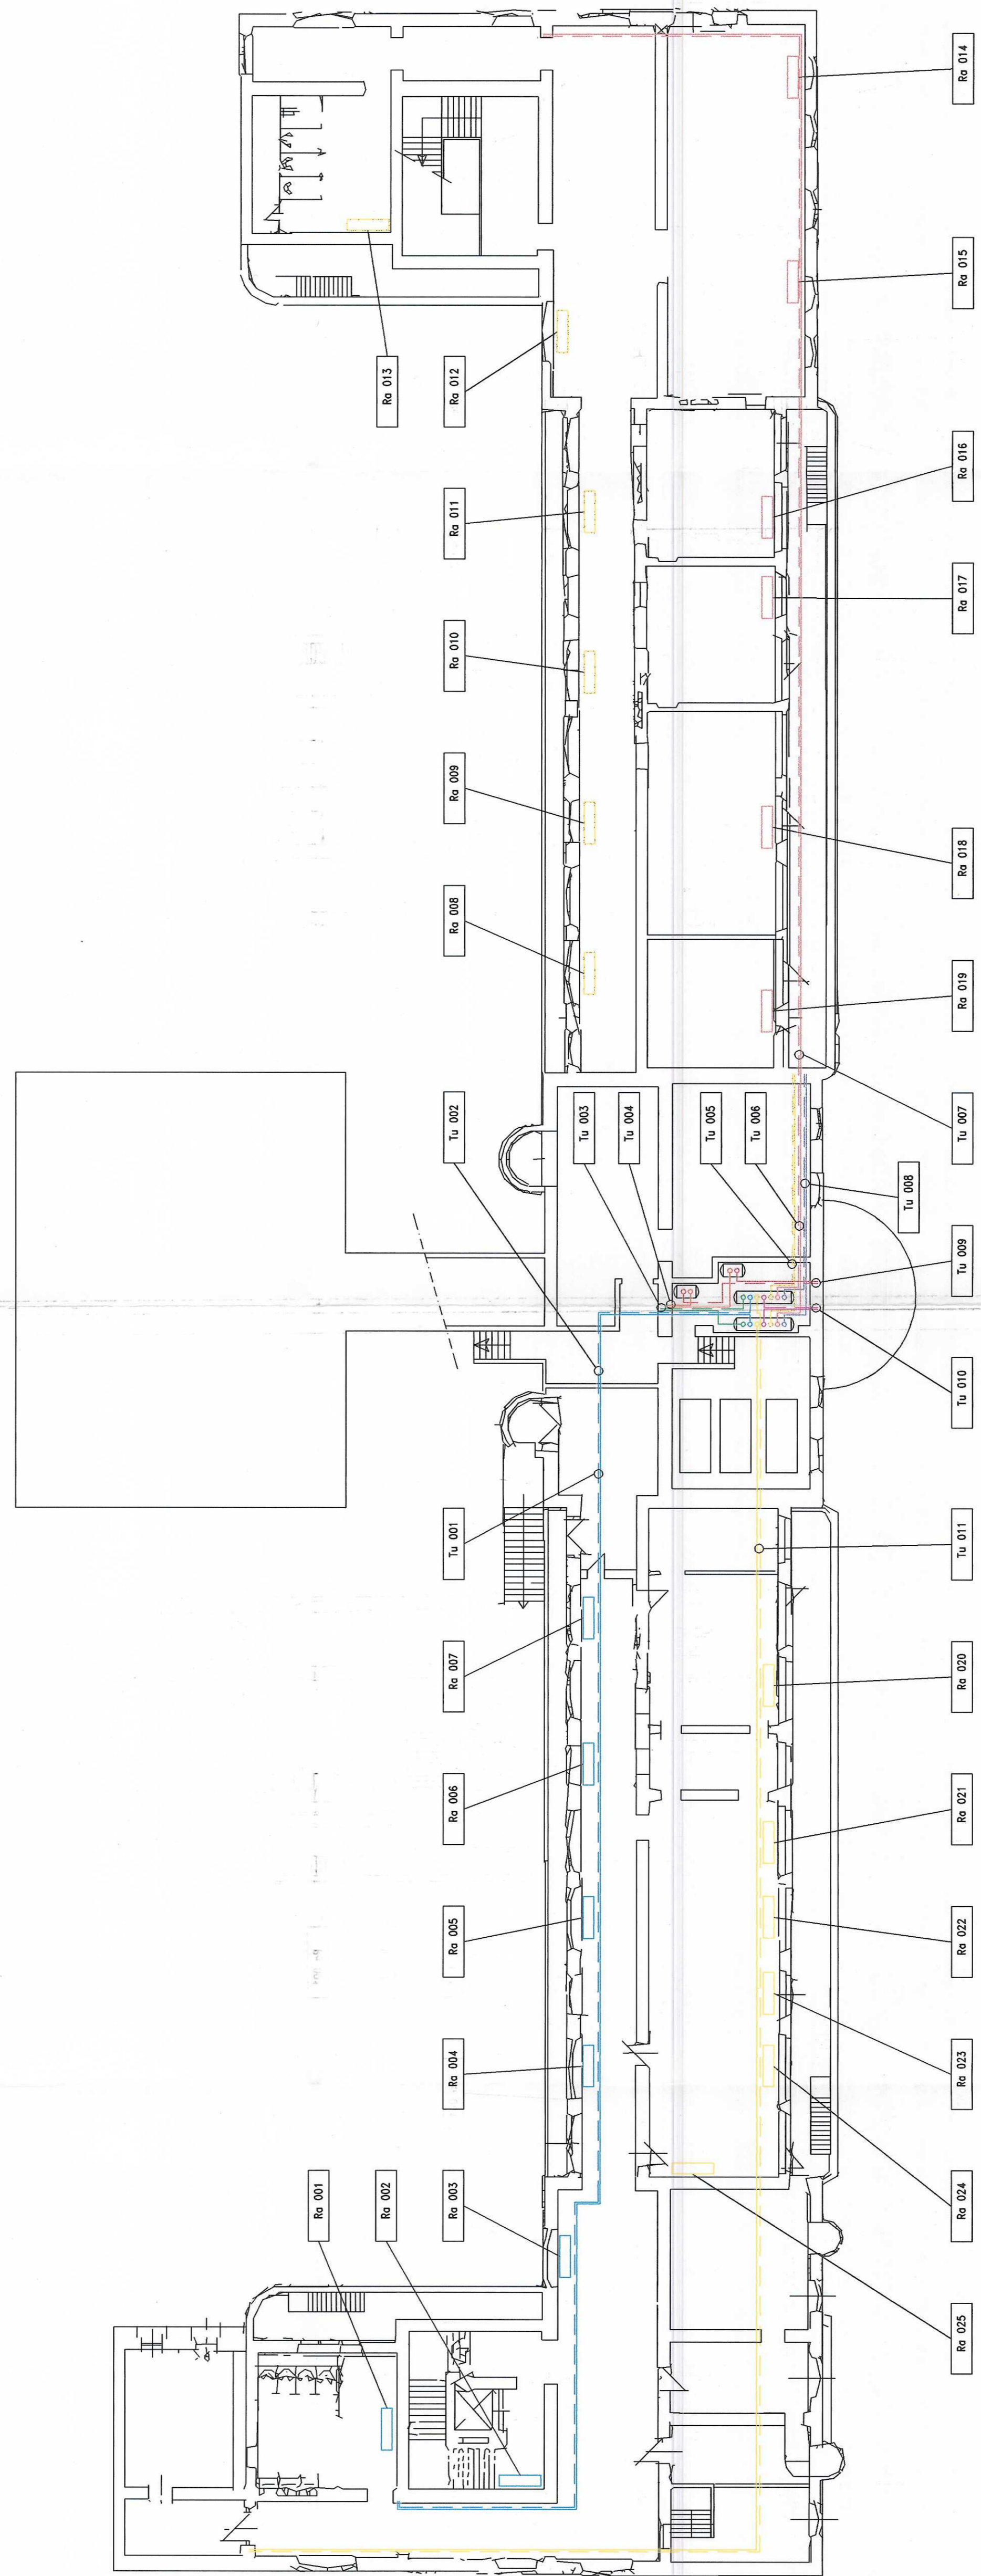

CITTA' DI TORINO
IMPIANTI TERMICI E DI CONDIZIONAMENTO
 DEL COMUNE DI TORINO E DELLA
 AZIENDA ENERGETICA METROPOLITANA
"SCUOLA ELEMENTARE
"DUCA DEGLI ABRUZZI"
 VIA MONTEVIDEO 11

RACCOLTA E INFORMATIZZAZIONE DATI
 NELL'AMBITO DELL'APPALTO DEI SERVIZI
 GESTIONALI E MANUTENTIVI E DEGLI INTERVENTI
 PER LA RIDUZIONE DEI CONSUMI ENERGETICI

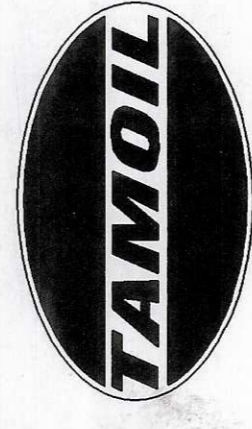

TAMOIIL PETROLI S.p.A.

Commissario: IT026	Verificato: [Signature]
Code Imp. - A.E.M.: 09.10.141.II	Data: [Signature]
Code Imp. - S.T.I.: COM2-30	Validato: [Signature]
Doc.: EG2-30	Data: 11.98
Oggetto: ELABORATI GRAFICI	Agg.: 1:100
PIANTA PIANO SEMINTERRATO	Data: 1:100
Tavola: 1/5	Scala: 1:100

PROGETTO	Titolare dell'Attività: AEM ALBA ENERGIA S.p.A. PUBBLICAZIONE CORSO GARIBOLDI 4/11 10138 TORINO
INGEGNERIA	