

PROGETTISTA E REDATTORE  
**Roberto Dal Degan Architetto**  
 Via Saba Teana 15 - 10121 Torino  
 Tel. 011/238.2004 Fax 011/238.2005  
 Email: roberto@daldegan.it

QUANTITARE  
 Organizing Committee for the  
 XX Olympic Winter Games  
 Torino 2006  
 Via Novara 96 - 10123 Torino  
 Tel. 011/238.2005 Fax 011/238.2006  
 Email: roberto@daldegan.it

TAVOLA: A  
 Piano piano interrato  
 Impianto rivelazione incendio e impianto di sicurezza

TIPO DI LAVORO:  
 Ristrutturazione per allestimento uffici del fabbricato in Torino, Via Bologna n.74

292-11

SCALA: 1:100


AS-BUILT  
 L.10/12/2004  
 L.10/12/2005

PROGETTISTA E REDATTORE  
**simtec**  
 Progettazione, Consulenza, Direzione Lavori  
 Via Novara 96 - 10123 Torino  
 Tel. 011/238.2005 Fax 011/238.2006  
 Email: roberto@daldegan.it

PROGETTISTA E REDATTORE  
**TEKIND**  
 Esecuzione Impianti Elettrici  
 Tecnologie Industriali  
 10044 Fossano - (TO) - Via Cavigliani, 45-51  
 Tel. 011/238.2005 Fax 011/238.2006  
 Email: info@tekind.it

**QUESTA TAVOLA E' VALIDA SOLO PER L'IMPIANTO ELETTRICO**

LEGENDA SIMBOLI		LEGENDA SIMBOLI		LEGENDA SIMBOLI	
SIMBOLO	DESCRIZIONE	SIMBOLO	DESCRIZIONE	SIMBOLO	DESCRIZIONE
□	QUADRO ELETTRICO (GRUPPO CAVI)	○	PIANTONE AEREA MANUTENZIONE	□	ELETTROAPPARECCHIO
■	QUADRO ELETTRICO (GRUPPO CAVI)	□	PIANTONE SOTTOPAVIMENTO AEREA MANUTENZIONE	□	PIANTONE OTTICO AEREA MANUTENZIONE
⊙	CANALE METALLICO IMPIANTO RIVELAZIONE INCENDIO E IMPIANTO SICUREZZA SEGNALE SICUREZZA	⊙	REGOLATORE IN TIPO POSIZIONATO A SOTTO		
⊙	CANALE METALLICO IMPIANTO RIVELAZIONE INCENDIO E IMPIANTO SICUREZZA SEGNALE SICUREZZA	⊙	REGOLATORE IN TIPO POSIZIONATO A SOTTO, SOTTOCANTUATO		
⊙	CANALE METALLICO IMPIANTO RIVELAZIONE INCENDIO E IMPIANTO SICUREZZA SEGNALE SICUREZZA	⊙	REGOLATORE IN TIPO POSIZIONATO SOTTO PAVIMENTO SUZZATO		
⊙	CANALE METALLICO IMPIANTO RIVELAZIONE INCENDIO E IMPIANTO SICUREZZA SEGNALE SICUREZZA	⊙	REGOLATORE IN TIPO POSIZIONATO IN CORRIDORIO		
⊙	CANALE METALLICO IMPIANTO RIVELAZIONE INCENDIO E IMPIANTO SICUREZZA SEGNALE SICUREZZA	⊙	REGOLATORE IN TIPO POSIZIONATO SU CAVALE AEREA		
⊙	CANALE METALLICO IMPIANTO RIVELAZIONE INCENDIO E IMPIANTO SICUREZZA SEGNALE SICUREZZA	⊙	REGOLATORE IMPIANTO - DIFFUSI TRINCRONALI		
⊙	CANALE METALLICO IMPIANTO RIVELAZIONE INCENDIO E IMPIANTO SICUREZZA SEGNALE SICUREZZA	⊙	MODULO DI CANTUATO		
⊙	CANALE METALLICO IMPIANTO RIVELAZIONE INCENDIO E IMPIANTO SICUREZZA SEGNALE SICUREZZA	⊙	CAVITA'		
⊙	CANALE METALLICO IMPIANTO RIVELAZIONE INCENDIO E IMPIANTO SICUREZZA SEGNALE SICUREZZA	⊙	CENTRALINA ALIANTI - IMPIANTO ANTINTRUSIONE		
⊙	CANALE METALLICO IMPIANTO RIVELAZIONE INCENDIO E IMPIANTO SICUREZZA SEGNALE SICUREZZA	⊙	CENTRALINA RIVELAZIONE INCENDIO		
⊙	CANALE METALLICO IMPIANTO RIVELAZIONE INCENDIO E IMPIANTO SICUREZZA SEGNALE SICUREZZA	⊙	PANORAMA SOTTO ALIANTI		
⊙	CANALE METALLICO IMPIANTO RIVELAZIONE INCENDIO E IMPIANTO SICUREZZA SEGNALE SICUREZZA	⊙	MANUTENZIONE SOTTO ALIANTI		
⊙	CANALE METALLICO IMPIANTO RIVELAZIONE INCENDIO E IMPIANTO SICUREZZA SEGNALE SICUREZZA	⊙	VIDEOCAMERINO		
⊙	CANALE METALLICO IMPIANTO RIVELAZIONE INCENDIO E IMPIANTO SICUREZZA SEGNALE SICUREZZA	⊙	MANUTENZIONE OTTICO AEREA		
⊙	CANALE METALLICO IMPIANTO RIVELAZIONE INCENDIO E IMPIANTO SICUREZZA SEGNALE SICUREZZA	⊙	TRASMETTITORE MANUTENZIONE ANTINTRUSIONE		
⊙	CANALE METALLICO IMPIANTO RIVELAZIONE INCENDIO E IMPIANTO SICUREZZA SEGNALE SICUREZZA	⊙	REGOLATORE MANUTENZIONE ANTINTRUSIONE		

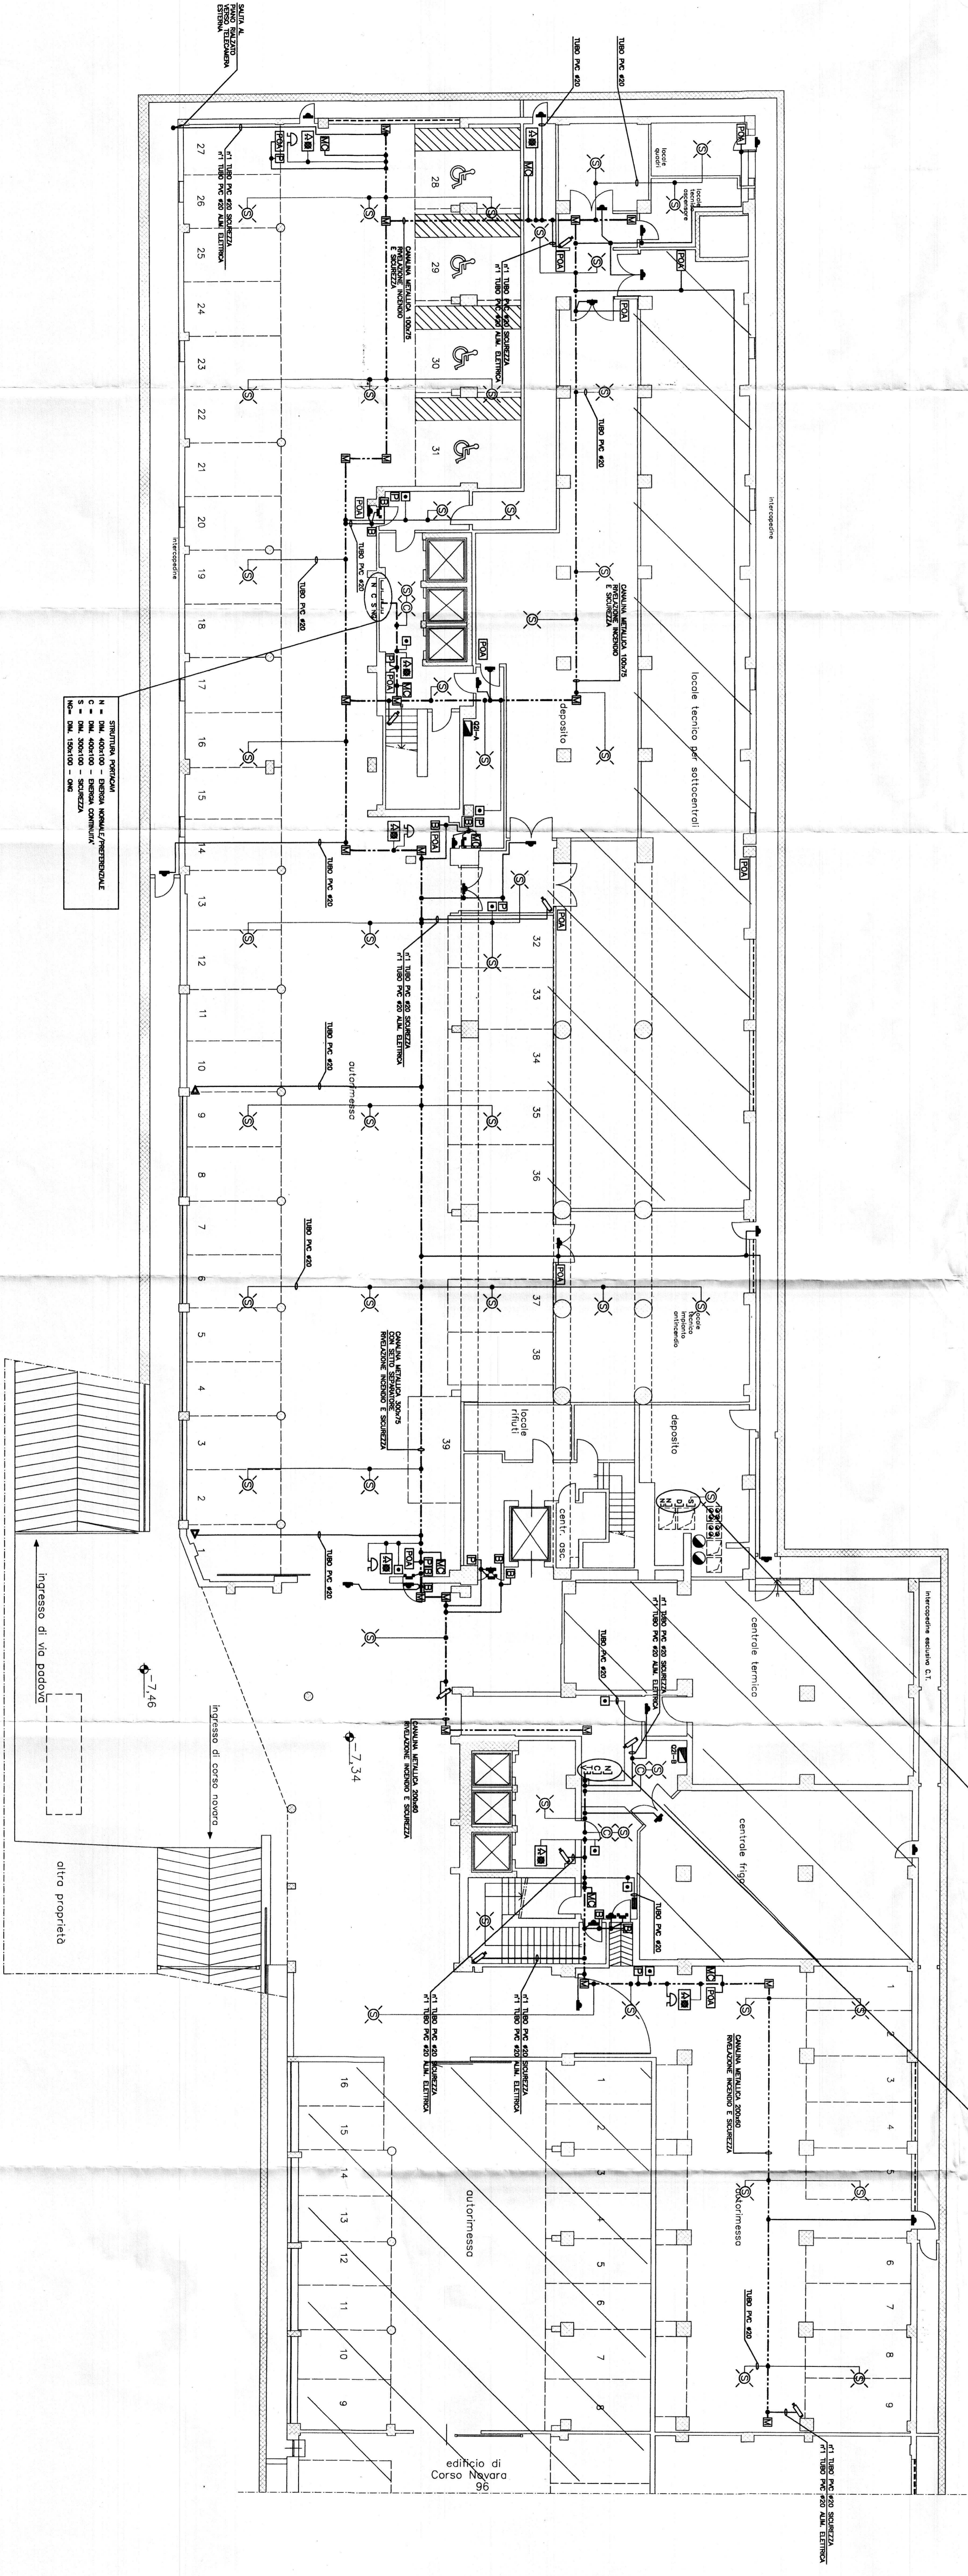

STIPITAZIONE PERICOLI  
 S - DAL 400/100 - SCUREZZA  
 N - DAL 400/100 - TRASMISIONE DATI  
 M - DAL 300/100 - ENERGIA NORMALI/PERICOLOSE  
 C - DAL 300/100 - ENERGIA CONTINUA  
 S - DAL 300/100 - SCUREZZA  
 N - DAL 100/100 - S.M.

STIPITAZIONE PERICOLI  
 S - DAL 400/100 - SCUREZZA  
 N - DAL 400/100 - TRASMISIONE DATI  
 M - DAL 300/100 - ENERGIA NORMALI/PERICOLOSE  
 C - DAL 300/100 - ENERGIA CONTINUA  
 S - DAL 300/100 - SCUREZZA  
 N - DAL 100/100 - S.M.

STIPITAZIONE PERICOLI  
 S - DAL 400/100 - SCUREZZA  
 N - DAL 400/100 - TRASMISIONE DATI  
 M - DAL 300/100 - ENERGIA NORMALI/PERICOLOSE  
 C - DAL 300/100 - ENERGIA CONTINUA  
 S - DAL 300/100 - SCUREZZA  
 N - DAL 100/100 - S.M.

**ESCLUSO DAL  
 PRESENTE APPALTO**