

PROVINCIA DI TORINO

# Comune di Torino

PROGETTO

Ristrutturazione per allestimento ad uso uffici del fabbricato sito in via Bologna n°74

PROPRIETA'/COMMITTENTE



Organizing Committee for the  
XX Olympic Winter Games  
Torino 2006  
C.so Novara 96 - 10152 Torino

PROGETTISTA

ROBERTO DAL DEGAN ARCHITETTO  
Via Santa Teresa 15 - 10121 Torino  
tel. 011.538.500/fax 011.537.150  
E.mail: studio@archidaldegan.it



TAVOLA

DATA

30/10/2005

DISEGNO

## Sf.05

SCALA

1:200

STATO FINALE

COME COSTRUITO

PRATICA

AGG.

200 - 3

PIANTA PIANO SECONDO

**SIEMENS**  
Building Technologies  
Via Alberto Pirelli 10  
MILANO

AGGIORNAMENTI:  
AS BUILT  
30.10.2005

**MISTRAL IMPIANTI S.A.S.**  
Via Mantoetto n°6  
CHERASCO (CUNED)


AGGIORNAMENTI:  
AS BUILT  
30.10.2005

*M. P. IMPIANTI S.A.S.*

### LEGENDA

	rivelatore ottico via radio		telecamera fissa
	rivelatore ottico ambiente		videoregistratore digitale sistore
	rivelatore ottico a pavimento		Dome
	rivelatore ottico controsoffitto		connessione sistore telecamera
	gateway		
	Alimentatore con centralino		
	modulo di comando/ingresso		
	pannello ottico acustico		
	pulsante manuale allarme incendio		
	magnete ritenuta porte		
	sirena		
	circuito indirizzamento n. ___		
	rivelatore volumetrico		
	contatto magnetico		
	rivelatore tenda		
	barriera 50/100 mt		

LA PRESENTE TAVOLA E' DA CONSIDERARSI VALIDA ESCLUSIVAMENTE PER GLI IMPIANTI DI SICUREZZA

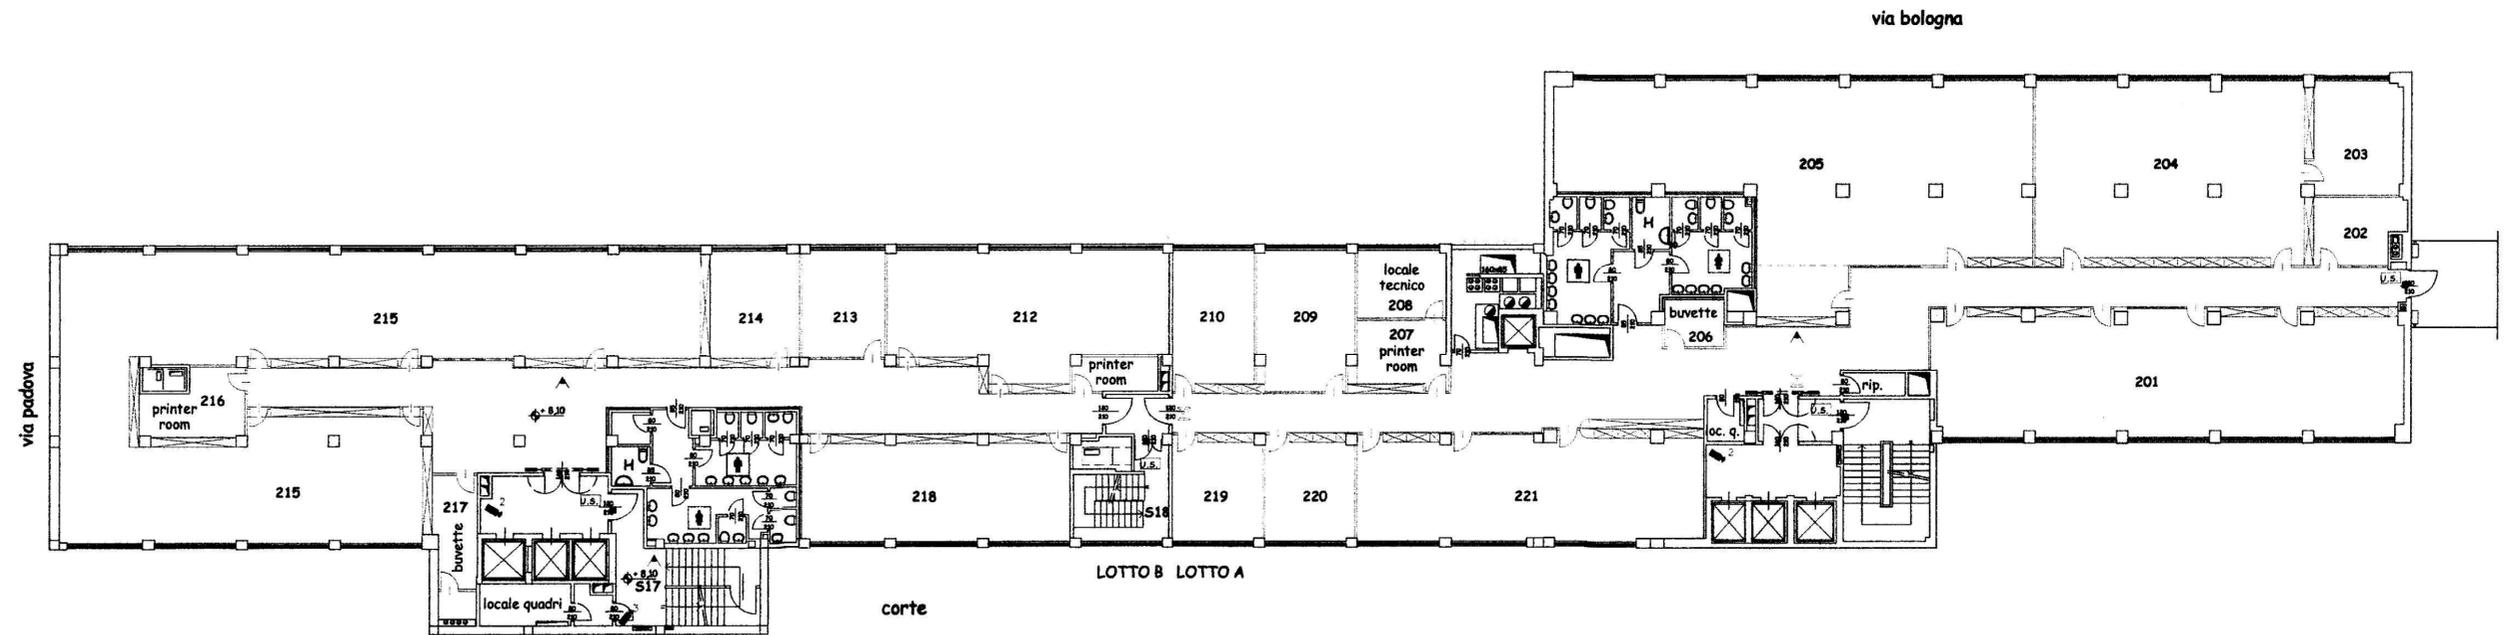

piano secondo