

PROGETTISTA E DD.LL.
ROBERTO DAL DEGAN
 ARCHITETTO
 VIA MAGENTA, 36 - 10128 TORINO - TEL. 011-538.500

COMMITTENTE:
Organizing Committee for the XX Olympic Games
 Torino 2006
 via Nizza 262/58 - 10126 TORINO

TIPO DI LAVORO:
 Manutenzione straordinaria del fabbricato sito in Torino, C.so Novara n.96

TAVOLA:
IMPIANTO FM

TAV. **280-02**

SCALA: **1:100**

AGGIORNAMENTI:
AS BUILT 31-12-03

DATA: **28/04/2003**


PROGETTISTA E DD.LL. IMPIANTI TERMO-MECCANICI
simtec Progettazione, Consulenze, Direzione Lavori
 s.p.a. s.r.l. Impianti Tecnologici Civili ed Industriali
 C.so ROSSINI n.66 - 10128 TORINO - TEL. 011/58.698.77
 Fax 011/58.69.338 - info@simtec.it - Pagine Gialle 011/58.698.77

PROGETTISTA E DD.LL. IMPIANTI ELETTRICI
SNP STUDIO NORD PROGETTO
 PROFESSIONALISTE S.R.L. C. CAPRESI
 VIA MAPPANO, 51 - 10070 MAPPANO (TO)
 TEL. 011/58.69.111 - FAX 011/58.69.015
 C. I. A. A. R. 011/58.69.111
 e-mail: ccapizzi@everyday.com

PROGETTISTA E DD.LL. PER LA RISTORAZIONE
STUDIO
 DANTE SALETTI ARCHITETTO
 Address San Geronimo di Piano 800 Via di
 Broccardo, 2 - 10044 PIAZZA - TEL. 011/58.69.72.88
 e-mail: dsaletti@studio-saletti.com - C. I. A. A. R.
 Ed. 15523 99997 - P. IVA 00364020219


ESECUZIONE IMPIANTI ELETTRICI
TEKIND
 Tekind s.r.l. Tecnologie Industriali
 10044 Piazza - (TO) - Via Collegno, 45 bis
 Tel. +39 011 5861027 (3 l.) - Fax +39 011 995021
 E-mail: tekind1@tin.it

STRALCIO PIANTA PIANO TERRA

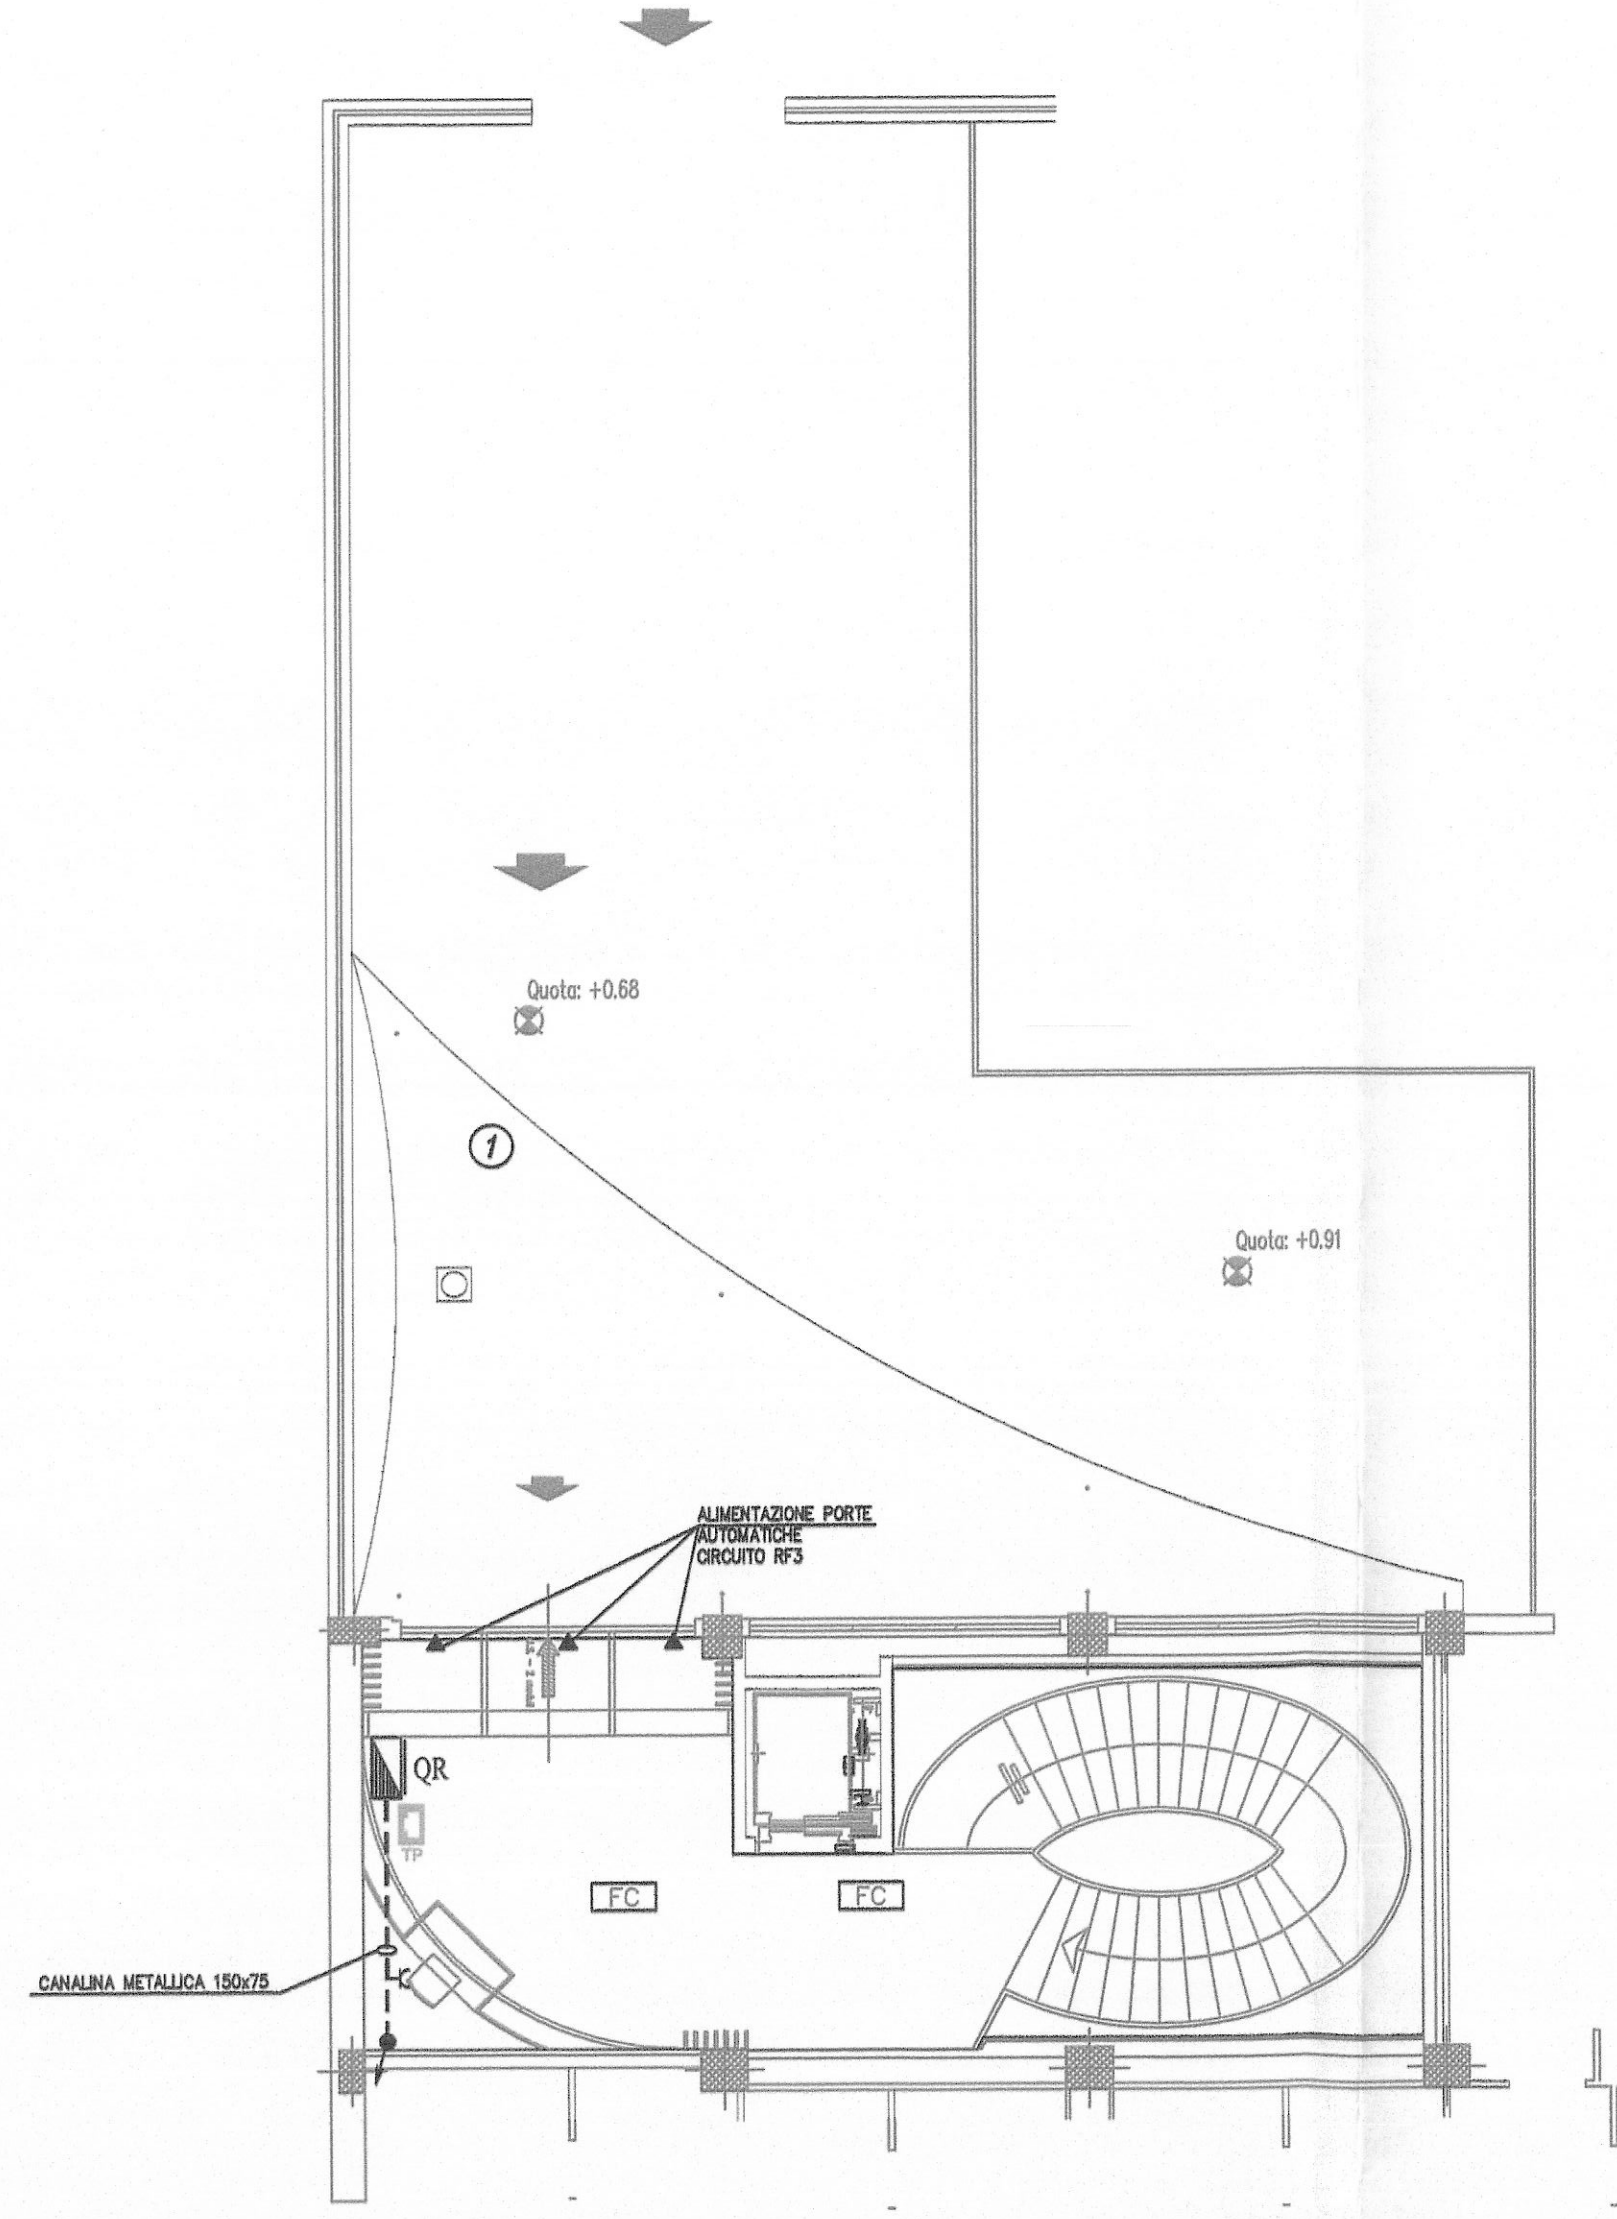


ELENCO UTENZE DA ALIMENTARE

STRALCIO PIANTA PIANO SEMINTERRATO P-2

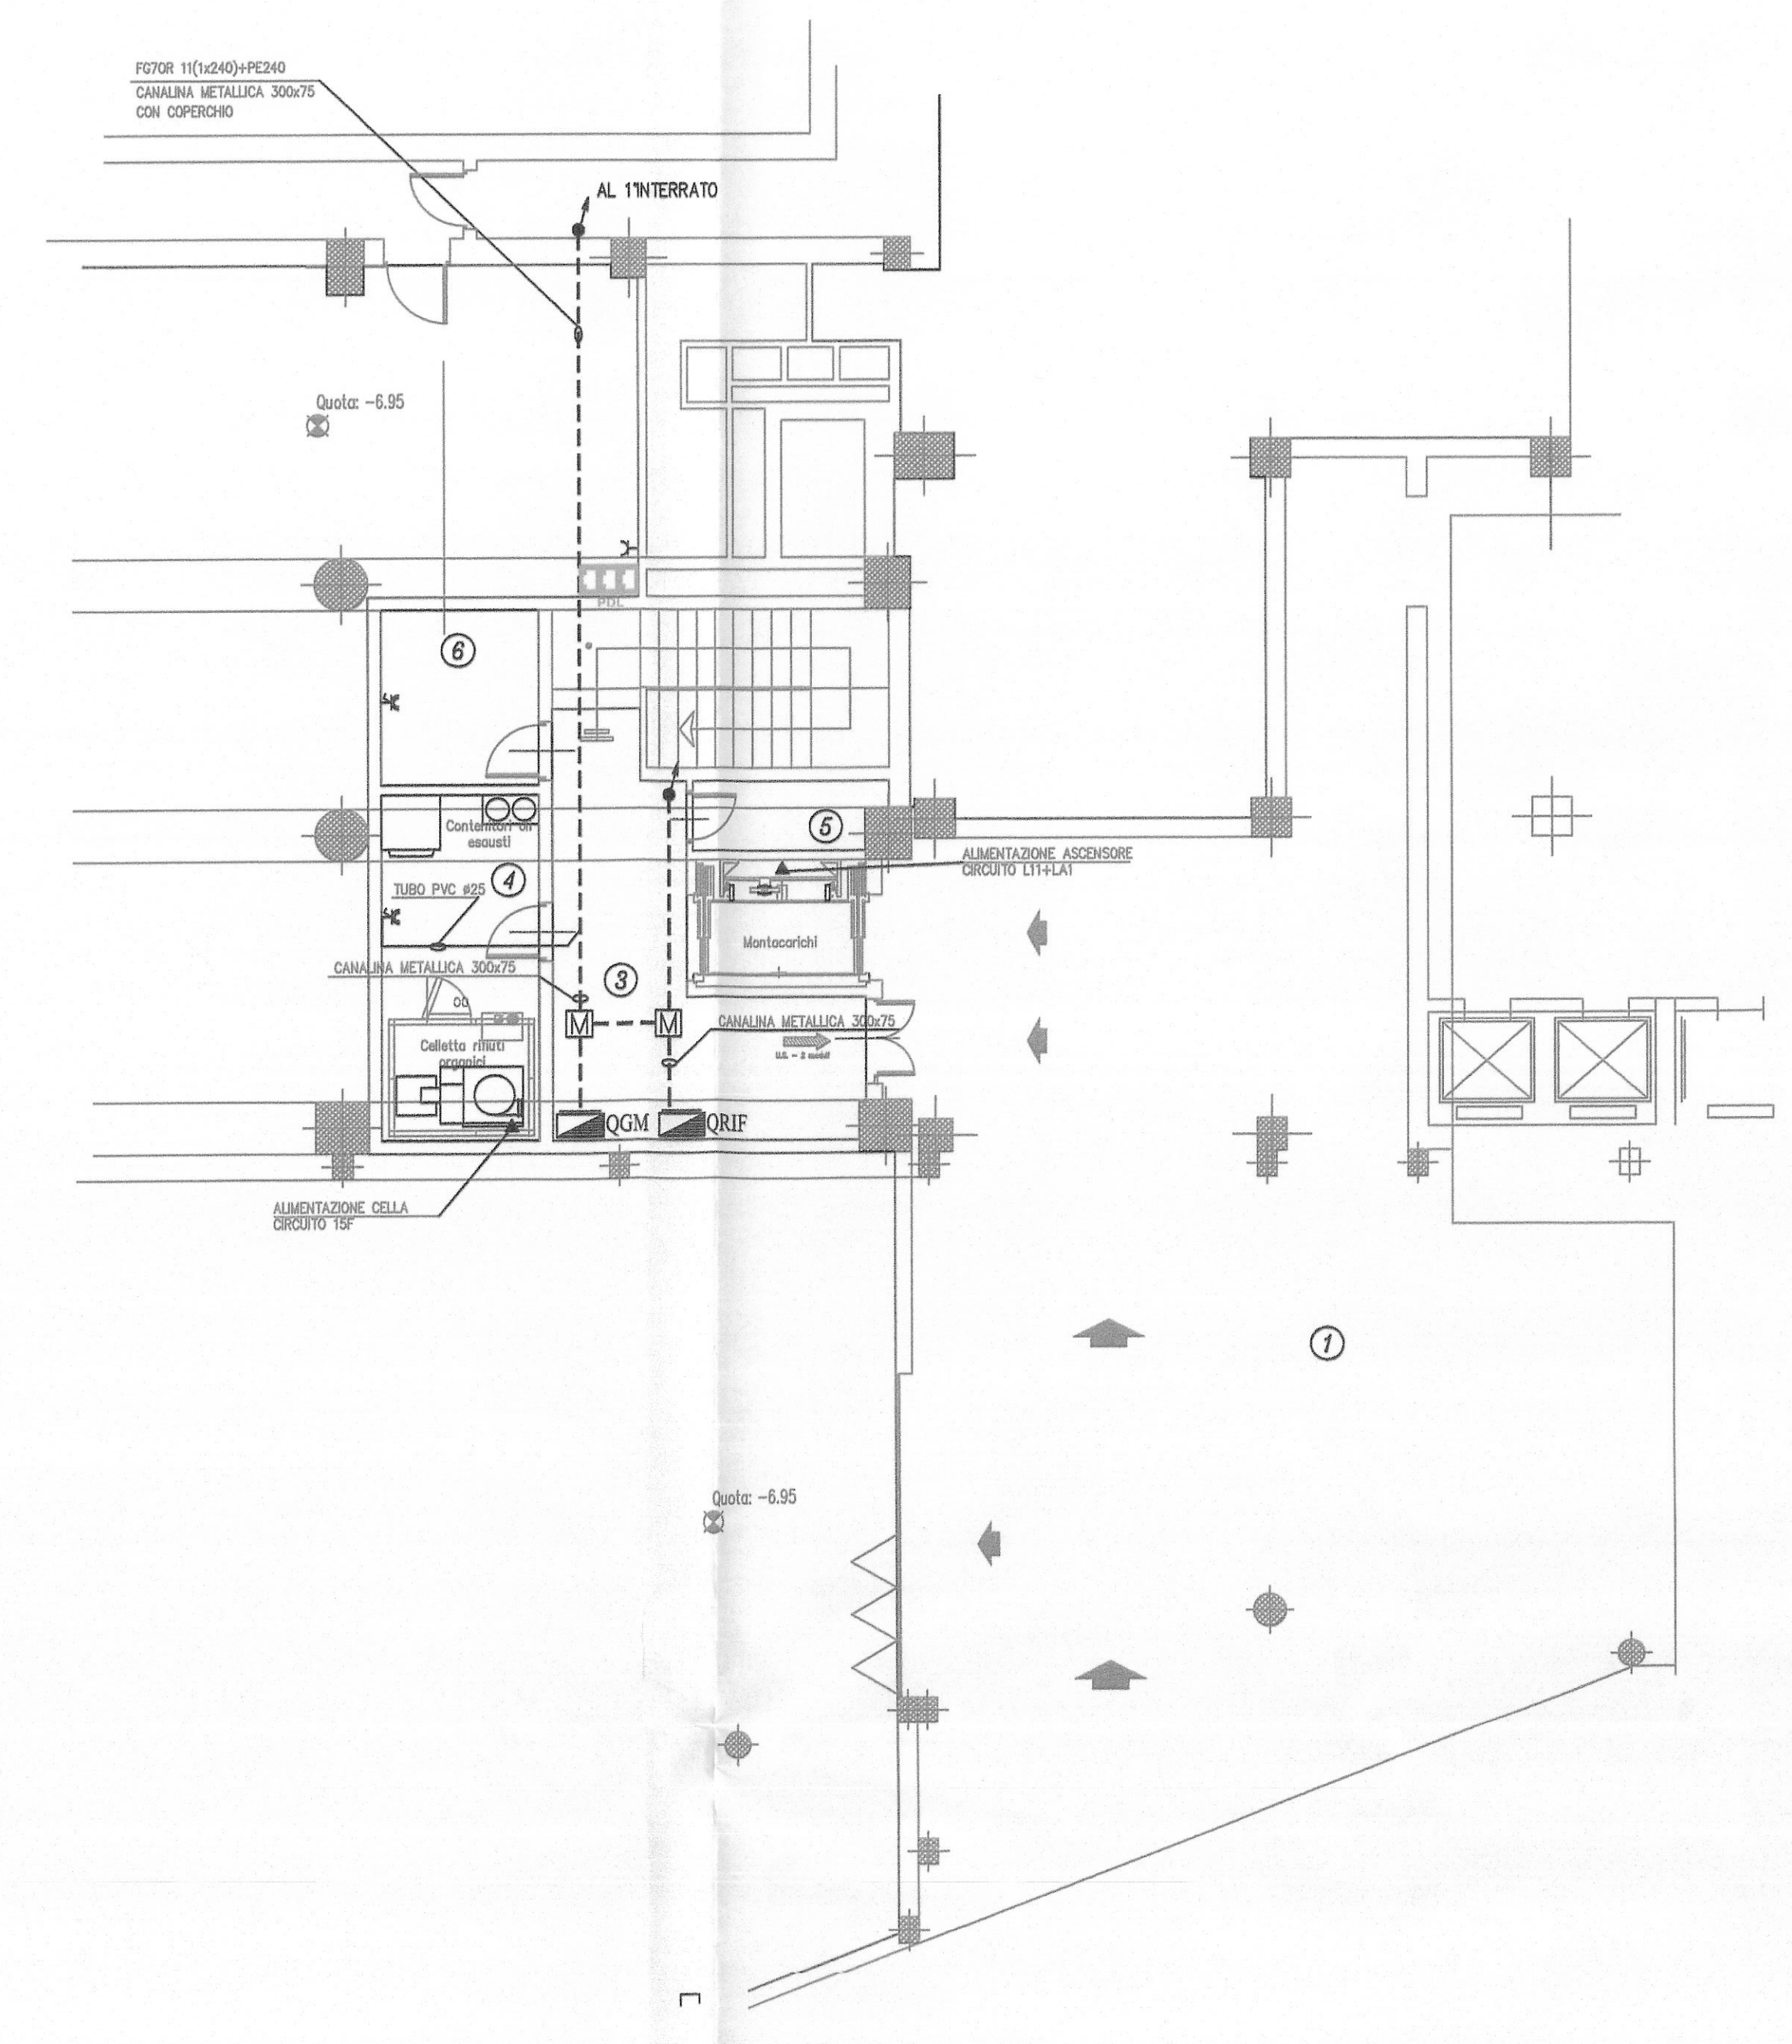

QUESTA TAVOLA E' VALIDA SOLO PER L'IMPIANTO ELETTRICO

PIANTA PIANO SEMINTERRATO P-1

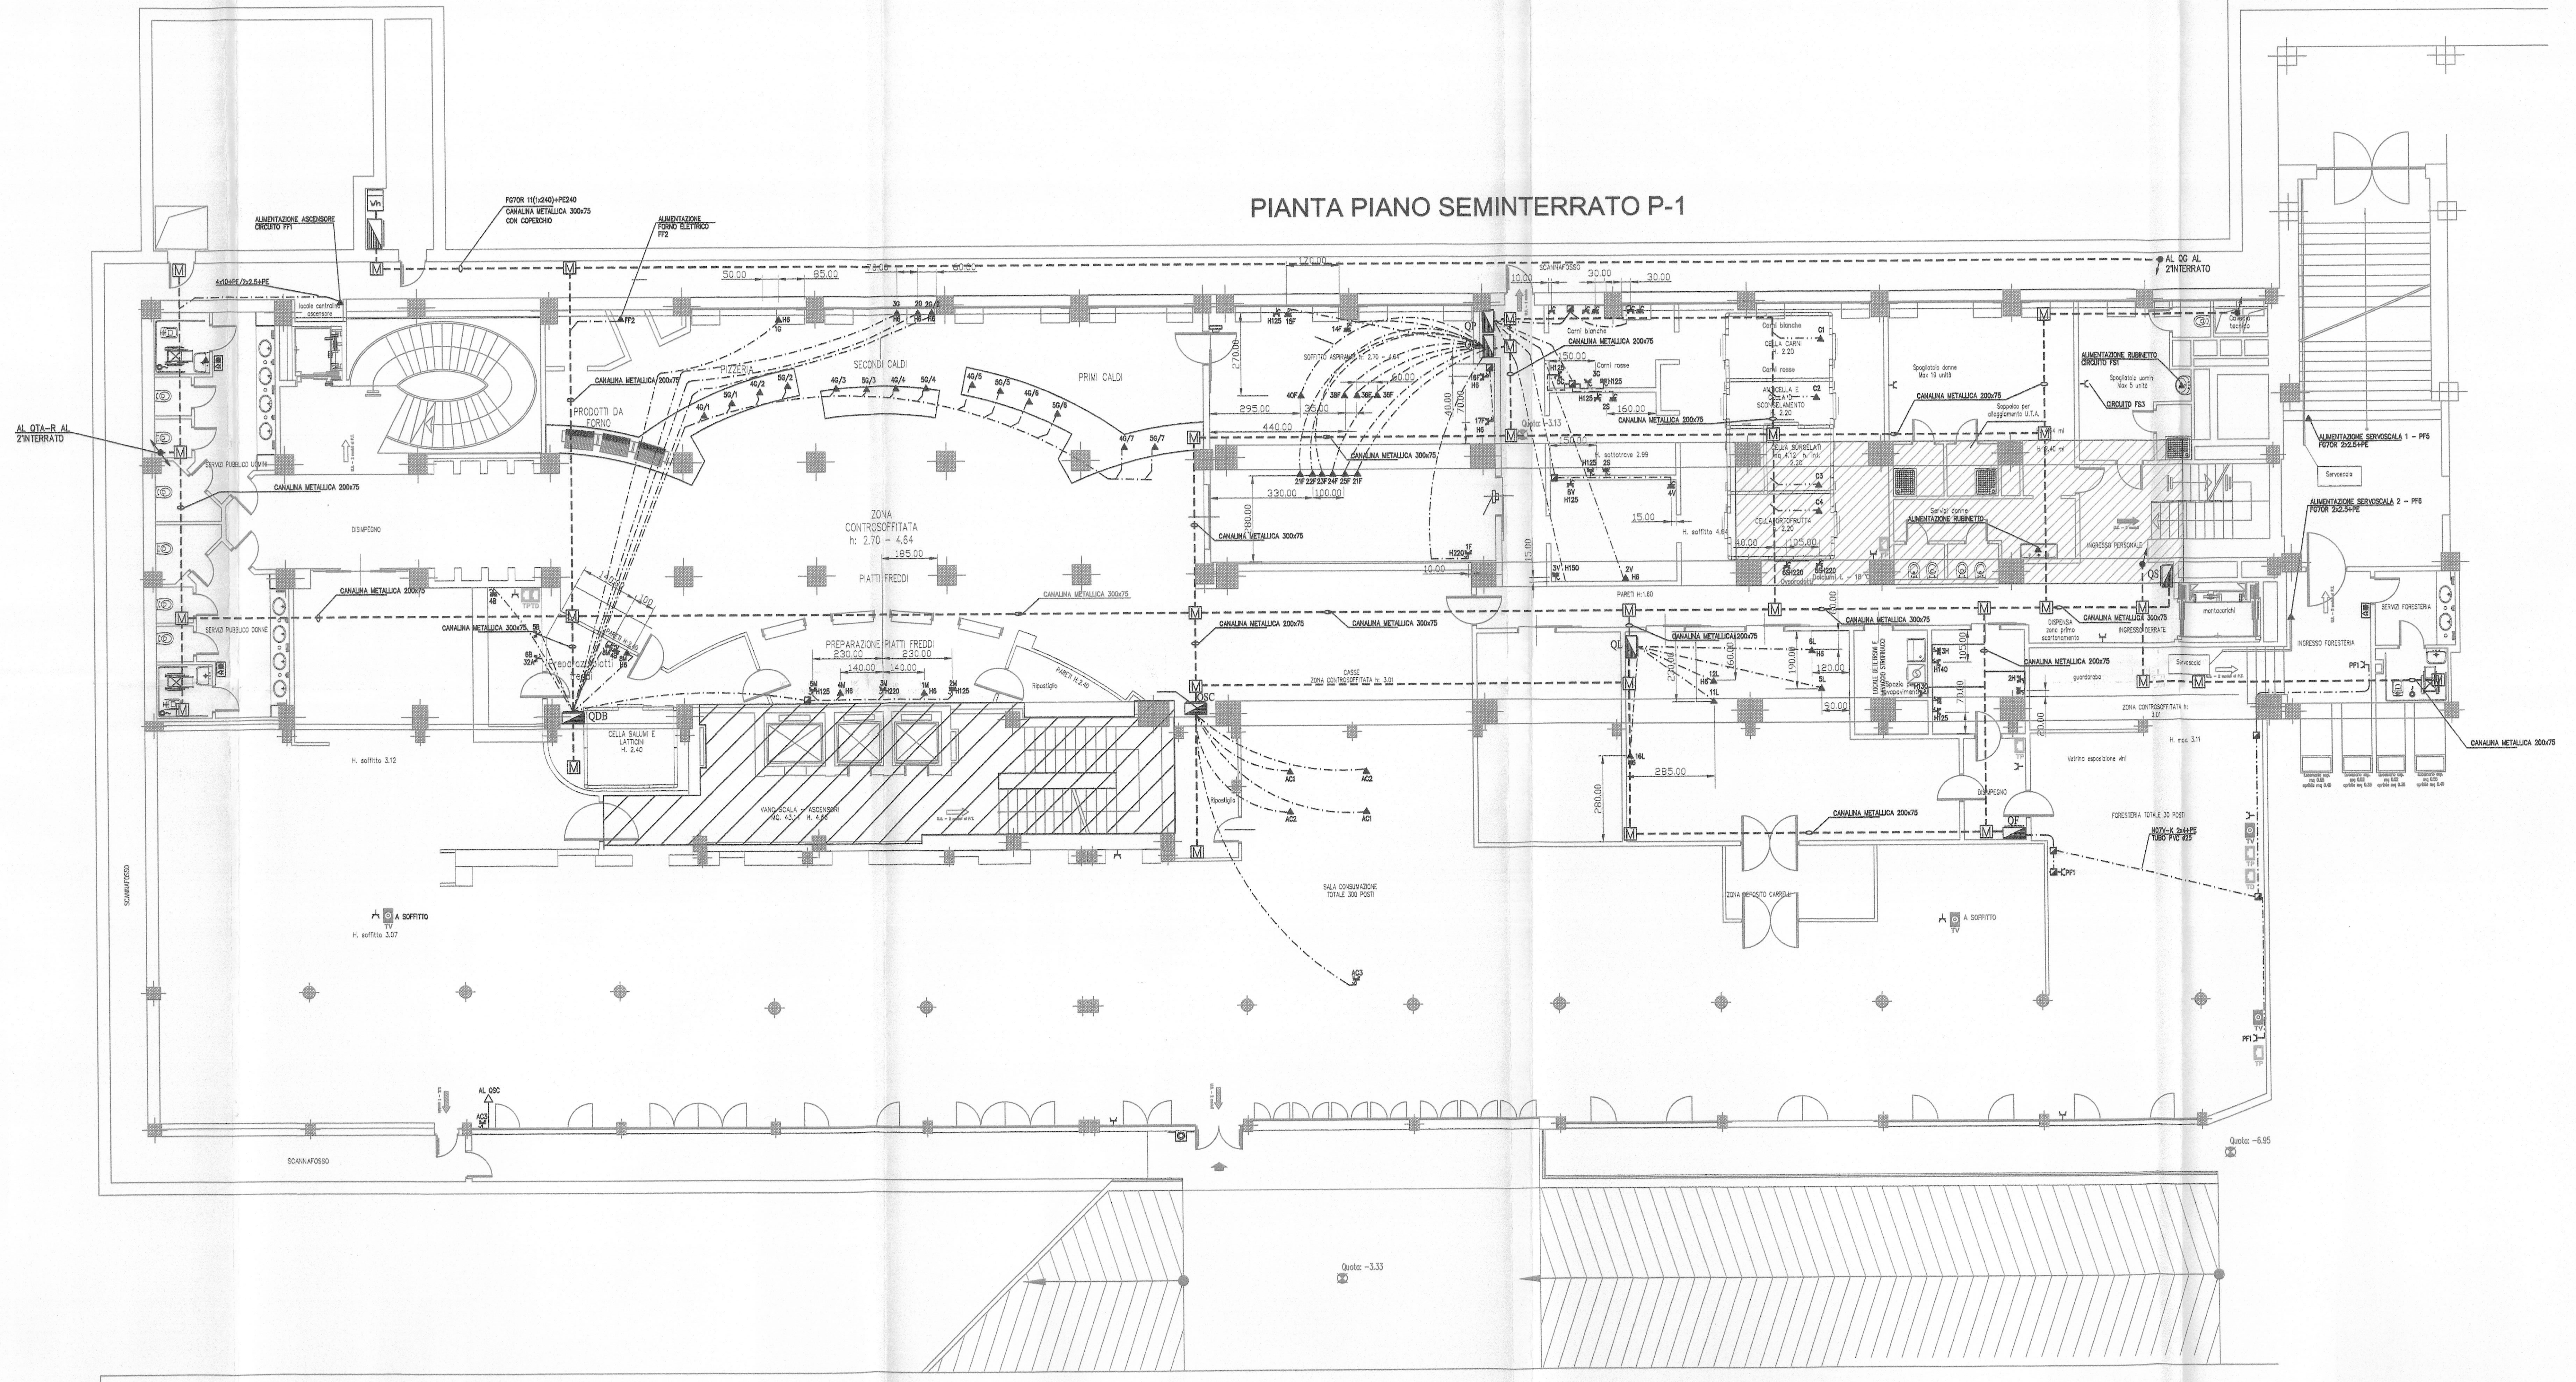

- LEGENDA:
- Presa Trasmissione DATI (tipo RJ45)
 - Presa Trasmissione FONIA (tipo RJ45)
 - Presa TV (tipo COAX)
 - Posto Di Lavoro n.3 prese tipo RJ45
 - Serie di prese tipo RJ45 (printer room)

