

DATI CATASTALI:

REALIZZAZIONE RISTORANTE  
AZIENDALE TOROC

ELENCO DEGLI ELABORATI		
ELAB.	OGGETTO DELLA TAVOLA	SCALA
AR - RB.1	Relazione Tecnica	
STATO DI FATTO		
AR - SF.1	Piano Piano Terra e Sottoterra P.0	1:1000
AR - SF.2	Piano Sottoterra P.1	1:1000
AR - SF.3	Prospetti Generali - Prospetti e Sezioni	1:2000/1:1000
PROGETTO		
AR - PR.1	Piano Piano Terra e Sottoterra P.0	1:1000
AR - PR.2	Piano Sottoterra P.1	1:1000
AR - PR.3	Loz - Cut Arredi e Attrezzature	1:1000
AR - PR.4	Prospetti Generali - Prospetti e Sezioni	1:2000/1:1000
AR - PR.5	Impianto Fognario	1:1000
AR - PR.6	Legge 13	1:1000
TAVOLE INTERVENTI		
AR - IN.1	Piano Piano Terra e Sottoterra P.0	1:1000
AR - IN.2	Piano Sottoterra P.1	1:1000
AR - IN.3	Prospetti Generali - Prospetti e Sezioni	1:2000/1:1000

La Proprietà  
COMUNE DI TORINO

Il Committente:  
Organismo committente  
per la XX Olympic Winter  
Games Torino 2006  
Via Novara 252/58  
10126 Torino Italia

Il Progettista e DD. LL. Generale  
ROBERTO DAL DEGAN Architetto  
10128 Torino (TO)  
Via Magenta, 36 tel. 011.53.85.00 fax 011.53.7.5  
e-mail: studio@robertodaldegan.it  
P. No. 08438940015

Il Progettista e DD. LL. delle opere meccaniche  
Ing. GIULIO NICOLI  
10129 Torino (TO)  
Corso Rossini, 66 tel. 011.58897741 fax 011.5890730  
e-mail: nicoligiulio@alice.it www.cnicol.it  
C.F. - P. No. 01608570011

Il Progettista e DD. LL. per la ristorazione  
DANTE BALZATI Architetto  
40016 San Giorgio di Piano (BO)  
Via IV Novembre, 12 tel. 059.934111 fax 059.72.28  
e-mail: d.balzati@studioabacus.com  
C.F. BIT DNT 5563518937 P. IVA 00111269

Il Progettista e DD. LL. delle opere elettriche  
C. CARIZZI  
10070 Mappano di Borgo (TO)  
Via Mappano, 31 tel. e fax 011.2629051  
e-mail: carizzi@everdy.com  
P. IVA 0628550010

PROFESSIONISTI - OGNUNO PER LE PROPRIE COMPETENZE  
Elaborazione grafica STUDIO ABACUS S.a.s. - San Giorgio di Piano (BO) Via IV Novembre n. 2 - E-mail: d.balzati@studioabacus.com

ELABORATO: AR - PR 5

IMPIANTO FOGNARIO

SCALA 1:100  
DATA 15.03.03

Nome file PROG-FOGNE  
Pos. Arch. Dis.


A TERMINI DI LEGGE SI RISERVA LA PROPRIETA' DI QUESTO DISEGNO CON DIVIETO DI RIPRODURLO O RENDILO COMUNQUE NOTO A TERZI SENZA AUTORIZZAZIONE SCRITTA

LEGENDA FOGNATURE

	POZZETTO DI RACCORDO cm 30 x 50		POZZETTO DI CARICAMENTO cm 60 x 60 CON BOTTOLA IN FERRO cm 30 x 30 VERNICIATA IN GIALLO
	POZZETTO DI RACCORDO cm 40 x 40		POZZETTO CONDENSAGGIASI cm 50 x 60
	POZZETTO DI RACCORDO cm 50 x 50		POZZETTO cm 30 x 30 CON INNESTO RILVALE
	POZZETTO DI RACCORDO cm 60 x 60		POZZETTO cm 40 x 40 CON CADUTA
	POZZETTO DI RACCORDO cm 70 x 70		POZZETTO cm 50 x 50 CON CADUTA
	POZZETTO DI RACCORDO cm 80 x 80		SCARICO ACQUE NERE Acque di produzione
	POZZETTO DI RACCORDO cm 100 x 100		SCARICO ACQUE NERE Acque dai servizi igienici
	POZZETTI COME SOPRA CON TAPPO DI SPEZIONE		SCARICO ACQUE BIANCHE Condensa
	POZZETTI COME SOPRA CON SIFONE FRENZE		COLONNINA DI ESALAZIONE
	SIFONE CON SPEZIONE		Punto di attraversamento soletta
			Boccaccio di raccolta

N.B. Tutte le reti saranno del tipo "dinamico" ossia senza interruzione del flusso d'acqua, ogni scarico sarà dotato di ventilazione primaria e secondaria sfociante sopra al coperto

STRALCIO PIANTA PIANO SECONDO INTERRATO

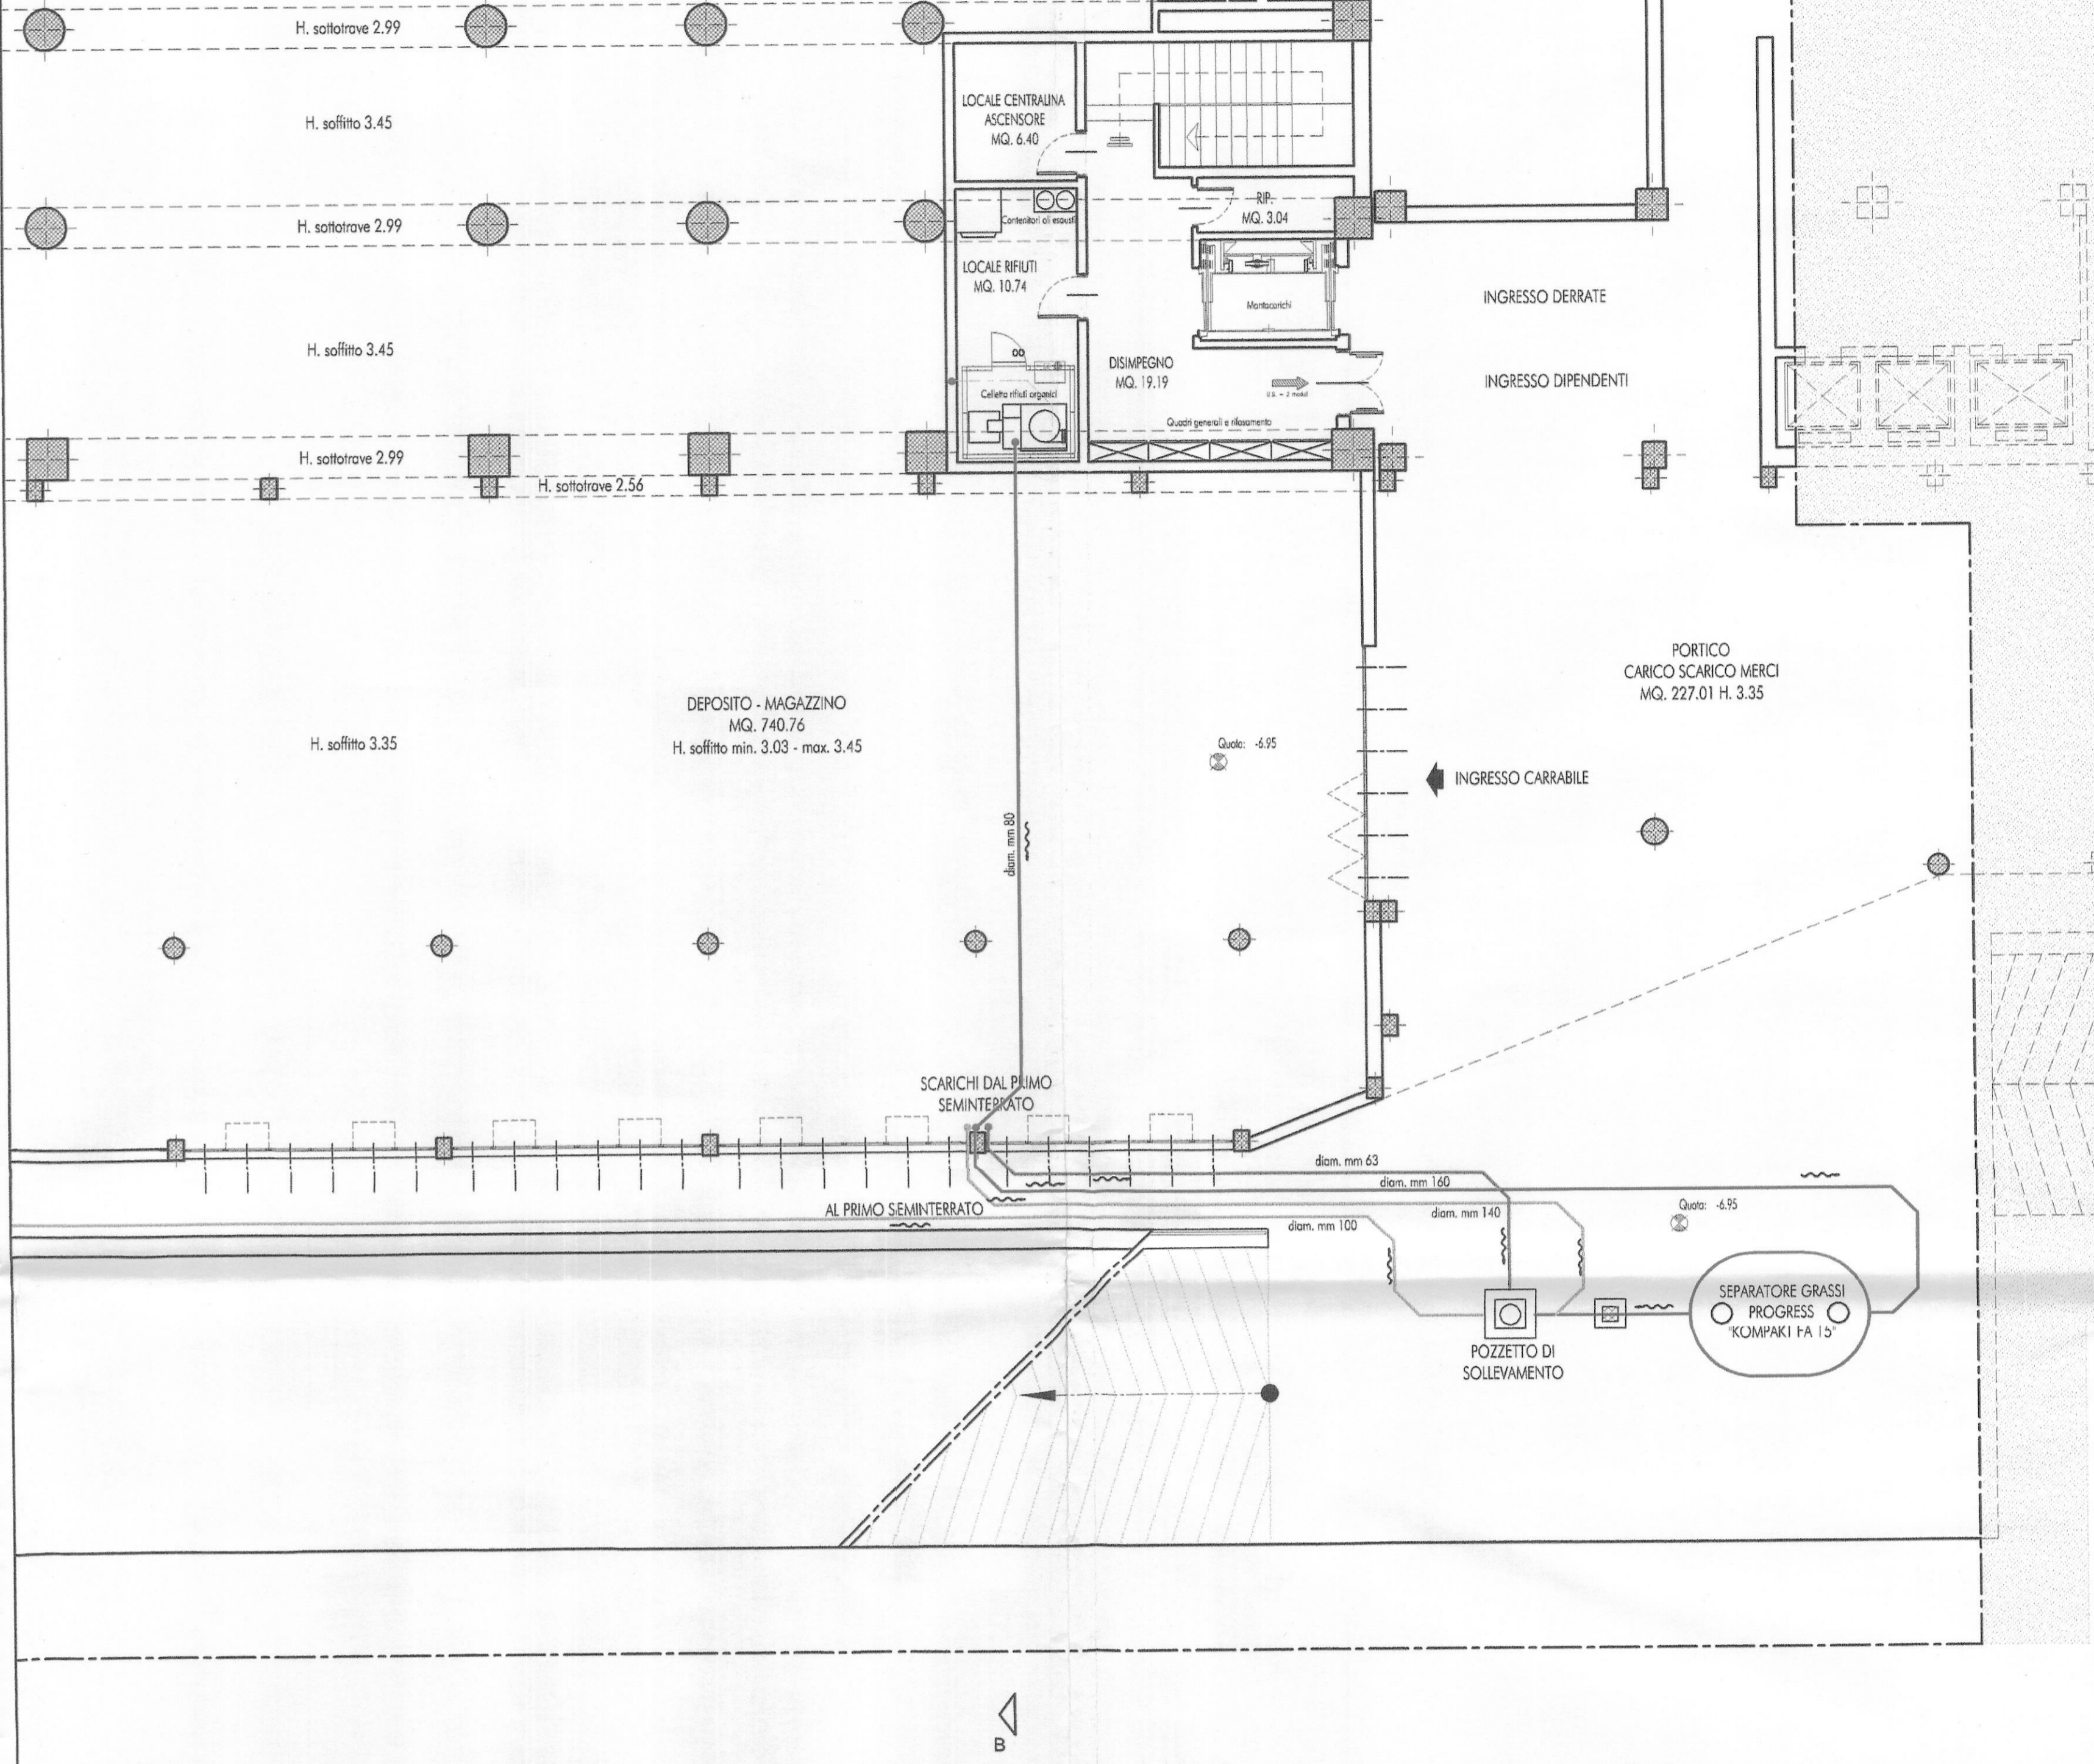

STRALCIO PIANTA PIANO SEMINTERRATO

