


PIANTA PIANO PRIMO (2 f.t.) SCALA 1:100

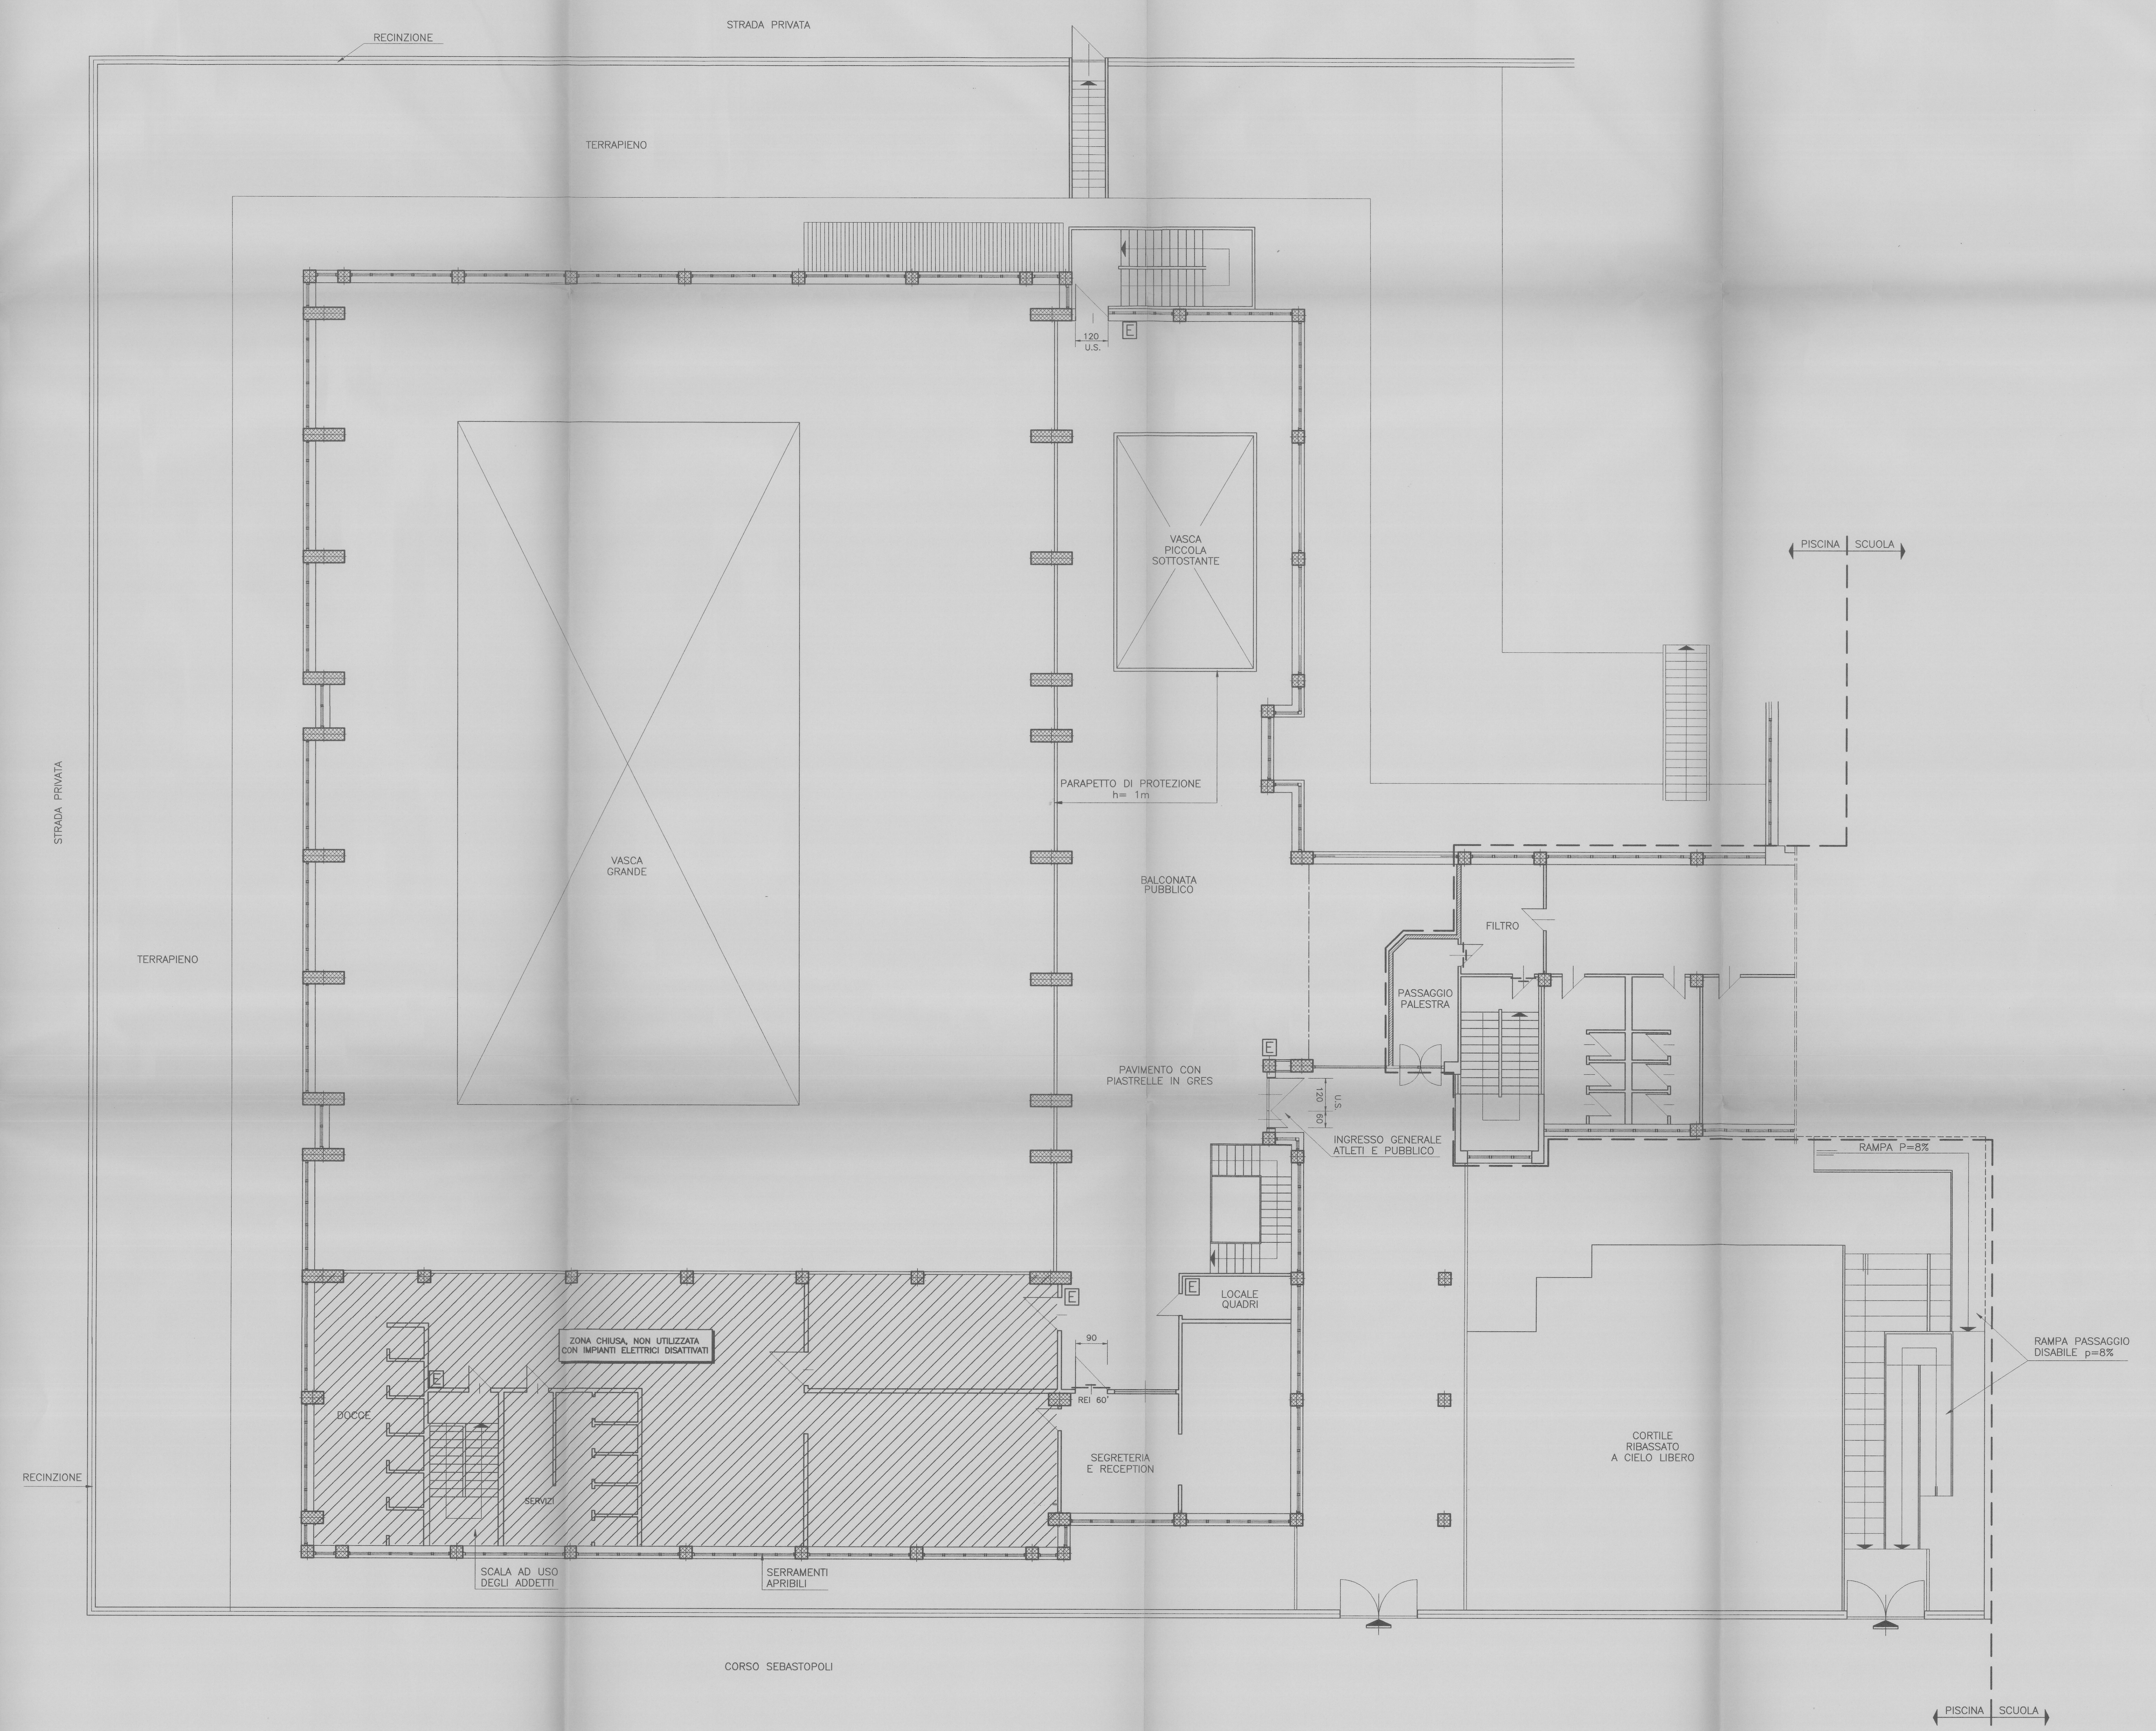

CITTA DI TORINO  
 ASSOCIAZIONE SPORTIVA  
 CENTRO NUOTO TORINO  
 PISCINA SEBASTOPOLI  
 CORSO SEBASTOPOLI N.260

2349/02  
 6 MAR. 1999

ADEGUAMENTO NORMATIVA

OGGETTO: PIANTA PIANO TERRA (2 f.t.)		LAVORO FILE PS_2FT.DWG	
DATA 15.12.95		SCALA 1:100	
REV	MODIFICHE	DATA	DISEGNA
0	EMISSIONE	15.12.95	
1			
2			
3			
4			
5			

3

PROGETTO:  
 STUDIO PROFESSIONALE ASSOCIATO  
 ING. FERRO E GERONI  
 VIA BALUZZO 54 TORINO - TEL. 011/59 FAX 011/59  
 A TORINO DI LUOGO QUESTO DISEGNO E' DI NEPROPRIETA' E NON POTRA' ESSERE COPIATO A TITOLO DI RIPRODOTTO SENZA NECESSARIA AUTORIZZAZIONE