


PIANTA PIANO PRIMO (2 f.t.) SCALA 1:100

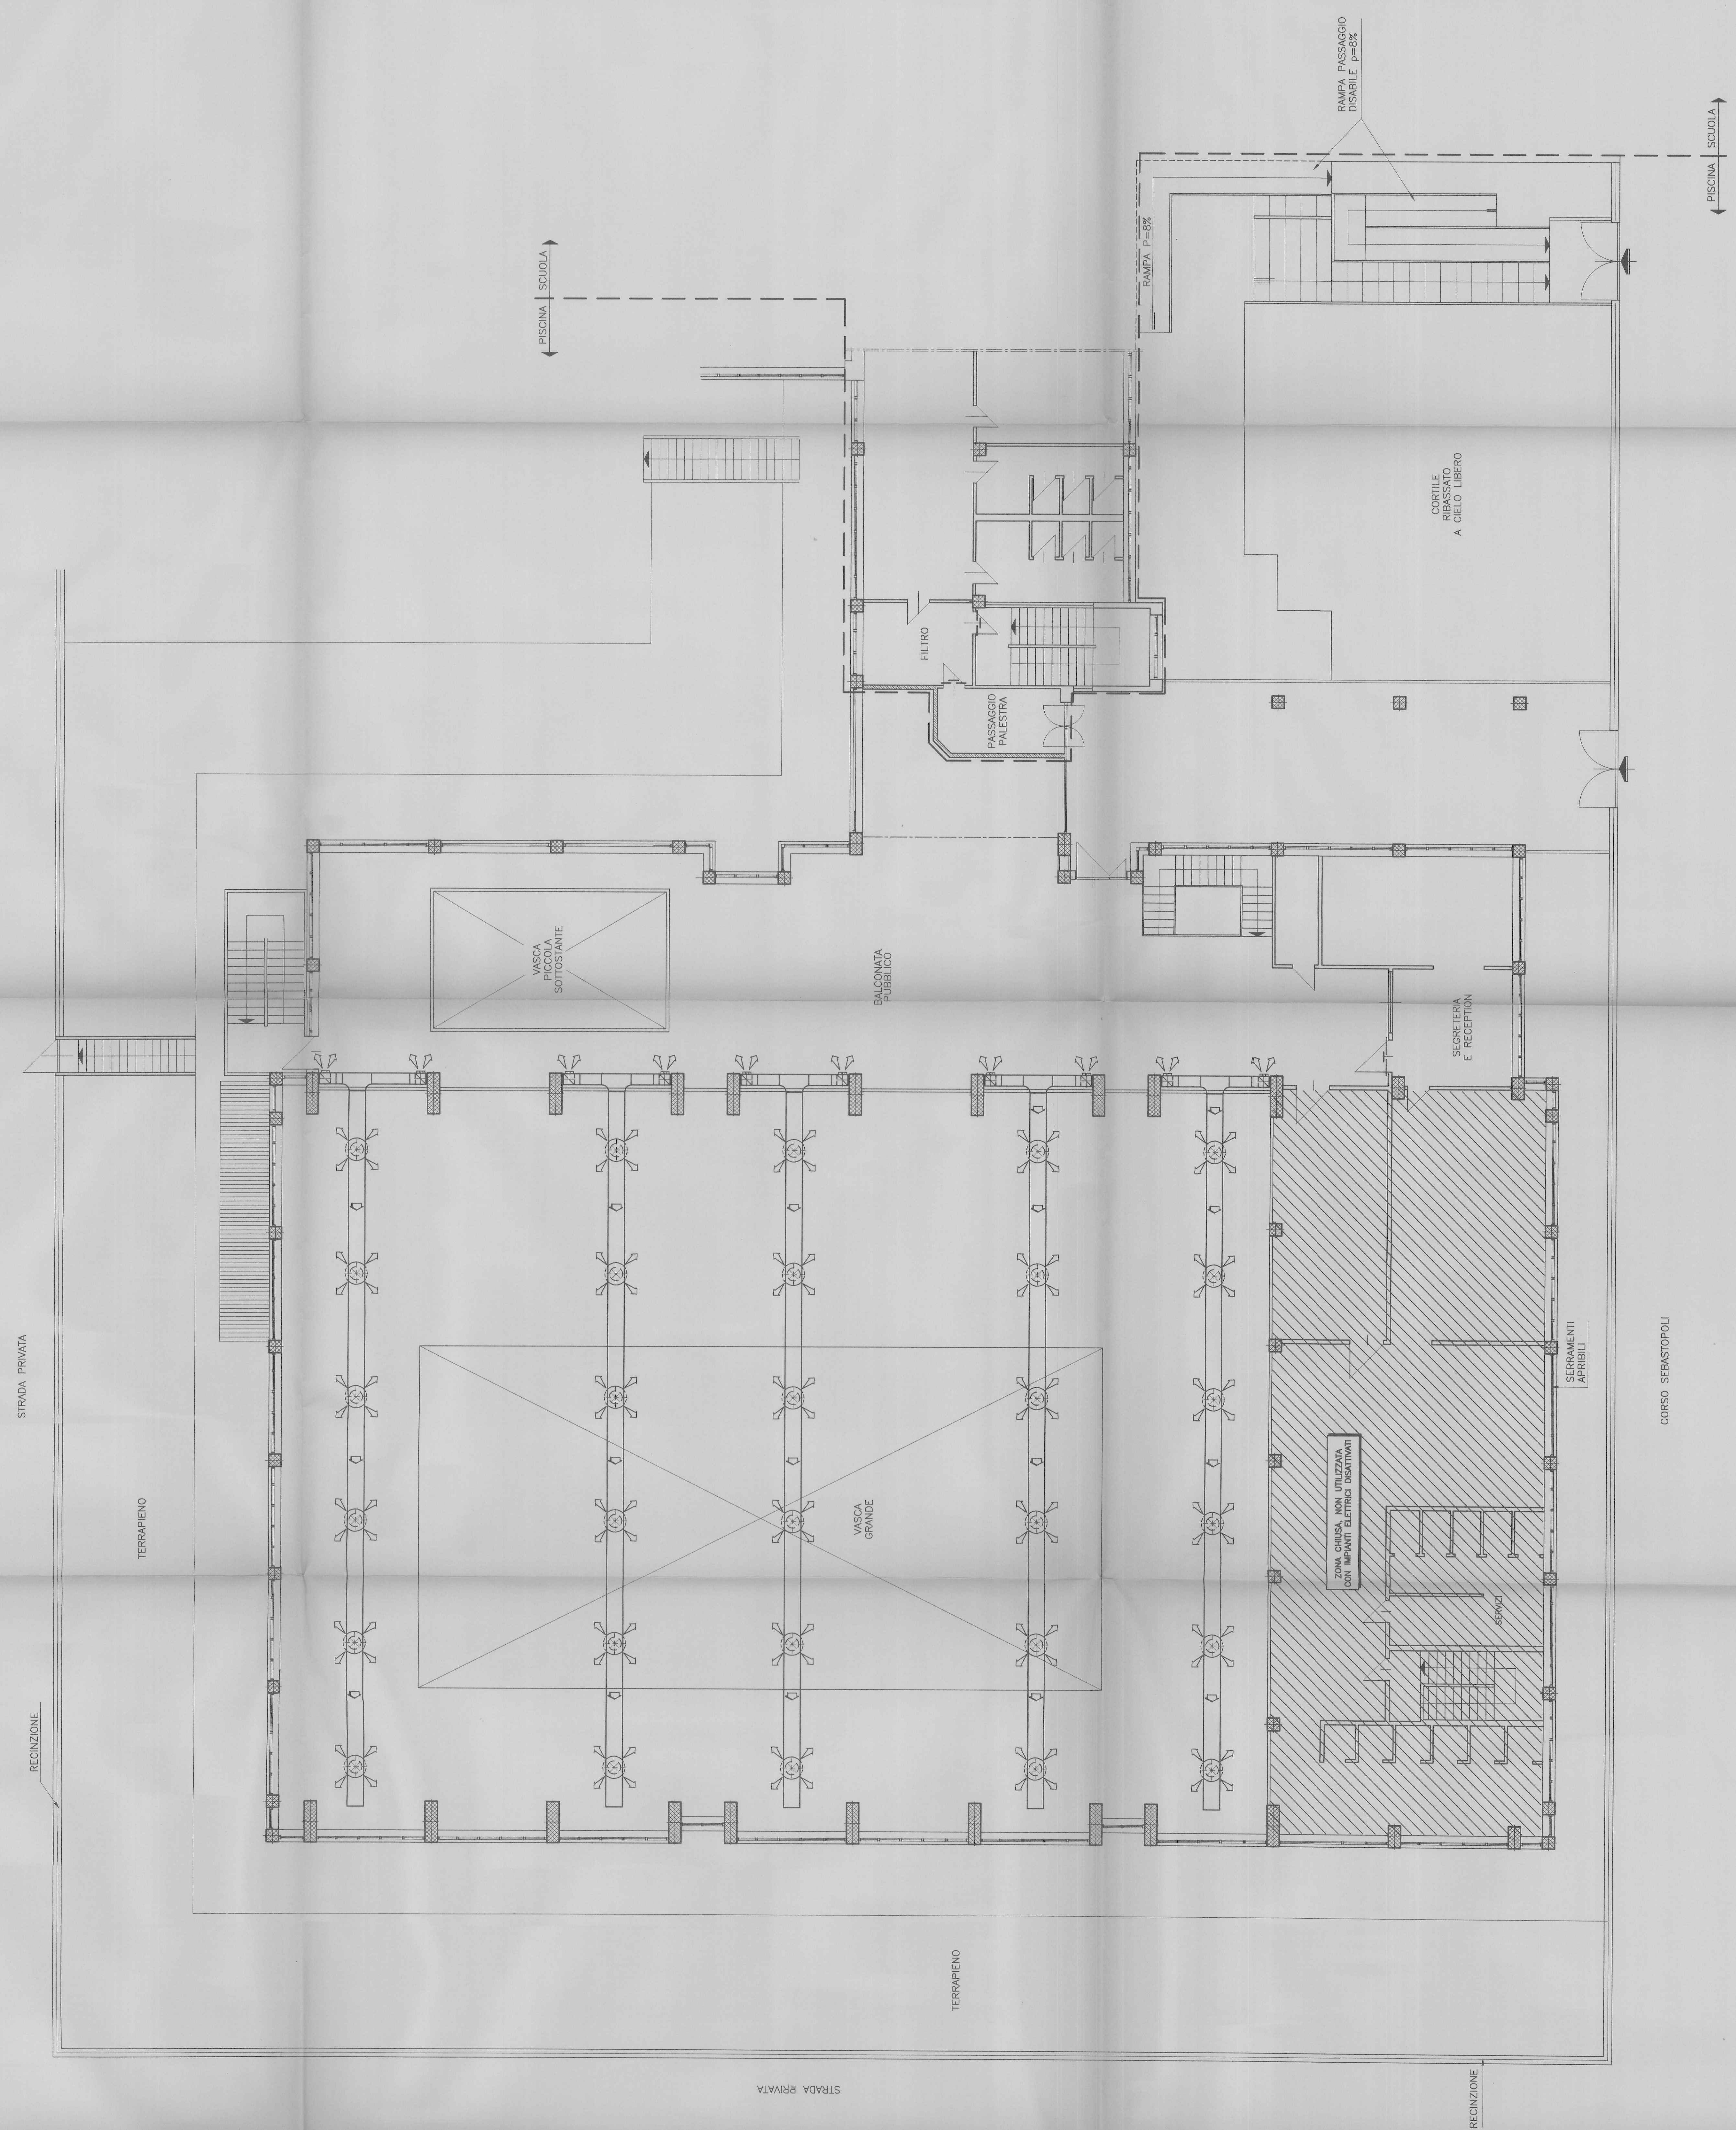

CITTA' DI TORINO
ASSOCIAZIONE SPORTIVA
CENTRO NUOTO TORINO
PISCINA SEBASTOPOLI
CORSO SEBASTOPOLI N.260

PROVA
DATA
02.08.04
AUT. TORINO

ADEGUAMENTO NORMATIVA

| | |
|--|------------|
| LAVORO | |
| FILE | PS_PFT.DWG |
| SCALA | 1:100 |
| OGGETTO | |
| PIANTA PIANO TERRA (2 f.t.) IMPIANTO DI TERMOVENTILAZIONE | |
| AUTORE | |
| DATA | |
| 15.02.98 | |
| REV | 0 |
| EMISSIONE | |
| 1 | |
| 2 | |
| 3 | |
| 4 | |
| 5 | |

3V

PROGETTO:
STUDIO PROFESSIONALE ASSOCIATO
CANTIERE
VIA SALIZADA 44 TORINO - TEL. 011/59 FAX 011/59
A TORINO SI LEGGE QUESTO PRODOTTO E' IL RESPONSABILE E' NON POTRA' ESSERE CONSIDERATO IL RESPONSABILE SENZA ACCETTAZIONE AUTORIZZATA