



PIANTA EX CENTRALE TERMICA
 QUOTA -3,4 mt
 STATO IN PROGETTO
 SCALA 1:50

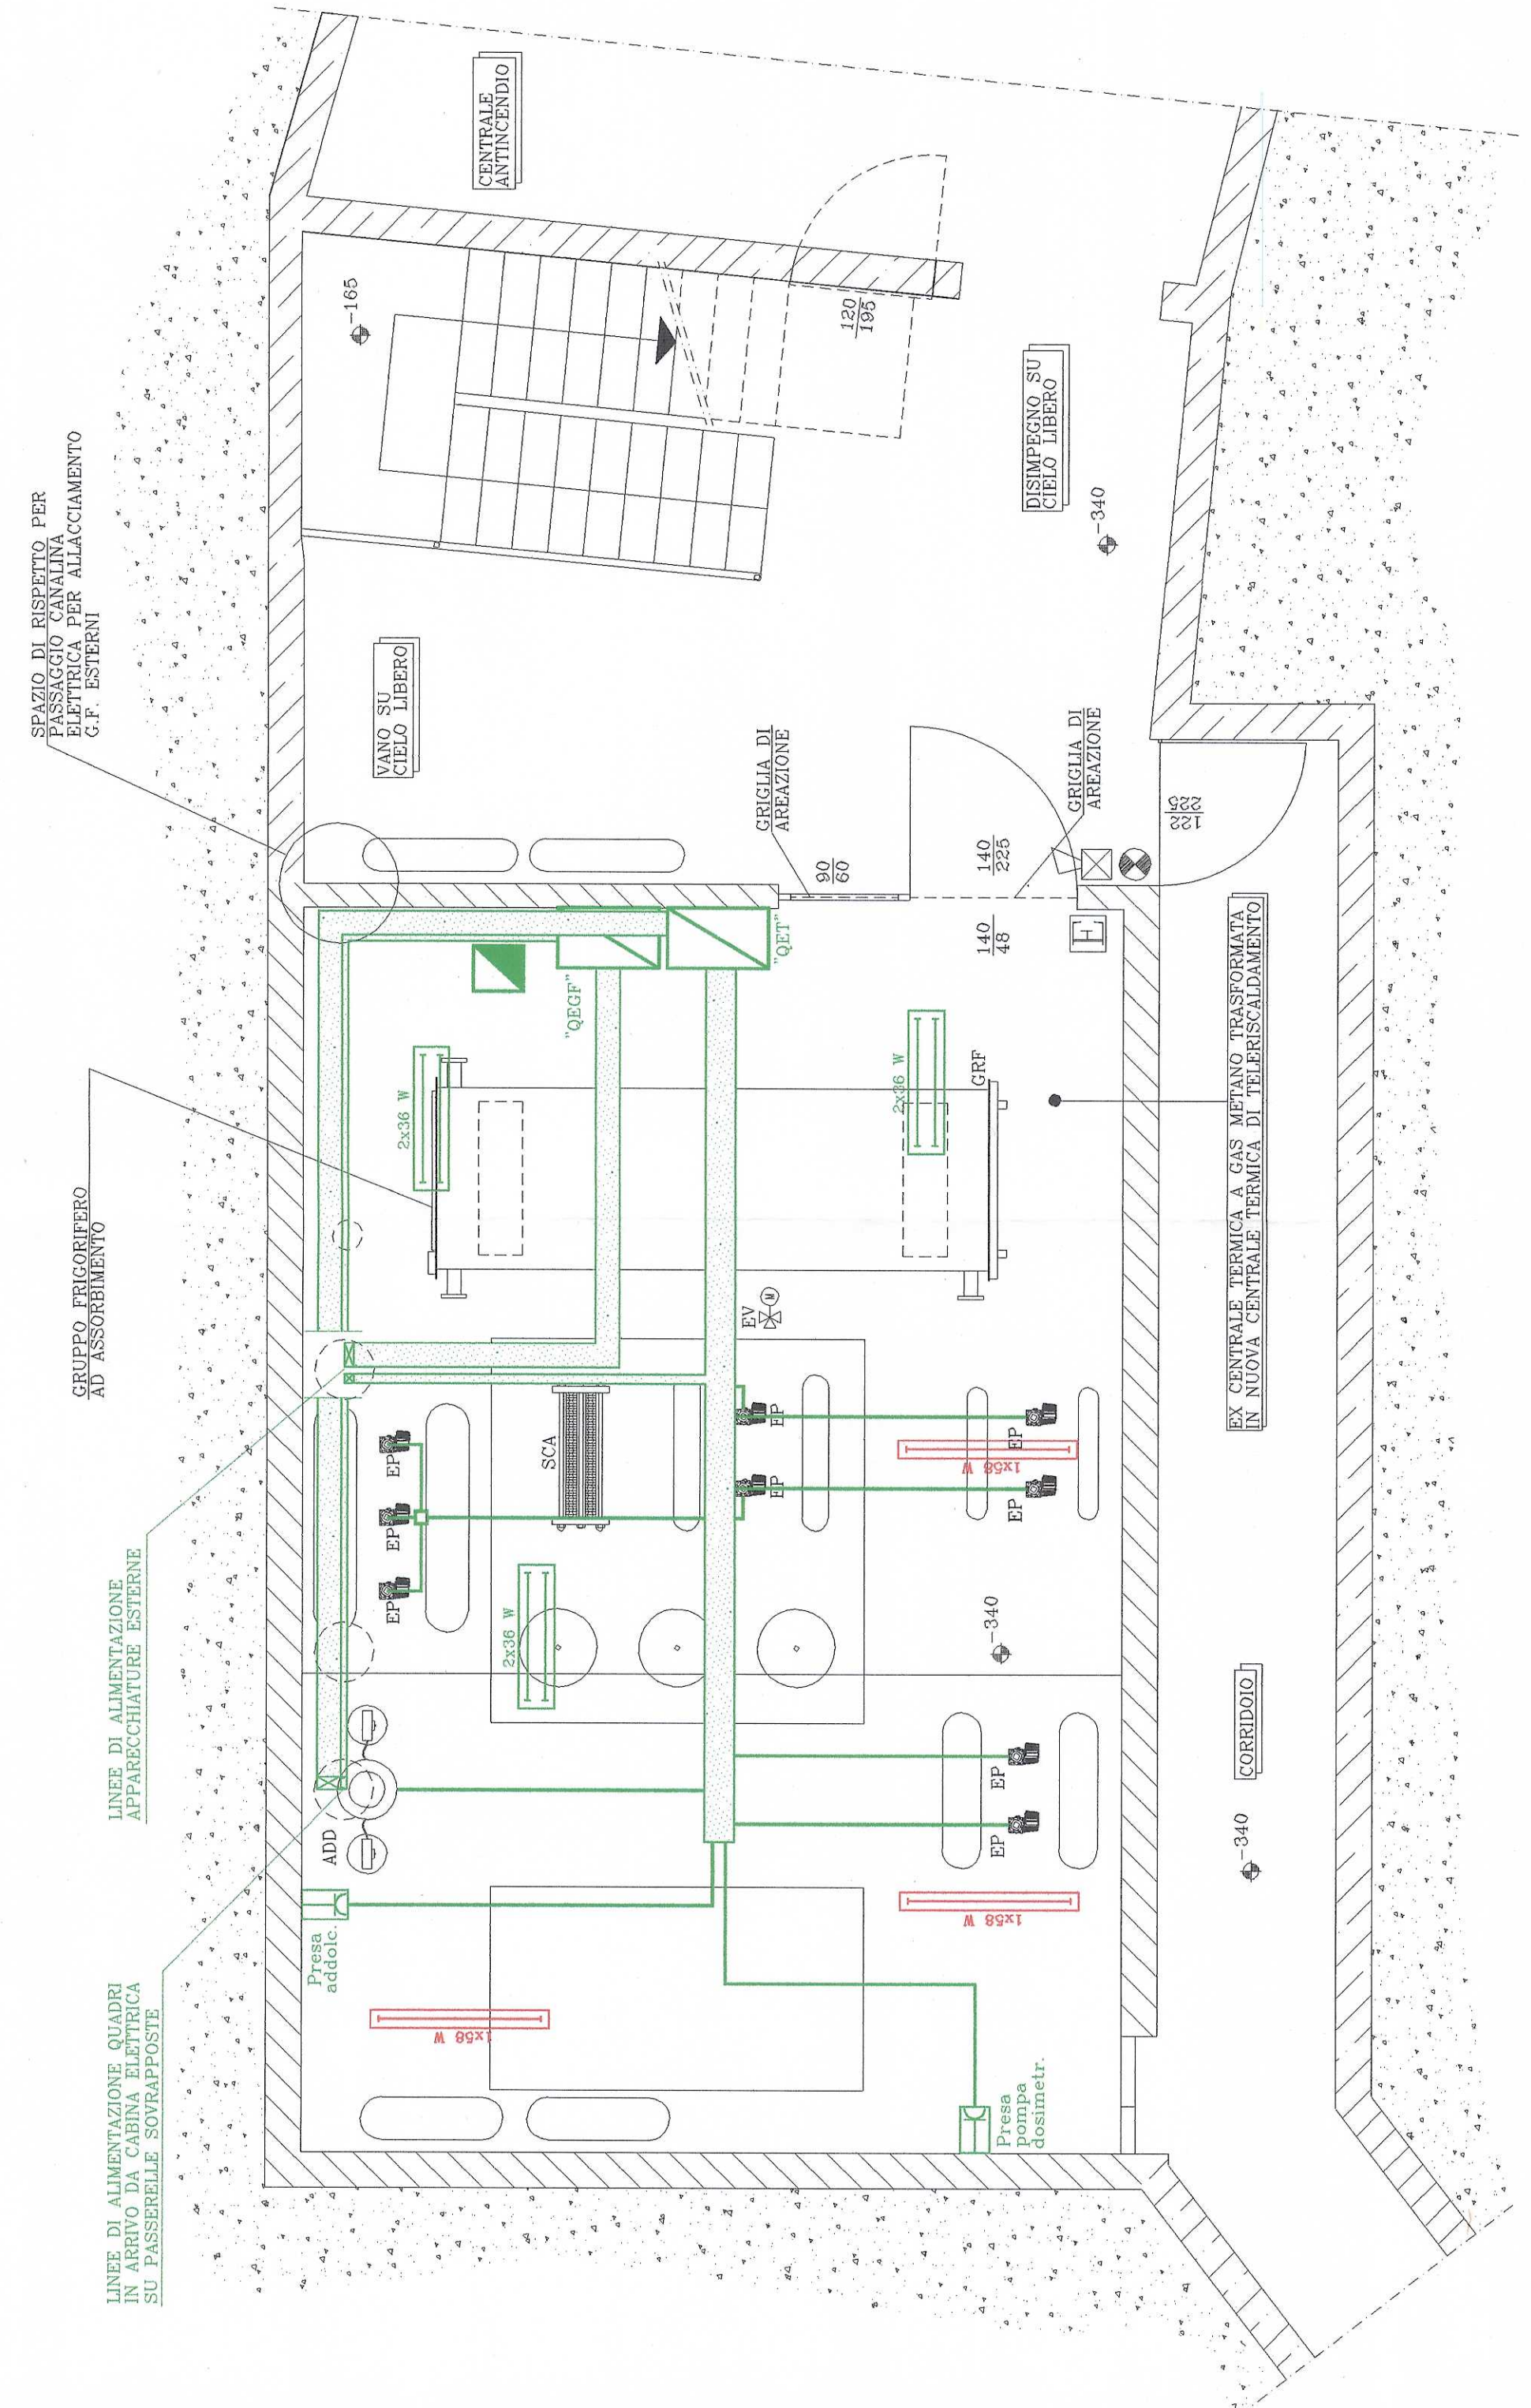

Le posizioni delle apparecchiature sono indicative. La loro reale posizione sarà da concordare in fase di installazione con la D.L.

LEGENDA SIMBOLOGIA


	Quadro elettrico
	Cabine in acciaio zincato con setto separatore
	Tubazione in acciaio zincato sfilata a vista
	Prese di tipo Schuko 2P+T 10/16A 230 V
	Quadro elettrico di Rifasamento
	Rifasatori in polibaccheato con lampade fluorescenti 2x300W
	Rifasatori in polibaccheato resistenti con lampade fluorescenti 1x500W

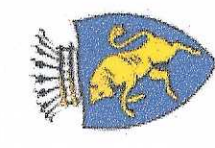

COMUNE DI TORINO

IMPIANTI TERMICI E DI CONDIZIONAMENTO
 DEL COMUNE DI TORINO E DELLA
 AZIENDA ENERGETICA METROPOLITANA

PALAZZO "RUFFINI"
 Viale Burdin, 10 - TORINO

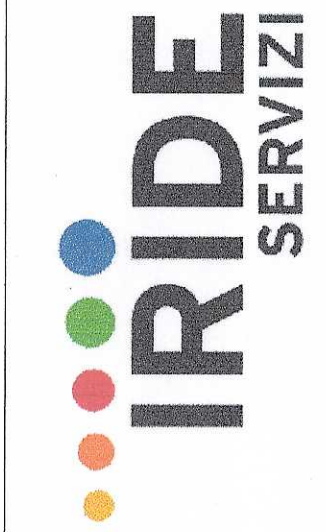

Commessa: IRS_02_2008	Oggetto: PROGETTO IMPIANTO ELETTRICO	Validato:
Code A.E.M.: 03.13.081.XI	Documento: - Pianta ex C.T. - STATO IN PROGETTO	Data: Gennaio 2008
Tavola: 2 IE/4	Scala: -	Aggiornamento: Data:

PROGETTO

ASIA PROGETTI
 di Vittorio Andreola
 Via Po 17A
 10121 TORINO
 P. IVA 07130300111

IRIDE SERVIZI S.p.A.
 IL DIRETTORE TECNICO
 Ing. Giuseppe Albani