


PIANTA EX CENTRALE TERMICA  
 QUOTA -3,4 mt  
 STATO IN PROGETTO  
 SCALA 1:50

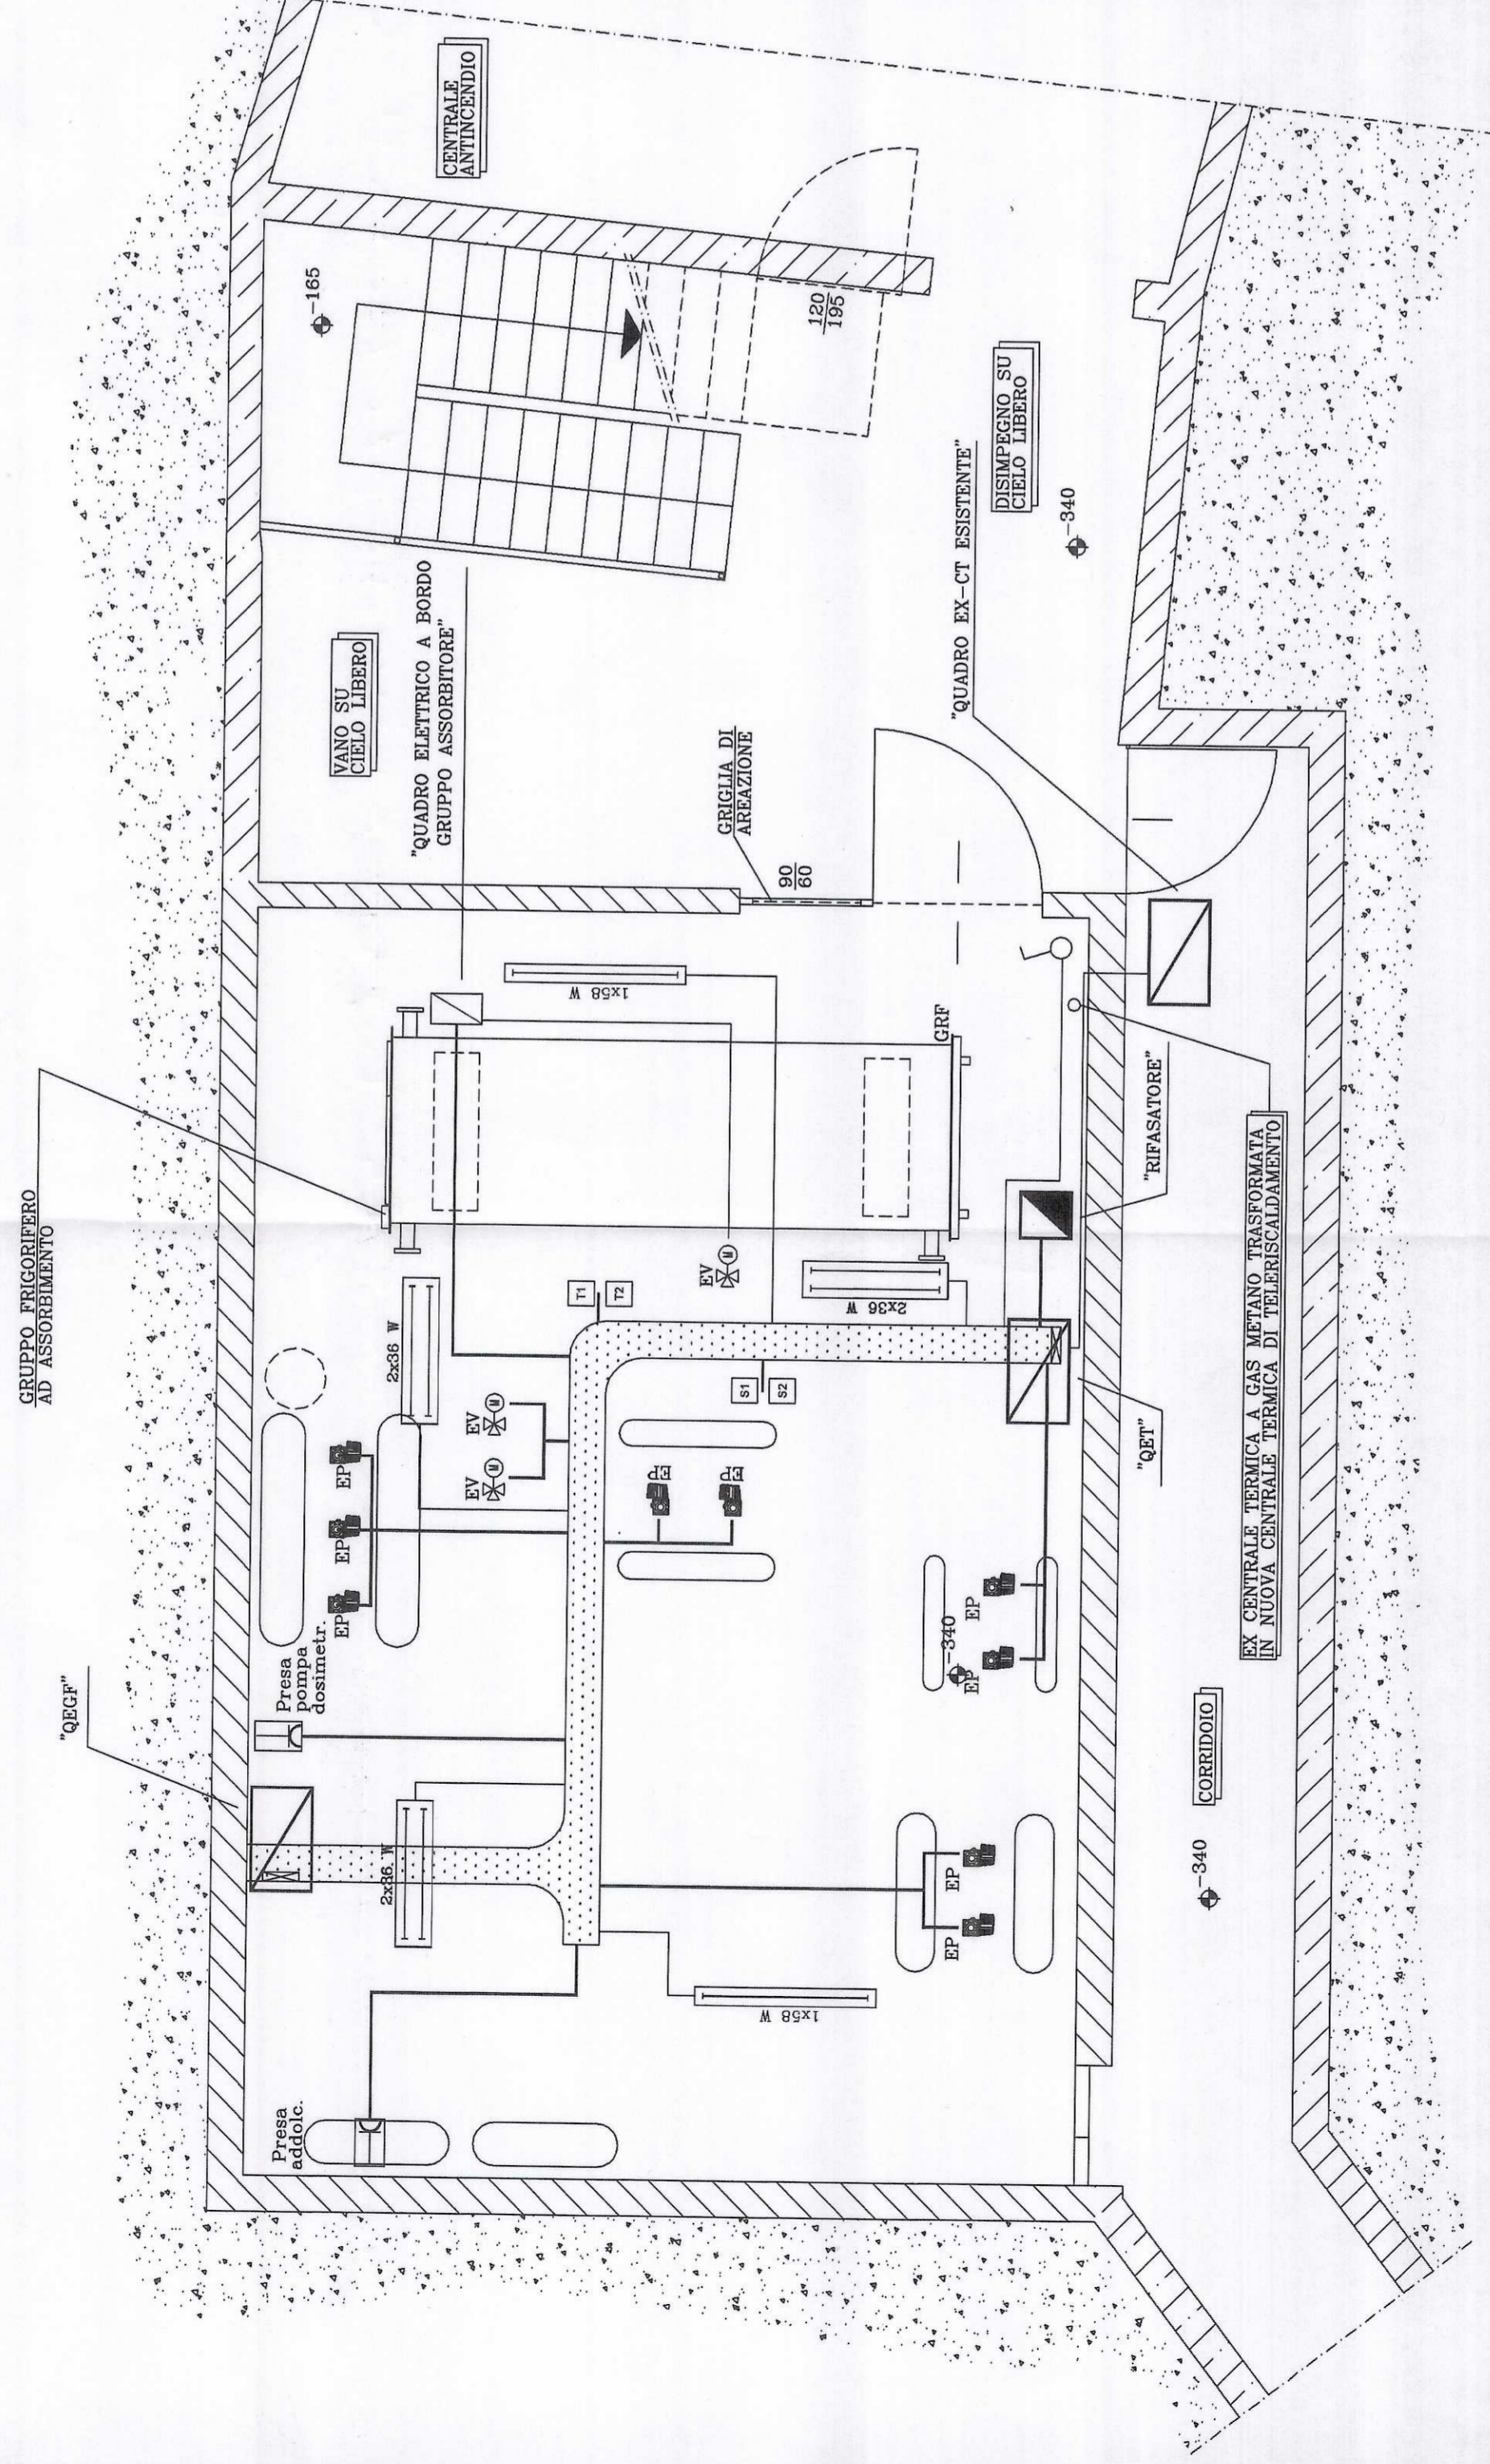

IRIDE  
 Aggiornamento  
 documentale  
 N. 193

LEGENDA SIMBOLOGIA

	Quadro elettrico
	Canale in acciaio zincato con sello separatore
	Tubazione in acciaio zincato staffata a vista
	Presse di tipo Schuko 2P+T 10/16A 230 V
	Quadro elettrico di Rifasamento
	Plafondiera in policarbonato con lampade fluorescenti 2x2000 W
	Plafondiera in policarbonato ESISTENTI con lampade fluorescenti 1x1500 W



COMUNE DI TORINO

IMPIANTI TERMICI E DI CONDIZIONAMENTO  
 DEL COMUNE DI TORINO E DELLA  
 AZIENDA ENERGETICA METROPOLITANA

PALAZZO "PALAZZO DELLO SPORT"  
 "RUFFINI"

Viale Burdin, 10 - TORINO



COTTI IMPIANTI s.r.l.  
 via Galdoni, 8 - 10062 Benasco  
 011/3989450 - (fax) 011/3989442  
 info@cottiimpianti.it

Impresa esecutrice:

Commissa: IRS\_02\_2008

Code A.E.M.: 03.13.081.XI

Tavola: 2 IE/4

Scala: -

Validato:  
 Oggetto: PROGETTO IMPIANTO ELETTRICO

Data: Gennaio 2008

Aggiornamento: Aprile 2009

Data:

Documento:  
 -Pianta ex C.T.  
 STATO IN PROGETTO

PROGETTO

Titolare dell'Attività:

