

N.B. IL PRESENTE ELABORATO È VALIDO ESCLUSIVAMENTE PER GLI IMPIANTI, PER L'ARCHITETTONICO OCCORRE FARE RIFERIMENTO AI DISEGNI SPECIFICI EDILI


PROGETTISTA ED.: ROBERTO DAL DEGAN ARCHITETTO VIA MAGENTA, 38 - 10128 TORINO - Tel. 011-538.500	COMMITTEE: Organizing Committee for the XX Olympic Games Torino 2006 Via Nizza 262/58 - 10128 Torino
--	---

TIPO DI LAVORO:
 Ristrutturazione per allestimento uffici del fabbricato sito in Torino, Via Bologna n.74

TAVOLA: PIANTA PIANO 1° INTERRATO-Parte "A"
 Impianto di Riscaldamento / Raffrescamento

TAV. R-P-01/A	SCALA: 1:50	AGGIORNAMENTI: 03/2005
	DATA: 12.02.2004	

PROGETTISTA E D.O.M. IMPIANTI TERMOMECCANICI
simtec Proprietaria, Consulente, Direttore Lavori
 Impianti termomeccanici ed edili
 Casa Rosselli s.p.a. - 10128 TORINO - TEL. 011-538.507 - 538.501
 Fax 011-538.500

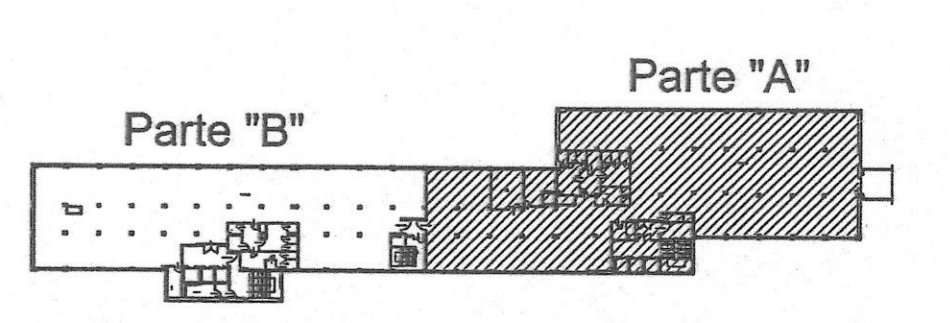

EDIFICIO DI CORSO NOVARA