



SEZIONE A-A SCALA 1:100

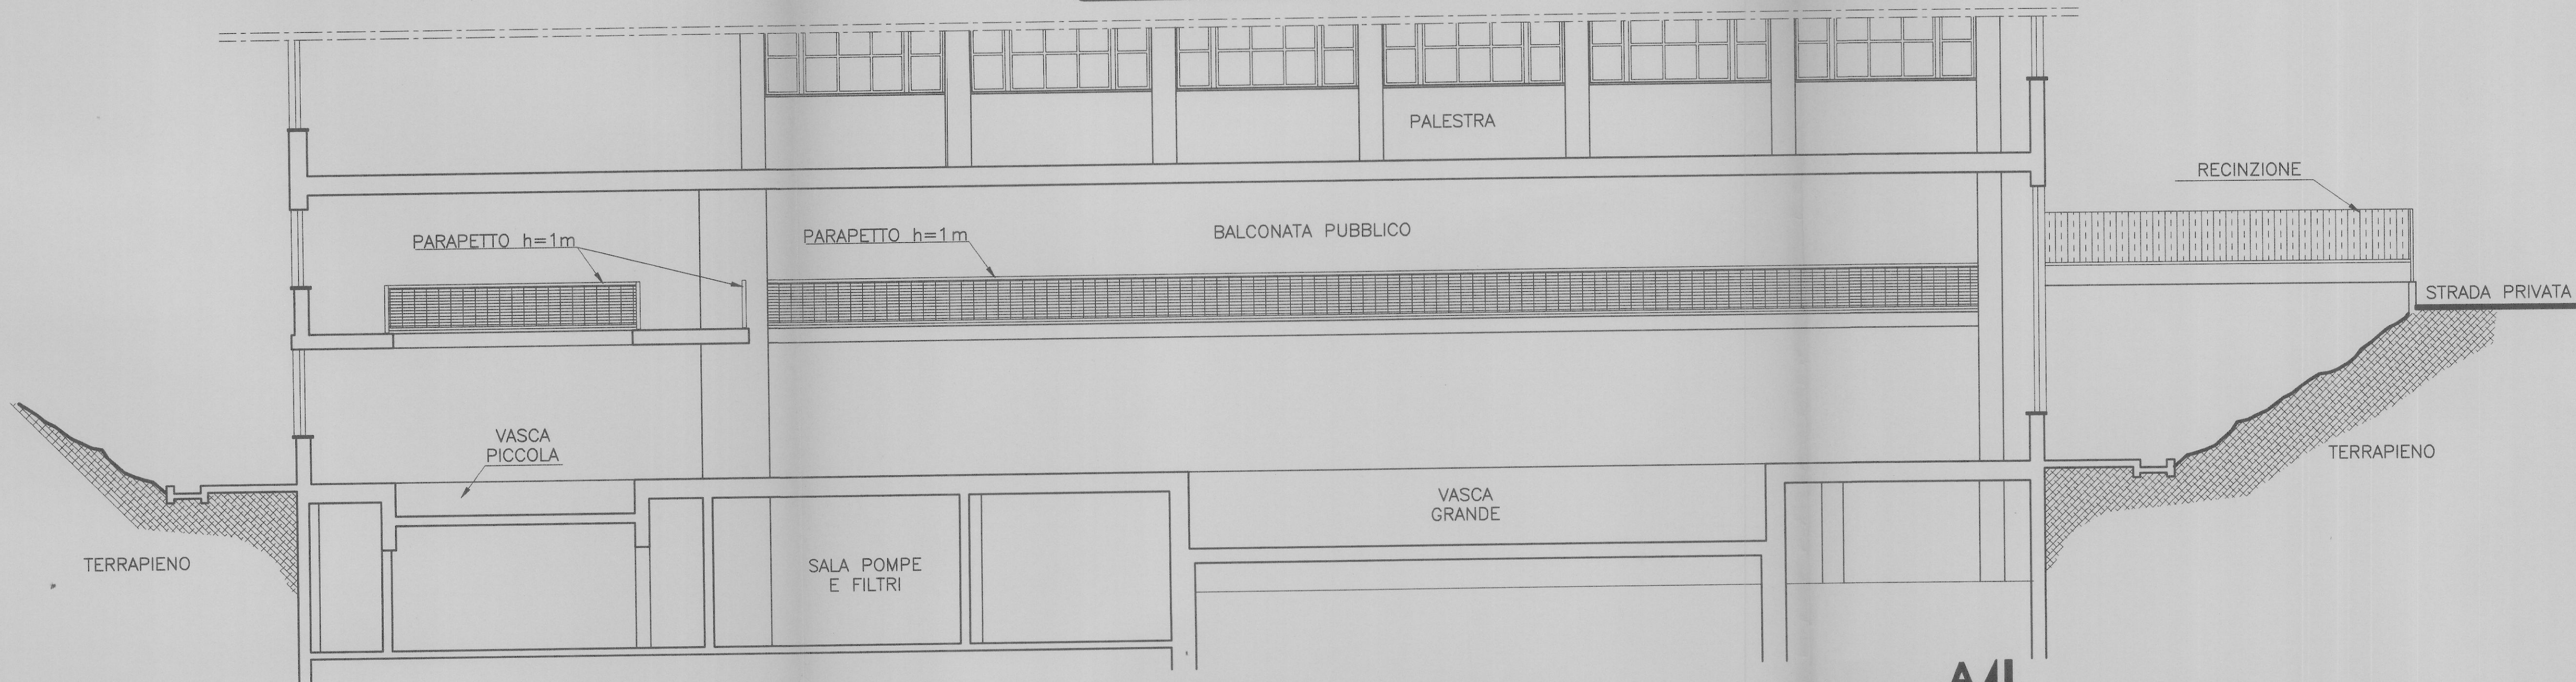

PIANTA PIANO INTERRATO SCALA 1:100

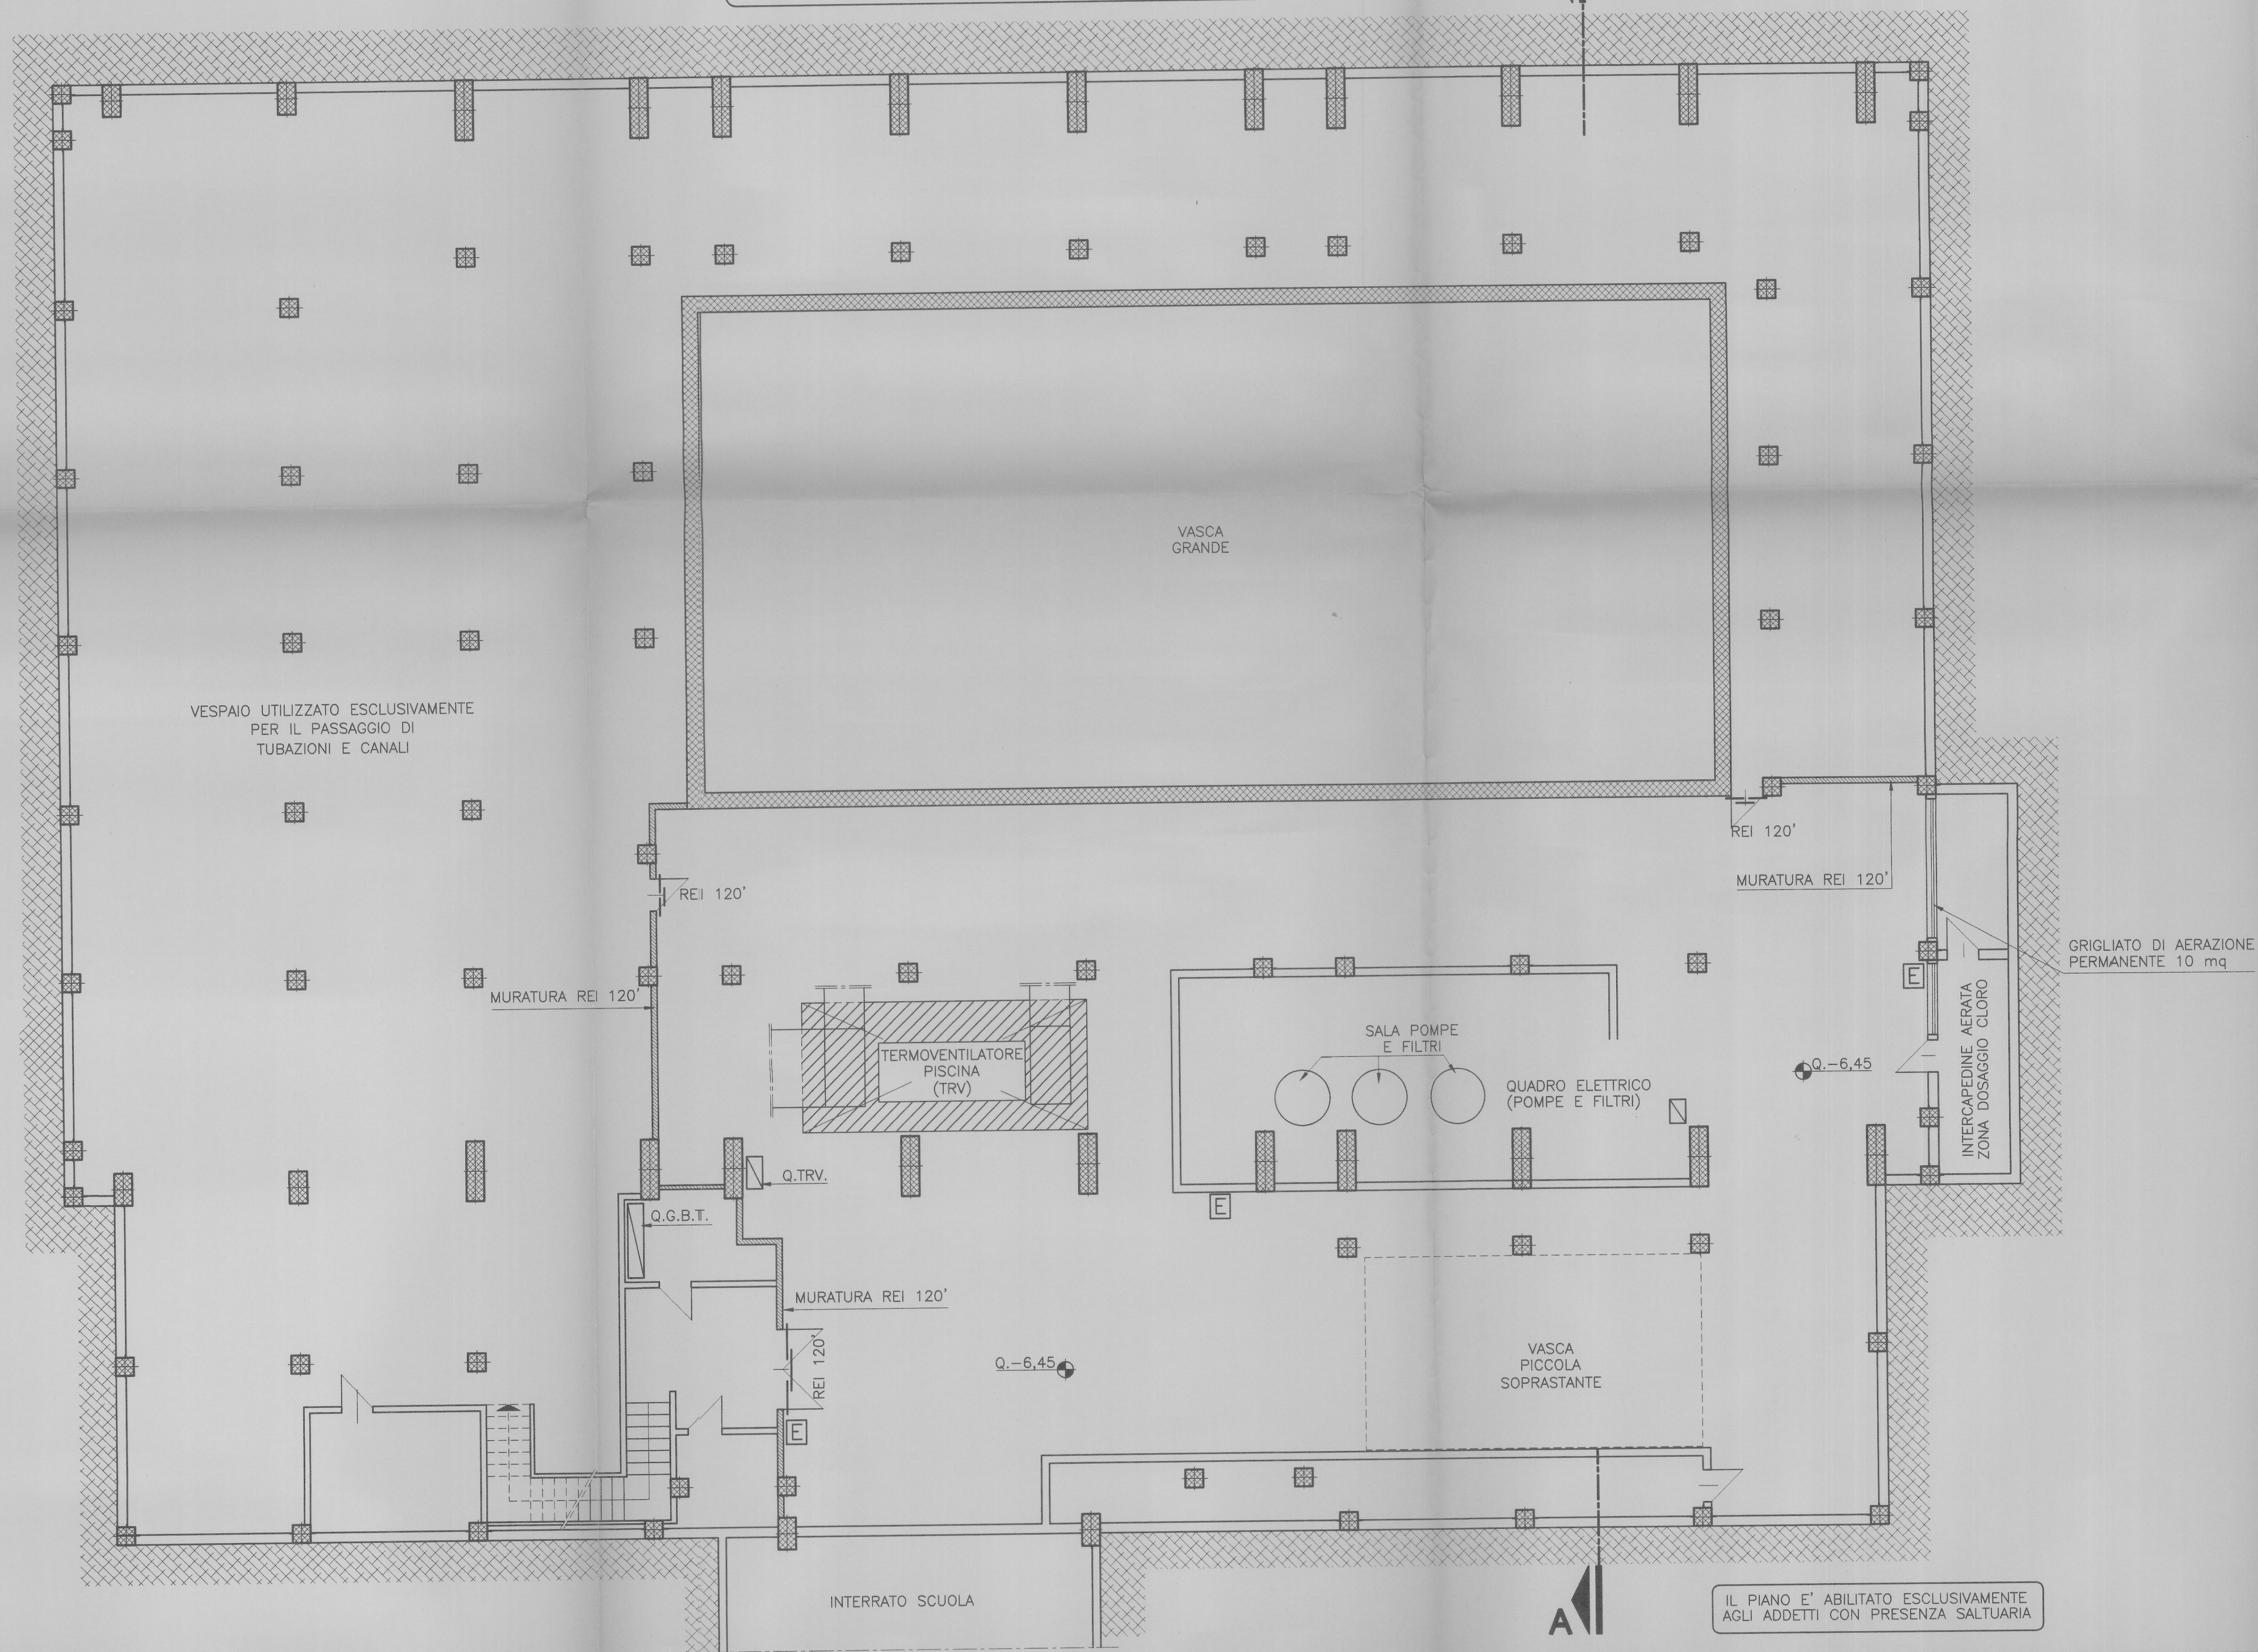

LEGENDA

| | |
|--|-------------------------------|
| | ESTINTORE A POLVERE DA 6 kg |
| | SERRAMENTO REI 120' |
| | RILEVATORE FUMI |
| | MURATURA REI 120' |
| | SERRANDA TAGLIAFUOCO REI 120' |

N.B. ST (SERRANDE TAGLIAFUOCO) ASSERVITE ALL'IMPIANTO DI RILEVAZIONE FUMI

CITTA DI TORINO

ASSOCIAZIONE SPORTIVA
CENTRO NUOTO TORINO

PISCINA SEBASTOPOLI
CORSO SEBASTOPOLI N.260


PROV. TORINO
AR. 2347 (all)
DATA 6 MAR. 1996

ADEGUAMENTO NORMATIVA

| | | | |
|---|-----------|--------------------|---------|
| OGGETTO: PIANTA PIANO INTERRATO SEZIONE A-A | | FILE PS_INT.DWG | LAVORO |
| | | SCALA 1:100 | |
| REV | MODIFICHE | DATA | DISEGN. |
| 0 | EMISSIONE | 15.12.95 | |
| 1 | | | |
| 2 | | | |
| 3 | | | |
| 4 | | | |
| 5 | | | |

ELABORATO
1

PROGETTO:
STUDIO PROFESSIONALE ASSOCIATO
INGG. FERRO E CERIONI
VIA SALUZZO 54 TORINO - TEL. 6691159 FAX 6690158

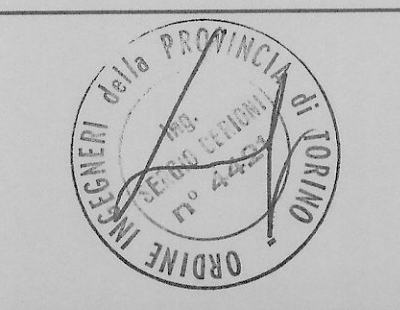

IL PIANO E' ABILITATO ESCLUSIVAMENTE
AGLI ADDETTI CON PRESENZA SALIUTARIA

A TERMINI DI LEGGE QUESTO DISEGNO E' DI NS. PROPRIETA' E NON POTRA' ESSERE COMUNICATO A TERZI O RIPRODOTTO SENZA NS. ESPLICITA' AUTORIZZAZIONE