

STUDIO DI INGEGNERIA
 Curcio e Remonda
 Ingegneri associati
 Tel. 011-5690275
 Fax 011-5690276
 Via Avallino n°8
 10144 Torino
 e-mail: progetti@curcioeremonda.it

Impianto ricambi aria

VICE DIREZIONE GENERALE
 SERVIZI TECNICI E PATRIMONIO
 D04 - DIVISIONE EDIFICI MUNICIPALI
 SETTORE B-RISTRUTTURAZIONI E
 NUOVI EDIFICI MUNICIPALI


Circo 6 - EX STABILIMENTO CEAT
 Via Leoncavallo 25 - Torino
 Ristrutturazione ad uso sociale anagrafe, sede WUJ, biblioteca




titolo
**IMPIANTO RICAMBI ARIA
 PIANTE PIANI AMMEZZATO E PRIMO**

Tav.: IAR02
 scala: 1:100

Lavoro numero:	BO03	Data:	ottobre 2005	N. Rif.:	IAR02.dwg
Responsabile progetto:	Ing. Alessandro Remonda	Eseguito da:	Ing. Sergio Remonda	Verificato da:	Ing. Sergio Remonda
Rev. 1 del:		Note:			
Rev. 2 del:		Note:			

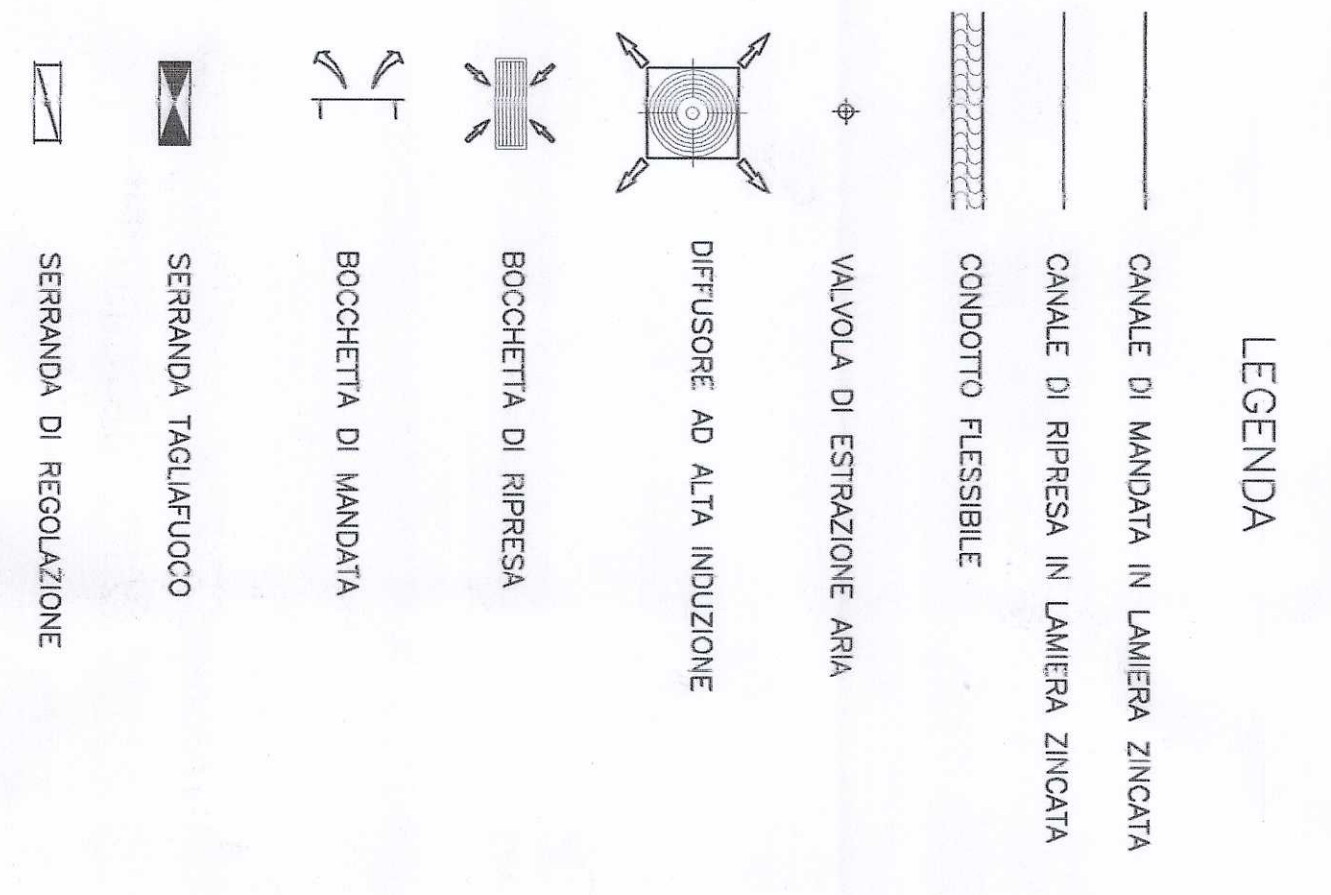

PIANTA PIANO AMMEZZATO

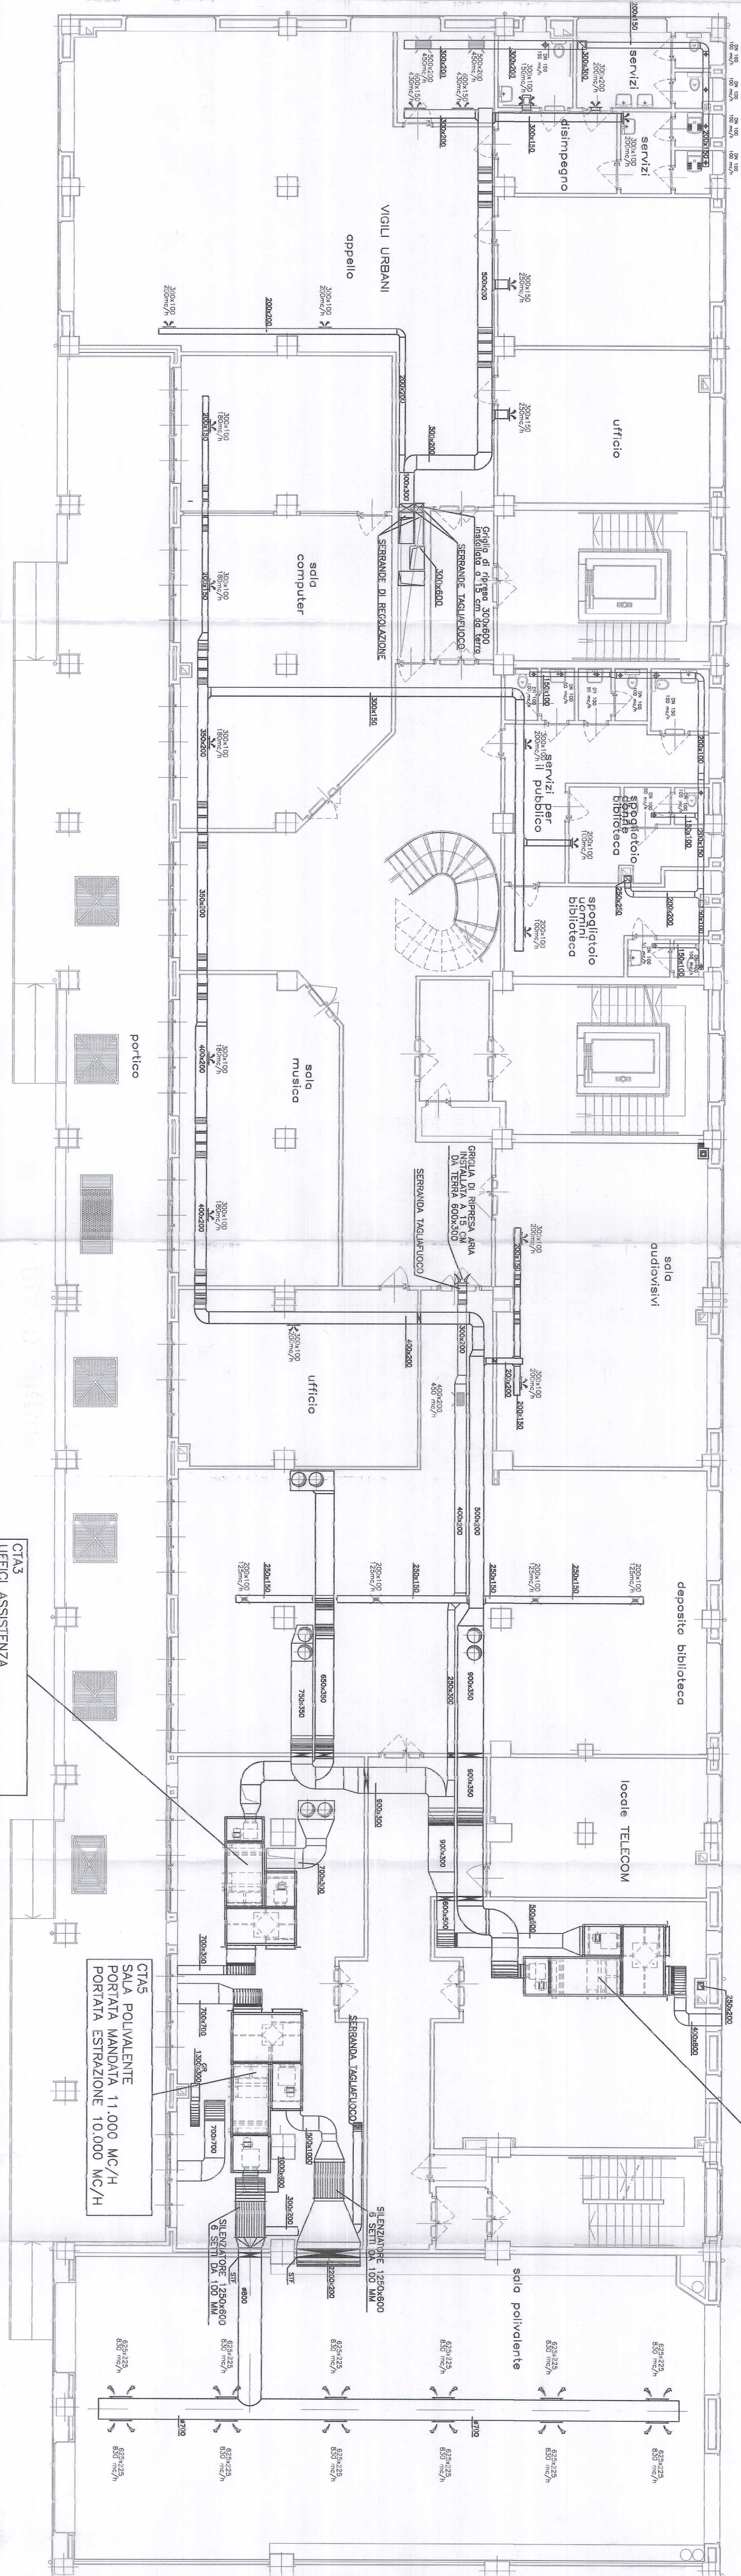

PIANTA PIANO PRIMO

