


PIANTA PIANO TERRA (1 f.t.) SCALA 1:100

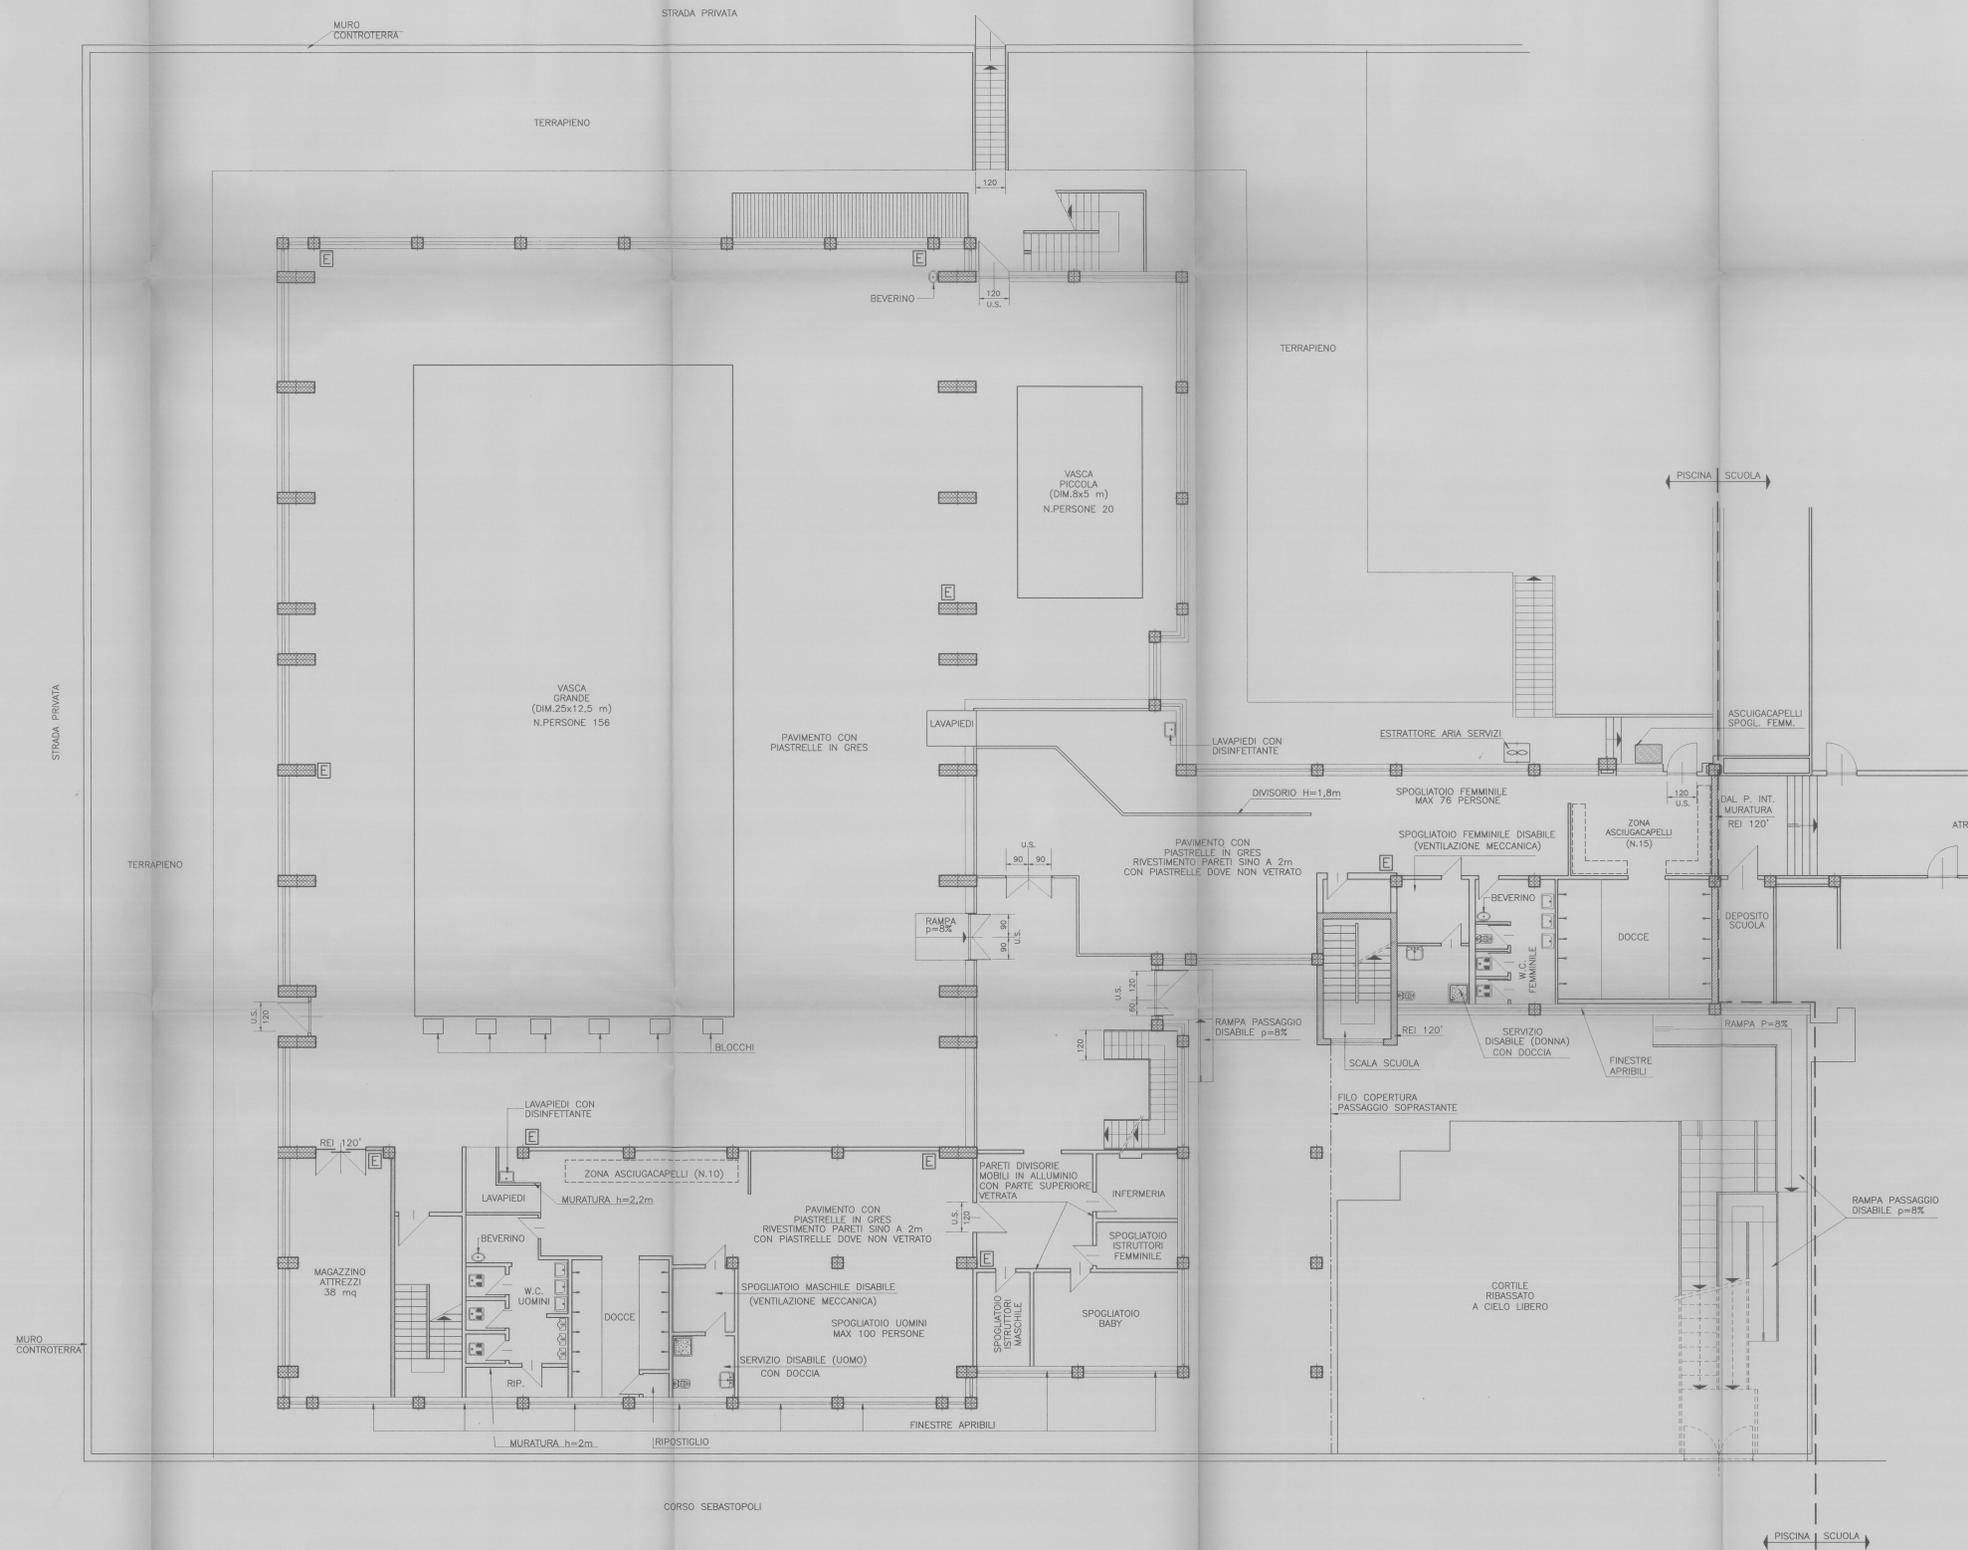

LEGENDA

[E]	ESTINTORE A POLVERE DA 6 kg
---	SERRAMENTO REI 120'
---	MURATURA REI 120'

CITTA DI TORINO
 ASSOCIAZIONE SPORTIVA
 CENTRO NUOTO TORINO
 PISCINA SEBASTOPOLI
 CORSO SEBASTOPOLI N.260

2349/col

ADEGUAMENTO NORMATIVA				
OGGETTO:	PIANTA PIANO TERRA (1 f.t.)		DATA:	15.12.95
LAVORO:	FILE_PS_TERR.DWG		DISIGN:	
SCALA:	1:100		ELABORATO:	2
REV.	MODIFICHE	DATA	DISIGN.	
0	EMMISSIONE	15.12.95		
1				
2				
3				
4				
5				

PROGETTO:
 STUDIO PROFESSIONALE ASSOCIATO
 INCIALLI FERRIO E GERONI
 VIA SALLIZZO 54 TORINO - TEL. 011/59 FAX 011/59

