

STUDIO DI INGEGNERIA
 Curcio e Remonda
 ingegneri associati
 Via Avallino n°6
 10144 Torino
 e-mail: progett@curcioeremonda.it
 Tel. 011-5680275
 Fax 011-5680276


Impianto ricambi aria

VICE DIREZIONE GENERALE
 SERVIZI TECNICI E PATRIMONIO
 D04 - DIVISIONE EDIFICI MUNICIPALI
 SETTORE B-RISTRUTTURAZIONI E
 NUOVI EDIFICI MUNICIPALI


Circ.6 - EX STABILIMENTO CEAT
 Via Leoncavallo 25 - Torino
 Ristrutturazione ad uso sociale, anagrafe, sede vv.UU., biblioteca



ditta installatrice		Scala: 1:100	
Titolo		TAV: IAR03	
IMPIANTO RICAMBI ARIA PIANTE PIANO SECONDO E COPERTURA		scala: 1:100	
Lavoro numero:	B003	Data:	ottobre 2005
Responsabile progetto:	Ing. Alessandro REMONDA	Verificato da:	Ing. Sergio CURCIO
Progetto:	Ing. Alessandro REMONDA	Esiguito da:	Ing. Sergio CURCIO
Progetto:	Ing. Alessandro REMONDA	Esiguito da:	Ing. Sergio CURCIO
Progetto:	Ing. Alessandro REMONDA	Esiguito da:	Ing. Sergio CURCIO
Progetto:	Ing. Alessandro REMONDA	Esiguito da:	Ing. Sergio CURCIO

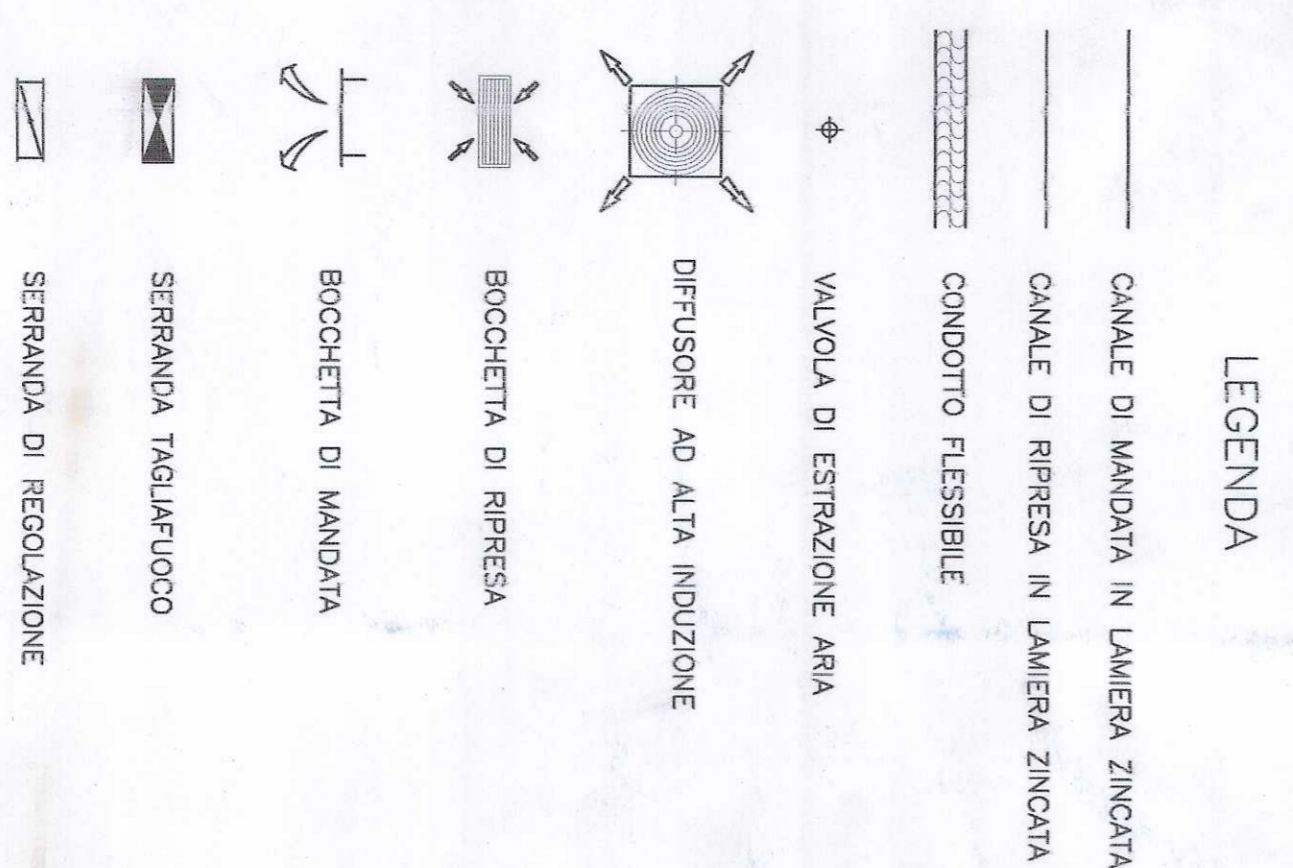

PIANTA PIANO SECONDO

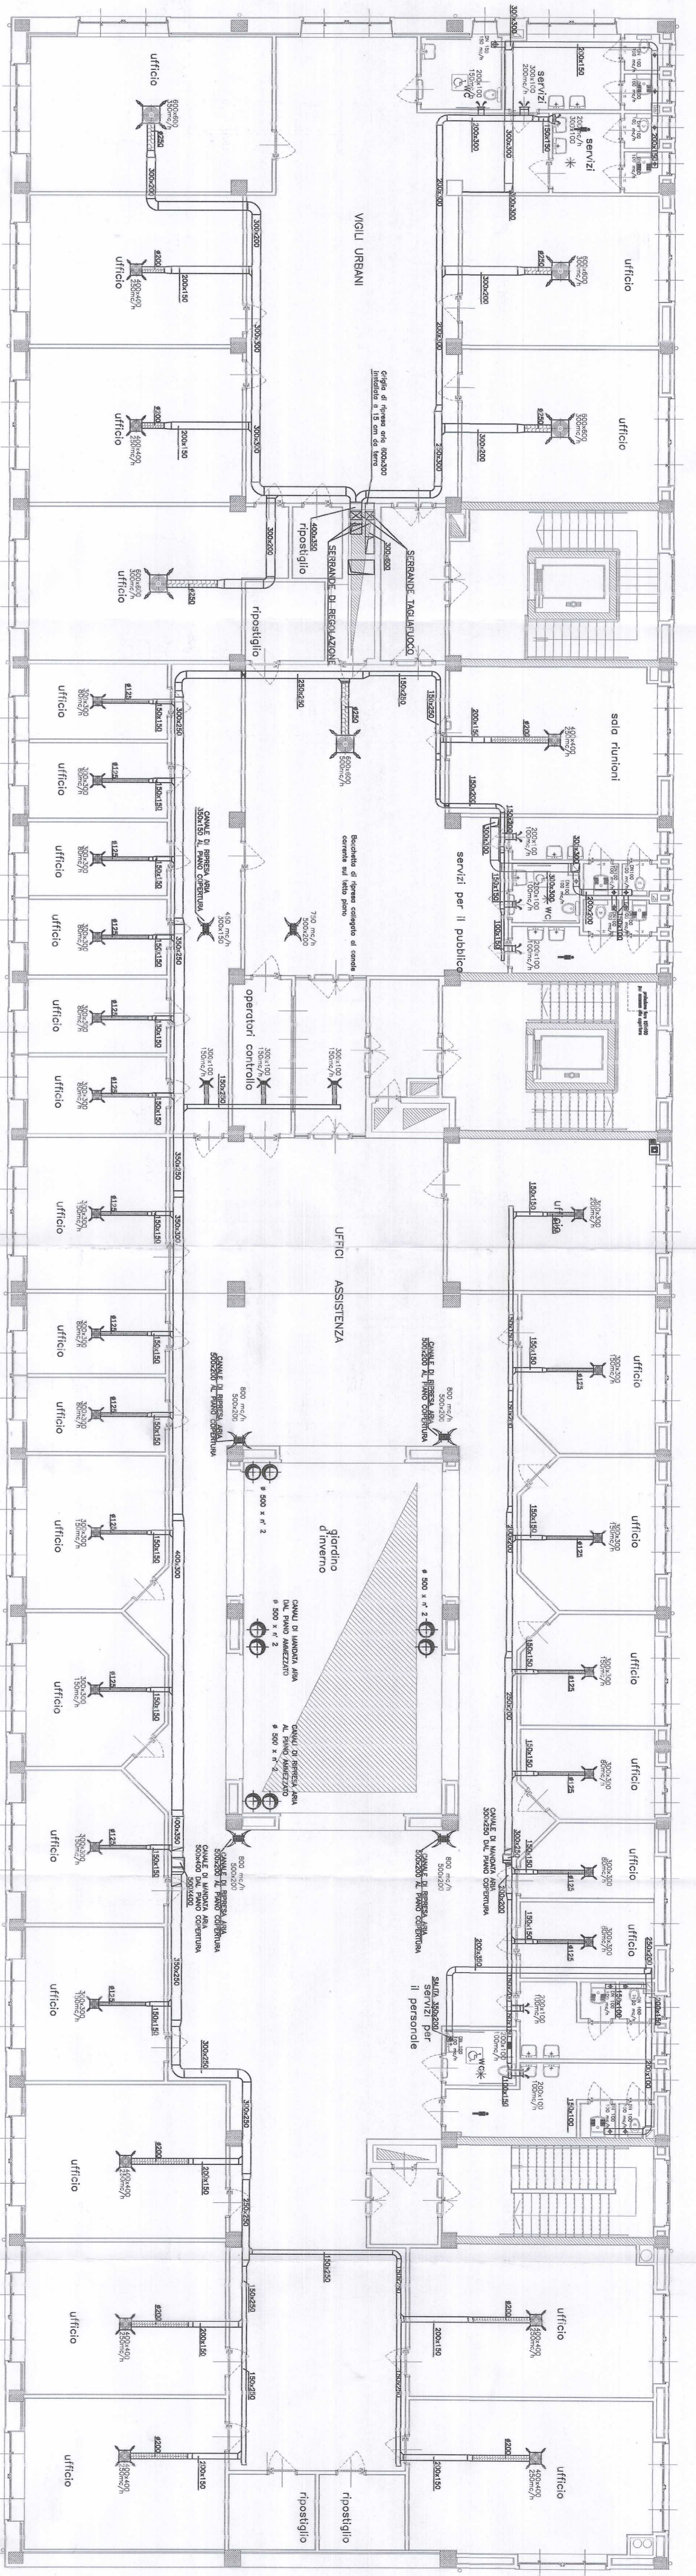

PIANTA PIANO COPERTURA

