

PROVINCIA DI TORINO

Comune di Torino

PROGETTO

Ristrutturazione per allestimento ad uso uffici del fabbricato sito in via Bologna n°74


PROPRIETA'/COMMITTENTE



Organizing Committee for the
XX Olympic Winter Games
Torino 2006
C.so Novara 96 - 10152 Torino

PROGETTISTA

ROBERTO DAL DEGAN ARCHITETTO
Via Santa Teresa 15 - 10121 Torino
tel. 011.538.500/fax 011.537.1538
E.mail: studio@archidaldegan.it

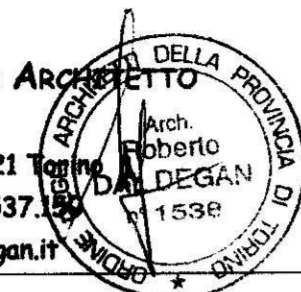

TAVOLA

DATA

30/10/2005

DISEGNO

Sf.08

SCALA

1:200

STATO FINALE
COME COSTRUITO

PRATICA

AGG.

200 - 3

PIANTA PIANO QUINTO

SIEMENS
Building Technologies
Via Alberto Pirelli 10
MILANO

ASSIGNAMENTO:
AS. BUILT
30.10.2005

MISTRAL IMPIANTI S.A.S.
Via Mantovato n°6
CHERASCO (CUNEO)


ASSIGNAMENTO:
AS. BUILT
30.10.2005

MISTRAL IMPIANTI S.A.S.

LEGENDA

	rivelatore ottico via radio		telecamera fissa
	rivelatore ottico ambiente		videoregistratore digitale sistema
	rivelatore ottico a pavimento		Dome
	rivelatore ottico controsoffitto		connessione sistema telecamera
	gateway		
	Alimentatore con centralino		
	modulo di comando/ingresso		
	pannello ottico acustico		
	pulsante manuale allarme incendio		
	magnete ritenuta porte		
	sirena		
	circuito indirizzamento n. ___		
	rivelatore volumetrico		
	contatto magnetico		
	rivelatore tenda		
	barriera 50/100 mt		

LA PRESENTE TAVOLA E' DA CONSIDERARSI VALIDA ESCLUSIVAMENTE PER GLI IMPIANTI DI SICUREZZA

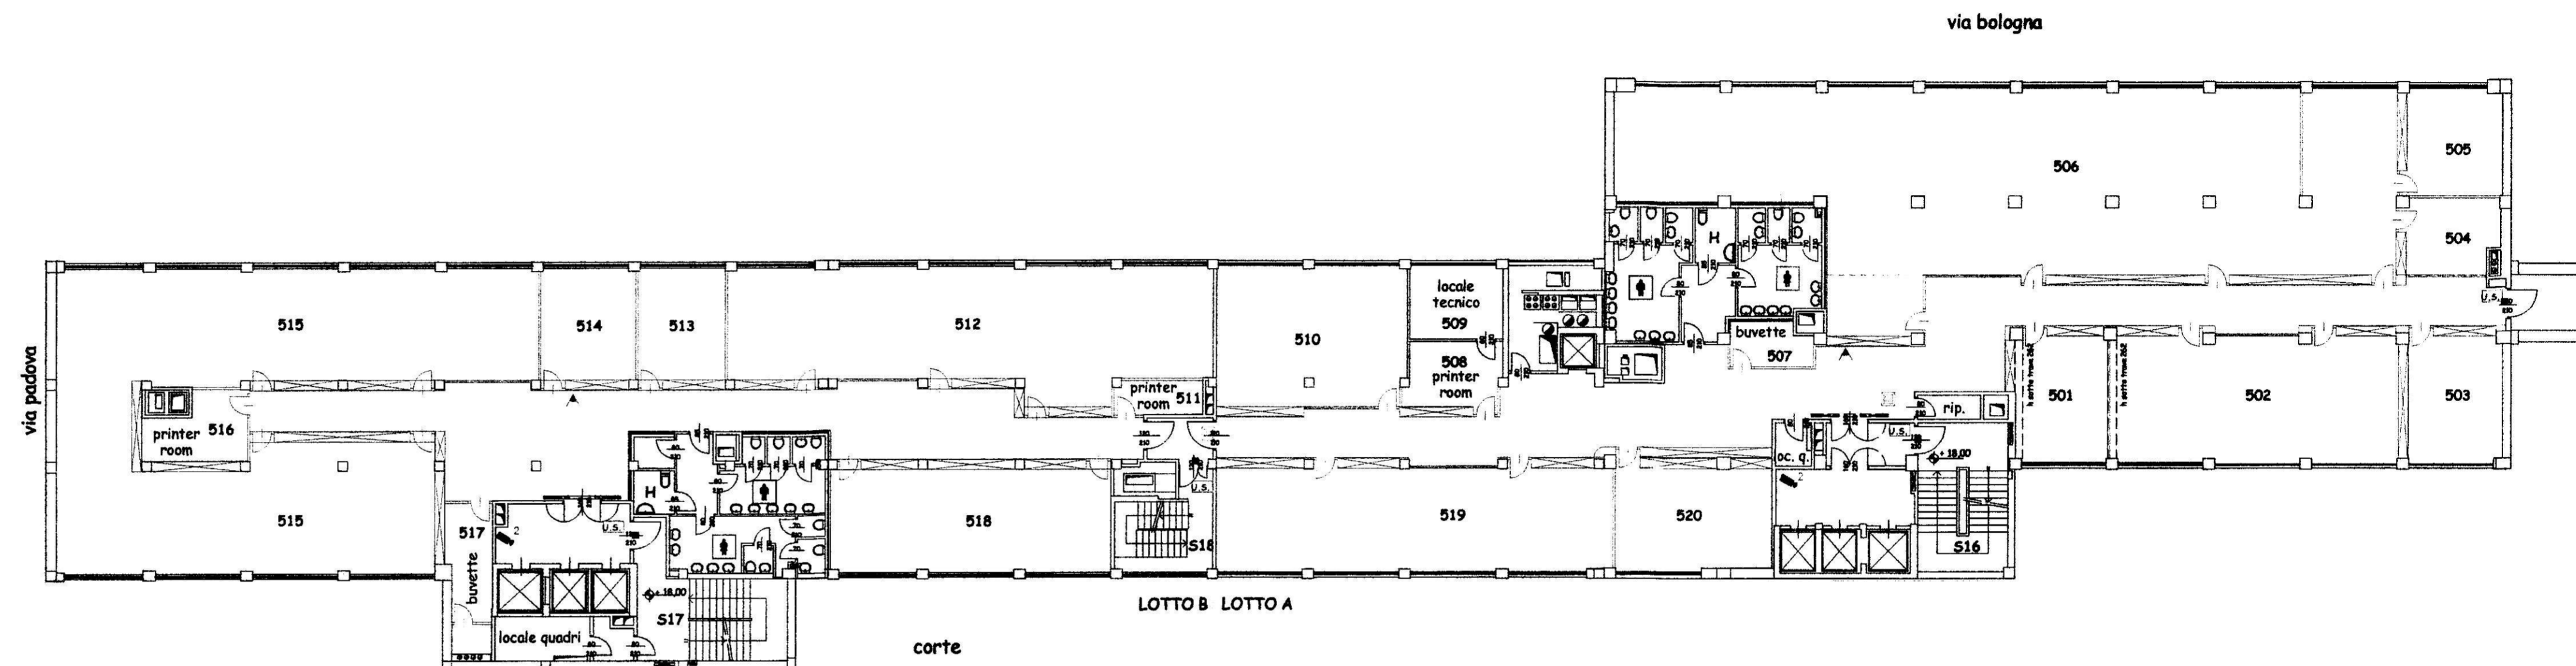

piano quinto