



**PIANO RIALZATO - INGRESSO VIA PADOVA**

ABACO PARETI MOBILI - Scala 1/50

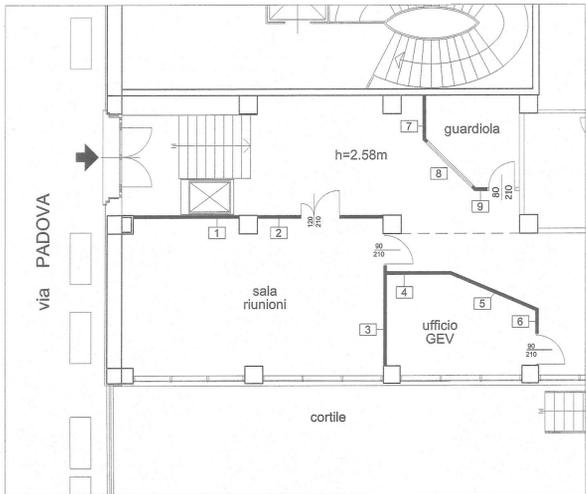

PIANTA - Scala 1/100

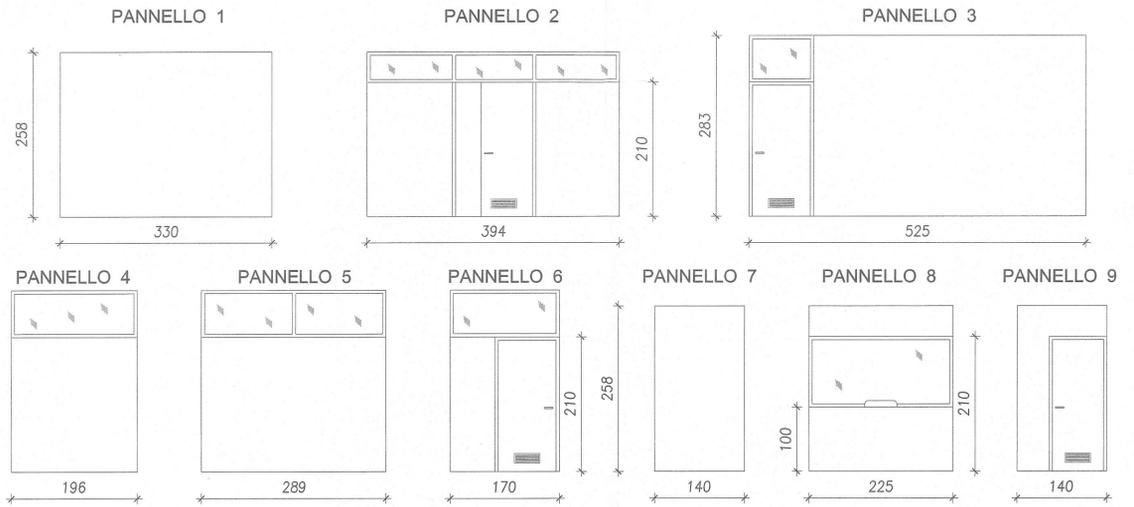


N.B. Le quote riportate sono indicative; verificare le misure in corso d'opera.

**LEGENDA SERRAMENTI**

- S1 Serramenti metallici a 4 ante tutte apribili con vetro-camera antisfondamento
- S2 Serramenti metallici a 2 ante tutte apribili con vetro-camera antisfondamento
- S3 Serramento con vetro/specchio antisfondamento
- S4 Serramenti metallici a 5 ante di cui 2 apribili con vetro-camera antisfondamento
- S5 Serramenti metallici a 2 ante apribili con vetro-camera antisfondamento
- S6 Serramento metallico suddiviso in 8 specchiature, le 4 inferiori apribili a vasistas, con vetro retinato
- S7 Sopraluce fisso a nastro su muratura con vetro antisfondamento
- S8 Serramento metallico a nastro diviso in 4 specchiature di cui 2 apribili a vasistas
- S9 Serramento metallico suddiviso in 2 specchiature sovrapposte apribili a vasistas

**PIANO SEMINTERRATO**

ABACO SERRAMENTI - Scala 1/50

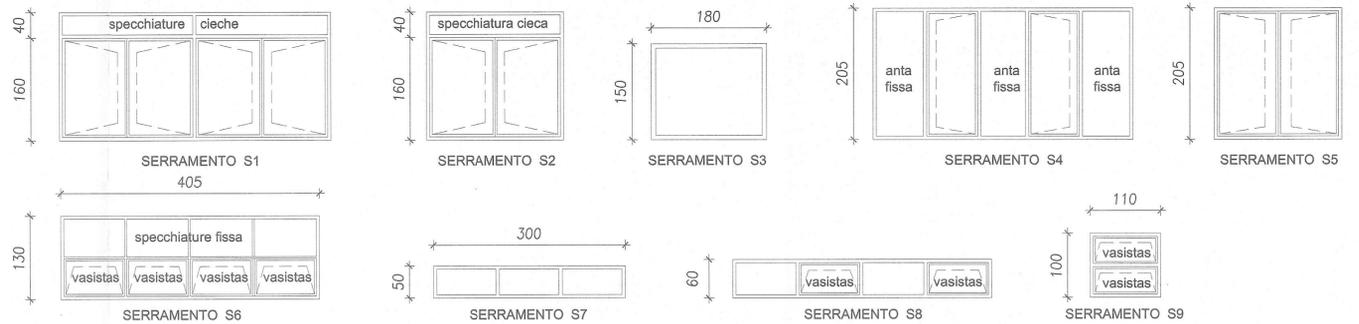

N.B. Le quote riportate sono indicative; verificare le misure in corso d'opera.

Allegato N°.  
CITTA' DI TORINO  
VICE DIREZIONE GENERALE SERVIZI TECNICI  
SETTORE TECNICO RISTRUTTURAZIONI E NUOVI EDIFICI MUNICIPALI  
Torino  
Passione per la vita

**RISTRUTTURAZIONE VIA BOLOGNA 74  
UFFICI COMUNALI  
SISTEMAZIONI INTERNE**

Coordinamento della progettazione  
arch. Cristina BANFO

Progetto architettonico:  
ing. Monica SERRE  
arch. Elisabetta PORRO  
arch. Marco ROLFO

Gruppo di lavoro civico ufficio tecnico:  
ing. Monica SERRE  
arch. Elisabetta PORRO  
arch. Marco ROLFO  
geom. Gaetano LIVOLSI  
p.l. Mauro RAIMONDO  
p.l. Uliano ALBERTINETTI


Coordinam. della sicurezza in fase di  
progettazione ai sensi D.L. 494/96 s.m.i.  
arch. Dario SARDI  
Responsabile del procedimento e  
Dirigente Settore Tecnico  
arch. Dario SARDI

**PROGETTO ESECUTIVO**

OGGETTO		NOME-FILE		Scala	Plot
PARTICOLARI COSTRUTTIVI		VARIE		1:1	
REV	MODIFICHE	DATA	DISEGNATO	CONTROLLATO	ELABORATO
0	EMISSIONE	aprile 2007	SM, EP		A-06
1					
2					
3					
4					

**PIANO SETTIMO**


PARTICOLARE DEL CONTROSOFFITTO  
CON PASSAGGIO DEI CANALI ARIA

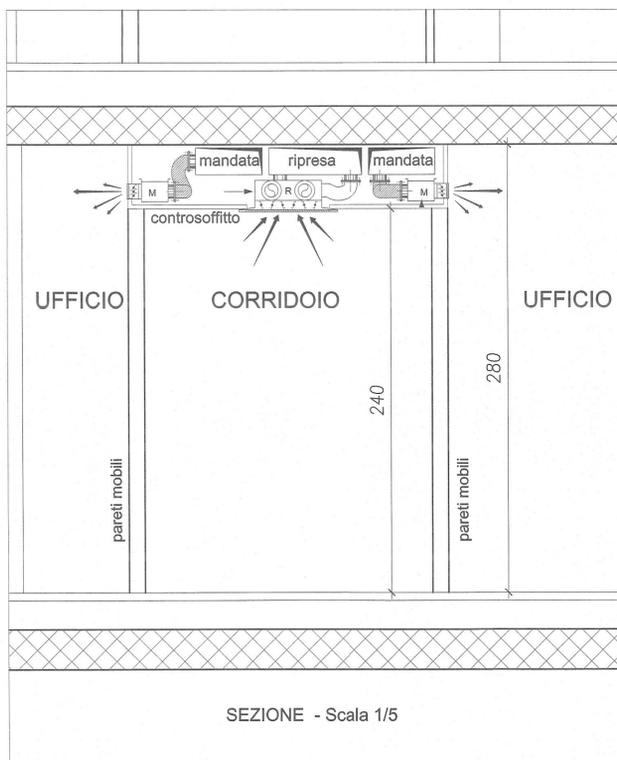

SEZIONE - Scala 1/5

**PIANO SEMINTERRATO**

PARTICOLARE DEL VANO CONTENENTE  
I CORPI ILLUMINANTI DELLE CELLE

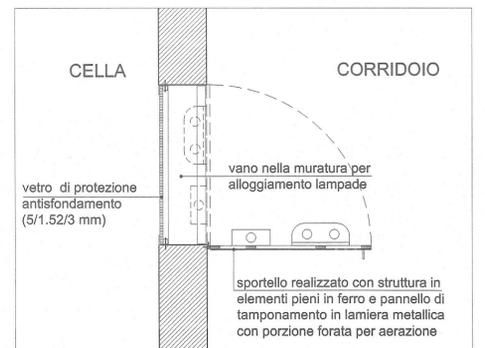

SEZIONE - Scala 1/10



PROSPETTO - Scala 1/10

N.B. LA REALIZZAZIONE DELL'IMPIANTO ELETTRICO  
E LA FORNITURA E POSA DEI CORPI ILLUMINANTI  
NON SONO OGGETTO DEL PRESENTE APPALTO.