

PROGETTA E COLL. ROBERTO DAL DEGAN ARCHITETTO
Via San Tomaso 15 - 10123 Torino
Tel. 011 5548046 - 011 5571310
E-mail: roberto@daldegan.it

COMITENTE
Organizing Committee for the
XX Olympic Winter Games
Torino 2006
Via Cavallotti 56 - 10122 Torino
Tel. 011 5566777 - 011 5571310
E-mail: info@torino2006.com


TAVOLA:
Pianta piano rialzato
Impianto F.M. e trasmissione dati

SCALA 1:100
DATA 12.02.2004
AS-BUILT
LTO 28 - 16.05.2005
LTO 28 - 16.05.2005

PROGETTA E COLL. URBANI TRONCARELLI
sintec S.p.A.
Prestazioni Consulting Project Manager
Via Molino 10 - 10098 Bra (CN)
Tel. 0172 428931 - 428932 - 428933
Fax 0172 428930 - 428934
E-mail: info@troncari.it

QUESTA TAVOLA È VALIDA SOLO
PER L'IMPIANTO ELETTRICO

LEGENDA SIMBOLI		LEGENDA SIMBOLI		LEGENDA SIMBOLI	
SIMBOLO	DESCRIZIONE	SIMBOLO	DESCRIZIONE	SIMBOLO	DESCRIZIONE
☑	QUADRO ELETTRICO (GRUPPO GENERALE)	⚡	PIANTINE A TRAVANTE DI RICERCA SUCCESSO BASSO SERRATELLI	Ⓢ	BOLELLINE
---	CANALINI IN PVC A PavIMENTO - DISTRIBUZIONE F.M.	☐	PIA-COIL		
---	CANALINI IN PVC A PavIMENTO - DISTRIBUZIONE DATI	▢	PRODOTTO PIRALDOSO DATI		
---	CANALINI METALLICI SENZA	Ⓜ	VIASOTTRONICO		
•	SCALDA DI TERMOVALVOLA	▲	PUNTO DI ALIMENTAZIONE GENERALE		
⚡	QUANTIZZAZIONE TRONCO DATA/TRONCO L. BASSO	Ⓝ	TRONCO CONDIZIONATO IN PVC 400		
⚡	PISTOLA BENTONTO 3P+T 10/16A DA INCASSO 5/10 DA BENTONTO	☒	BOX TERMOVALVOLA		
⚡	PISTOLA CHE INTERVIENE CON PIRISTE 3P+T-14A	Ⓝ	PIRISTE ELETTRICA SPACOLATA SENZILLA PERMANENTE PERMANENTE, con: -PIRISTE ELETTRICA SPACOLATA SENZILLA PERMANENTE PERMANENTE, con: -PIRISTE ELETTRICA SPACOLATA SENZILLA PERMANENTE PERMANENTE, con: -PIRISTE ELETTRICA SPACOLATA SENZILLA PERMANENTE PERMANENTE, con: -PIRISTE ELETTRICA SPACOLATA SENZILLA PERMANENTE PERMANENTE, con:		
⚡	PISTOLA CHE INTERVIENE CON PIRISTE 3P+T-14A - 30W	Ⓝ	PIRISTE ELETTRICA SPACOLATA SENZILLA PERMANENTE PERMANENTE, con: -PIRISTE ELETTRICA SPACOLATA SENZILLA PERMANENTE PERMANENTE, con: -PIRISTE ELETTRICA SPACOLATA SENZILLA PERMANENTE PERMANENTE, con: -PIRISTE ELETTRICA SPACOLATA SENZILLA PERMANENTE PERMANENTE, con: -PIRISTE ELETTRICA SPACOLATA SENZILLA PERMANENTE PERMANENTE, con:		
⚡	PISTOLA BENTONTO 3P+T-14A, PREDEFINIZIONE PER LINEA DATI	Ⓝ	PIRISTE ELETTRICA SPACOLATA SENZILLA PERMANENTE PERMANENTE, con: -PIRISTE ELETTRICA SPACOLATA SENZILLA PERMANENTE PERMANENTE, con: -PIRISTE ELETTRICA SPACOLATA SENZILLA PERMANENTE PERMANENTE, con: -PIRISTE ELETTRICA SPACOLATA SENZILLA PERMANENTE PERMANENTE, con:		
⚡	BUSLINE BENTONTO	Ⓝ	CANALINI TRONCHI IN PVC TRONCO CONDIZIONATO A PavIMENTO: -TRONCO CONDIZIONATO IN PVC 400 -TRONCO CONDIZIONATO IN PVC 400		
⚡	PISTOLETTINO BENTONTO DA INCASSO	Ⓝ	BOLELLINE DI DISTRIBUZIONE DI CANALINI TERMOVALVOLA		
⚡	SIGILLAZIONE OTTO ACCENTRO DI RICERCA SUCCESSO BASSO SERRATELLI	Ⓝ	PIANTINE SOTTO PAVIMENTO		

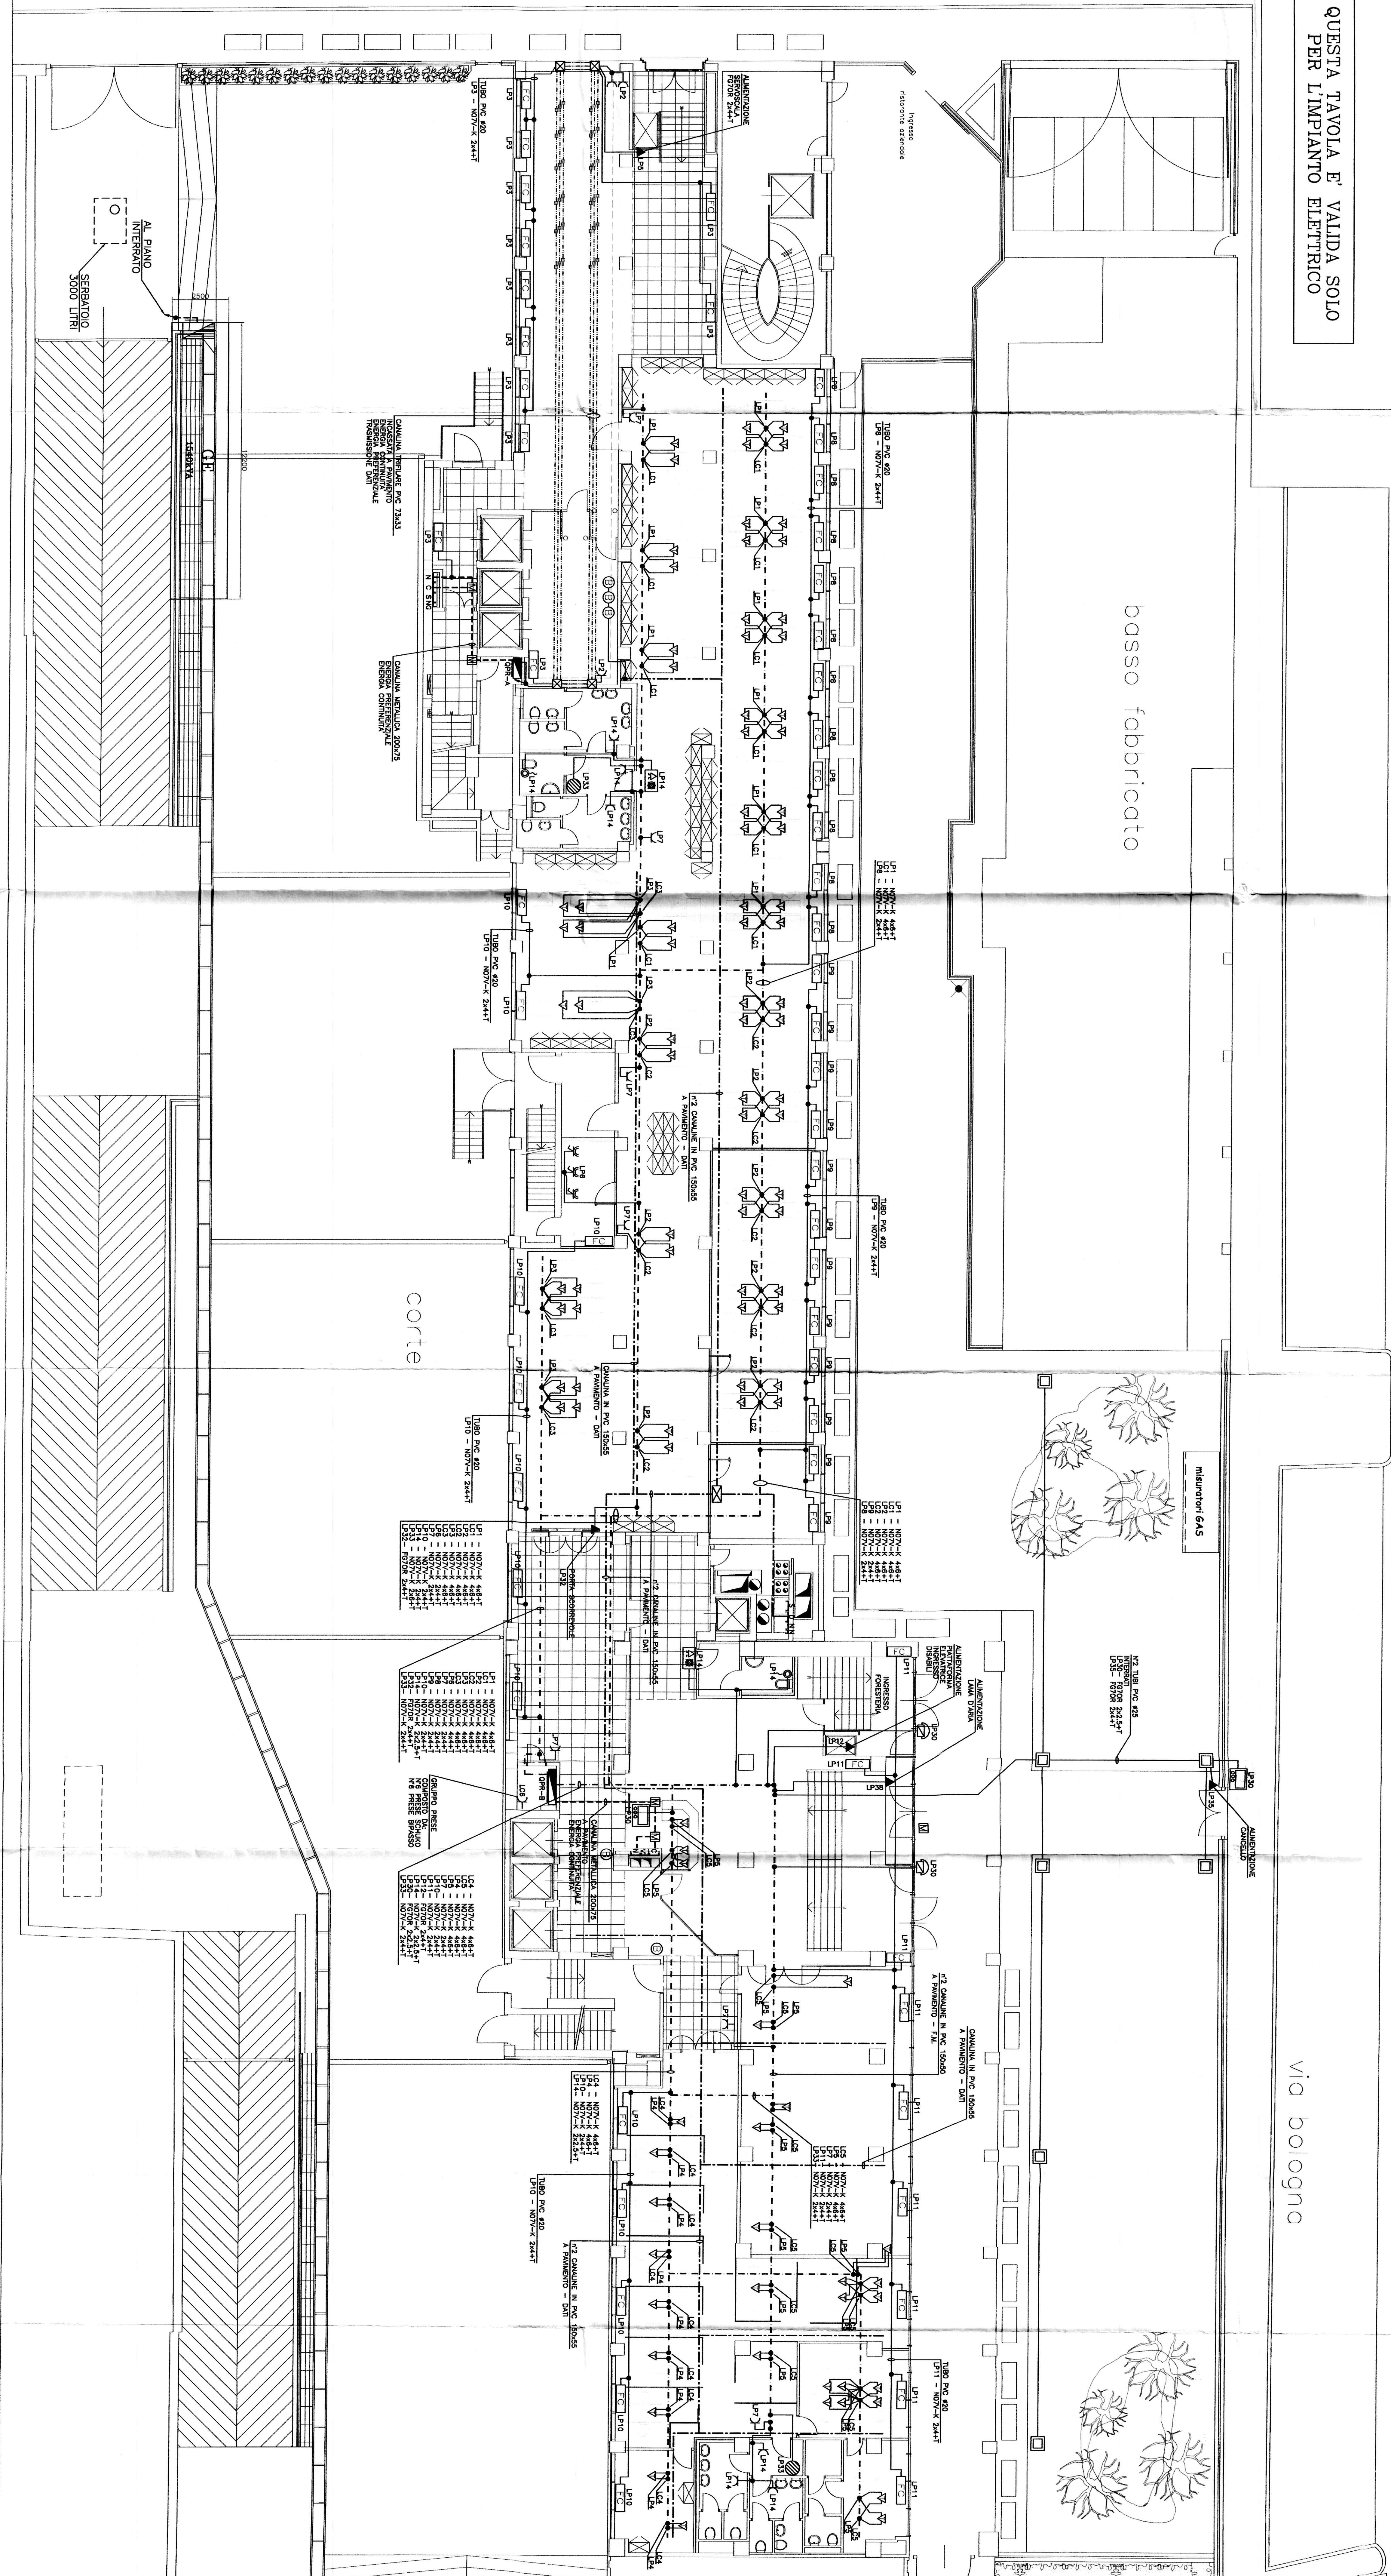

via padova

basso fabbricato

CORTILE

minuterie GAS

via bologna