


PIANTA PIANO INTERRATO

VIA GARIBOLDI

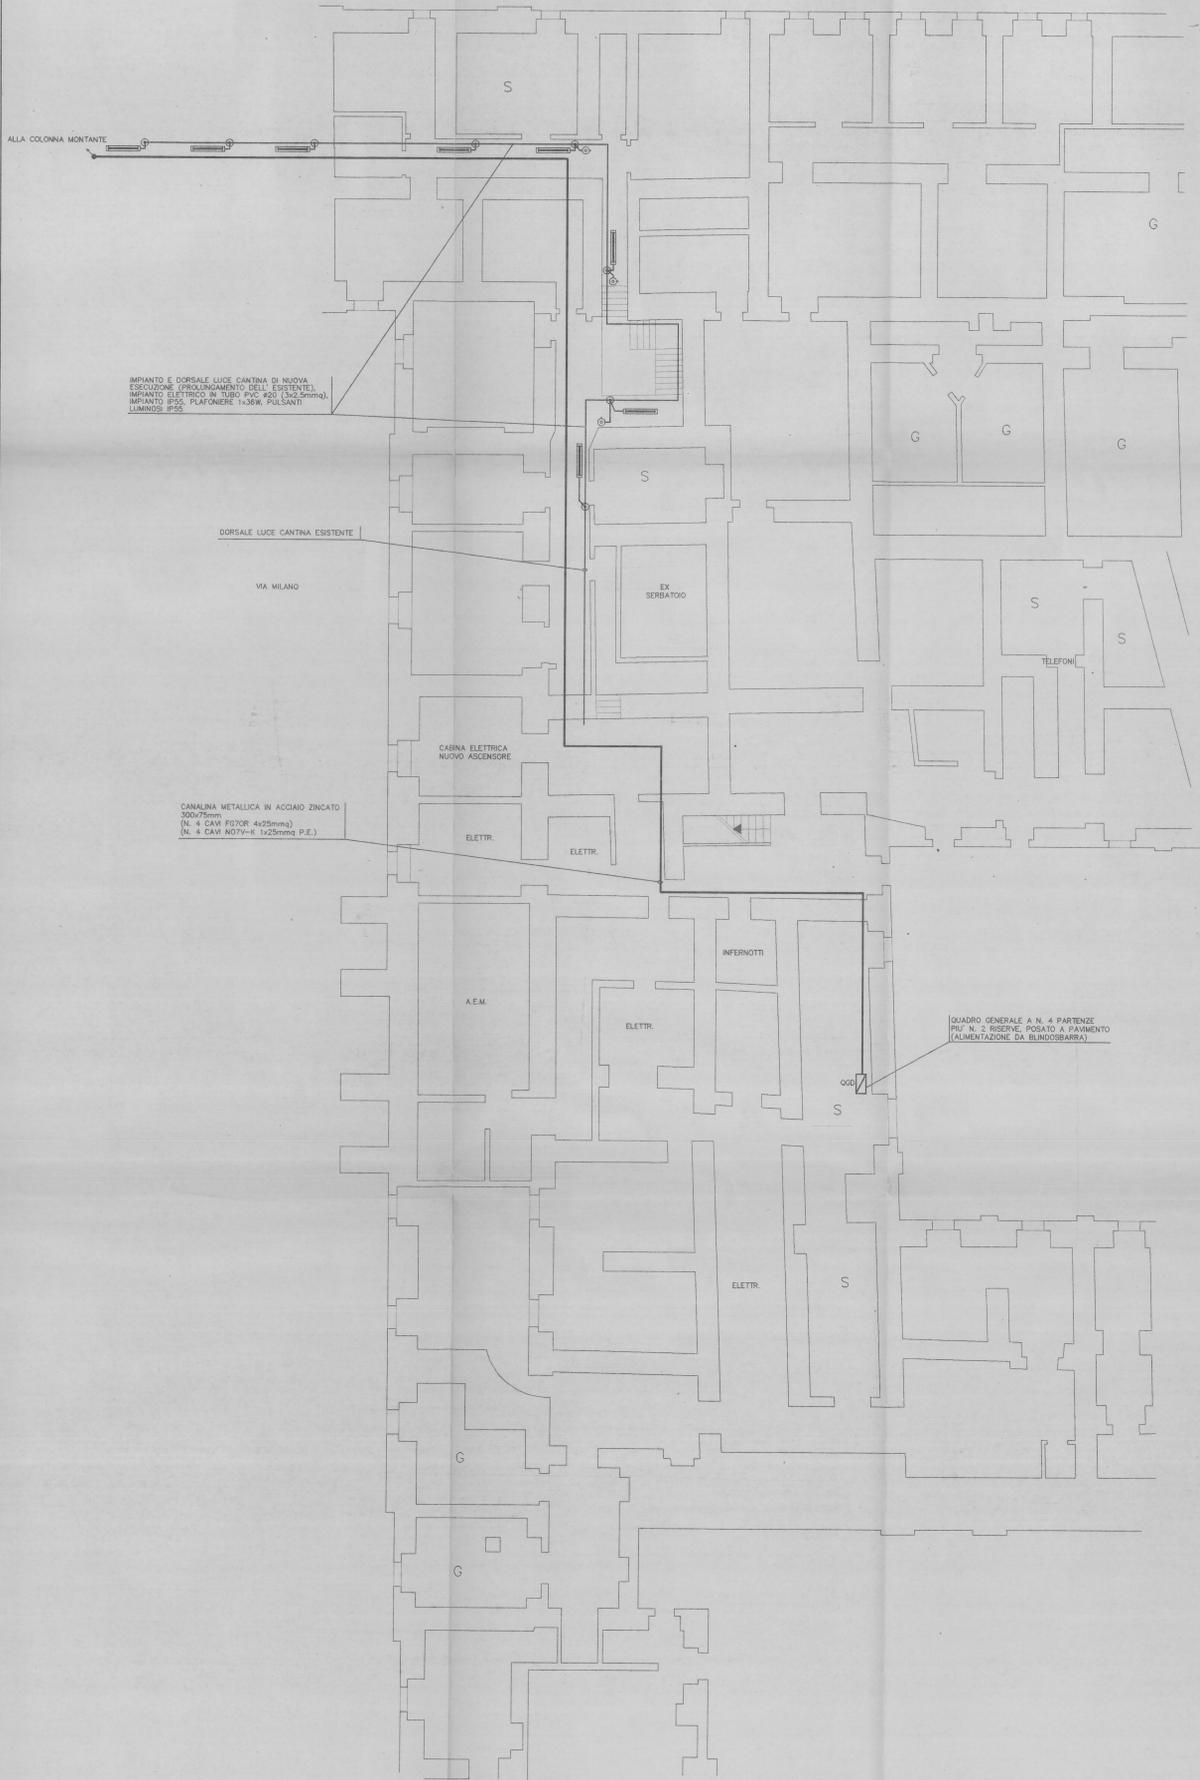

IMPIANTO E DORSALE LUCE CANTINA DI NUOVA ESECUZIONE (PROLUNGAMENTO DELL' ESISTENTE).
IMPIANTO ELETTRICO IN TUBO PVC #20 (3x2,5mm²).
IMPIANTO IPSE PLAFONIERE 1x30W. PULSANTI LUMINOSI IPSE.


DORSALE LUCE CANTINA ESISTENTE

VIA MILANO

CANALINA METALLICA IN ACCIAIO ZINCATO 300x75mm.
(N. 4 CAVI FUTOR 4x25mm²).
(N. 4 CAVI AD71+K 1x25mm² P.E.)


QUADRO GENERALE A N. 4 PARTENZE
PIU' N. 2 RISERVE POSATO A FARMENTO
(ALIMENTAZIONE DA BLINDOSBARRA)

PIANTA PIANO TERRENO

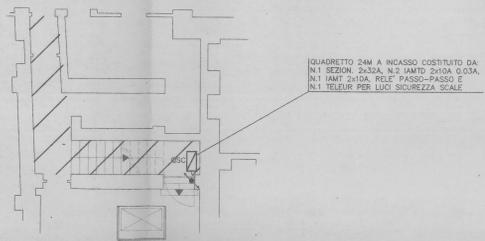

QUADRETTO 24V A INCASSO COSTITUITO DA:
N.1 SEZION. 2x32A, N.2 INT. 2x10A 0.03A,
N.1 INT. 2x10A REL. PASSO-PASSO E
N.1 TELEUR PER LUCI SICUREZZA SCALE

PIANTA PIANO AMMEZZATO

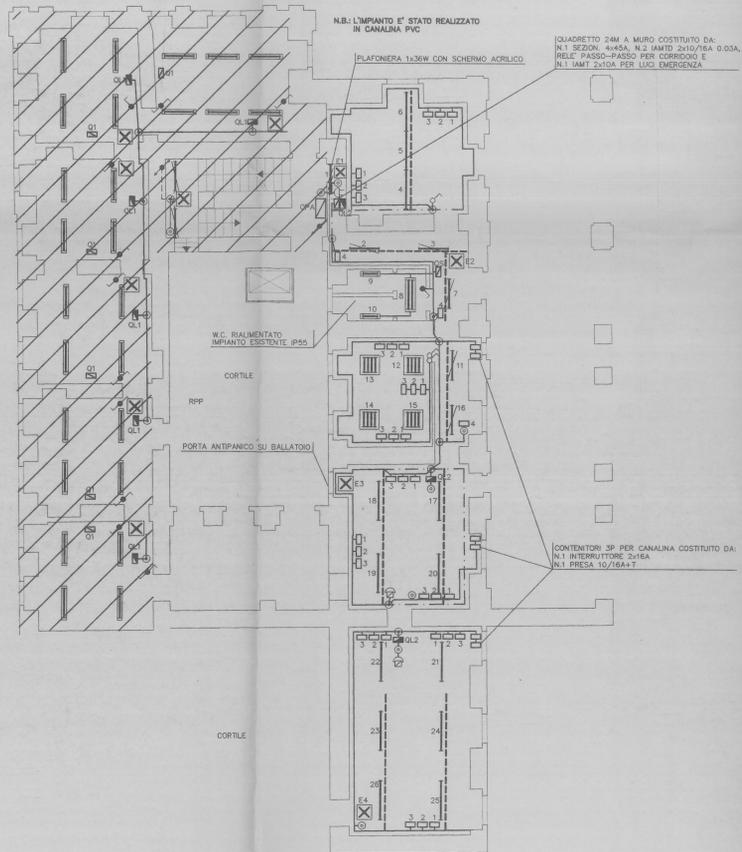

N.B.: ALL'INTERNO DEI LOCALI INDICATI CON TRATTEGGIO L'IMPIANTO ELETTRICO NON E' STATO REALIZZATO

N.B.: L'IMPIANTO E' STATO REALIZZATO IN CANALINA PVC

PLAFONIERA 1x30W CON SCHERMO ACRILICO

QUADRETTO 24V A MURO COSTITUITO DA:
N.1 SEZION. 4x45A, N.2 INT. 2x10A 0.03A,
REL. PASSO-PASSO PER CORRIDOIO E
N.1 INT. 2x10A PER LUCI EMERGENZA

CONTENITORI 3P PER CANALINA COSTITUITO DA:
N.1 INTERRUTTORE 2x16A
N.1 PRES. 10/25A CT



9615	0201	2 Marzo 2000	AGGIORNAMENTO FINALE	C.C.
PRESTAZIONE	LAYERS	1 Luglio 1997	PRIMA EMISSIONE	I.T.A.
		POSIDATA	DESCRIZIONE	OPERATORE
GT		COMMITTENTE: GT s.r.l. VIA GUICCIARDINI, 3 10121 - TORINO		
GRUPPO TECNOPRESE s.r.l.				SCALA 1/100
CITTA' DI TORINO: OPERE DI ADEGUAMENTO DEGLI IMPIANTI ELETTRICI DEL PALAZZO CIVICO DI PIAZZA PALAZZO DI CITTA', 1 - TORINO PIANTE PIANO INTERRATO, TERRENO E AMMEZZATO IMPIANTI DI ILLUMINAZIONE-F.M.-CANALIZZAZIONI-IMPIANTI SPECIALI				