
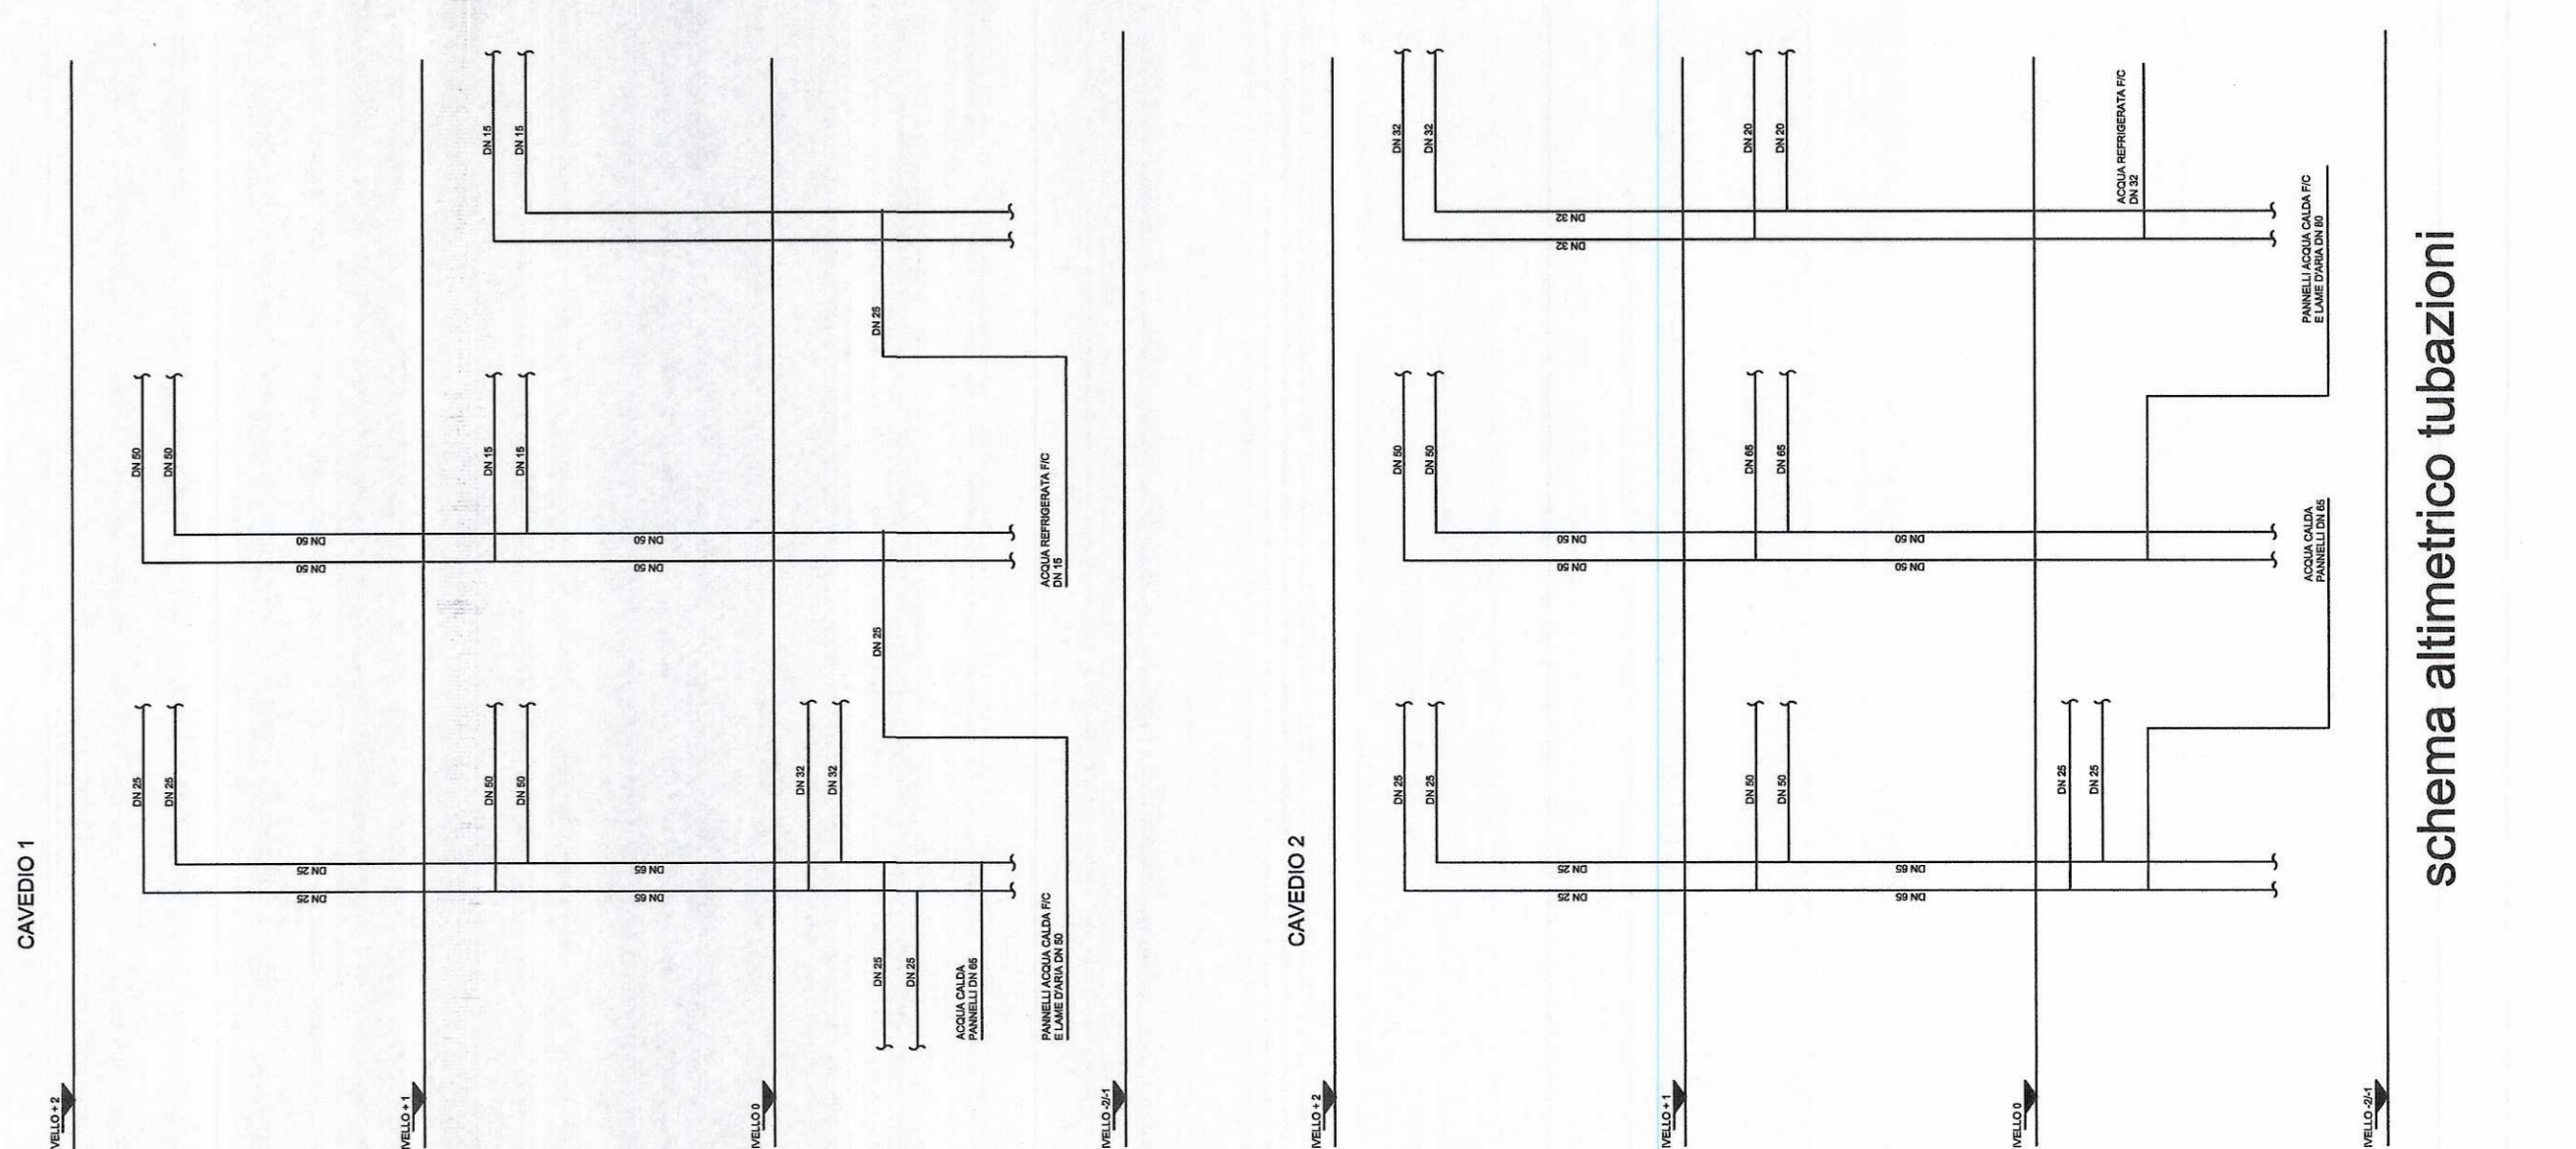


IRI
 Ing. Roberto
 N. 1371

NOTA:

L'IMPIANTO INDICATO IN QUESTA TAVOLA NON È STATO REALIZZATO DA COIL.
 IN ALCUNI ORDINI "AS BUILT" RACCHIUSE NELLE INVOLUETE
 SONO INDICATE LE PARTI DI IMPIANTO REALIZZATE DA COIL.

DATA	DESCRIZIONE	ELAB.	VERIF.	LOC.
03/02/2010	AS BUILT			AS BUILT
IRIDE SERVIZI CLIENTE: PALAZZO DEL MUOTO - TORINO PROGETTO: CLIMATIZZAZIONE OPERA: DISTRIBUZIONE TUBAZIONI LIVELLO: 1/2				
PROGETTO: PALAZZO DEL MUOTO - TORINO N. 010.911.31511116.91A N. 235/09 DATA: 11/15 SCALE: 1:50				

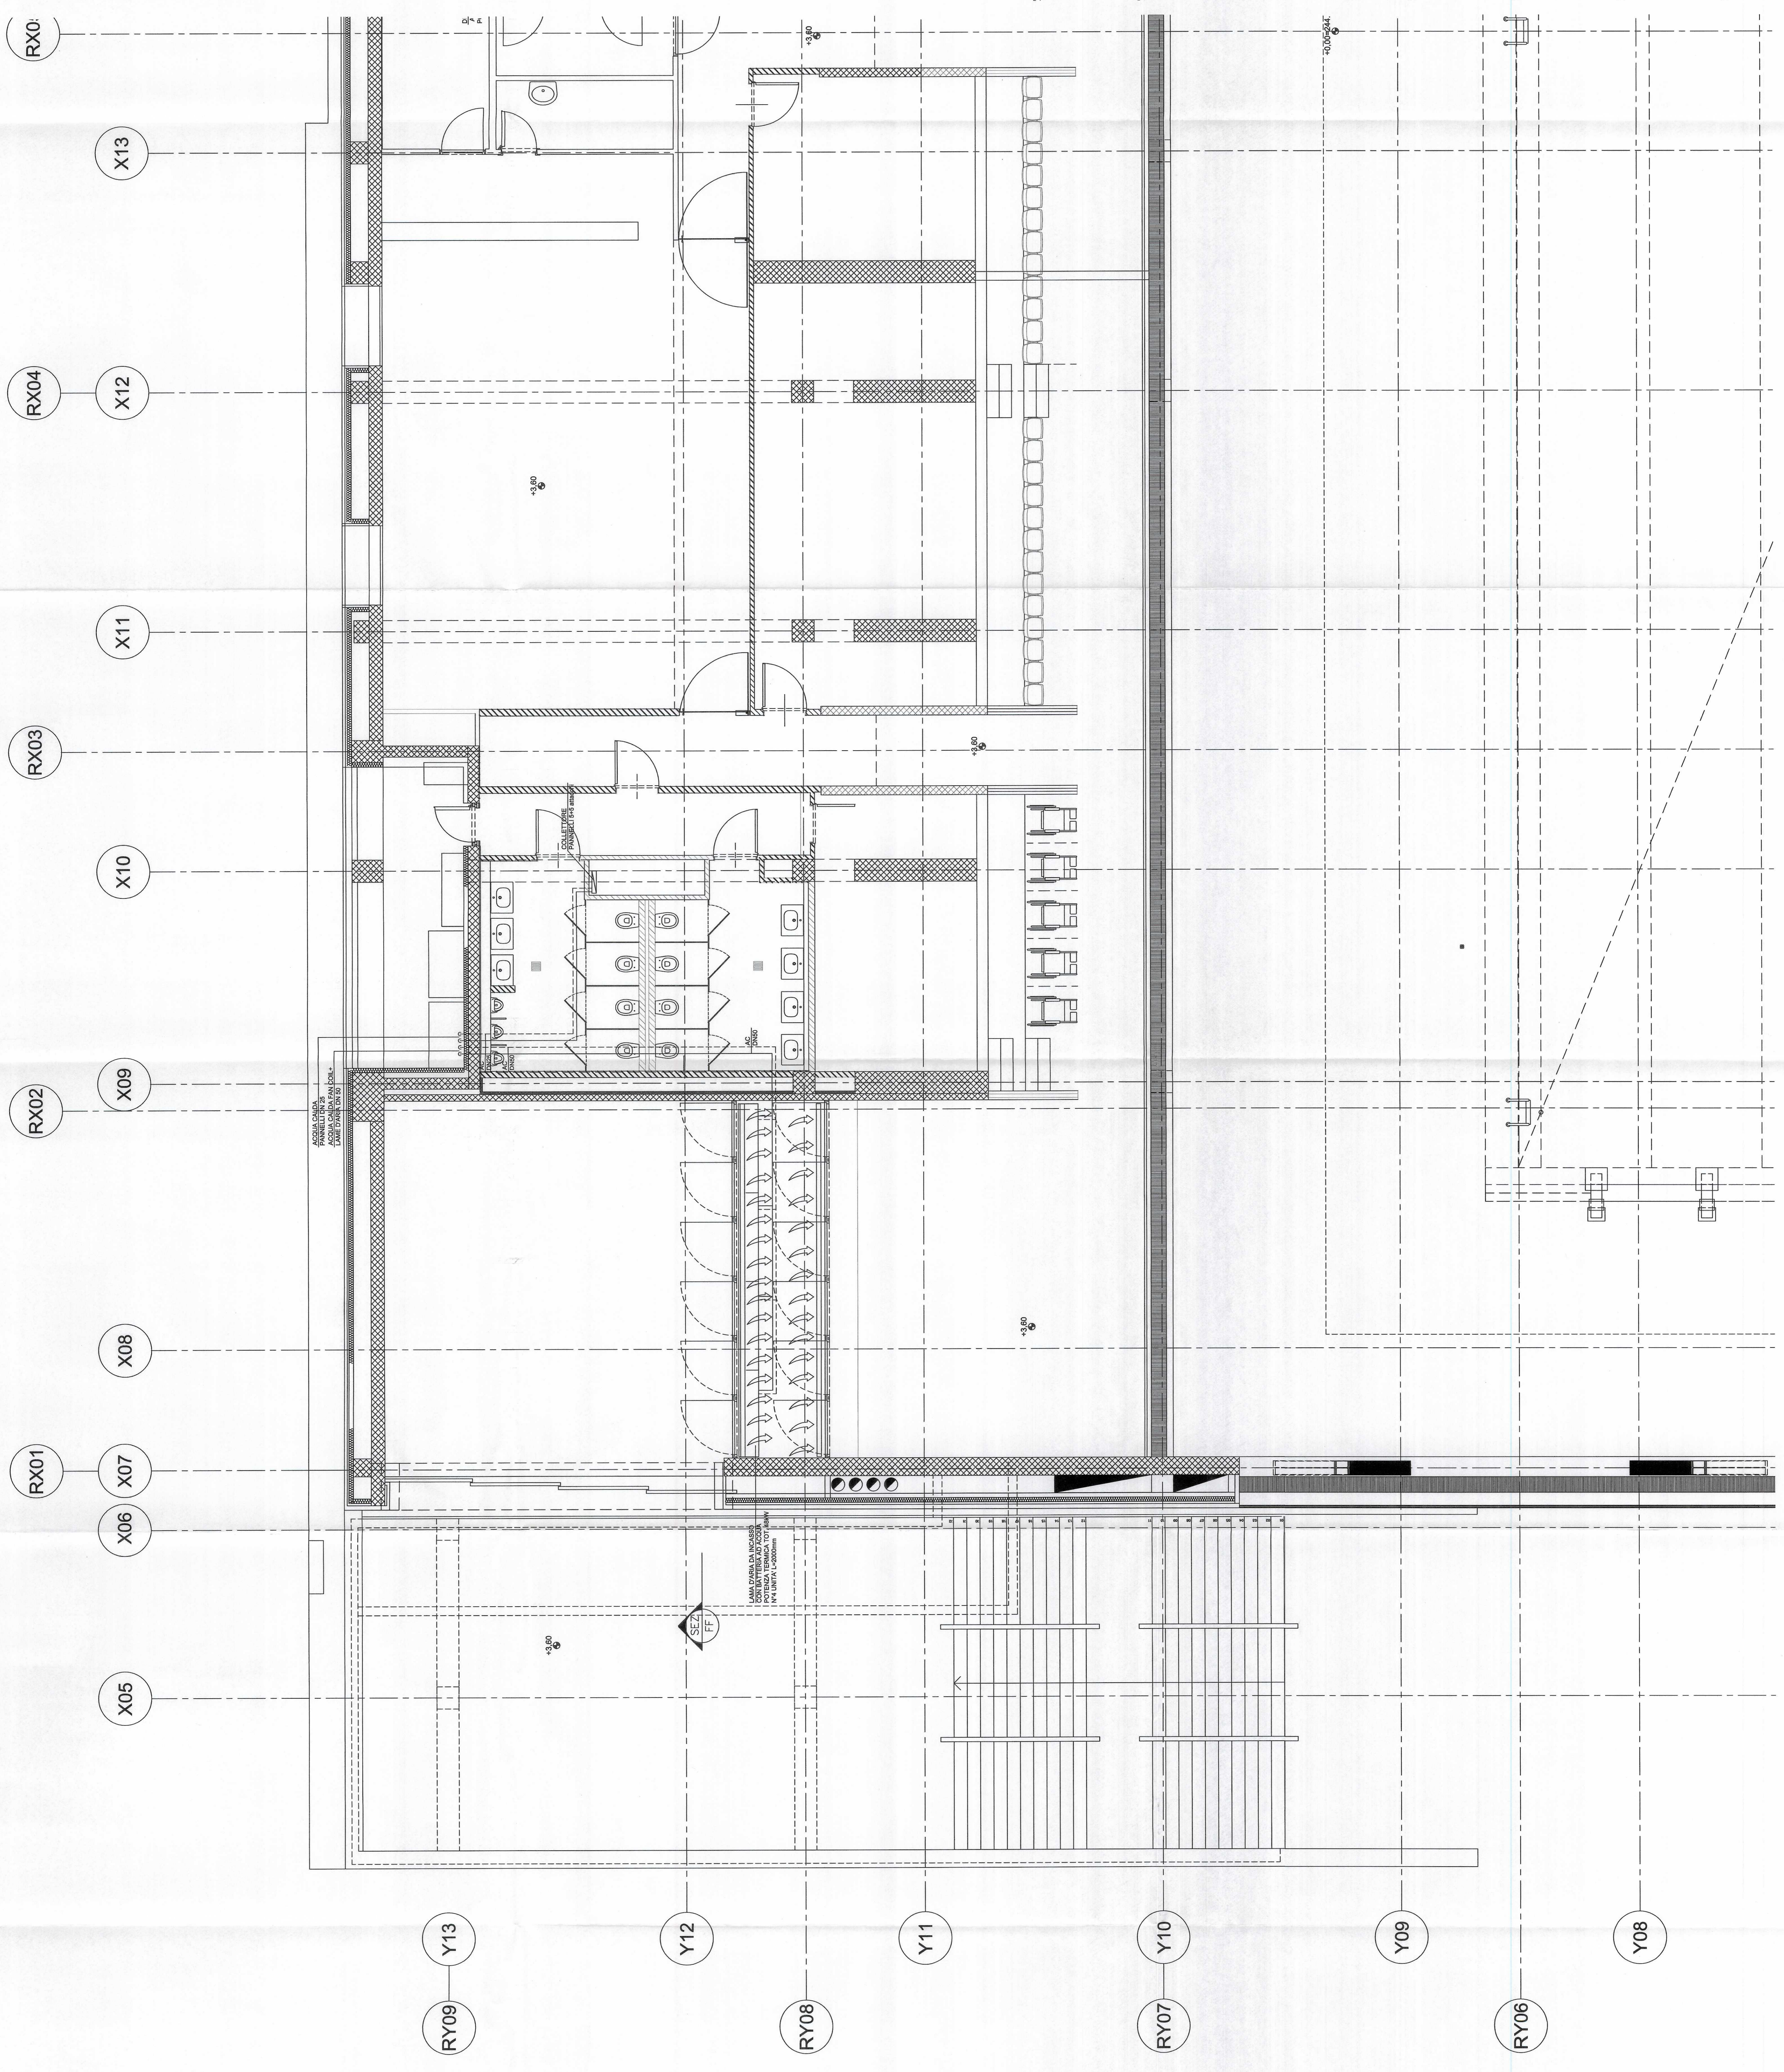

schema altimetrico tubazioni