

PROVINCIA DI TORINO

Comune di Torino

PROGETTO

Ristrutturazione per allestimento ad uso uffici del fabbricato sito in via Bologna n°74


PROPRIETA' / COMMITTENTE



Organizing Committee for the
XX Olympic Winter Games
Torino 2006
C.so Novara 96 - 10152 Torino

PROGETTISTA

ROBERTO DAL DEGAN ARCHITETTO
Arch.
Roberto
DAL DEGAN
tel. 011.538.500/fax 011.537.1200
E.mail: studio@archidaldegan.it

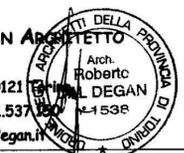

TAVOLA

DATA

30/10/2005

DISEGNO

Sf. 11

SCALA

1:200

STATO FINALE
COME COSTRUITO

PRATICA

AGG.

200 - 3

PIANTA PIANO OTTAVO

SIEMENS
Building Technologies
Via Alberto Pirelli 10
MILANO

AGGIORNAMENTO:
AS BUILT
30.10.2005

MISTRAL IMPIANTI S.A.S.
Via Mantoetto n°6
CHERASCO (CUNEO)


AGGIORNAMENTO:
AS BUILT
30.10.2005

MISTRAL IMPIANTI S.A.S.

LEGENDA

	rivelatore ottico via radio		telecamera fissa
	rivelatore ottico ambiente		videoregistratore digitale sistema
	rivelatore ottico a pavimento		Dome
	rivelatore ottico controsoffitto		connessione sistema telecamera
	gateway		
	Alimentatore con centralino		
	modulo di comando/ingresso		
	pannello ottico acustico		
	pulsante manuale allarme incendio		
	magnete ritenuta porte		
	sirena		
	ciruito indirizzamento n. ___		
	rivelatore volumetrico		
	contatto magnetico		
	rivelatore tenda		
	barriera 50/100 mt		

LA PRESENTE TAVOLA E' DA CONSIDERARSI VALIDA ESCLUSIVAMENTE PER L'IMPIANTO ANTINCENDIO

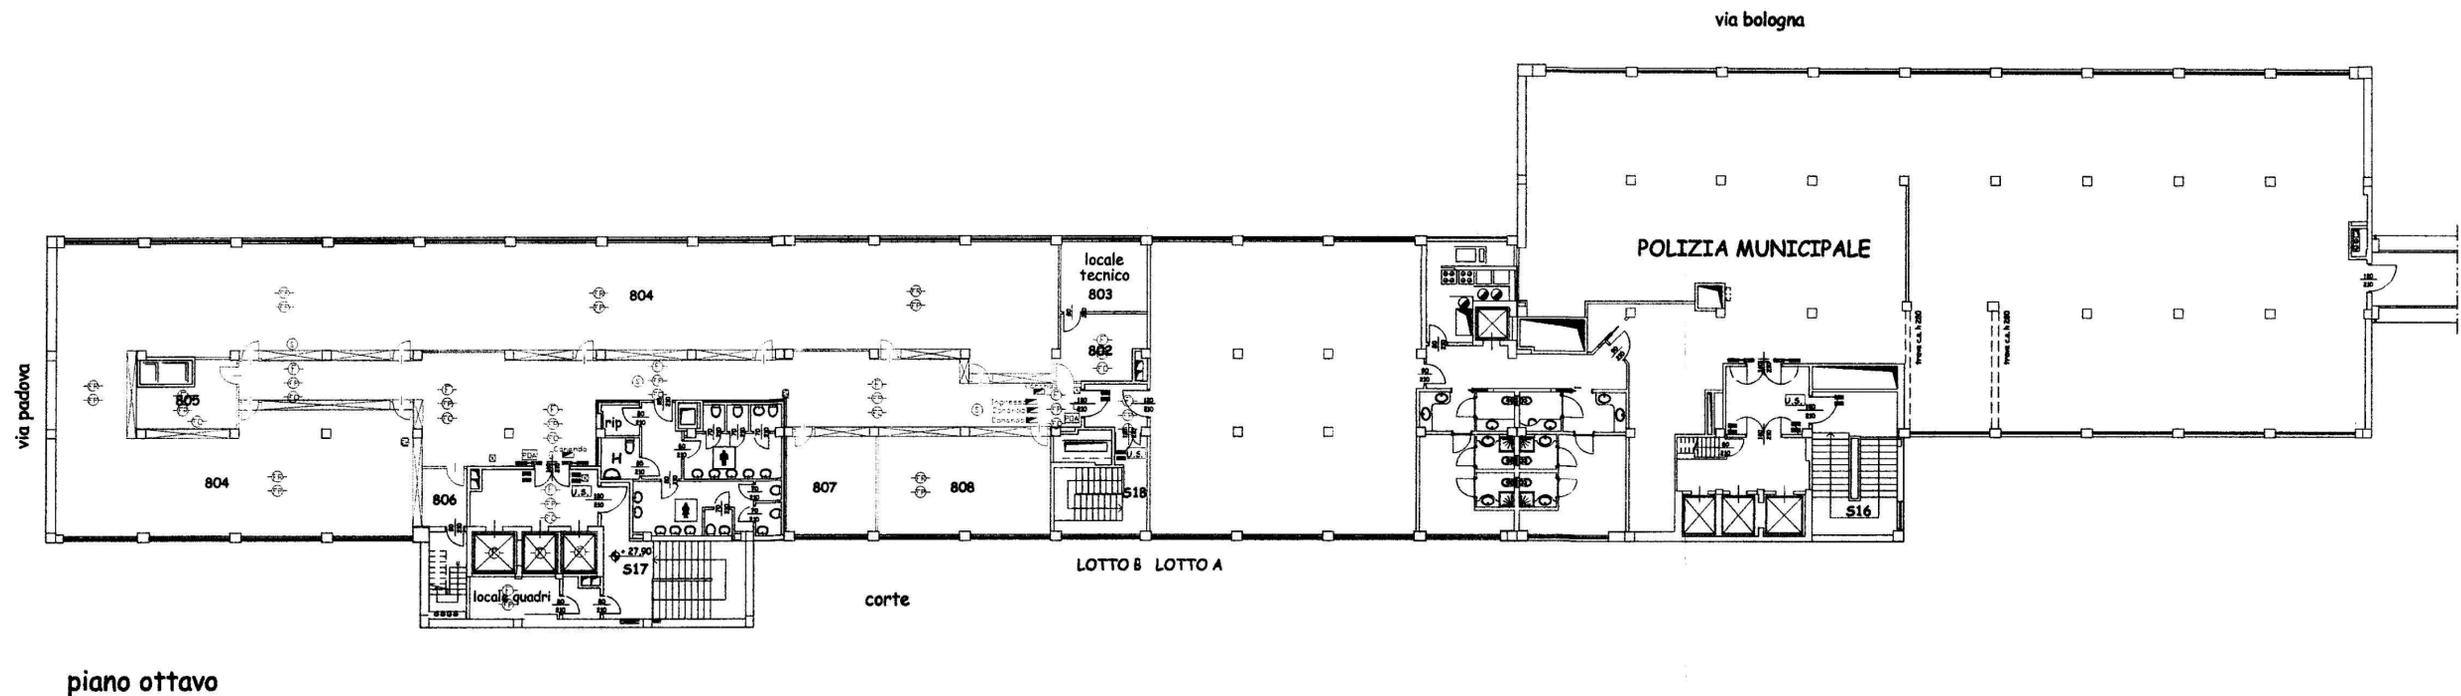

piano ottavo