

PROVINCIA DI TORINO

Comune di Torino

PROGETTO

Ristrutturazione per allestimento ad uso uffici del fabbricato sito in via Bologna n°74

PROPRIETA'/COMMITTENTE



Organizing Committee for the
XX Olympic Winter Games
Torino 2006
C.so Novara 96 - 10152 Torino

PROGETTISTA

ROBERTO DAL DEGAN ARCHITETTO

Via Santa Teresa 15 - 10122 Torino
tel. 011.538.500/fax 011.538.7100
E-mail: studio@archidaldegan.it



TAVOLA

DATA

30/10/2005

DISEGNO

Sf.12

SCALA

1:200

STATO FINALE
COME COSTRUITO

PRATICA

AGG.

200 - 3

PIANTA PIANO COPERTURA

SIEMENS

Building Technologies
Via Alberto Pirelli 10
MILANO

ACCOMPLIMENTI:

AS BUILT

30.10.2005

MISTRAL IMPIANTI S.A.S.


Via Mantovato n°6
CHERASCO (CUNEO)

ACCOMPLIMENTI:

AS BUILT

30.10.2005

MISTRAL IMPIANTI S.S.

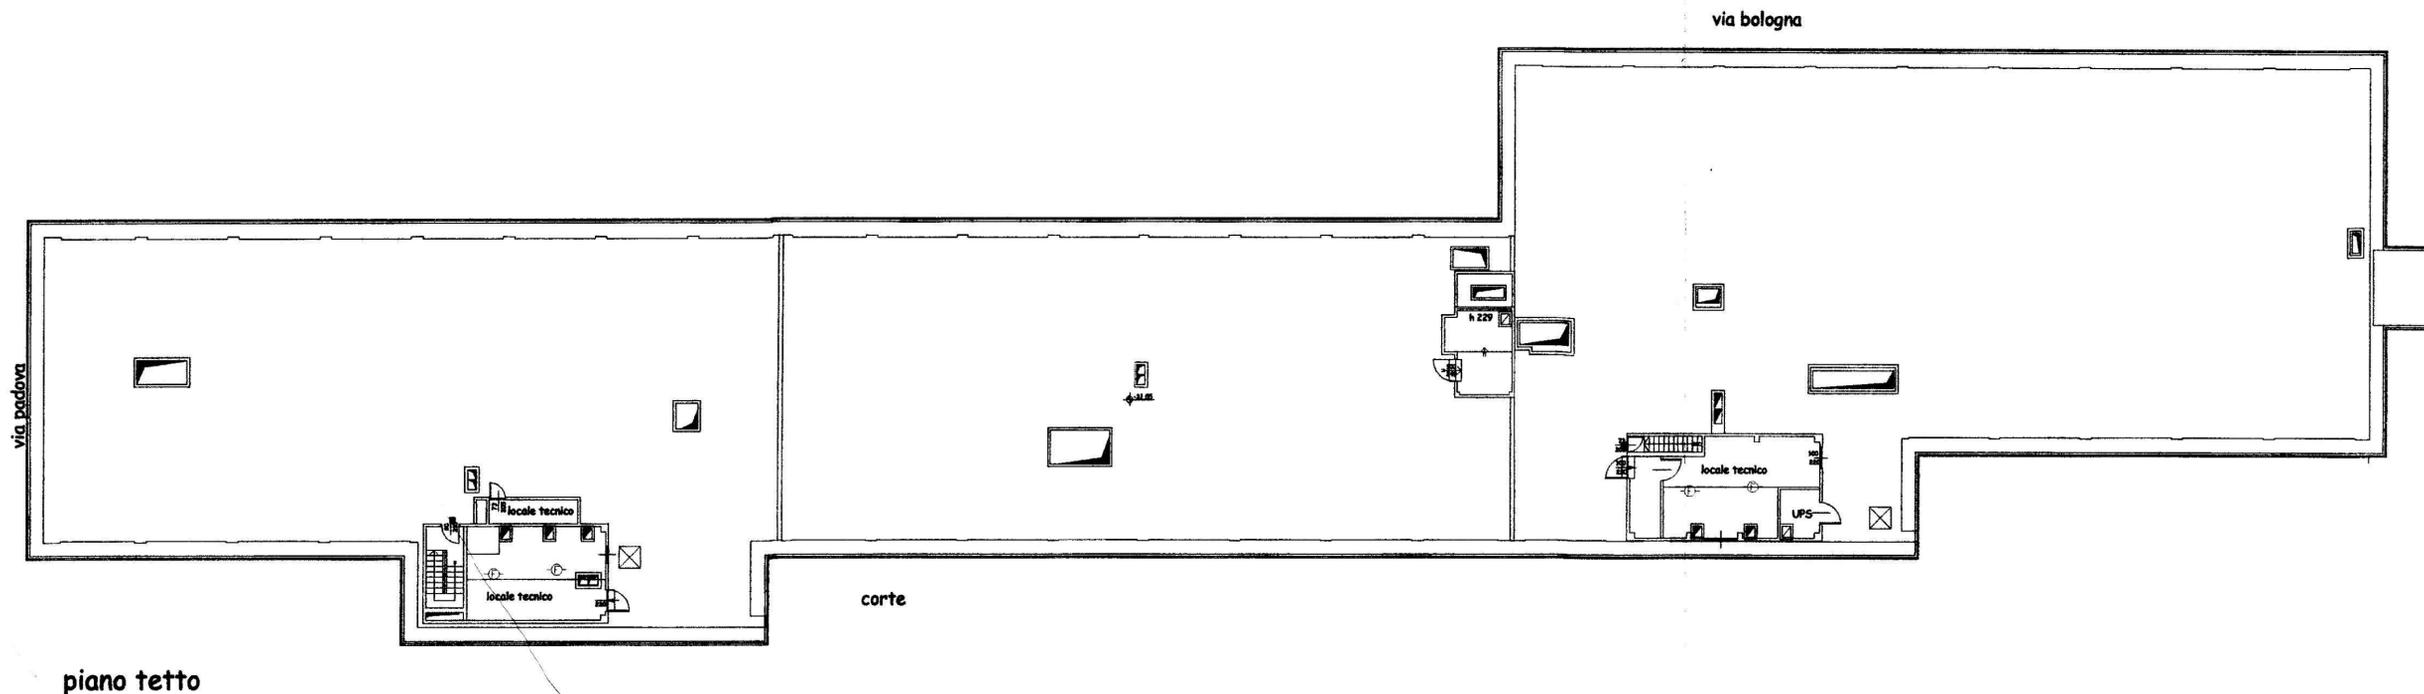

LA PRESENTE TAVOLA E' DA CONSIDERARSI VALIDA PER GLI IMPIANTI DI SICUREZZA E ANTINCENDIO

LEGENDA

☉	rivelatore ottico via radio	☒	telecamera fissa
☉	rivelatore ottico ambiente	☒	videoregistratore digitale sistore
☉	rivelatore ottico a pavimento	☉	Dome
☉	rivelatore ottico controsoffitto	1...4	connessione sistore telecamera
e	gateway		
c	Alimentatore con centralino		
☒	modulo di comando/ingresso		
☒	pannello ottico acustico		
☒	pulsante manuale allarme incendio		
☒	magnete ritenuta porte		
☉	sirena		
☒	circuito indirizzamento n. ___		
▲	rivelatore volumetrico		
■	contatto magnetico		
☒	rivelatore tenda		
☒	barriera 50/100 mt		